


Detail 1

VJEZD S RAMPAMI V CELÉ ŠÍŘCE CHODNÍKU

PŮDORYS:

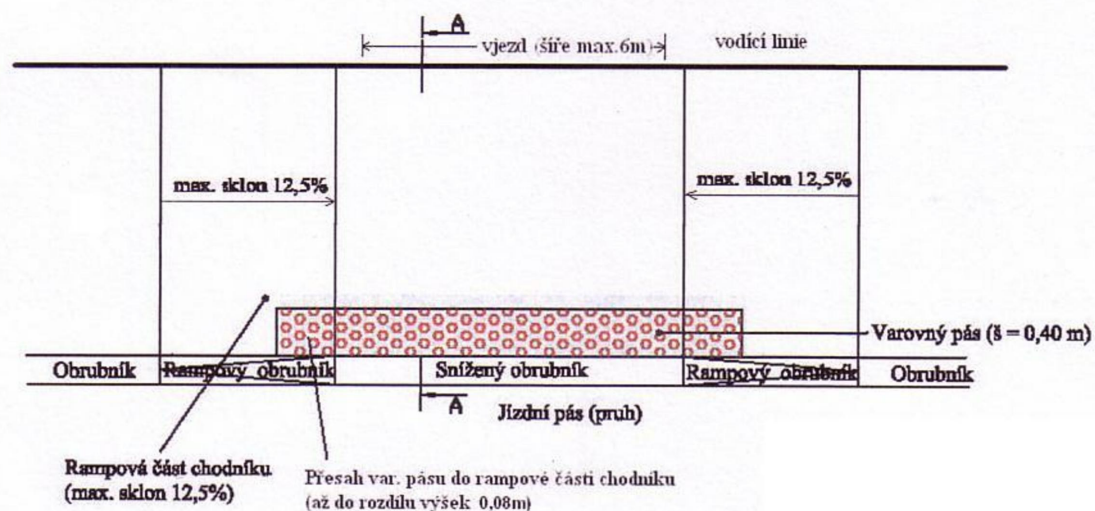

18/034

ZMĚNA	c				PROVEDL		DATUM		PODPIS	
	b									
	a									
ZODP.PROJEKT.		PROJEKTANT	VED.PROJEKT.			<div>VS PROJEKT S.R.O.</div> <div>NA OBVODU 45, 703 00 OSTRAVA</div> <div>e-mail: skupnik.vs@seznam.cz</div> <div>mobil: 606 700 761</div>				
ING.SKUPNÍK		ING.SKUPNÍK								
OBJEDNATEL: SMO MOb O–Jih, Horní 791/3, 700 30 Ostrava–Jih							FORMÁT	1 A4		
STAVBA: OPRAVA CHODNÍKŮ NA UL. KLEGOVA V OSTRAVĚ – HRABŮVCE KAT.ÚZEMÍ: HRABŮVKA							DATUM	12/2018		
							STUPEŇ	PDPS		
							ZAKÁZKA	18/034		
OBSAH: BEZBARIÉROVÉ ÚPRAVY							MĚŘÍTKO 1:50	ČÍSLO VÝKR. D3		