


Detail

RAMPOVÁ ČÁST CHODNÍKU

PŮDORYS:

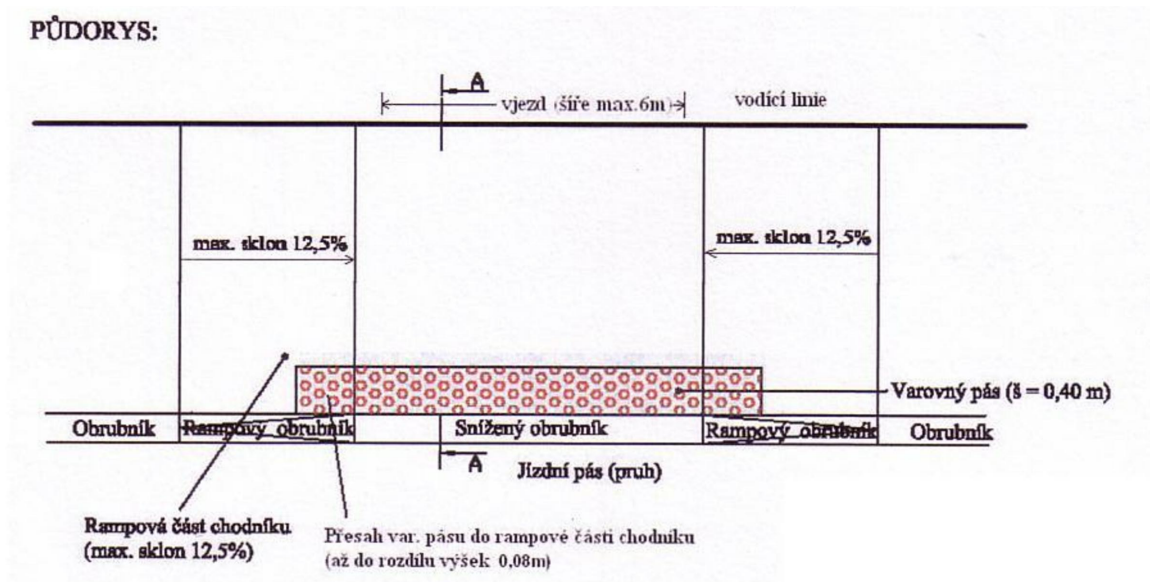

18/025

ZMĚNA	c				PROVEDL		DATUM		PODPIS	
	b									
	a									
ZODP.PROJEKT.		PROJEKTANT	VED.PROJEKT.			VS PROJEKT S.R.O. NA OBVODU 45, 703 00 OSTRAVA email: skupnik.vs@seznam.cz mobil: 606 700 761				
ING.SKUPNÍK		ING.SKUPNÍK								
OBJEDNATEL: SMO MOb O–Jih, Horní 791/3, 700 30 Ostrava–Jih							FORMÁT	1 A4		
STAVBA: OPRAVA CHODNÍKŮ NA UL. PATRICE LUMUMBY V OSTRAVĚ – ZÁBŘEHU KAT.ÚZEMÍ: ZÁBŘEH NAD ODROU							DATUM	09/2018		
							STUPEŇ	PDPS		
							ZAKÁZKA	18/025		
OBSAH: BEZBARIÉROVÉ ÚPRAVY							MĚŘÍTKO 1:50	ČÍSLO VÝKR. D4		