


LEGENDA ZNAČEK

- VELKOPLOŠNÉ TLAČÍTKO
- VYPÍNAČ JEDNOPÓLOVÝ
- PŘEPÍNAČ SÉRIOVÝ
- SPORÁKOVÁ PŘÍPOJKA
- ZÁSUVKA 16A/230V
- VENTILÁTOR
- TIMER
- VENTILÁTOROVÉ RELÉ
- Rb - BYTOVÁ ROZVODNICE

DOPLNĚNÍ BYTOVÝCH ROZVODNIC Rb

 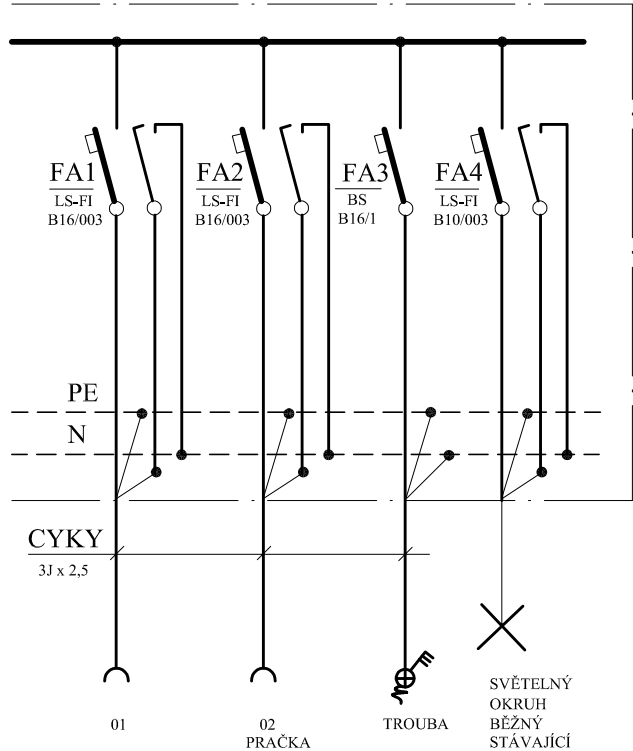


Poznámka :

Vnitřní elektroinstalace bude řešena silovými celoplastovými kabely typové řady CYKY a vodiči CYA zelenožluté barvy , jenž budou uloženy pevně pod omítkou. Spodní hrana zásuvek umístěných v koupelně v zóně 3 bude mít spodní hranu 1,2m.

Napěťová soustava : 3 NPE stř. 50 Hz , 400 V / 230 V / TN - S

Ochrana automatickým odpojením vadné části v síti TN od zdroje a pospojováním v souladu s ČSN 33 20 00 - 4 - 41 ed. 3.

ZODPOVĚDNÝ PROJEKTANT: LENKA JERAKASOVÁ- PROJEKCE TZB ul. MARIE MAJEROVÉ 1697/11 708 00 OSTRAVA - PORUBA TEL: 603 767 309 E-MAIL: jerakasova@volny.cz IČO: 633 07 111, ČKAIT 1103467		<div></div>	
VYPRACOVAL: MAREK SEIFERT		<div></div>	
INVESTOR: Statutární město Ostrava Městský obvod Ostrava -Jih Horní 791/3 700 30 Ostrava - Hrabůvka IČO: 00845451			
STAVBA: k.ú.Zábřeh nad Odrou, parc.č.st.3130,st.3131,st.3133,1236/3 VÝMĚNA UMAKARTOVÝCH BYTOVÝCH JADER V BYT.DOMECH, VOLGOGRADSKÁ 159,161,165, OSTRAVA-ZÁBŘEH		DATUM:	10/2018
		FORMÁT:	3 x A4
		STUPEŇ:	DSP+DPS
OBJEKT: SO 01-BYTOVÝ DŮM VOLGOGRADSKÁ 159		ČÍSLO PARÉ:	<div></div>
ČÁST: D.1.4. SILNOPROUDÁ ELEKTROTECHNIKA		ARCH. ČÍSLO: 4374	
OBSAH VÝKRESU: ELEKTROINSTALACE 2.NP - 4.NP		MĚŘÍTKO 1:50	ČÍSLO VÝKRESU: 04