
 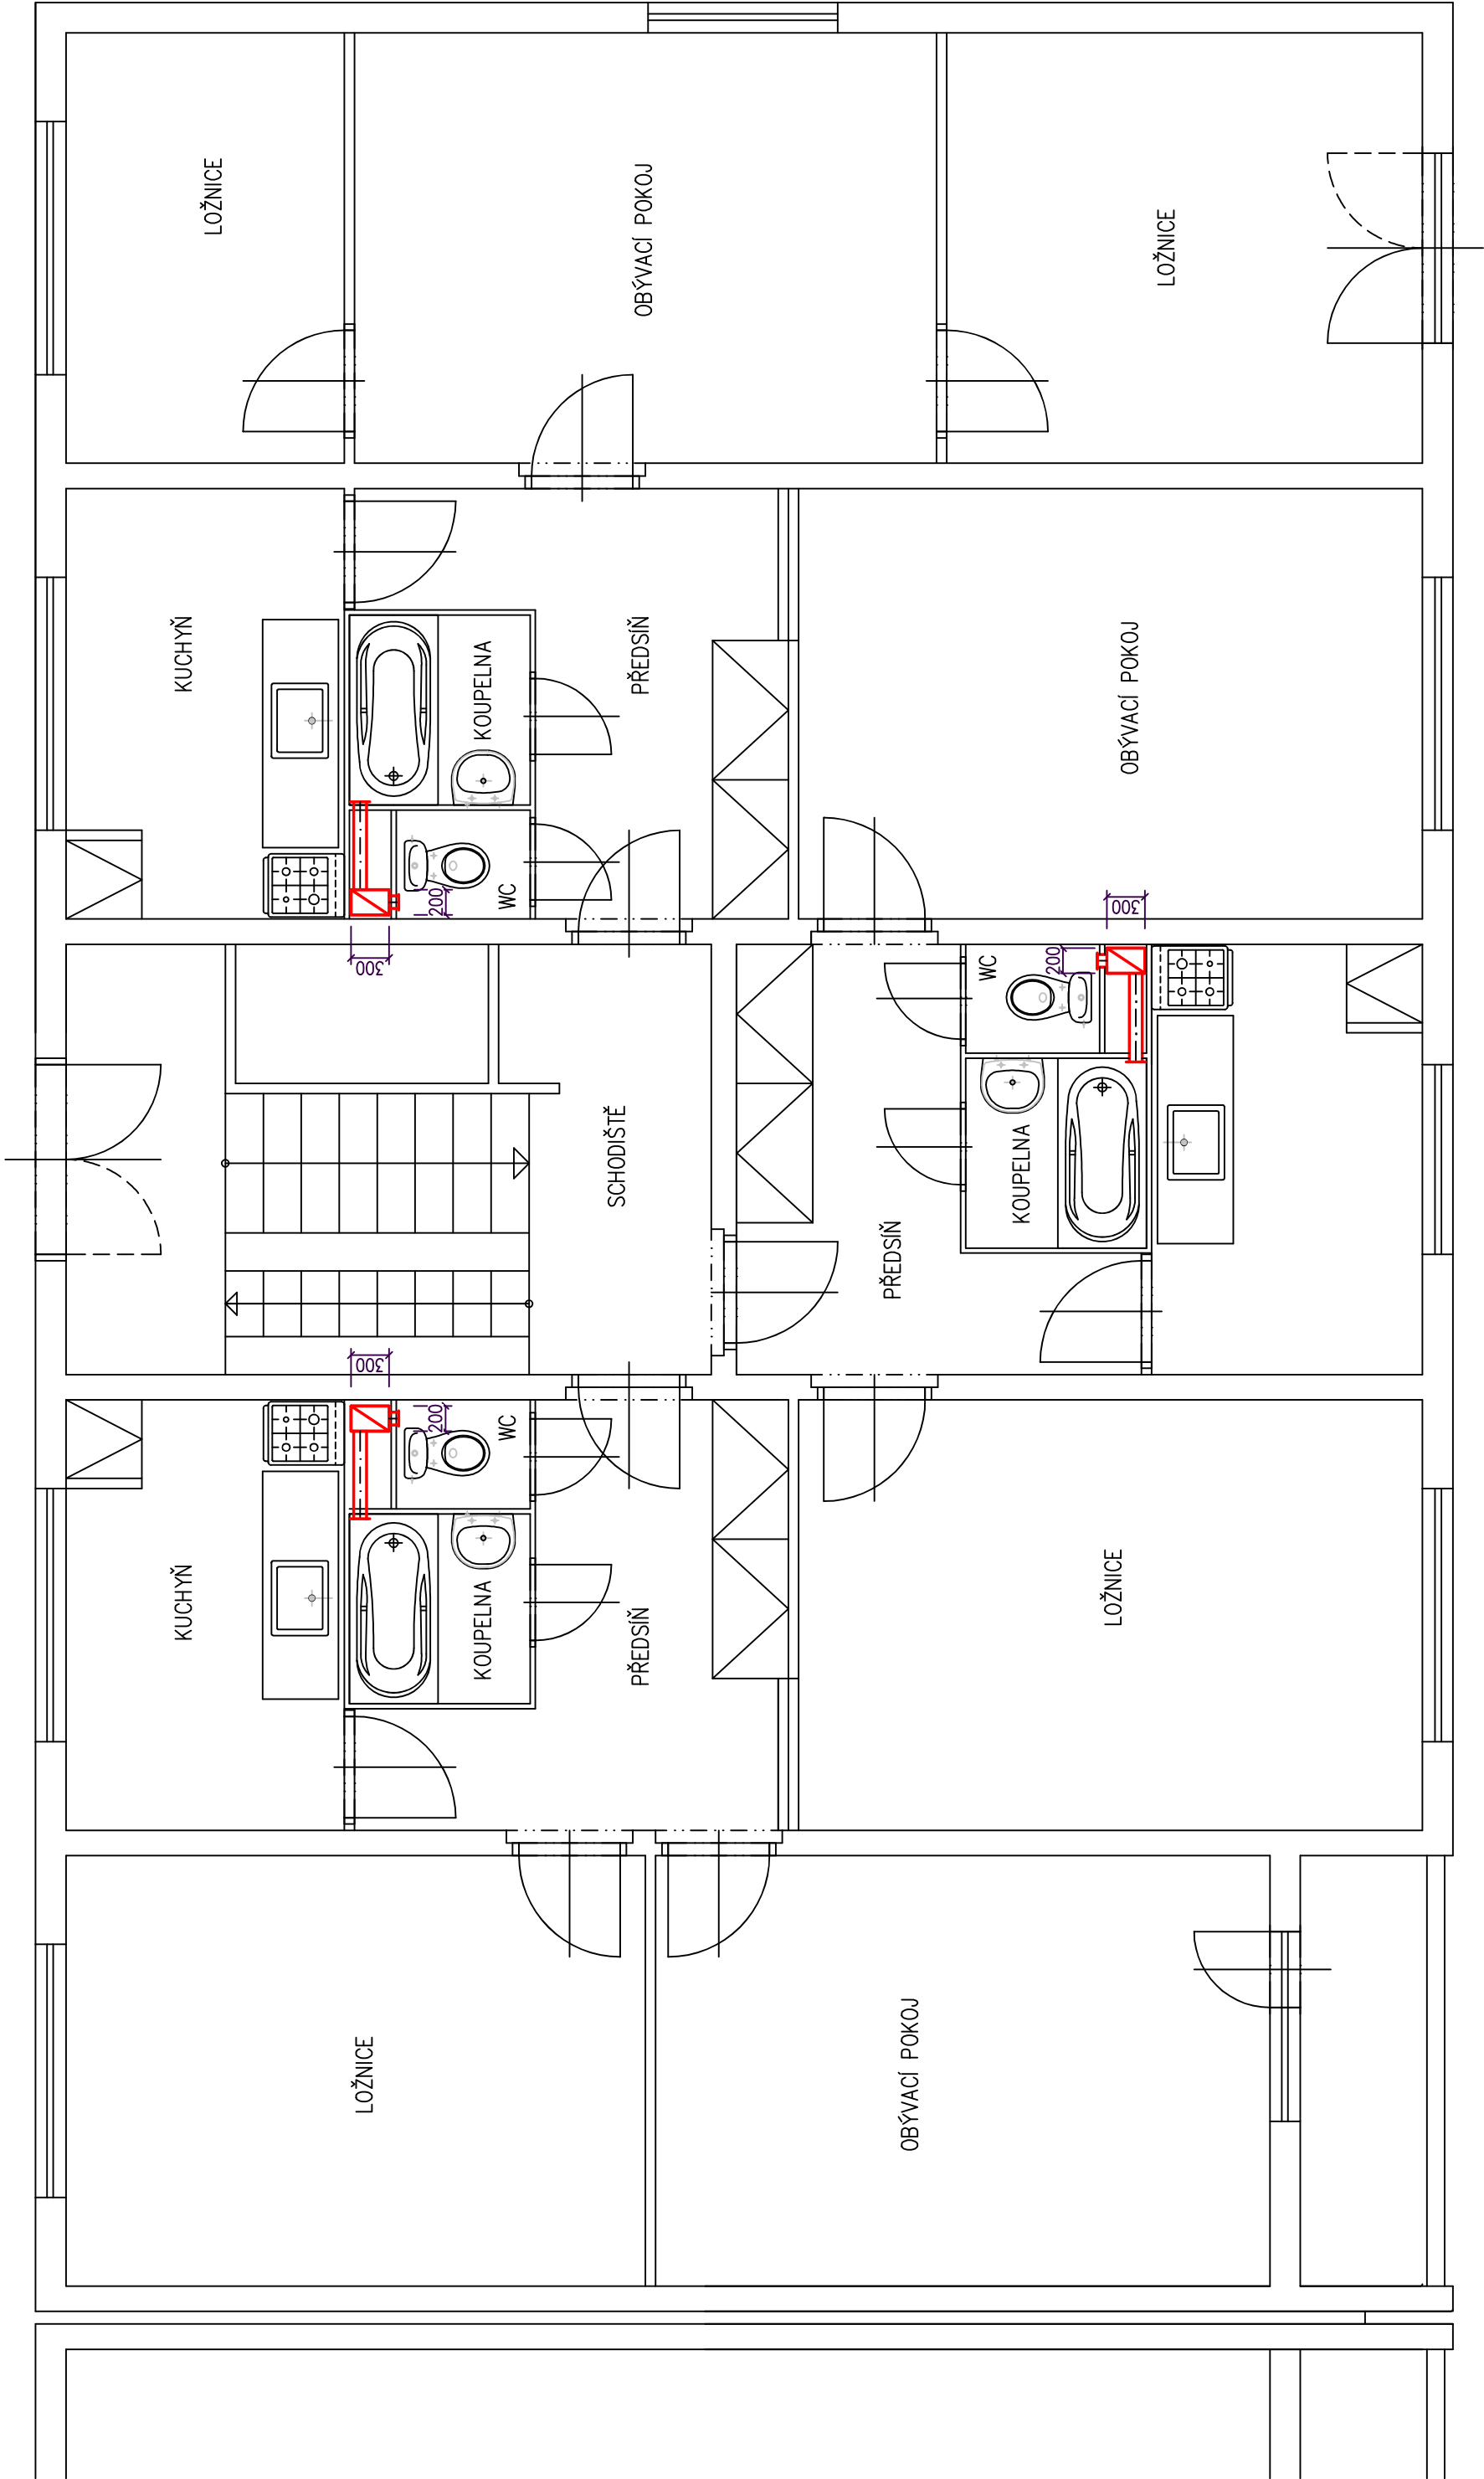
 




LEGENDA POTRUBÍ

 STÁVAJÍCÍ POTRUBÍ VZT Z OSINKOCEMENTOVÝCH TRUB– DEMONTOVAT V CÍLEM ROZSAHU

ZODPOVĚDNÝ PROJEKTANT: LENKA JERAKASOVÁ- PROJEKCE TZB ul. MARIE MAJEROVÉ 1697/11 708 00 OSTRAVA - PORUBA TEL: 603 767 309 E-MAIL: jerakasova@volny.cz IČO: 633 07 111, ČKAIT 1103467			
VYPRACOVAL: LENKA JERAKASOVÁ		DATUM: 10/2018	
INVESTOR: Statutární město Ostrava Městský obvod Ostrava -Jih Horní 791/3 700 30 Ostrava - Hrabůvka IČO: 00845451		FORMÁT: A2	
STAVBA: k.ú.Zábřeh nad Odrou, parc.č.st.3130,st.3131,st.3133,1236/3 VÝMĚNA UMAKARTOVÝCH BYTOVÝCH JADER V BYT.DOMECH, VOLGOGRADSKÁ 159,161,165, OSTRAVA-ZÁBŘEH		STUPEŇ: DSP+DPS	
OBJEKT: SO 01-BYTOVÝ DŮM VOLGOGRADSKÁ 159		ČÍSLO PARÉ: 	
ČÁST: D.1.1.4.3 TECHNIKA PROSTŘEDÍ STAVEB - VZDUCHOTECHNIKA		MĚŘÍTKO 1:50	
OBSAH VÝKRESU: PŮDORYS 1.NP. -DEMONTÁŽ VZT POTRUBÍ		ČÍSLO VÝKRESU: 602	