




STÁVAJÍCÍ STAV
PŮDORYS

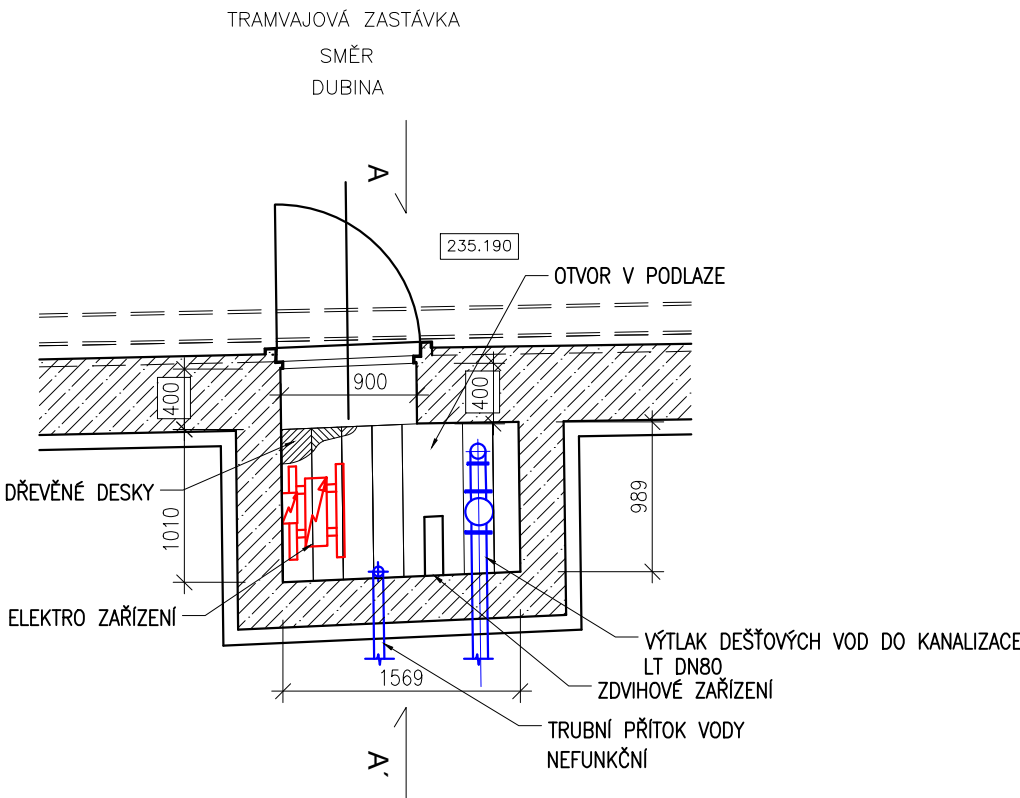


ŘEZ A-A'

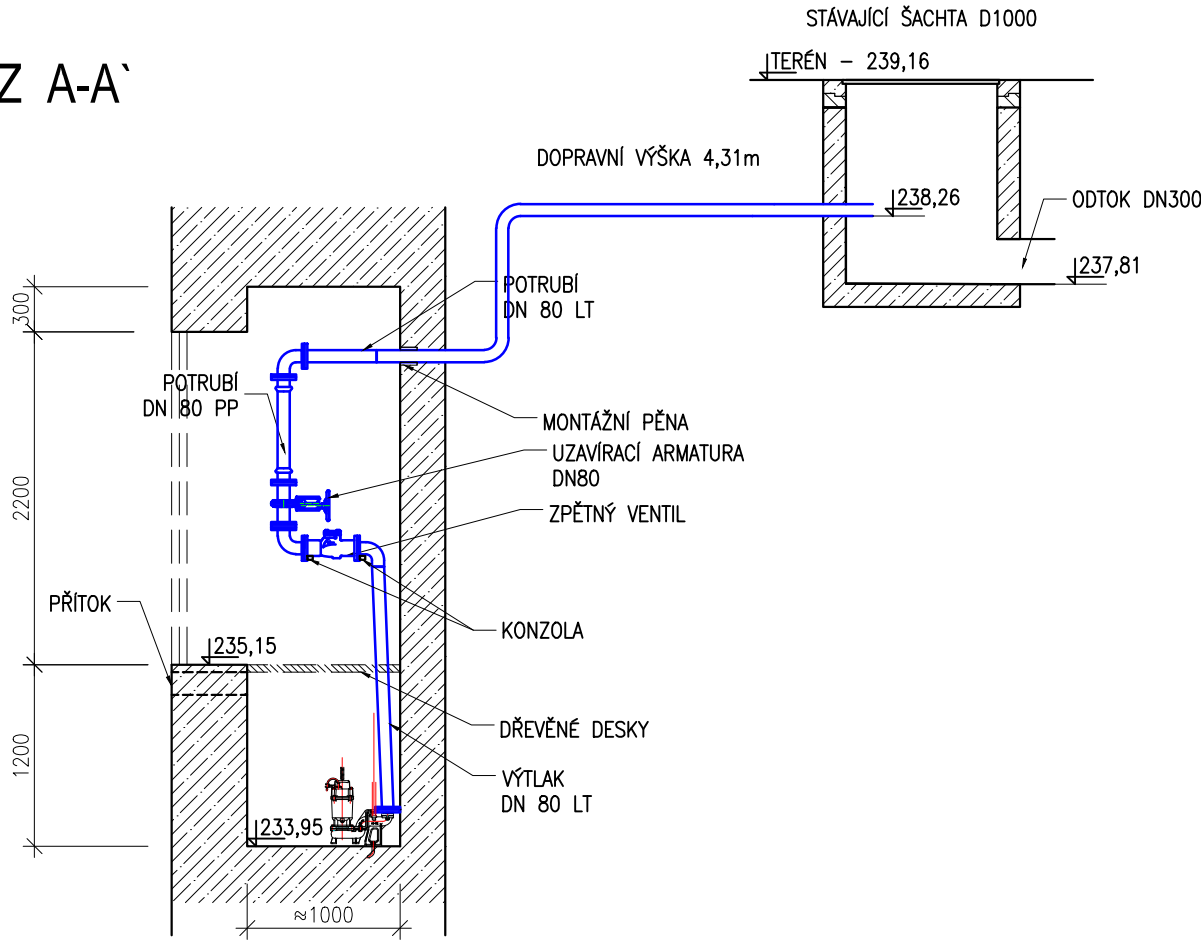

NOVÝ STAV
PŮDORYS

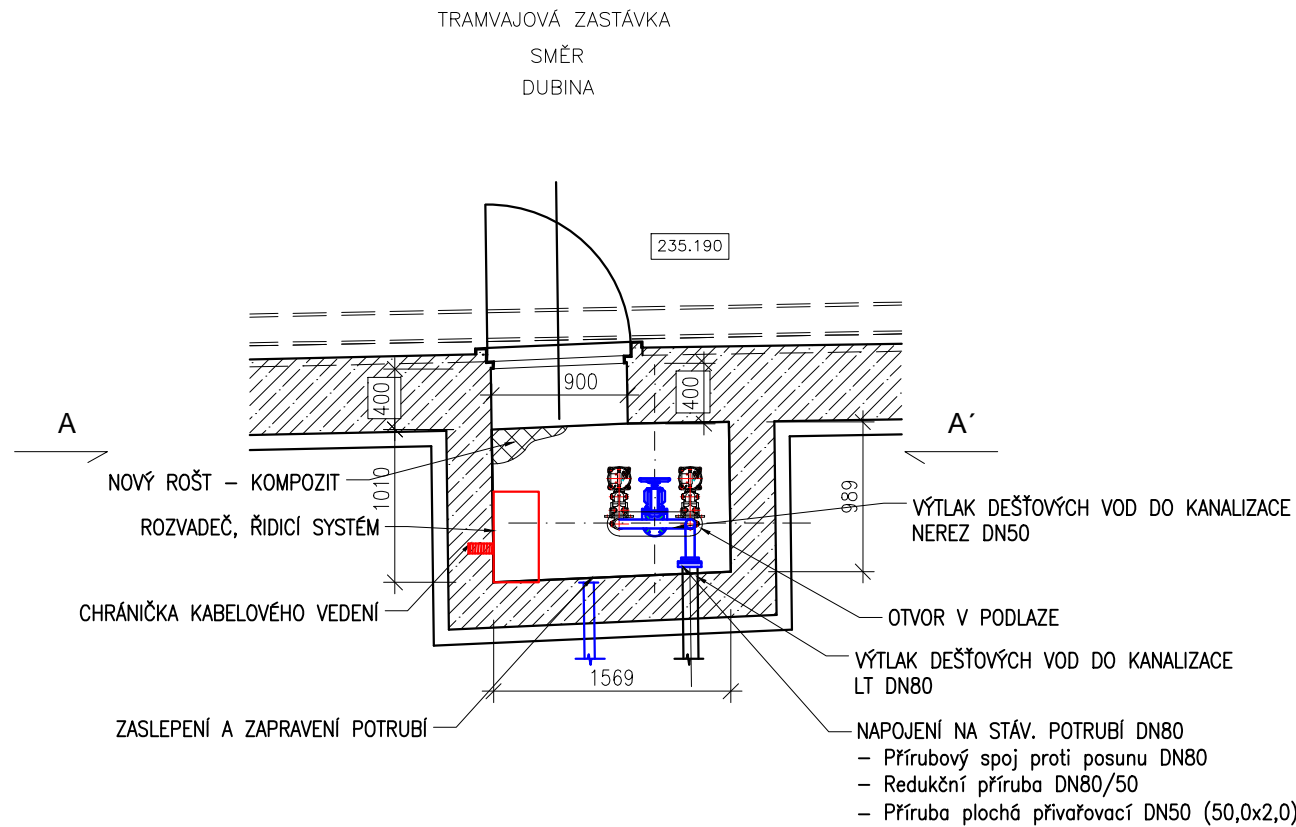

ŘEZ A-A'

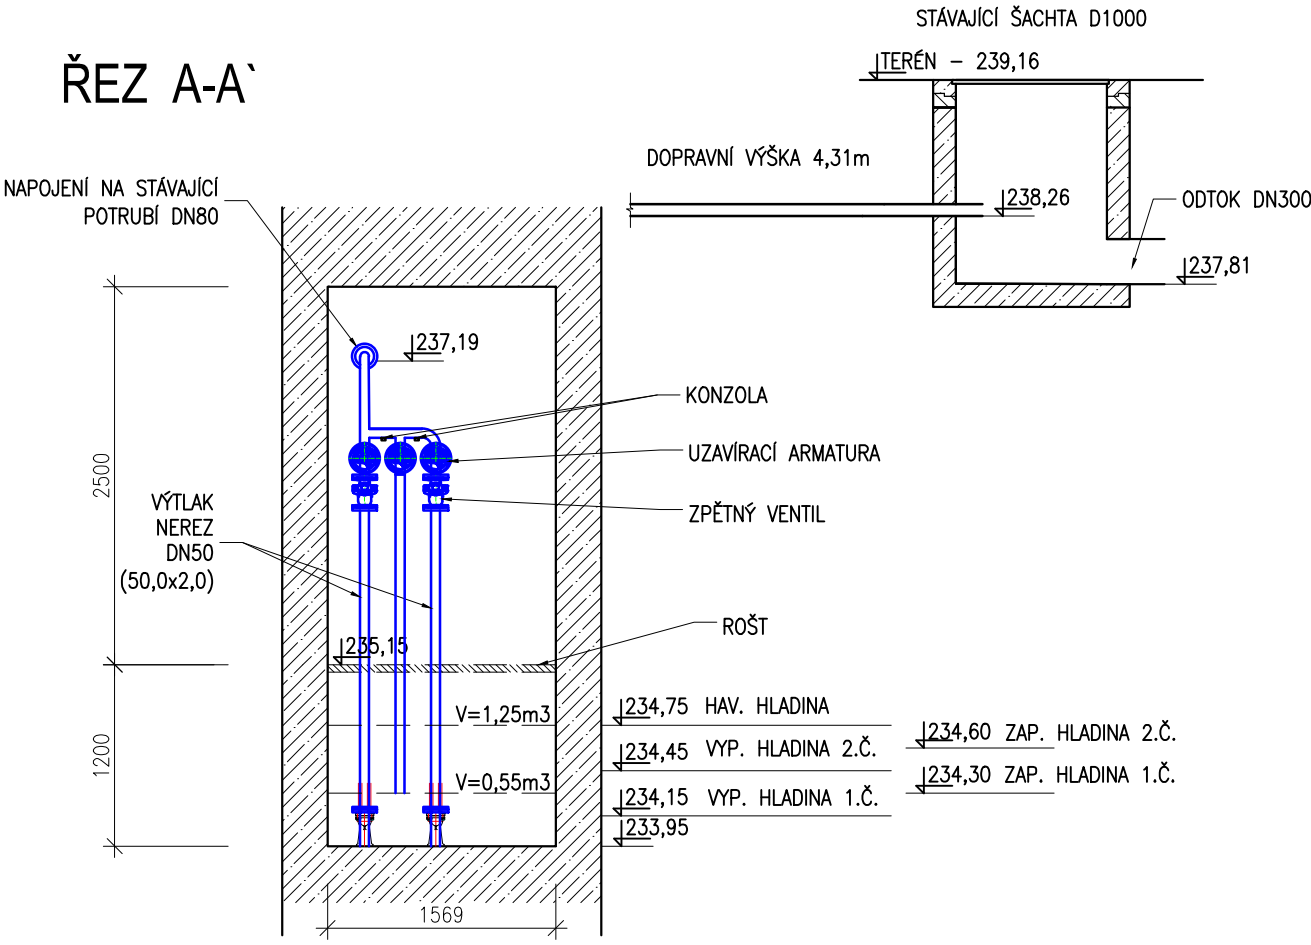




NOVÉ VYSTROJENÍ ČERPACÍ JÍMKY

POPIS MNOŽSTVÍ JEDNOTKY

Ponorné čerpadlo 0,75 kW, 400V lehké čerpadlo 17kg	2	ks
Q = 6 m ³ /hod, H = 10m		
Spouštěcí zařízení	2	ks
Zpětný kulový ventil DN50	2	ks
Uzavírací nožové šoupě DN50	3	ks
Řetěz pro uchycení čerpadla	6	m
Potrubí, tvarovky, drobný spojovací materiál	1	sada
Montáž technologie + doprava Ostrava	1	kpl.
Uchycení – speciální konzola	1	ks
Rozvaděč 2x 0,75kW – 400V	1	ks
Propojení rozvaděče a čerpadla, včetně plovákových spínačů na dílně	2	ks
Výchozí revize el. části	1	ks
Potrubí nerez DN50 (1.4301/7 ; 50,0x2,0)	12	m
Koleno 90° nerez DN50 (1.4301/7 ; 50,0x2,0)	2	ks
T-KUS nerez DN50 (1.4301/7 ; 50,0x2,0)	2	ks
Přírubový spoj jištěný proti posunu DN80	1	ks
Redukční příruba XR DN80/50	1	ks
Příruba plochá přivařovací DN50	13	ks
Přírubové spoje nerez DN50	13	ks
Přírubové spoje nerez DN80	1	ks

Souřadný systém JTSK, koordinační systém B.p.v.

Změna						
	Popis změny	Datum	Vypracoval	Přezkoumal	Schválil	
TENTO MATERIÁL JE DUŠEVNÍM VLASTNICTVÍM PROJEKT 2010, S.R.O., RUSKÁ 43, OSTRAVA-VÍTKOVICE, IČO 48391531, A PODLEHÁ OBCHODNÍMU TAJEMSTVÍ. VLASTNÍK SI VYHRADŽUJE S TÍMTO TAJEMSTVÍM NAKLÁDAT A JEHO VYUŽITÍ PODLEHÁ PÍSEMNÉMU SOUVĚNÍ A STANOVENÍ PODMÍNEK TAKOVÉHO UŽITÍ.						
Vypracoval:	Ing. Tomáš Hrnčiar	Č. zakázky:	49 040	Měřítko: 1:50	<div>PROJEKT 2010</div> <div>Ruská 43, 70300 Ostrava Tel.: 596 693 711 Fax.: 596 693 728 E-mail: projekt2010@projekt2010.cz www.projekt2010.cz</div> <div><div><div>ISO 9001 REGISTERED QUALITY SYSTEM</div></div><div><div>ISO 14001 REGISTERED EMS</div></div><div><div>OHSAS 18001 REGISTERED OHS&S</div></div></div>	
Přezkoumal:	Ing. Bernard Hajovský	Stupeň:	DSP+DPS			
HIP:	Ing. Kuzník Tomáš	F A4:	3			
Datum :	08/2019	Kótováno v:	mm			
Stavebník:	SMO - městský obvod Ostrava - Jih Horní 791/3, 700 30 Ostrava - Hrabůvka					
Stavba :	Rekonstrukce podchodu pod ul. Horní, náměstí Ostrava - Jih					
Objekt :	SO 601.4 Odvodnění podchodu					
Část :	D. Dokumentace objektů a technických a technologických zařízení					
Název:	Čerpací jímka - stávající, nový stav				Seznam příloh: PRO-10718	
					Č. výkresu: PRO-10718-03	Rev.