
 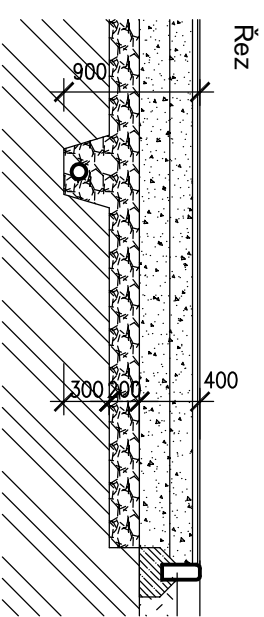



Drenážní systém  
z drenážních trubek DN 80 v hloubce 700–900mm  
ve spádu 1,0‰  
zaústěných do vsakovacího systému odvodnění  
ploch trubky uloženy do kameniva fr.16–32mm

Drenážní systém z drenážních trubek DN 80 v hloubce 700-900mm ve směru 1,02% zástavěných do vsakovacího systému odvodnění ploch trubky uloženy do kamenná fr.16-32mm



ZODP. PROJEKTANT		VYPRACOVAL	
Ing. Jaroslav Kouřáček		Ing. Marcela Kouřáková	
			
KATASTRÁLNÍ ÚZEMÍ, PARC. Č. : Záhřeb nad Otrou (714305) , p.č. 623/63			
MÍSTO STAVBY : p.č. 623/63 Ostrava – Záhřeb nad Otrou			
STAVEBNÍK / OBJEDNATEL : Městský obvod Ostrava – Jih, Horní 791/3, Hradbůlka, 700 30 Ostrava			
NÁZEV AKCE :  <b>Pohyb dětem - stop tabletům p.č. 623/63 ul. Jugoslávská, Ostrava - Záhřeb</b>			
OBJEKT : D.1 - Dokumentace stavebních a inženýrských objektů			
ČÁST : D.1.2 - Odvodnění zpevněných ploch			
OBSAH :  <b>Situace odvodnění hřiště</b>			
projekční činnost v investiční výstavbě			
ing. Marcela Kouřáková ul. Jubilejní 302/41 700 30 Ostrava – Jih		mob.: 777 744 482 e mail: m.kourakova@volny.cz	
ARCHIV		ARCHIV	
STUPĚŇ <b>Oprava stávajícího objektu</b>		STUPĚŇ <b>Oprava stávajícího objektu</b>	
DATUM BŘEZEN 2020		PARÉ	
Č. ZAKÁZKY MK- 01-1/20			
MĚŘÍTKO 1:100			
ARCHIVNÍ ČÍSLO : MK-01/20 - D.1.2.b		Č. V. 01	