



Ostravské vodárny a kanalizace a.s.

Váš dopis zn.:

Ze dne: 29. března 2016

Naše zn.: 3.3/8025/3001/16/Va

Vyřizuje: Ing. Dana Vašíčková

Tel.: 597 475 218

Fax.: 596 118 217

E-mail: vasickova.dana@ovak.cz

STUDIO-D Opava

p. Petr Košárek

Krnovská 75E

746 01 OPAVA

Datum: 7. dubna 2016

Vyjádření k existenci zařízení v provozování společnosti Ostravské vodárny a kanalizace a.s.

Stavba	:	Revitalizace sportovního areálu, Charvátská 10, Ostrava-Výškovice
Katastr	:	Výškovice u Ostravy
Parcela	:	793/307
Ulice	:	Charvátská
Investor	:	-

Informativní umístění vodovodních řadů DN 100, DN 150 a oddílné kanalizace DN 300 v provozování společnosti Ostravské vodárny a kanalizace a.s. v zájmové lokalitě je patrné z přiložené situace.

Ochranná pásma od vnějšího líce stěny potrubí na každou stranu jsou:

- u vodovodu a kanalizace do průměru 500 mm (včetně) - 1,5 m
- u vodovodu a kanalizace nad průměr 500 mm - 2,5 m
- u vodovodních řadů nebo kanalizačních stok o průměru nad 200 mm, jejichž dno je uloženo v hloubce větší než 2,5 m pod upraveným povrchem, se vzdálenosti zvyšují o 1,0 m

V ochranném pásmu nelze provádět výsadbu dřevin, umisťovat zařízení staveniště (včetně skládky materiálu), budovat stavby a konstrukce trvalého nebo dočasného charakteru s výjimkou běžné úpravy povrchu.

Dokumentace pro řízení o povolování stavby nám bude předložena k odsouhlasení. Likvidace srážkových vod musí být řešena v souladu s platnou legislativou.

Ostravské vodárny a kanalizace a.s.


Nádražní 28 / 3114 09
729 71 Ostrava - Moravská Ostrava

Ing. Dana Vašíčková

technický pracovník oddělení dokumentace

Přílohy:

Situace

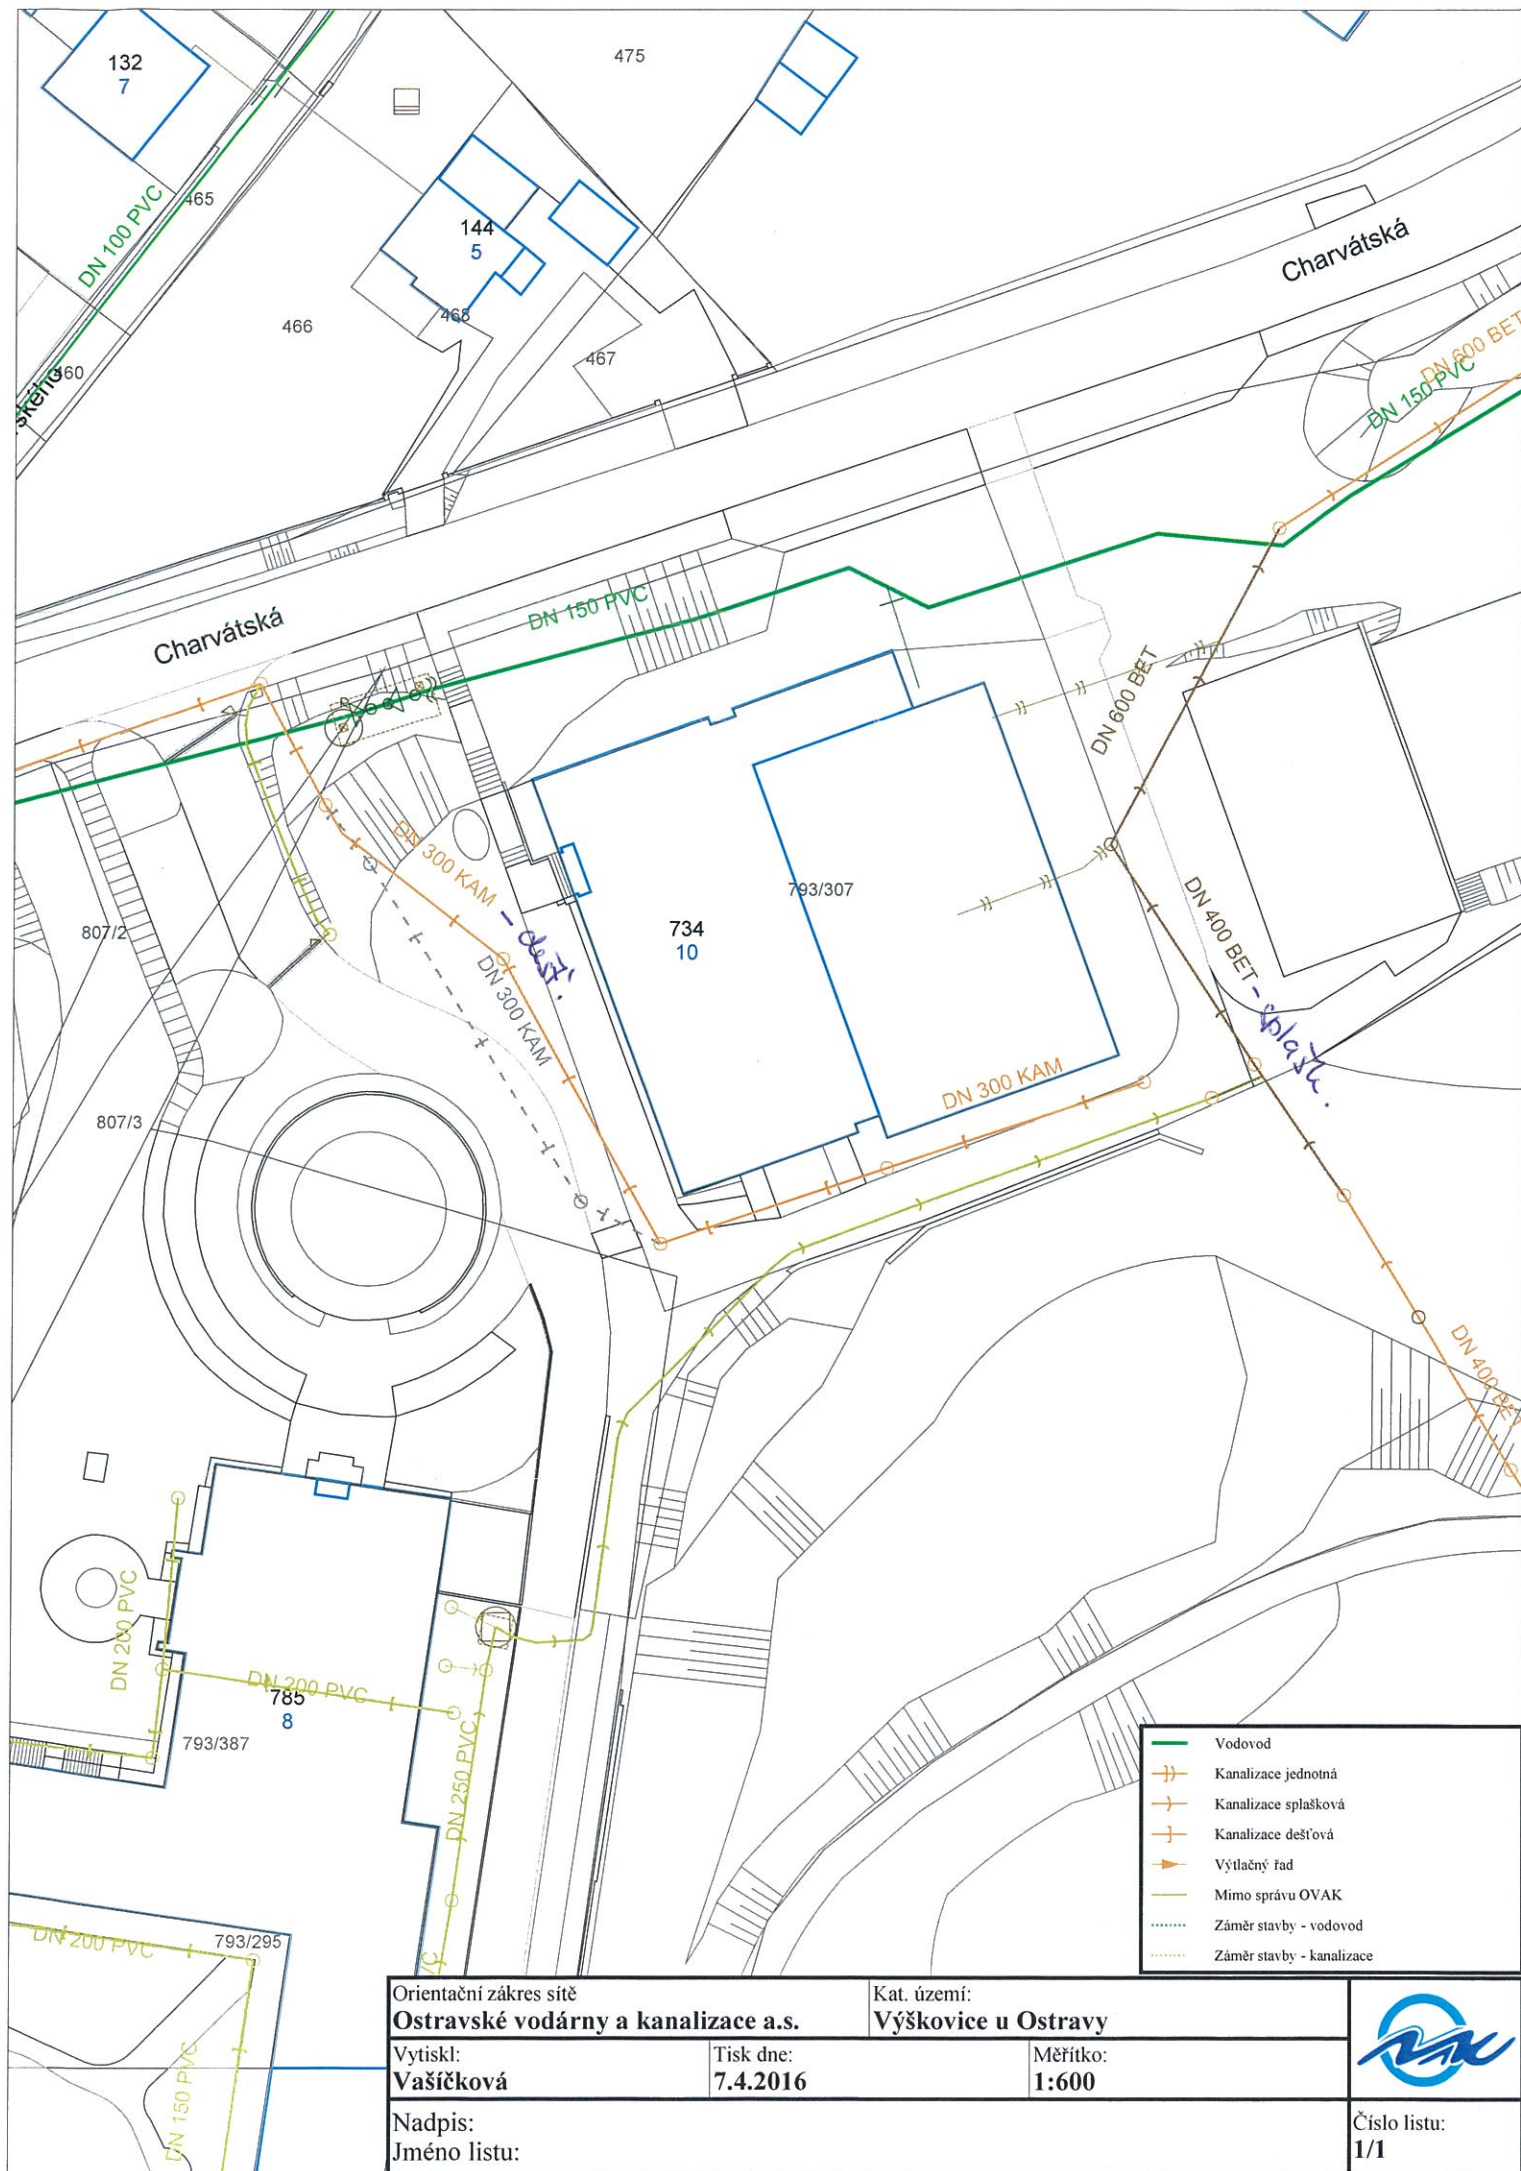

Orientační zakres sítě
Ostravské vodárny a kanalizace a.s.

Kat. území:
Výškovice u Ostravy

Vytiskl:
Vašíčková

Tisk dne:
7.4.2016

Měřítko:
1:600

Nadpis:
Jméno listu:



Číslo listu:
1/1