


PŮDORYS 1.NP

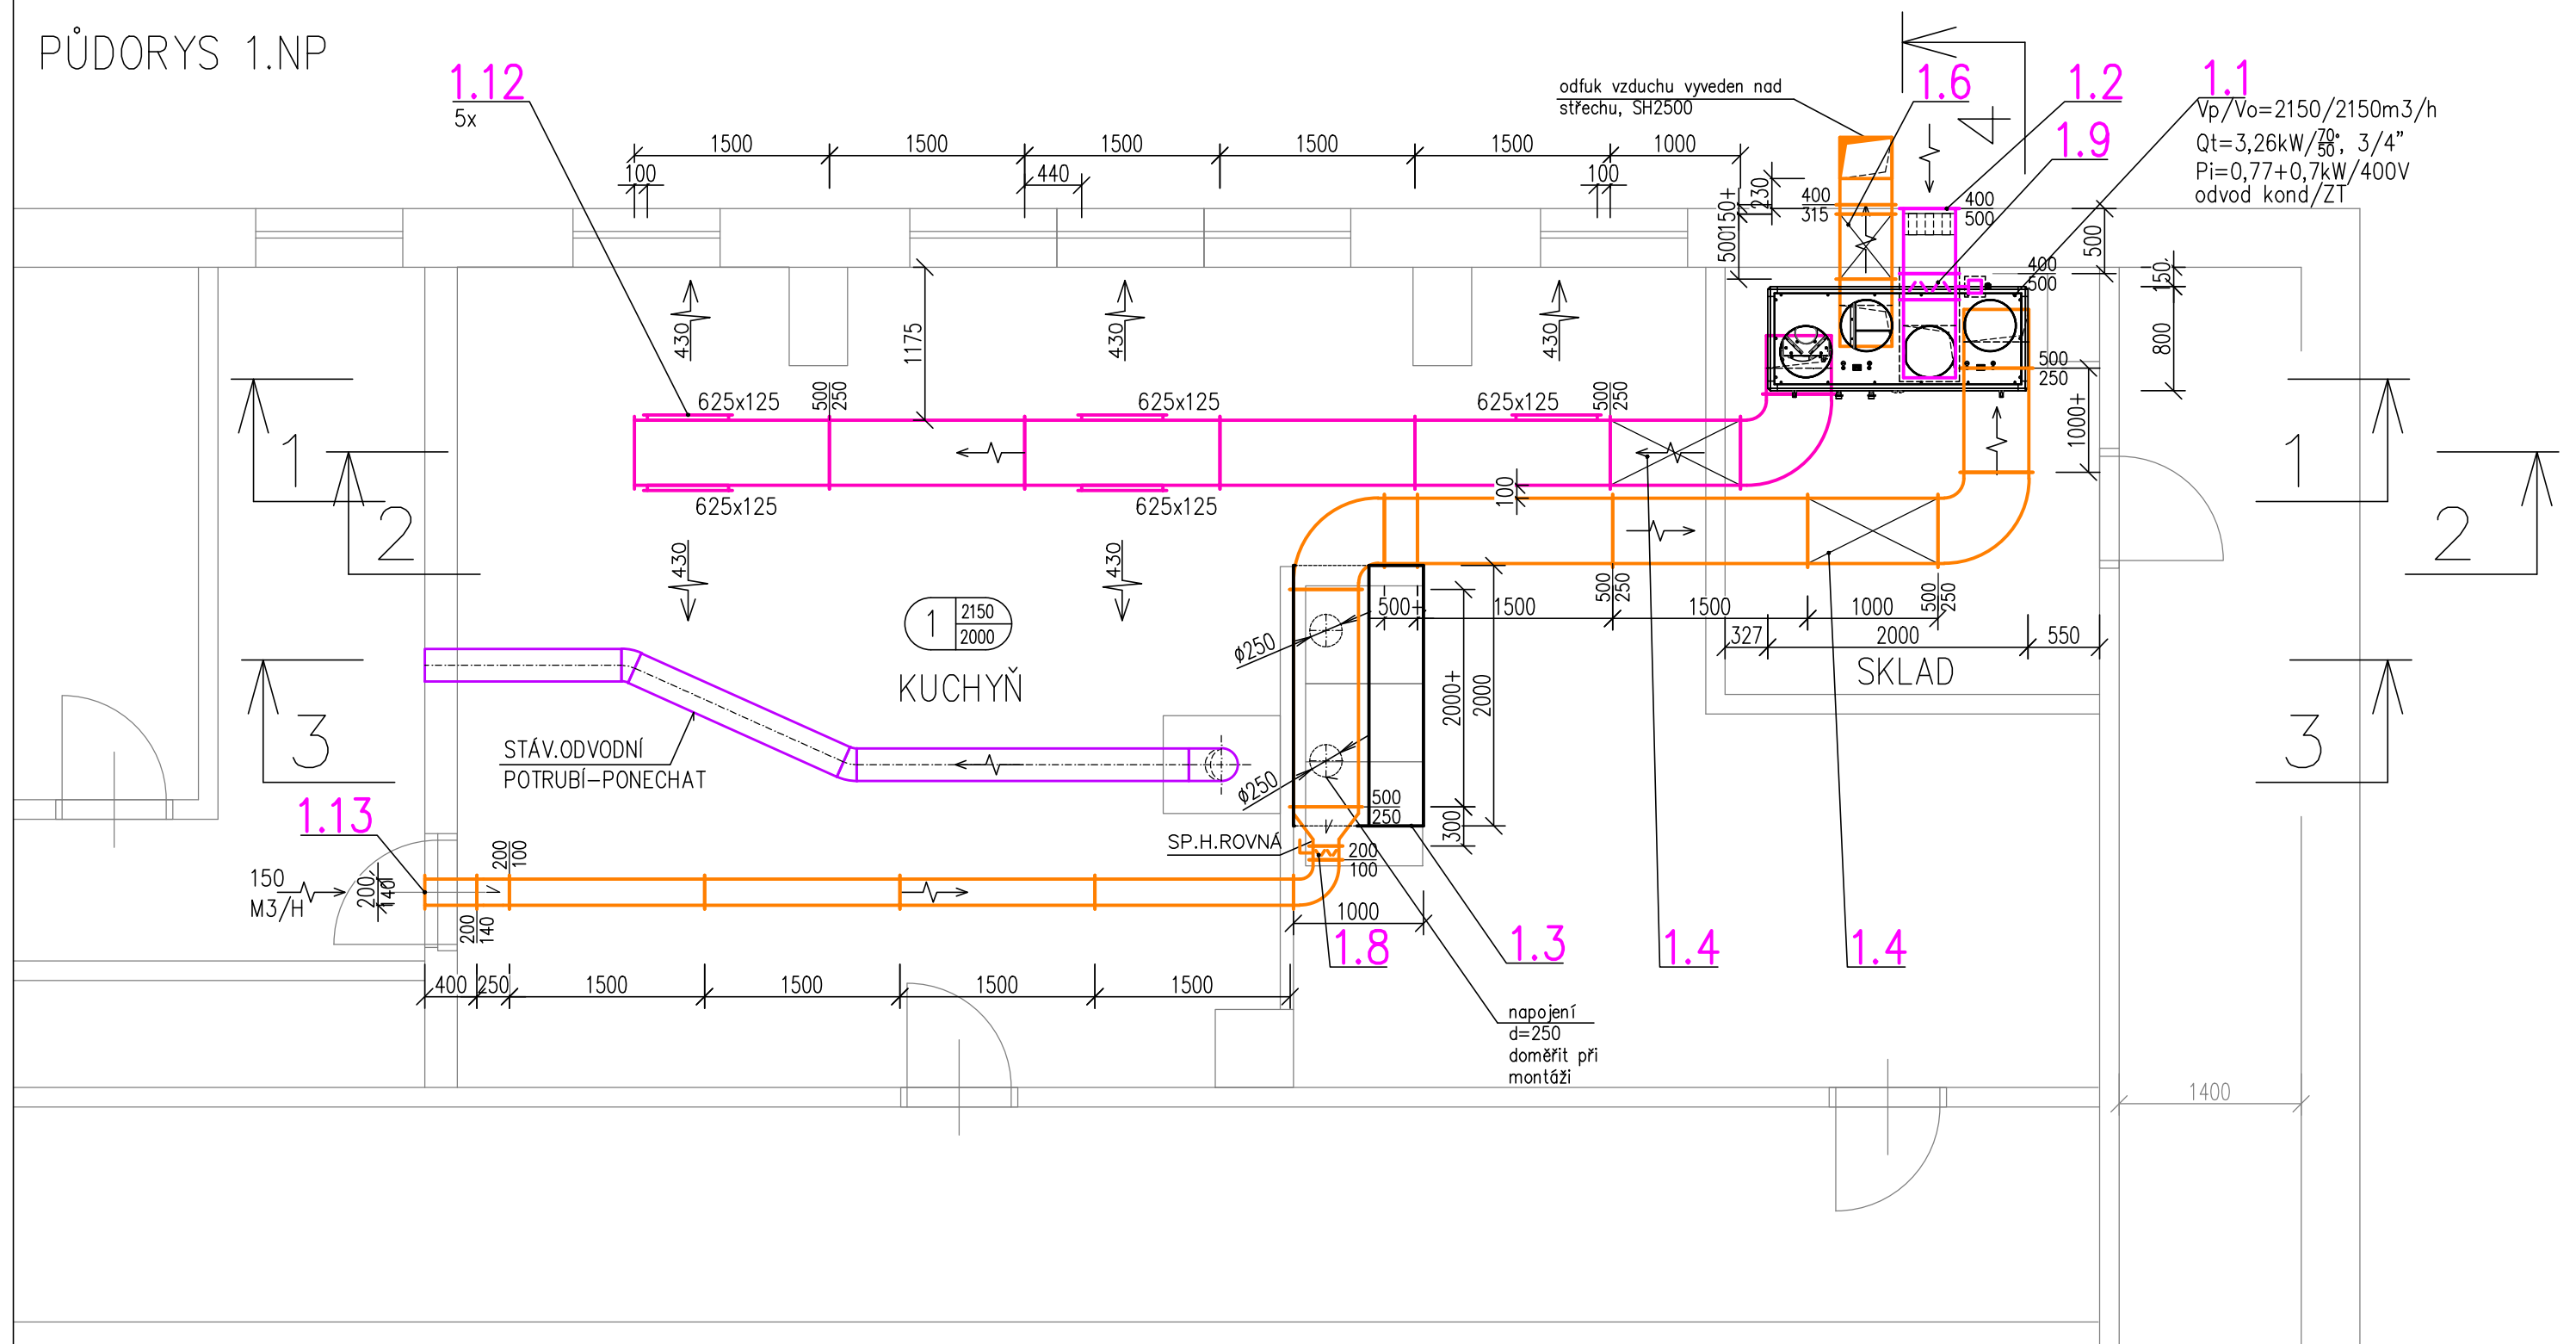

D.1.4.2. VZDUCHOTECHNIKA

ČÍSLO KOPIE 1 2 3 4 5 6 7 8 9 10 11 12 13 14 15 16 17 18

ZODP. PROJEKTANT Ing. Jiří Kubanek	VYPRACOVAL Ing. Renáta Kubanková <i>Kubanková</i>		
MÍSTO STAVBY	Za školou 1, Ostrava-Zábřeh		
INVESTOR	Úřad městského obvodu Ostrava-Jih		
AKCE:	MŠ ZA ŠKOLOU 1 REKONSTRUKCE VZT KUCHYŇ		
NÁZEV VÝKRESU:	PŮDORYS 1.NP	MĚŘÍTKO: 1: 50	ČÍSLO VÝKRESU: D.1.4.2.B.02