



3-3

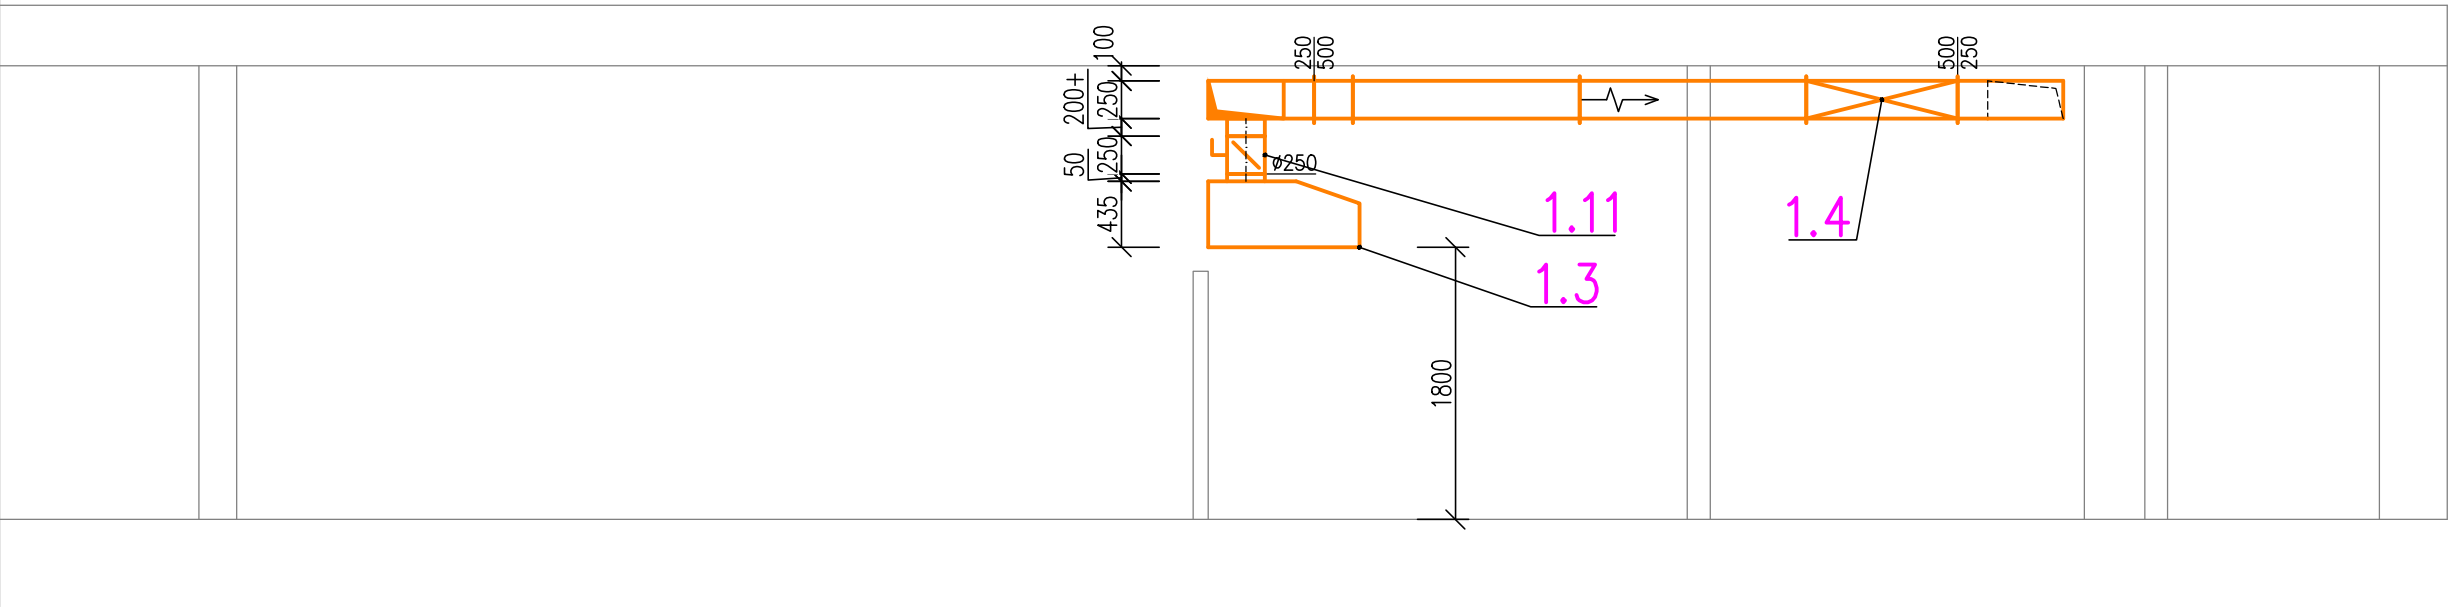

D.1.4.2.VZDUCHOTECHNIKA

ČÍSLO KOPIE	1	2	3	4	5	6	7	8	9	10	11	12	13	14	15	16	17	18
-------------	---	---	---	---	---	---	---	---	---	----	----	----	----	----	----	----	----	----

ZODP. PROJEKTANT		VYPRACOVAL		
Ing. Jiří Kubanek		Ing. Renáta Kubanková		
		<i>Kubanková</i>		
MÍSTO STAVBY	Za školou 1, Ostrava–Zábřeh		FORMÁT	A3
INVESTOR	Úřad městského obvodu Ostrava–Jih		DATUM	06/2016
AKCE: MŠ ZA ŠKOLOU 1 REKONSTRUKCE VZT KUCHYNĚ			STUPEŇ PD	DVZS
			ZAK. ČÍSLO	
			MĚŘÍTKO: 1:50	
NÁZEV VÝKRESU: ŘEZ 3			ČÍSLO VÝKRESU: D.1.4.2.B.05	