




PŮDORYS 1.NP

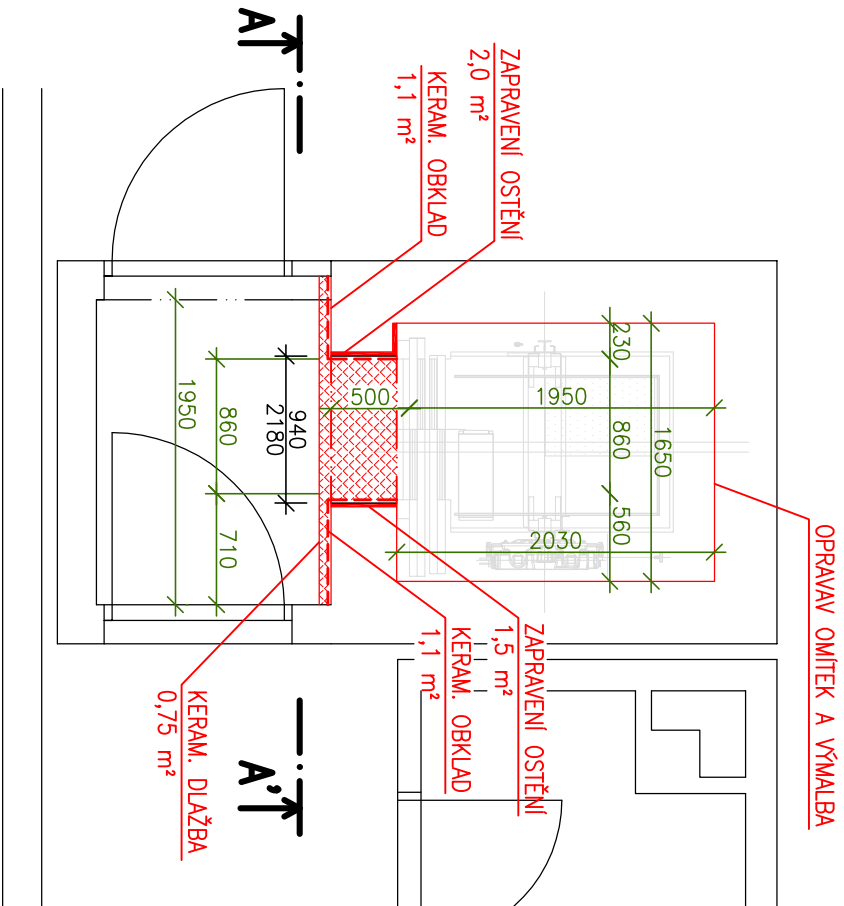


PŮDORYS 2.NP

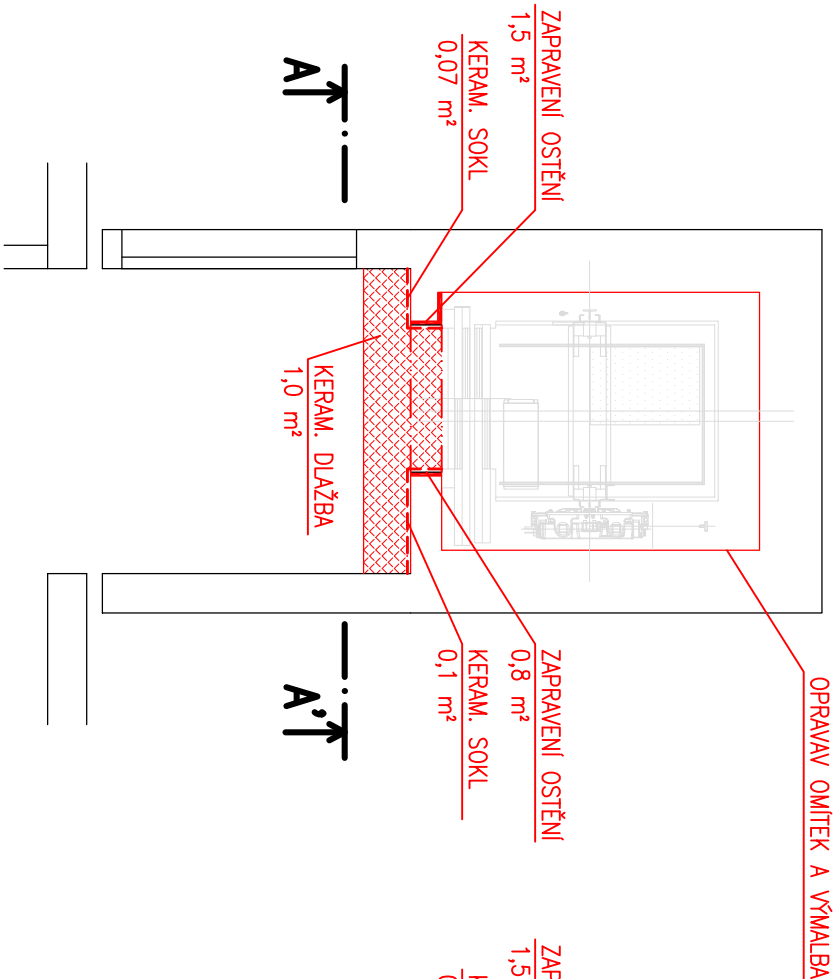

PŮDORYS 3.NP

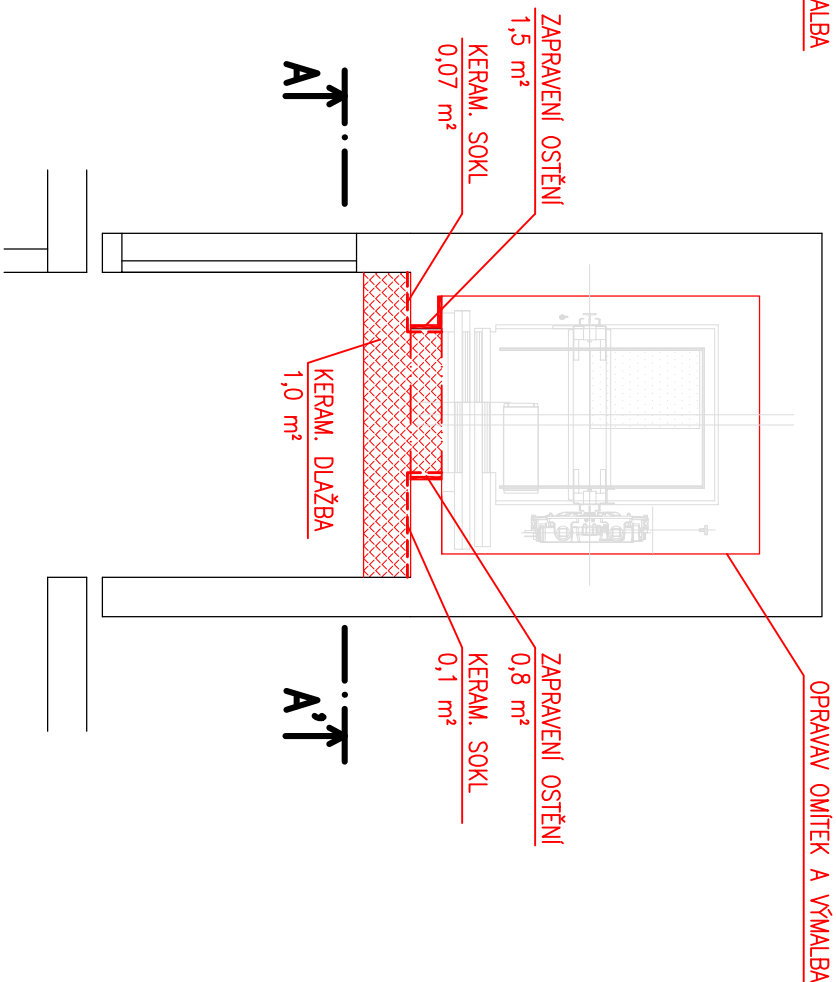

PŮDORYS STROJOVÝ VÝTAHU

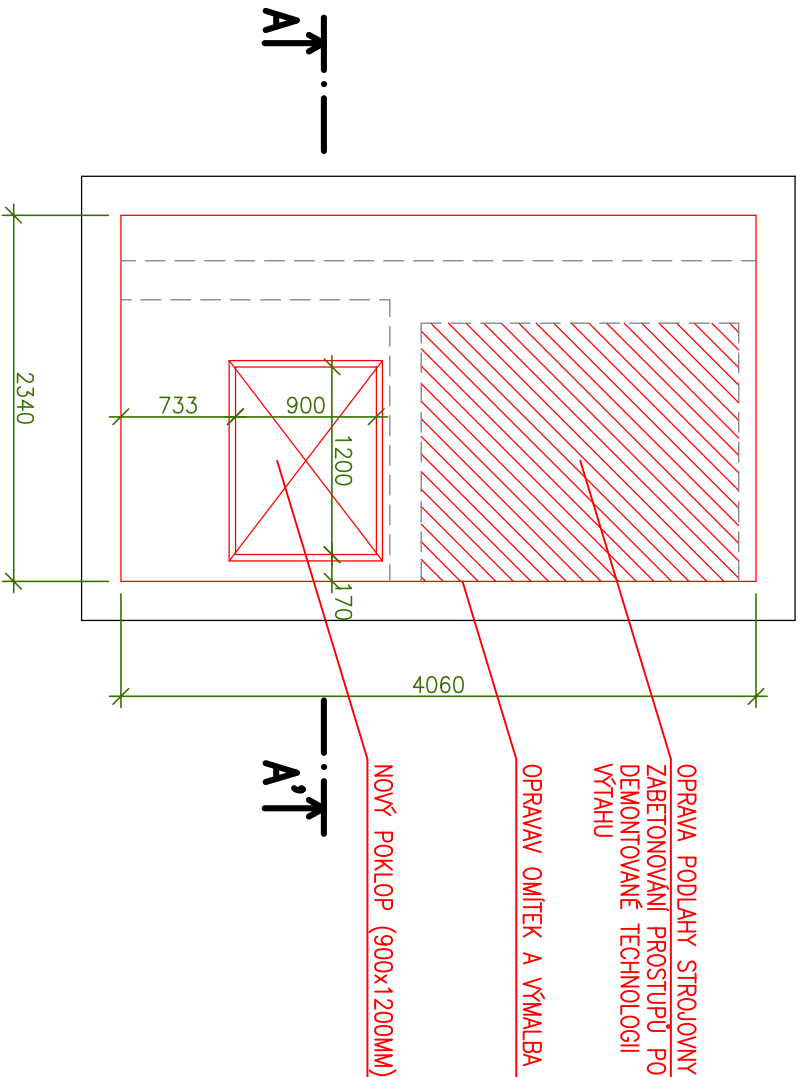

### LEGENDA

- STAVAJÍCÍ KONSTRUKCE
- NOVÉ KONSTRUKCE
- NOVÁ KERAMICKÁ DLAŽBA
- KERAMICKÝ OBKLAD / SOKL

VYPRACOVAL:		PROJEKTANT:		DK projekt	
Antonín Žvok		Ing. Dorů Kožušníková		DK projekt, s.r.o.   tel.: 596 732 592 Bonuminská 94/113   www.dkprojekt.cz Ostřava, Muglínov   projekce@dkprojekt.cz	
PODPIS		PODPIS		ZAK. Č.: DK/06/01/21/VÝTAH	
AKCE:		VÝMĚNA OSOBNÍHO VÝTAHU V OBJEKTU FR. FORMANA 13, OSTRAVA-DUBINA		FORMÁT 2 x A4	
OBSAH:		PŮDORYSY – NOVÝ STAV		DATUM 03–2021	
STAVBA:		FRANTIŠKA FORMANA 251/13, DUBINA, 70030 OSTRAVA		MĚŘÍTKO 1:50	
PARC. Č. 71/81, K. Ú. DUBINA U OSTRAVY		STUPEŇ DPS		VÝKRES Č. D.1.1.3	
INVESTOR: MĚSTSKÝ OBVOD OSTRAVA-JIH					