


Č.	ÚČEL MÍSTNOSTI	PLOCHA	PODLAHA	STĚVY	STROP
201	VSTUP	2,52	PVC	OMÍTKA, MALBA	OMÍTKA, MALBA
202	ŠATNA	18,36	PVC	OMÍTKA, MALBA	OMÍTKA, MALBA
203	ŠATNA ZAMĚŠTNANCI	3,96	PVC	OMÍTKA, MALBA	OMÍTKA, MALBA
204	KOMORA	0,81	PVC	OMÍTKA, MALBA	OMÍTKA, MALBA
205	UMÝVÁRNA	12,82	KER, DLAŽBA	K. O v=1800mm	OMÍTKA, MALBA
206	WC	6,04	KER, DLAŽBA	K. O v=1800mm	OMÍTKA, MALBA
207	UKLID, KOMORA	0,63	KER, DLAŽBA	OMÍTKA, MALBA	OMÍTKA, MALBA
208	WC ZAMĚŠTNANCI	0,93	KER, DLAŽBA	K. O v=1800mm	OMÍTKA, MALBA
209	LEHÁRNA	60,90	PVC	OMÍTKA, MALBA	OMÍTKA, MALBA
210	LEHÁTKA	2,82	PVC	OMÍTKA, MALBA	OMÍTKA, MALBA

LEGENDA – VODOVOD

———— studená voda
 - · - · - · - · - teplá voda
 ~~~~~ smíšená voda ( 30 - 60°C )

- JELIKOŽ SE JEDNÁ O REKONSTRUKCI, MOHOU SE VYSKYTNOUT ODLÍŠNOSTI OD PROJEKTOVÉ DOKUMENTACE. TECHNICKÉ ŘEŠENÍ JE POTÉ NUTNÉ PŘÍZPŮSOBIT VZNIKLÝM SKUTEČNOSTEM.

## VÝVOD SMÍŠENÉ VODY

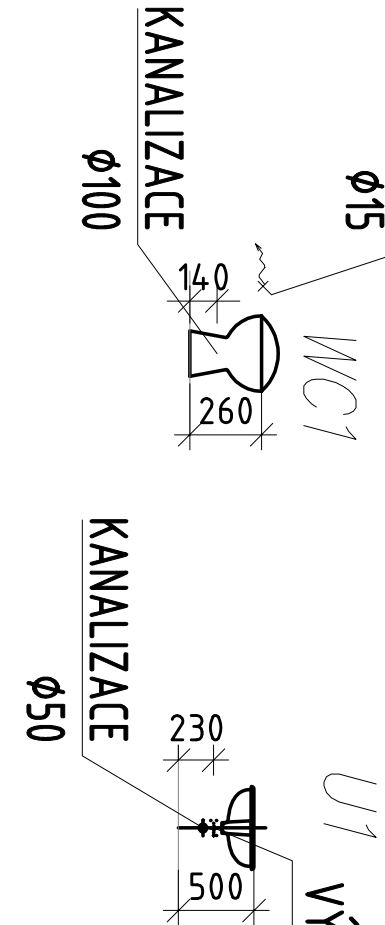

# PROJEKČNÍ KANCELÁŘ STANISLAV ČÁSLAVSKÝ, DIS.

**JIŽNÍ 116**  
**OLEŠNICE NAD CIDLINOU**  
**503 51**

|                        |                                                                                 |             |          |
|------------------------|---------------------------------------------------------------------------------|-------------|----------|
| ZODPOVĚDNÝ PROJEKTANT: | STANISLAV ČÁSLAVSKÝ, DIS                                                        | STUPEŇ:     | DSP+DPS  |
| KONTROLOVAL:           | STANISLAV ČÁSLAVSKÝ, DIS                                                        | DATUM:      | 05/2021  |
| k.ú.:                  | Ostrava - Hrabůvka                                                              | Č. ZAKÁZKY: | -        |
| INVESTOR:              | Statutární město Ostrava<br>Prokešovo náměstí 1803/8, 700 30 Ostrava - Hrabůvka | MĚŘÍTKO:    | 1:50     |
| AKCE:                  | Oprava soc. zařízení MŠ Mjr. Nováka 1401/30<br>Ostrava - Hrabůvka               | FORMÁT:     | 2xA4     |
| OBJEKT:                | ZDRAVOTNĚ TECHNICKÉ INSTALACE                                                   | Č. VÝKRESU: | Č. PARÉ: |
| VÝKRES:                | Půdorys vodovodu 2.NP - objekt B-2.část                                         | ZTI-11      |          |

**VÝKRES:**

## Přidorys vodovodu 2.NP - objekt B-2.část

Č. PARÉ: ZTI-11