



PŮDORYS

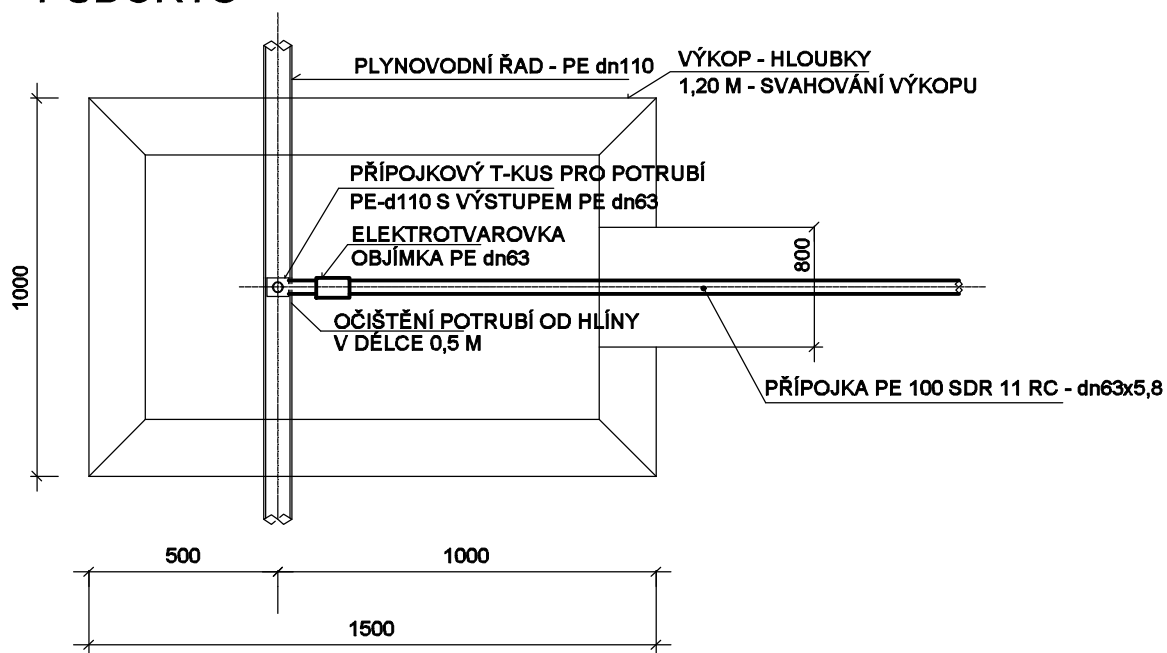

ŘEZ

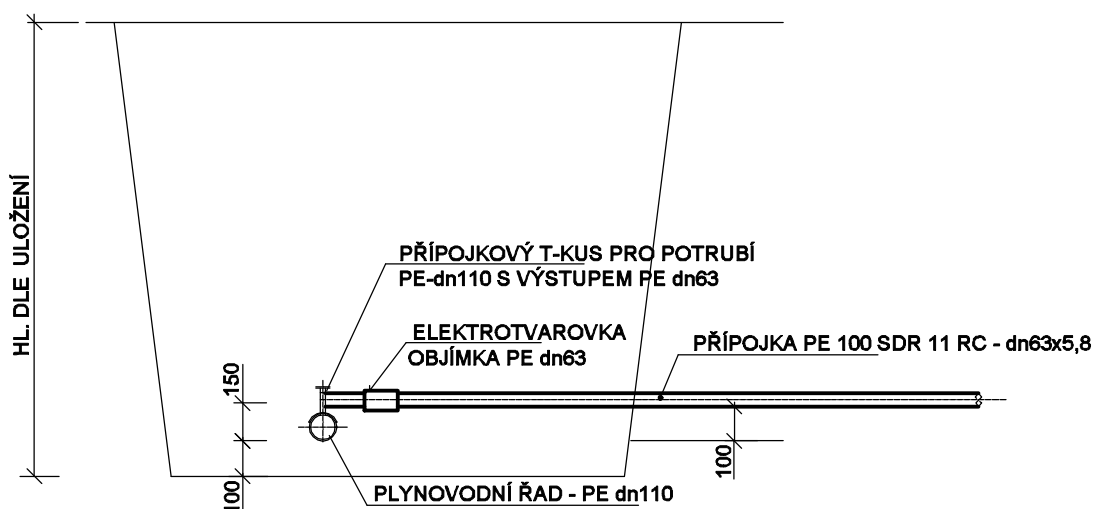

Vypracoval :	Ing.Dana Pelkertová		
Kontroloval :	Ing.Daniela Prášková		
Investor : JAN PUCHER, Asociace rodičů a přátel zdravotně postižených dětí v ČR z.s, Klub STONOŽKA OSTRAVA, Mítušova 1330/4, Ostrava - Hrabůvka 700 30			
Stavba : Stavební úpravy a plošina v objektu Mítušova 1330/4 Ostrava - Hrabůvka SO 02 - ZKRÁCENÍ PLYNOVODU, NOVÁ PŘÍPOJKA PLYNU, OPZ		Datum	12/2019
		stupeň dokumentace	DURPS
Část : SO 02.1 - PŘELOŽKA PLYNÁRENSKÉHO ZAŘÍZENÍ NAPOJENÍ PŘÍPOJKY PLYNU		měřítko 1:20	výkr.č. D1.3-1-06