




VSAK č.1
ŘEZ A - A´

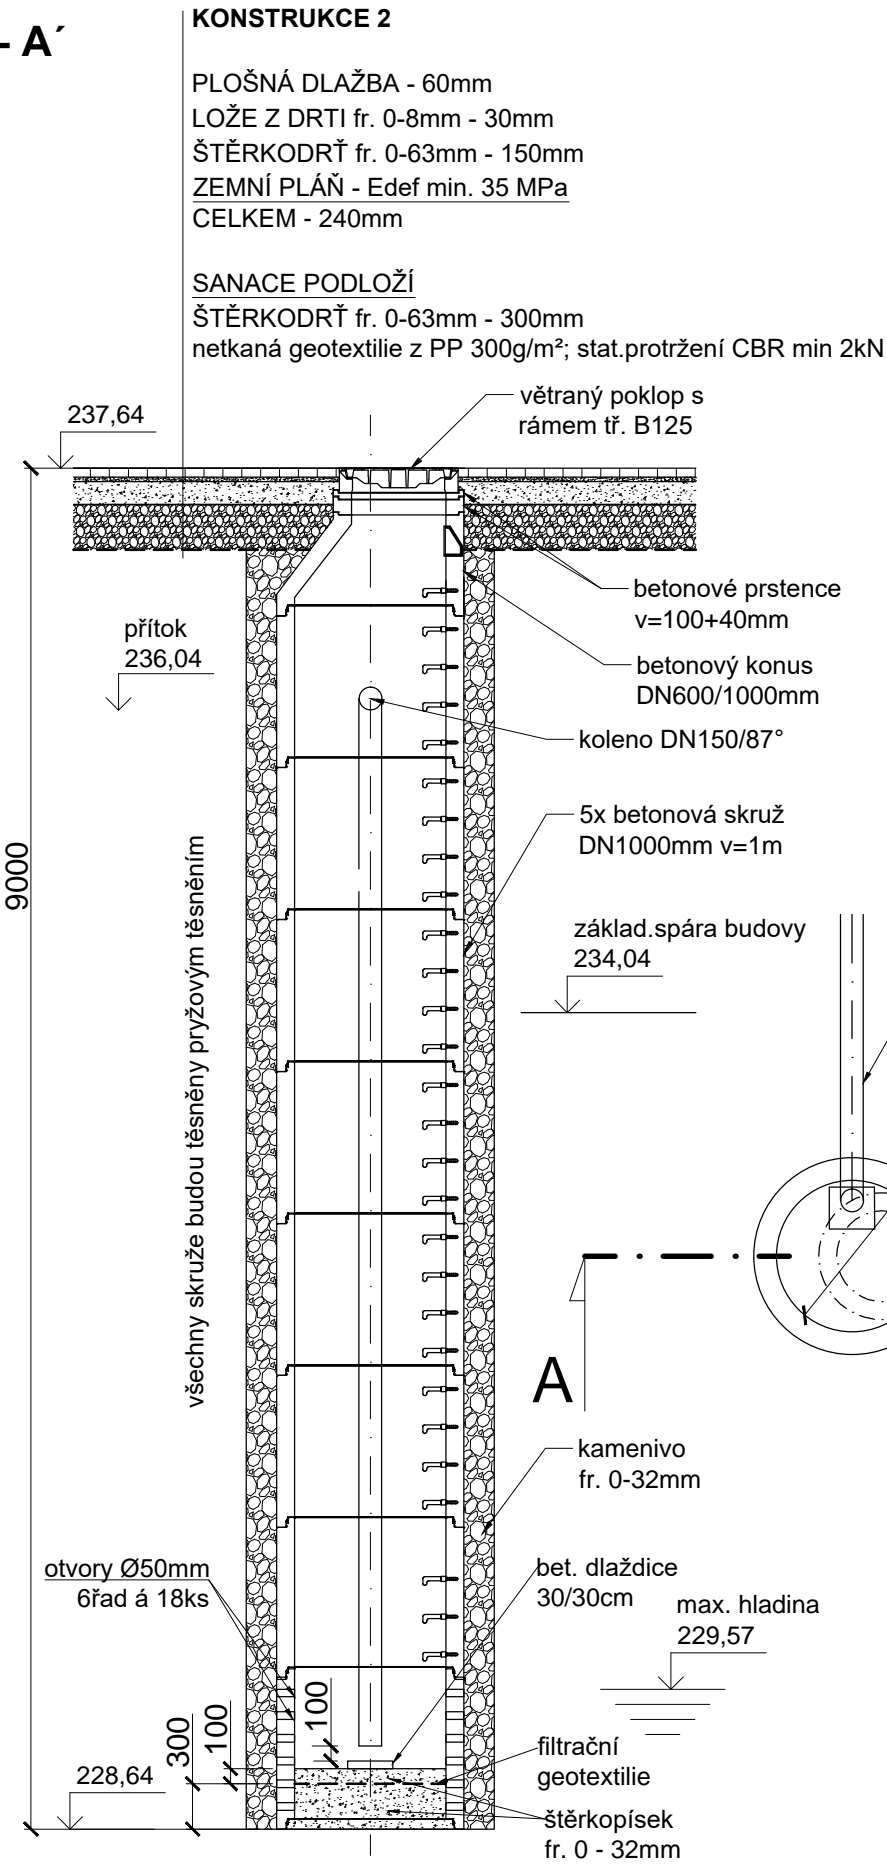


VSAK č.2
ŘEZ A - A´

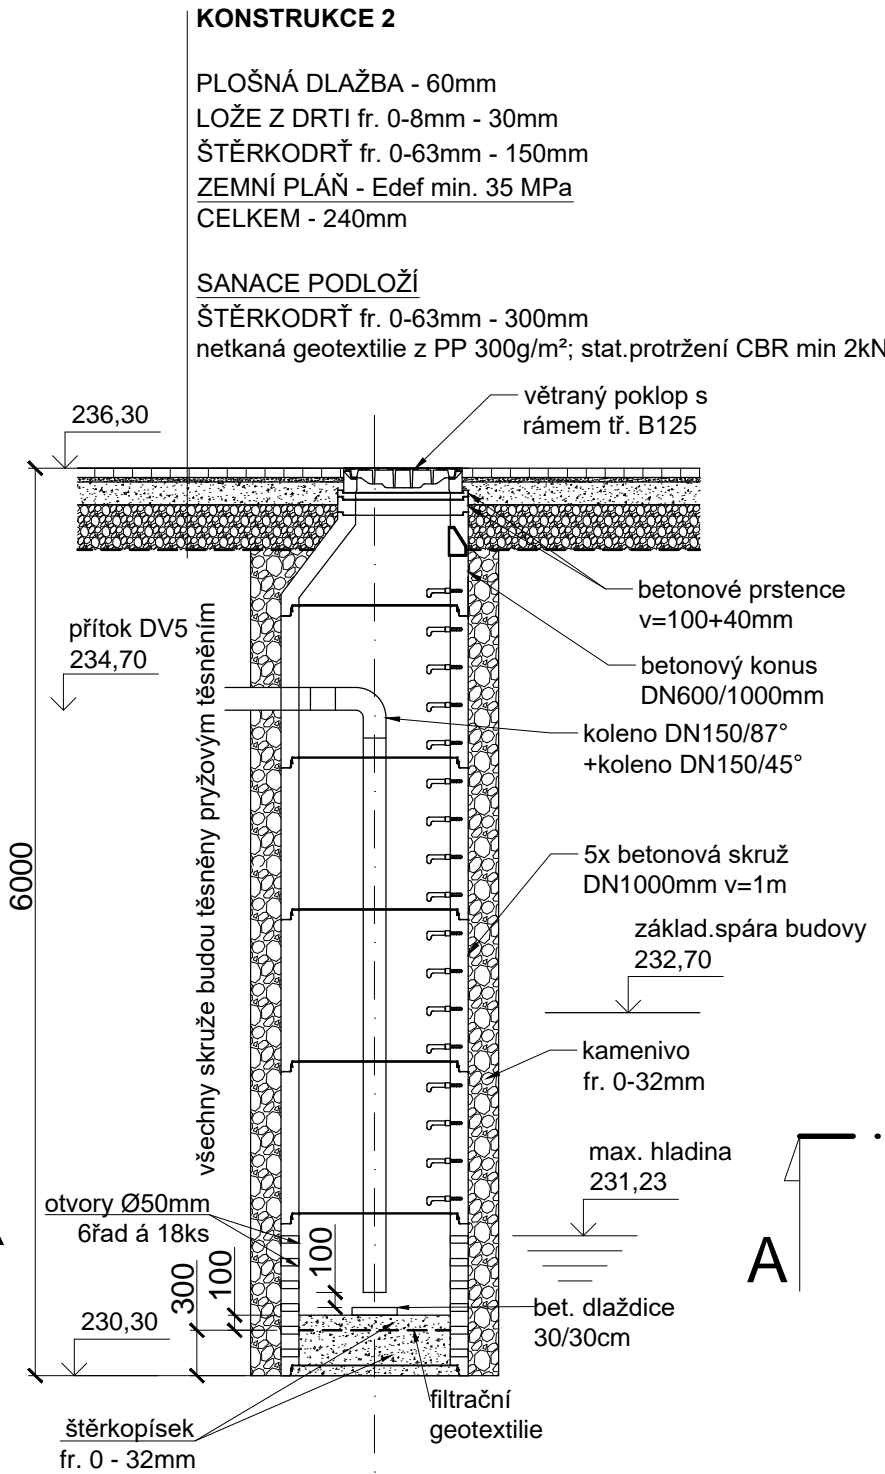

VSAK č.3
ŘEZ A - A´

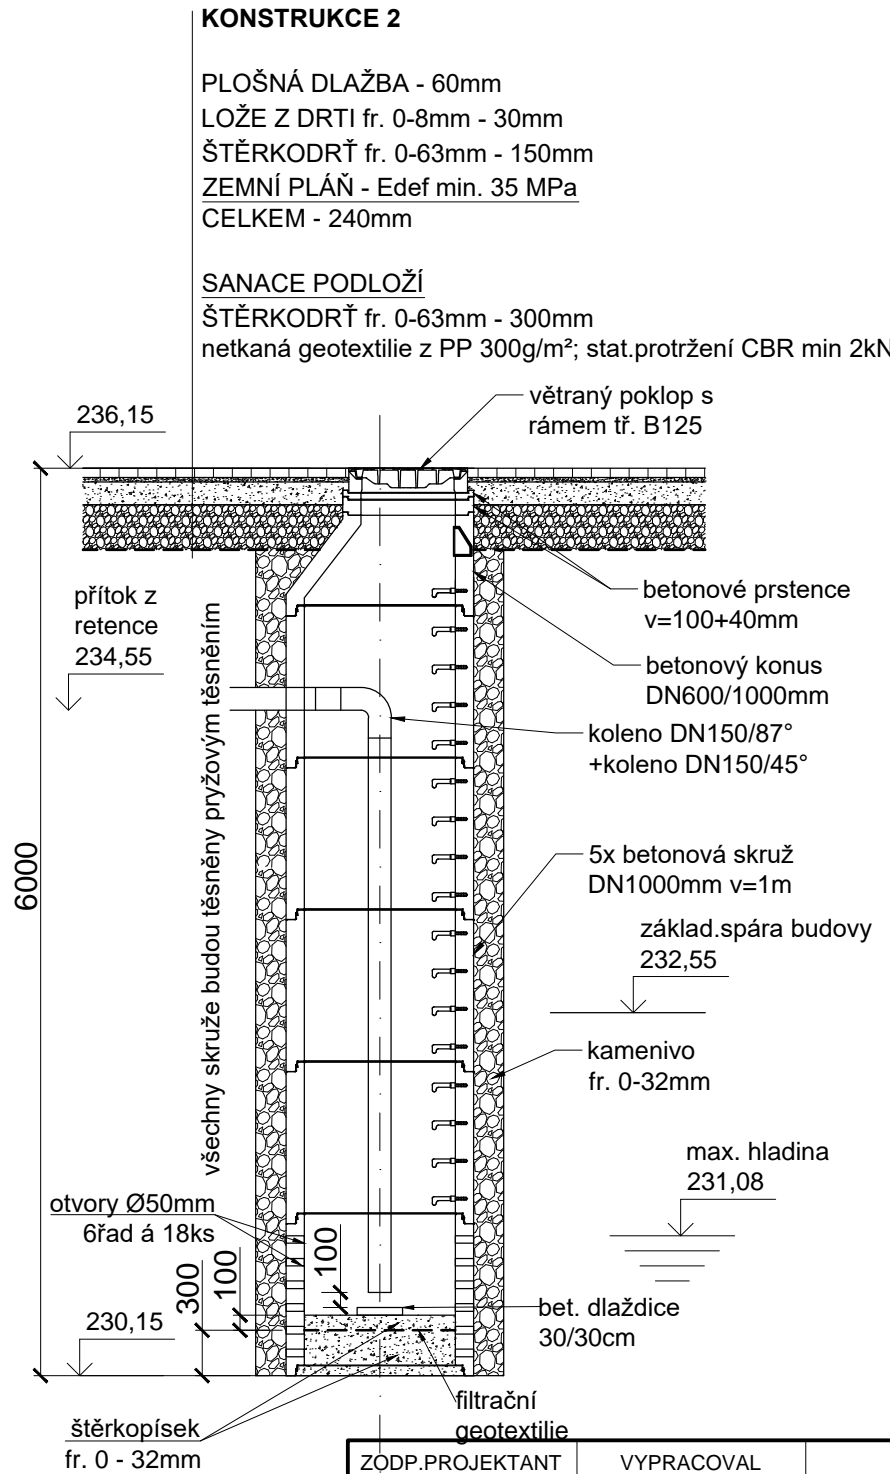

PŮDORYS

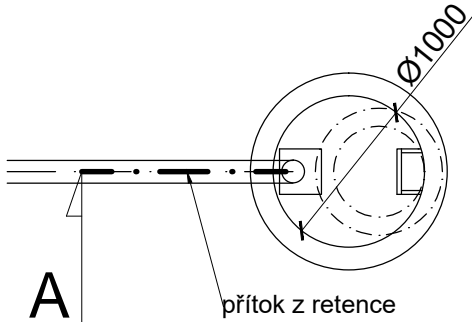

ZODP.PROJEKTANT	VYPRACOVAL	K.Ú	PARÉ Č.:	RAZÍTKO:	
Ing.Bc. ROMAN FILDÁN	Ing.Bc. ROMAN FILDÁN	ZÁBŘEH NAD ODROU			
KRAJ: Moravskoslezský kraj			MÍSTO: ul. Výškovická		
INVESTOR: Městský obvod Ostrava - Jih, Horní 791/3, 700 30 Ostrava-Hrabůvka				FORMÁT:	3x A4
AKCE: Výškovická ul. prostor mezi ul. Svornosti a Čujkovova, Ostrava-Jih				DATUM:	11/2020
OBJEKT: SO 301 ODVODNĚNÍ KOMUNIKACE				ÚČEL:	DPS
OBSAH: VSAKOVACÍ OBJEKTY				MĚŘÍTKO: 1:50	VÝKRES: D1.2.3.e