




PŮDORYS

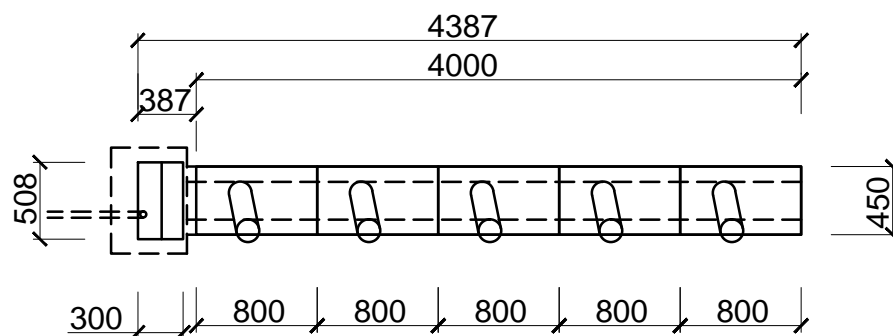


PŮDORYS ZÁKLADU

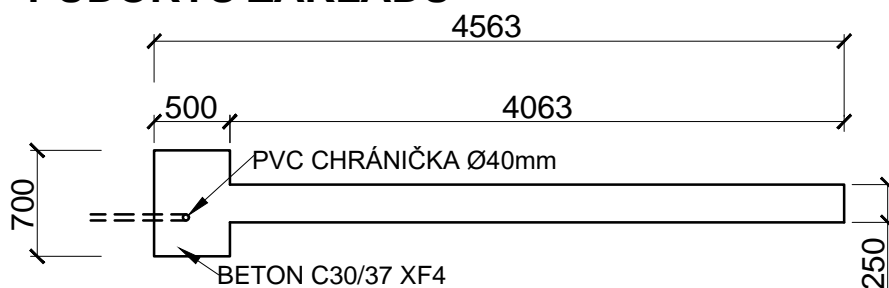

PODÉLNÝ ŘEZ ZÁKLADEM

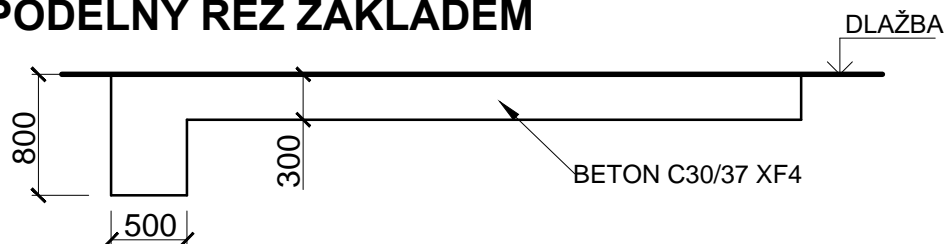

PŘÍČNÝ ŘEZ ZÁKLADEM

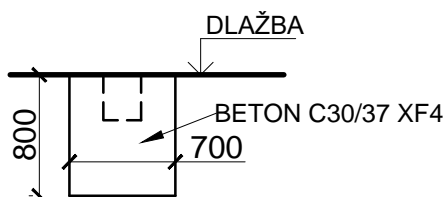

| | | | | | |
|---|----------------------|-----------------------|----------|------------------|---------------------|
| ZODP.PROJEKTANT | VYPRACOVAL | K.Ú | PARÉ Č.: | RAZÍTKO: | |
| Ing.Bc. ROMAN FILDÁN | Ing.Bc. ROMAN FILDÁN | ZÁBŘEH NAD ODROU | | | |
| | | | | | |
| KRAJ: Moravskoslezský kraj | | MÍSTO: ul. Výškovická | | | |
| INVESTOR: Městský obvod Ostrava - Jih, Horní 791/3, 700 30 Ostrava-Hrabůvka | | | | | |
| AKCE: Výškovická ul. prostor mezi ul. Svornosti a Čujkovova, Ostrava-Jih | | | | FORMÁT: | A4 |
| OBJEKT: SO 403 STANICE PRO ELEKTROKOLA | | | | DATUM: | 10/2021 |
| | | | | ÚČEL: | DPS |
| OBSAH: ZÁKLADY STANICE | | | | MĚŘÍTKO: 1:50 | VÝKRES: D1.6.2.c |