

POZNÁMKA:

3+N+PE, AC 50Hz, 230V/400V, TN-C-S

Ochrana před nebezpečným dotykem:
Základní - automatickým odpojením od zdroje
Doplňková - proudovým chráničem, dopl. pospojováním

Instalační výška pro vypínače a tlačítka: 1200mm od podlahy. Instalační výška zásuvek 300mm od podlahy, kromě zásuvek u umyvadel a v kuchyňské lince.

Veškeré kovové zařízení musí být pospojováno CYA6 (popř. vyšší)!

ROZVODY:

- zasekány pod omítkou
- přechody mezi požárními úseky budou utěsněny protipožárními ucpávkami
- hlavní domovní vedení provedeno kabely CYKY
- rozvody ve sprchách budou provedeny dle ČSN 33 2000-7-701 ed.2
- elektroinstalace bude provedena s ohledem na ČSN 33-2000-3
- ochrana před úrazem el. proudem dle ČSN 33-2000-4.41 ed.3


LEGENDA

	Kabel CYKY-J 3x1.5
	Kabel CYKY-J 3x2.5
	Spínač sériový 230V, zapuštěný IP44
	Zásuvka 2x230V, 16A, zapuštěná IP20
	Zásuvka 1x230V, 16A, zapuštěná IP44
	Sporáková kombinace
	Vývod 230V
	Doplňkové pospojování
	Odtahový ventilátor
	Rozvaděč

LEGENDA SVÍTIDEL

A	Přisazené žárovkové svítidlo 60W, E27, IP44
B	Přisazené žárovkové svítidlo nad umyvadlo 60W, E27, IP44
C	Výklopné svítidlo pod kuchyňskou linku 5,5W, 36cm s vypínačem

zhotovitel: Ing. Petr Fraš - projektová činnost ve výstavbě Na Chromíně 794/91 Hař., 747 16 IČ: 03142090 tel.: 603 379 805 e-mail: petr.fras@gmail.com	OPRAVA STOUPACÍHO POTRUBÍ V BYTOVÉM DOMĚ ČUJKOVOVA 32			investor: Úřad městského obvodu Ostrava-Jih Horní 3 700 30 Ostrava	
	odpovědný projektant: Ing. Petr Fraš	podpis: 	číslo zakázky: 03/05/2021	měřítko: 1:50	
	spolupráce: David Krayzel		formát: 2xA4		
	stupeň: DPS		datum: květen 2021	číslo výkresu: D.1.4.e.3	
výkres: STOUPAČKA 2 - PŮDORYS 1. NP - NOVÝ STAV					

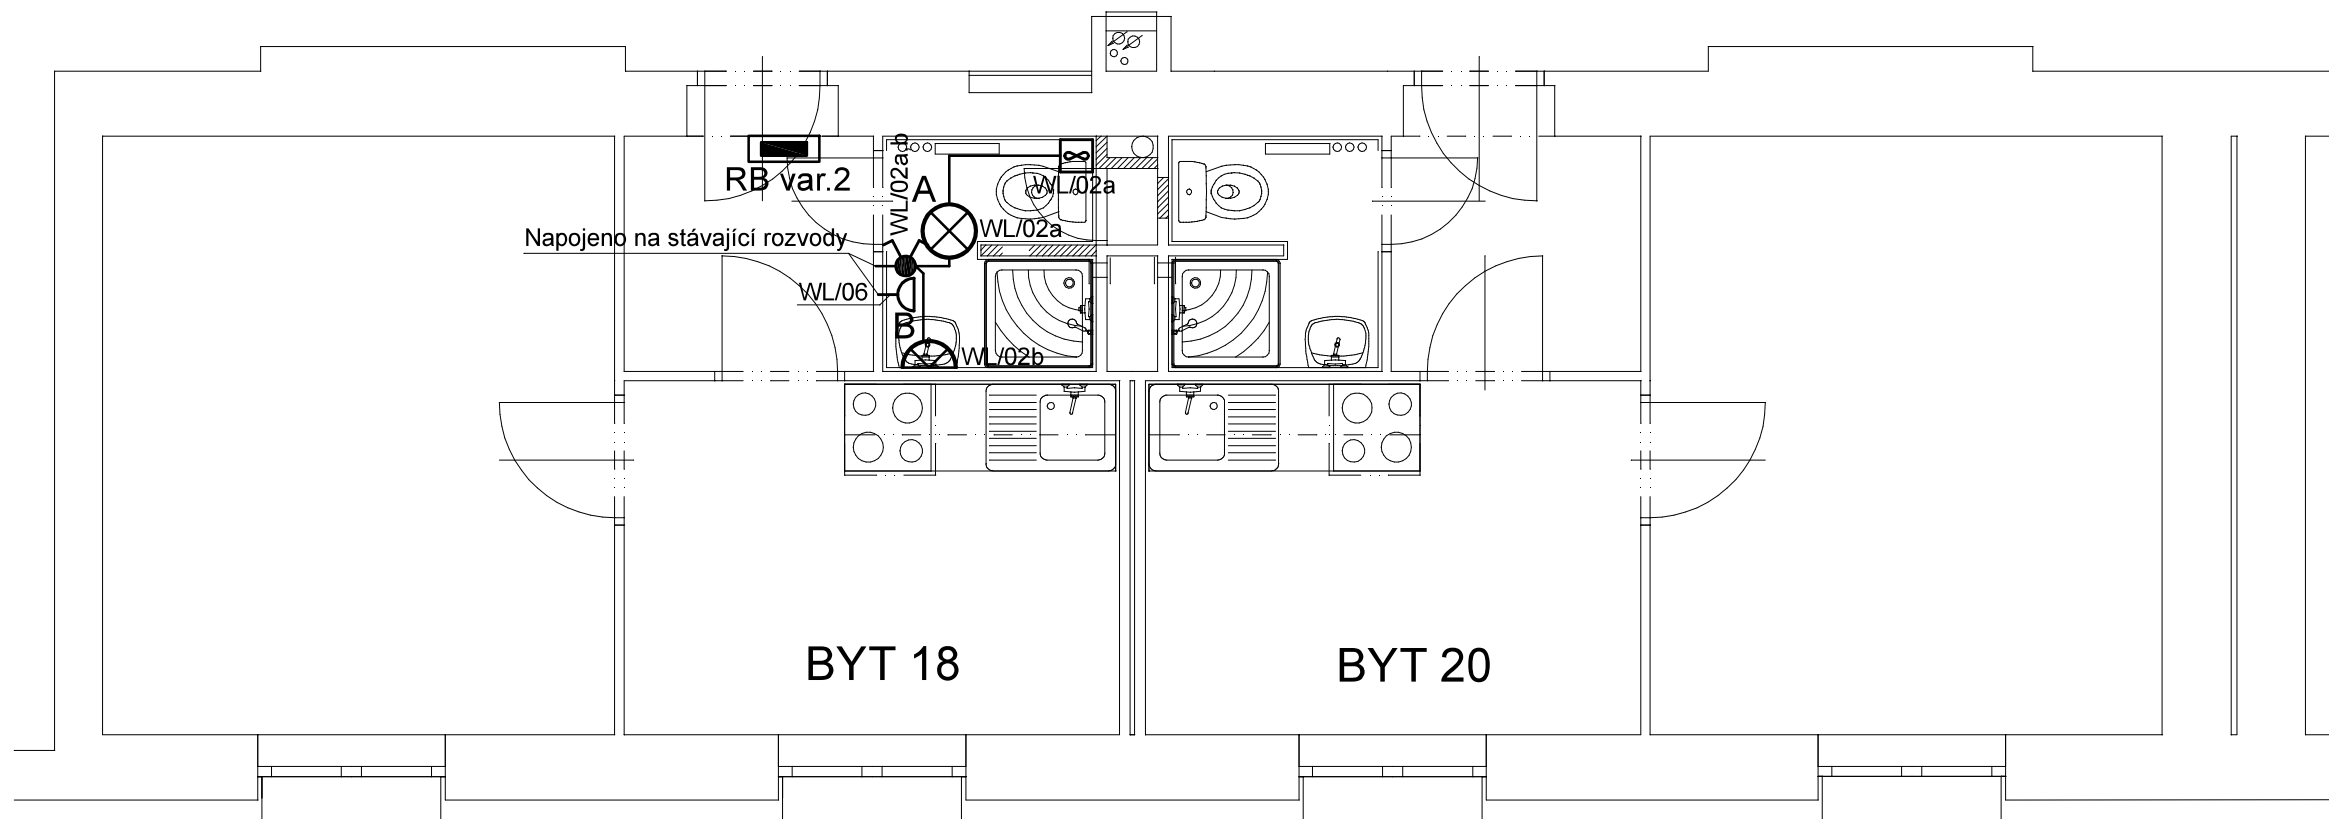

POZNÁMKA:

3+N+PE, AC 50Hz, 230V/400V, TN-C-S

Ochrana před nebezpečným dotykem:
Základní - automatickým odpojením od zdroje
Doplňková - proudovým chráničem, dopl. pospojováním

Instalační výška pro vypínače a tlačítka: 1200mm od podlahy. Instalační výška zásuvek 300mm od podlahy, kromě zásuvek u umyvadel a v kuchyňské lince.

Veškeré kovové zařízení musí být pospojováno CYA6 (popř. vyšší)!

ROZVODY:

- zasekány pod omítkou
- přechody mezi požárními úseky budou utěsněny protipožárními ucpávkami
- hlavní domovní vedení provedeno kabely CYKY
- rozvody ve sprchách budou provedeny dle ČSN 33 2000-7-701 ed.2
- elektroinstalace bude provedena s ohledem na ČSN 33-2000-3
- ochrana před úrazem el. proudem dle ČSN 33-2000-4.41 ed.3


LEGENDA

	Kabel CYKY-J 3x1.5
	Kabel CYKY-J 3x2.5
	Spínač sériový 230V, zapuštěný IP44
	Zásuvka 2x230V, 16A, zapuštěná IP20
	Zásuvka 1x230V, 16A, zapuštěná IP44
	Sporáková kombinace
	Vývod 230V
	Doplňkové pospojování
	Odtahový ventilátor
	Rozvaděč

LEGENDA SVÍTIDEL

A	Přisazené žárovkové svítidlo 60W, E27, IP44
B	Přisazené žárovkové svítidlo nad umyvadlo 60W, E27, IP44
C	Výklopné svítidlo pod kuchyňskou linku 5,5W, 36cm s vypínačem

zhotovitel: Ing. Petr Fraš - projektová činnost ve výstavbě Na Chromíně 794/91 Hař., 747 16 IČ: 03142090 tel.: 603 379 805 e-mail: petr.fras@gmail.com	OPRAVA STOUPACÍHO POTRUBÍ V BYTOVÉM DOMĚ ČUJKOVOVA 32			investor: Úřad městského obvodu Ostrava-Jih Horní 3 700 30 Ostrava	
	odpovědný projektant: Ing. Petr Fraš	podpis: 	číslo zakázky: 03/05/2021	měřítko: 1:50	
	spolupráce: David Krayzel		formát: 2xA4		
	stupeň: DPS		datum: květen 2021	číslo výkresu: D.1.4.e.4	
výkres: STOUPAČKA 2 - PŮDORYS 2. NP - NOVÝ STAV					

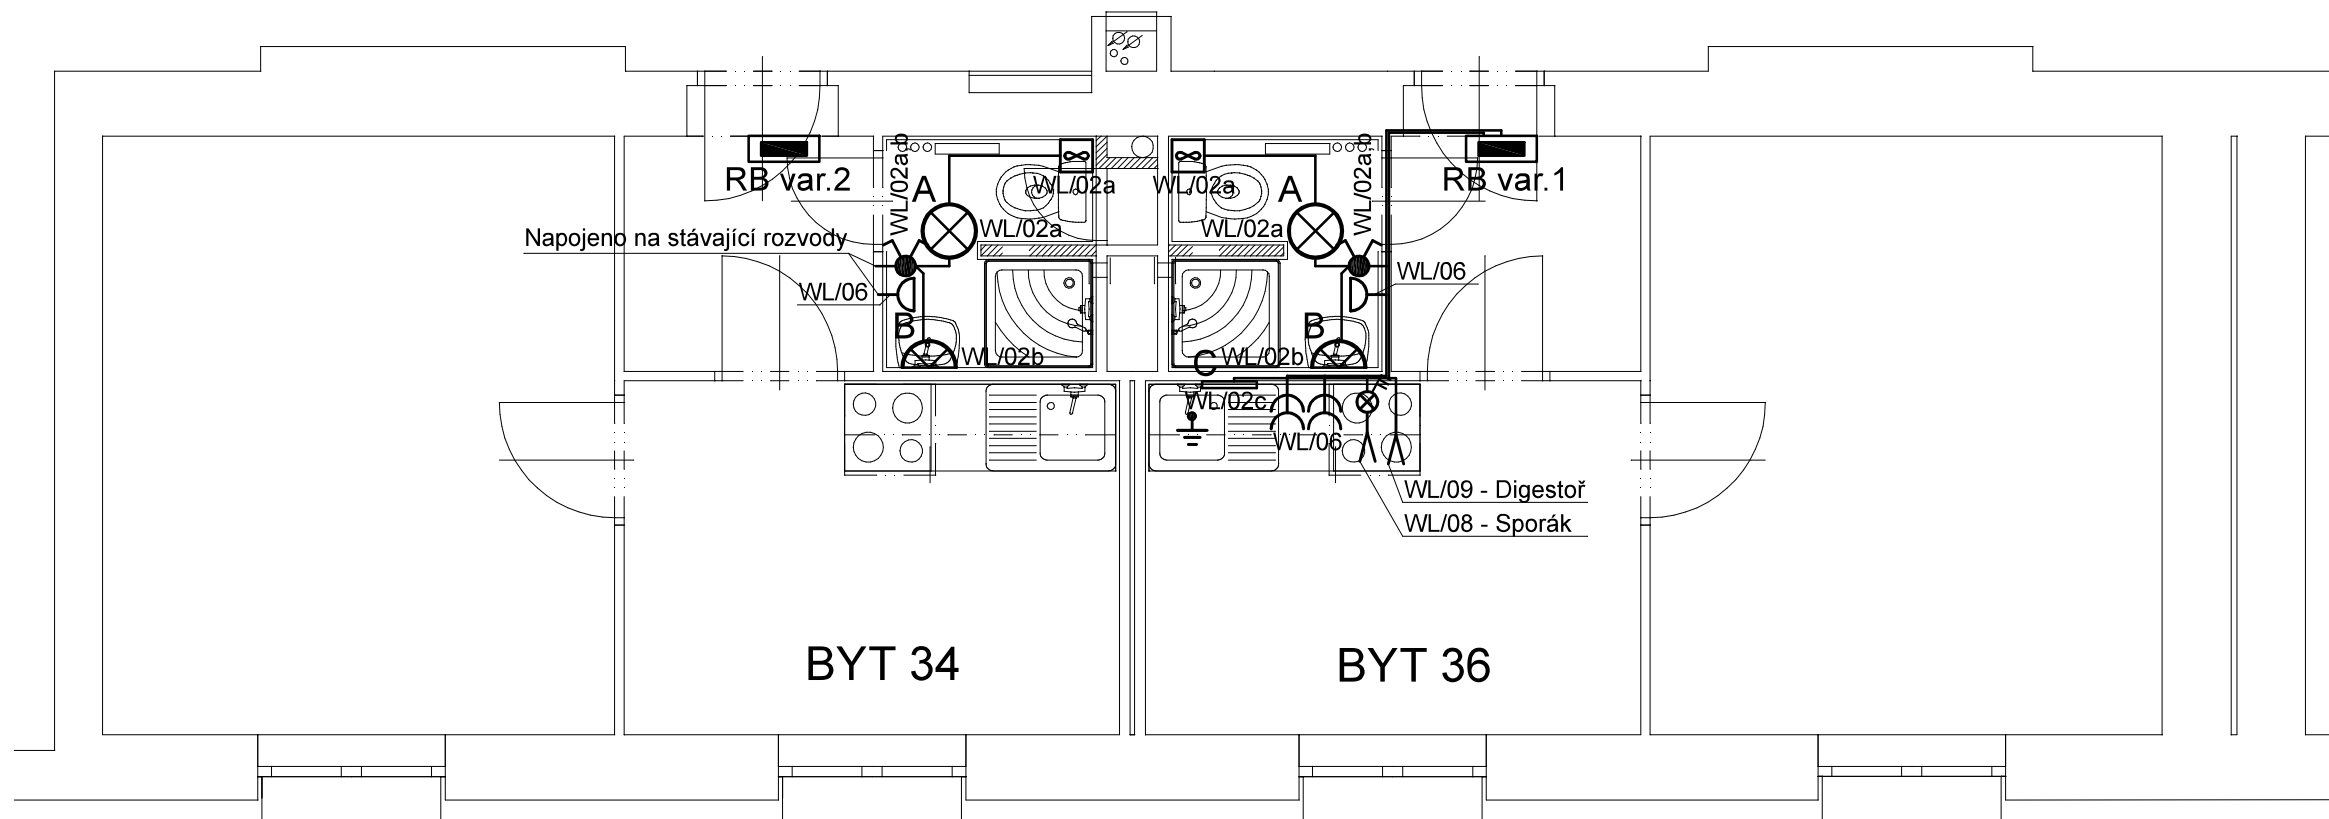

POZNÁMKA:

3+N+PE, AC 50Hz, 230V/400V, TN-C-S

Ochrana před nebezpečným dotykem:
Základní - automatickým odpojením od zdroje
Doplňková - proudovým chráničem, dopl. pospojováním

Instalační výška pro vypínače a tlačítka: 1200mm od podlahy. Instalační výška zásuvek 300mm od podlahy, kromě zásuvek u umyvadel a v kuchyňské lince.

Veškeré kovové zařízení musí být pospojováno CYA6 (popř. vyšší)!

ROZVODY:

- zasekány pod omítkou
- přechody mezi požárními úseky budou utěsněny protipožárními ucpávkami
- hlavní domovní vedení provedeno kabely CYKY
- rozvody ve sprchách budou provedeny dle ČSN 33 2000-7-701 ed.2
- elektroinstalace bude provedena s ohledem na ČSN 33-2000-3
- ochrana před úrazem el. proudem dle ČSN 33-2000-4.41 ed.3


LEGENDA

	Kabel CYKY-J 3x1.5
	Kabel CYKY-J 3x2.5
	Spínač sériový 230V, zapuštěný IP44
	Zásuvka 2x230V, 16A, zapuštěná IP20
	Zásuvka 1x230V, 16A, zapuštěná IP44
	Sporáková kombinace
	Vývod 230V
	Doplňkové pospojování
	Odtahový ventilátor
	Rozvaděč

LEGENDA SVÍTIDEL

A	Přisazené žárovkové svítidlo 60W, E27, IP44
B	Přisazené žárovkové svítidlo nad umyvadlo 60W, E27, IP44
C	Výklopné svítidlo pod kuchyňskou linku 5,5W, 36cm s vypínačem

zhotovitel: Ing. Petr Fraš - projektová činnost ve výstavbě Na Chromíně 794/91 Haf., 747 16 IČ: 03142090 tel.: 603 379 805 e-mail: petr.fras@gmail.com	OPRAVA STOUPACÍHO POTRUBÍ V BYTOVÉM DOMĚ ČUJKOVOVA 32			investor: Úřad městského obvodu Ostrava-Jih Horní 3 700 30 Ostrava	
	odpovědný projektant: Ing. Petr Fraš	podpis: 	číslo zakázky: 03/05/2021	měřítko: 1:50	
	spolupráce: David Krayzel		formát: 2xA4		
	stupeň: DPS		datum: květen 2021	číslo výkresu: D.1.4.e.5	
výkres: STOUPAČKA 2 - PŮDORYS 3. NP - NOVÝ STAV					

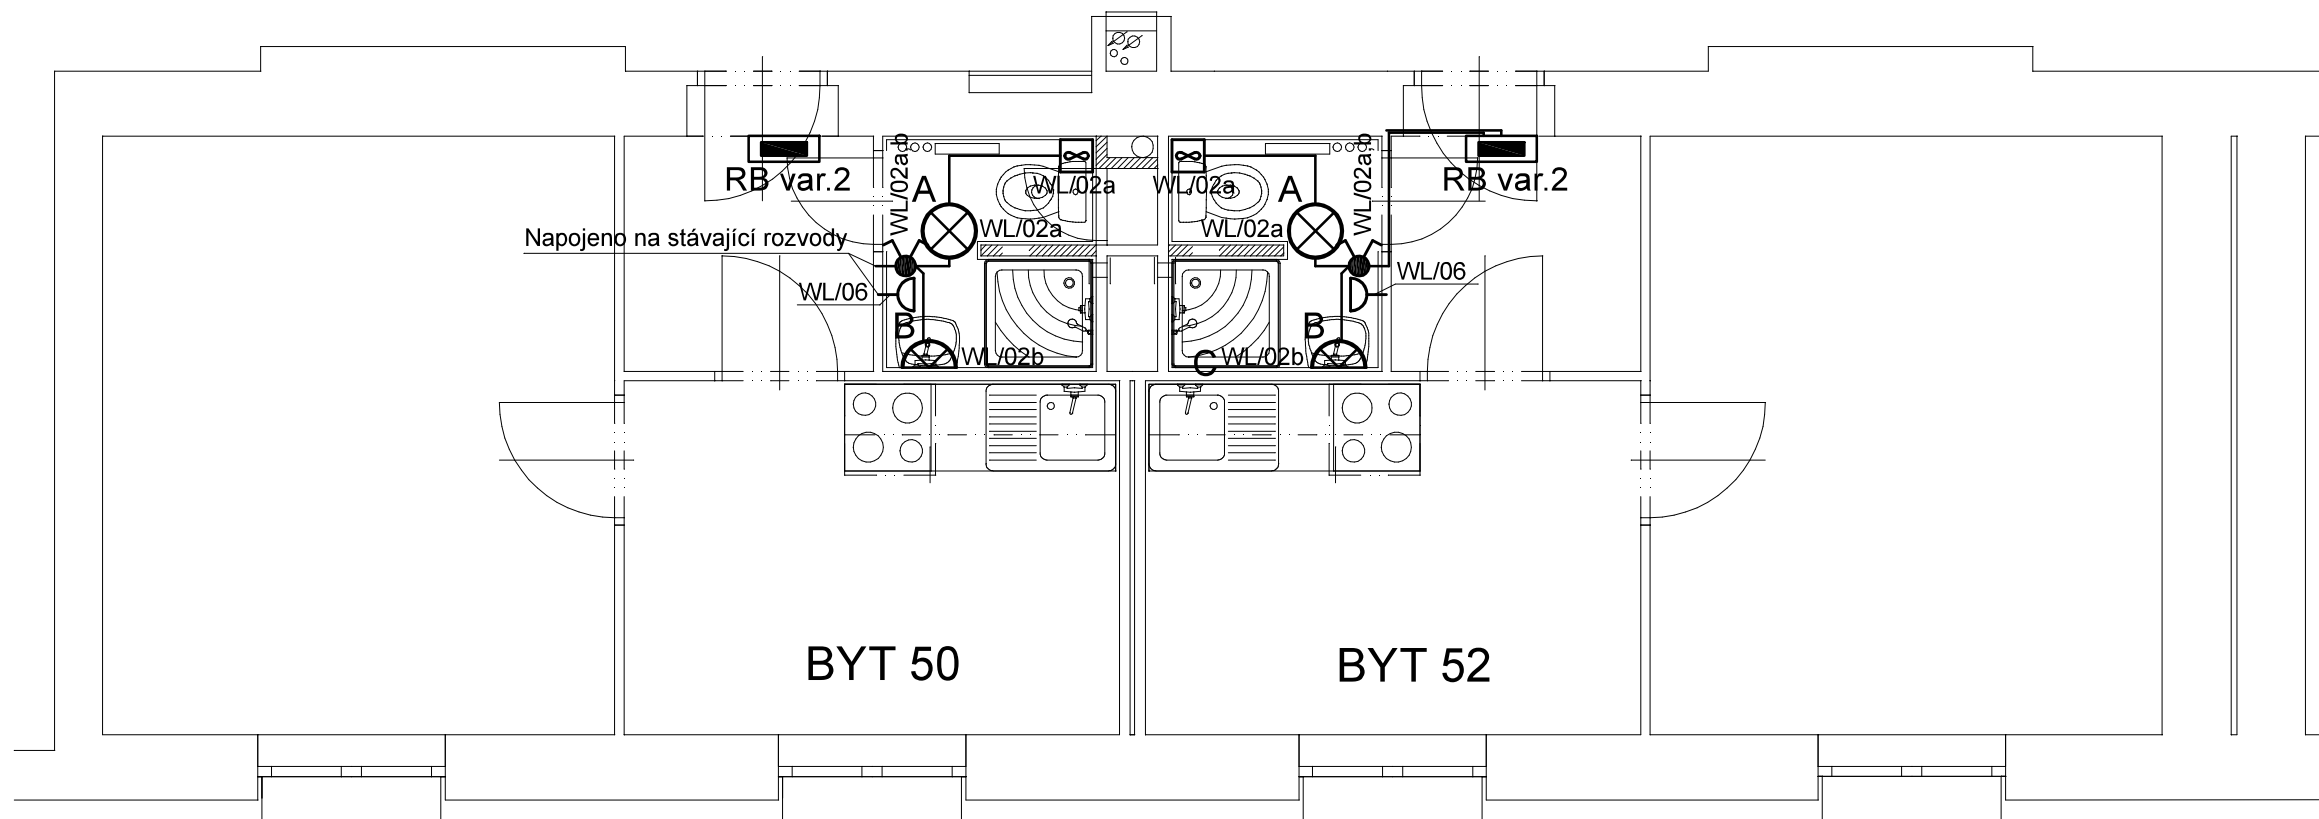

POZNÁMKA:

3+N+PE, AC 50Hz, 230V/400V, TN-C-S

Ochrana před nebezpečným dotykem:
Základní - automatickým odpojením od zdroje
Doplňková - proudovým chráničem, dopl. pospojováním

Instalační výška pro vypínače a tlačítka: 1200mm od podlahy. Instalační výška zásuvek 300mm od podlahy, kromě zásuvek u umyvadel a v kuchyňské lince.

Veškeré kovové zařízení musí být pospojováno CYA6 (popř. vyšší)!

ROZVODY:

- zasekány pod omítkou
- přechody mezi požárními úseky budou utěsněny protipožárními ucpávkami
- hlavní domovní vedení provedeno kabely CYKY
- rozvody ve sprchách budou provedeny dle ČSN 33 2000-7-701 ed.2
- elektroinstalace bude provedena s ohledem na ČSN 33-2000-3
- ochrana před úrazem el. proudem dle ČSN 33-2000-4.41 ed.3


LEGENDA

	Kabel CYKY-J 3x1.5
	Kabel CYKY-J 3x2.5
	Spínač sériový 230V, zapuštěný IP44
	Zásuvka 2x230V, 16A, zapuštěná IP20
	Zásuvka 1x230V, 16A, zapuštěná IP44
	Sporáková kombinace
	Vývod 230V
	Doplňkové pospojování
	Odtahový ventilátor
	Rozvaděč

LEGENDA SVÍTIDEL

A	Přisazené žárovkové svítidlo 60W, E27, IP44
B	Přisazené žárovkové svítidlo nad umyvadlo 60W, E27, IP44
C	Výklopné svítidlo pod kuchyňskou linku 5,5W, 36cm s vypínačem

zhotovitel: Ing. Petr Fraš - projektová činnost ve výstavbě Na Chromíně 794/91 Hař., 747 16 IČ: 03142090 tel.: 603 379 805 e-mail: petr.fras@gmail.com	OPRAVA STOUPACÍHO POTRUBÍ V BYTOVÉM DOMĚ ČUJKOVOVA 32			investor: Úřad městského obvodu Ostrava-Jih Horní 3 700 30 Ostrava	
	odpovědný projektant: Ing. Petr Fraš	podpis: 	číslo zakázky: 03/05/2021	měřítko: 1:50	
	spolupráce: David Krayzel		formát: 2xA4		
	stupeň: DPS		datum: květen 2021	číslo výkresu: D.1.4.e.6	
výkres: STOUPAČKA 2 - PŮDORYS 4. NP - NOVÝ STAV					

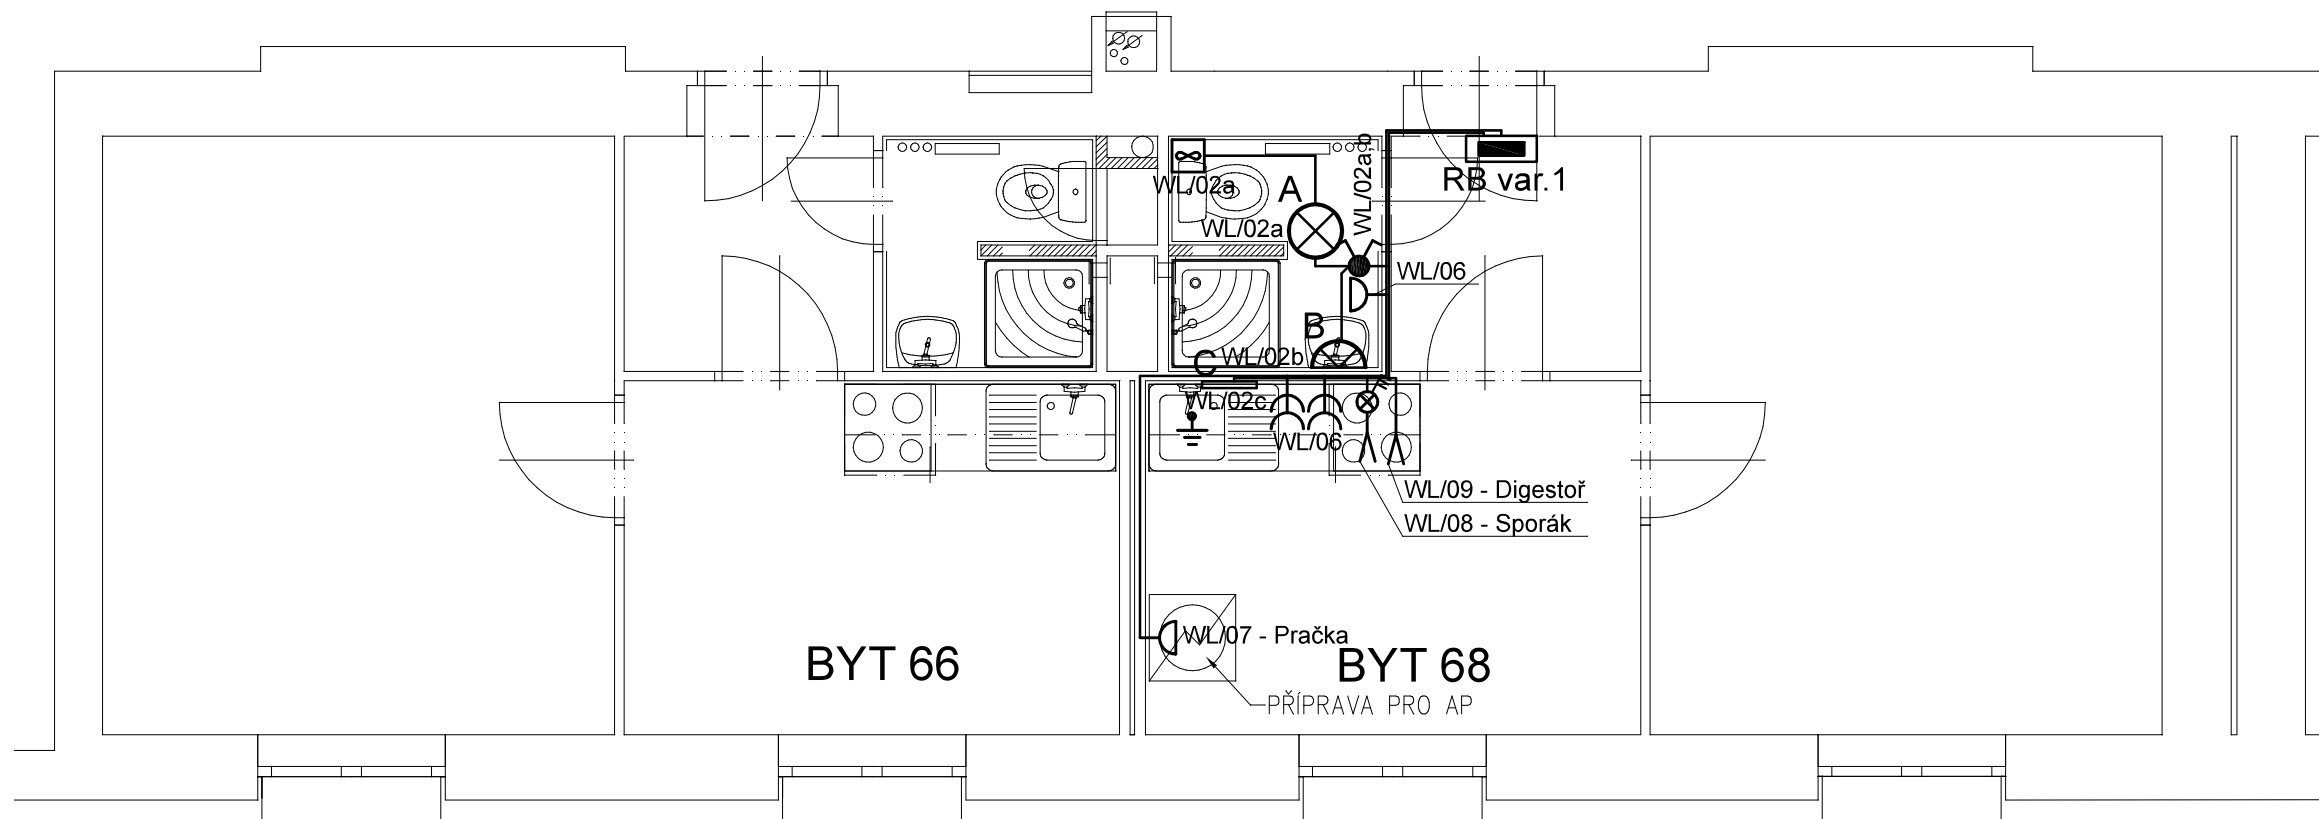

POZNÁMKA:

3+N+PE, AC 50Hz, 230V/400V, TN-C-S

Ochrana před nebezpečným dotykem:
Základní - automatickým odpojením od zdroje
Doplňková - proudovým chráničem, dopl. pospojováním

Instalační výška pro vypínače a tlačítka: 1200mm od podlahy. Instalační výška zásuvek 300mm od podlahy, kromě zásuvek u umyvadel a v kuchyňské lince.

Veškeré kovové zařízení musí být pospojováno CYA6 (popř. vyšší)!

ROZVODY:

- zasekány pod omítkou
- přechody mezi požárními úseky budou utěsněny protipožárními ucpávkami
- hlavní domovní vedení provedeno kabely CYKY
- rozvody ve sprchách budou provedeny dle ČSN 33 2000-7-701 ed.2
- elektroinstalace bude provedena s ohledem na ČSN 33-2000-3
- ochrana před úrazem el. proudem dle ČSN 33-2000-4.41 ed.3


LEGENDA

	Kabel CYKY-J 3x1.5
	Kabel CYKY-J 3x2.5
	Spínač sériový 230V, zapuštěný IP44
	Zásuvka 2x230V, 16A, zapuštěná IP20
	Zásuvka 1x230V, 16A, zapuštěná IP44
	Sporáková kombinace
	Vývod 230V
	Doplňkové pospojování
	Odtahový ventilátor
	Rozvaděč

LEGENDA SVÍTIDEL

A	Přisazené žárovkové svítidlo 60W, E27, IP44
B	Přisazené žárovkové svítidlo nad umyvadlo 60W, E27, IP44
C	Výklopné svítidlo pod kuchyňskou linku 5,5W, 36cm s vypínačem

zhotovitel: Ing. Petr Fraš - projektová činnost ve výstavbě Na Chromíně 794/91 Hať, 747 16 IČ: 03142090 tel.: 603 379 805 e-mail: petr.fras@gmail.com	OPRAVA STOUPACÍHO POTRUBÍ V BYTOVÉM DOMĚ ČUJKOVOVA 32			investor: Úřad městského obvodu Ostrava-Jih Horní 3 700 30 Ostrava	
	odpovědný projektant: Ing. Petr Fraš	podpis: 	číslo zakázky: 03/05/2021	měřítko: 1:50	
	spolupráce: David Krayzel		formát: 2xA4		
	stupeň: DPS		datum: květen 2021	číslo výkresu: D.1.4.e.7	
výkres: STOUPAČKA 2 - PŮDORYS 5. NP - NOVÝ STAV					

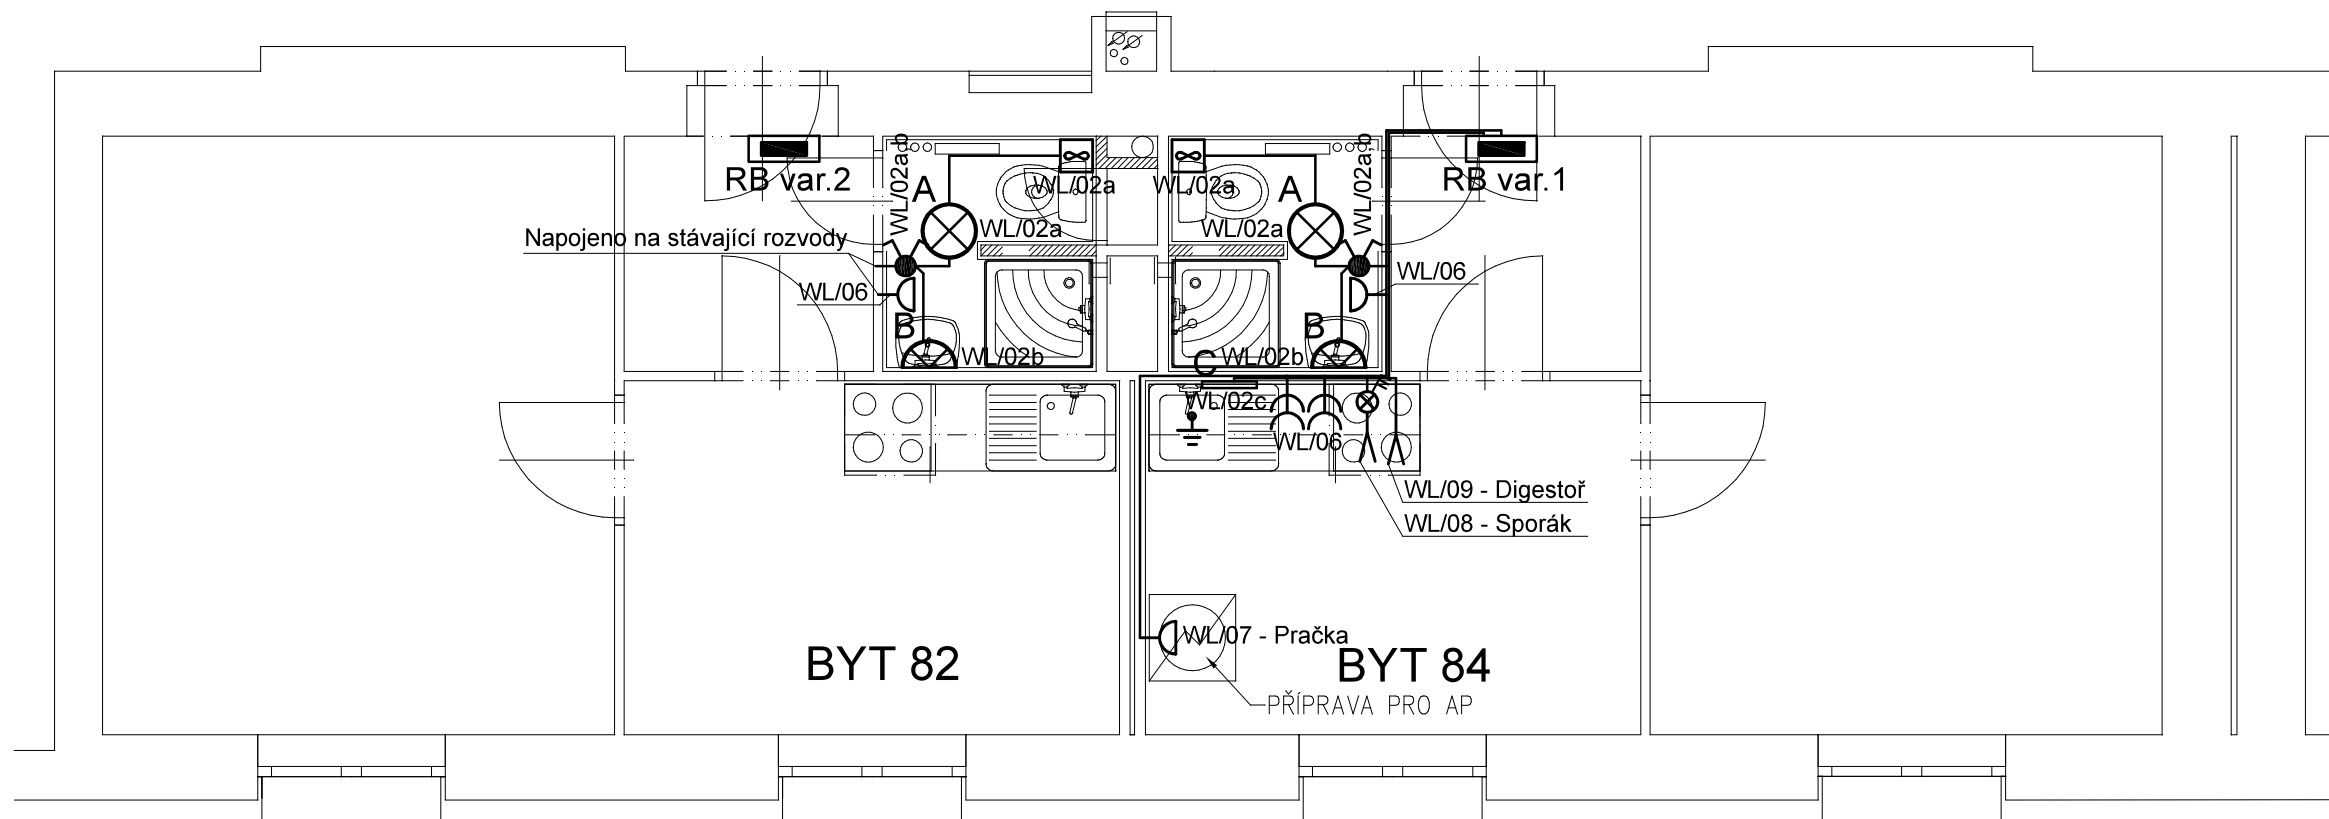

LEGENDA

	Kabel CYKY-J 3x1.5
	Kabel CYKY-J 3x2.5
	Spínač sériový 230V, zapuštěný IP44
	Zásuvka 2x230V, 16A, zapuštěná IP20
	Zásuvka 1x230V, 16A, zapuštěná IP44
	Sporáková kombinace
	Vývod 230V
	Doplňkové pospojování
	Odtahový ventilátor
	Rozvaděč

LEGENDA SVÍTIDEL

A	Přisazené žárovkové svítidlo 60W, E27, IP44
B	Přisazené žárovkové svítidlo nad umyvadlo 60W, E27, IP44
C	Výklopné svítidlo pod kuchyňskou linku 5,5W, 36cm s vypínačem

POZNÁMKA:

3+N+PE, AC 50Hz, 230V/400V, TN-C-S

Ochrana před nebezpečným dotykem:
Základní - automatickým odpojením od zdroje
Doplňková - proudovým chráničem, dopl. pospojováním

Instalační výška pro vypínače a tlačítka: 1200mm od podlahy. Instalační výška zásuvek 300mm od podlahy, kromě zásuvek u umyvadel a v kuchyňské lince.

Veškeré kovové zařízení musí být pospojováno CYA6 (popř. vyšší)!

ROZVODY:

- zasekány pod omítkou
- přechody mezi požárními úseky budou utěsněny protipožárními ucpávkami
- hlavní domovní vedení provedeno kabely CYKY
- rozvody ve sprchách budou provedeny dle ČSN 33 2000-7-701 ed.2
- elektroinstalace bude provedena s ohledem na ČSN 33-2000-3
- ochrana před úrazem el. proudem dle ČSN 33-2000-4.41 ed.3

zhotovitel: Ing. Petr Fraš - projektová činnost ve výstavbě Na Chromíně 794/91 Hať, 747 16 IČ: 03142090 tel.: 603 379 805 e-mail: petr.fras@gmail.com	OPRAVA STOUPACÍHO POTRUBÍ V BYTOVÉM DOMĚ ČUJKOVOVA 32			investor: Úřad městského obvodu Ostrava-Jih Horní 3 700 30 Ostrava	
	odpovědný projektant: Ing. Petr Fraš	podpis: 	číslo zakázky: 03/05/2021	měřítko: 1:50	
	spolupráce: David Krayzel		formát: 2xA4		
	stupeň: DPS		datum: květen 2021	číslo výkresu: D.1.4.e.8	
výkres: STOUPAČKA 2 - PŮDORYS 6. NP - NOVÝ STAV					