



1.PP

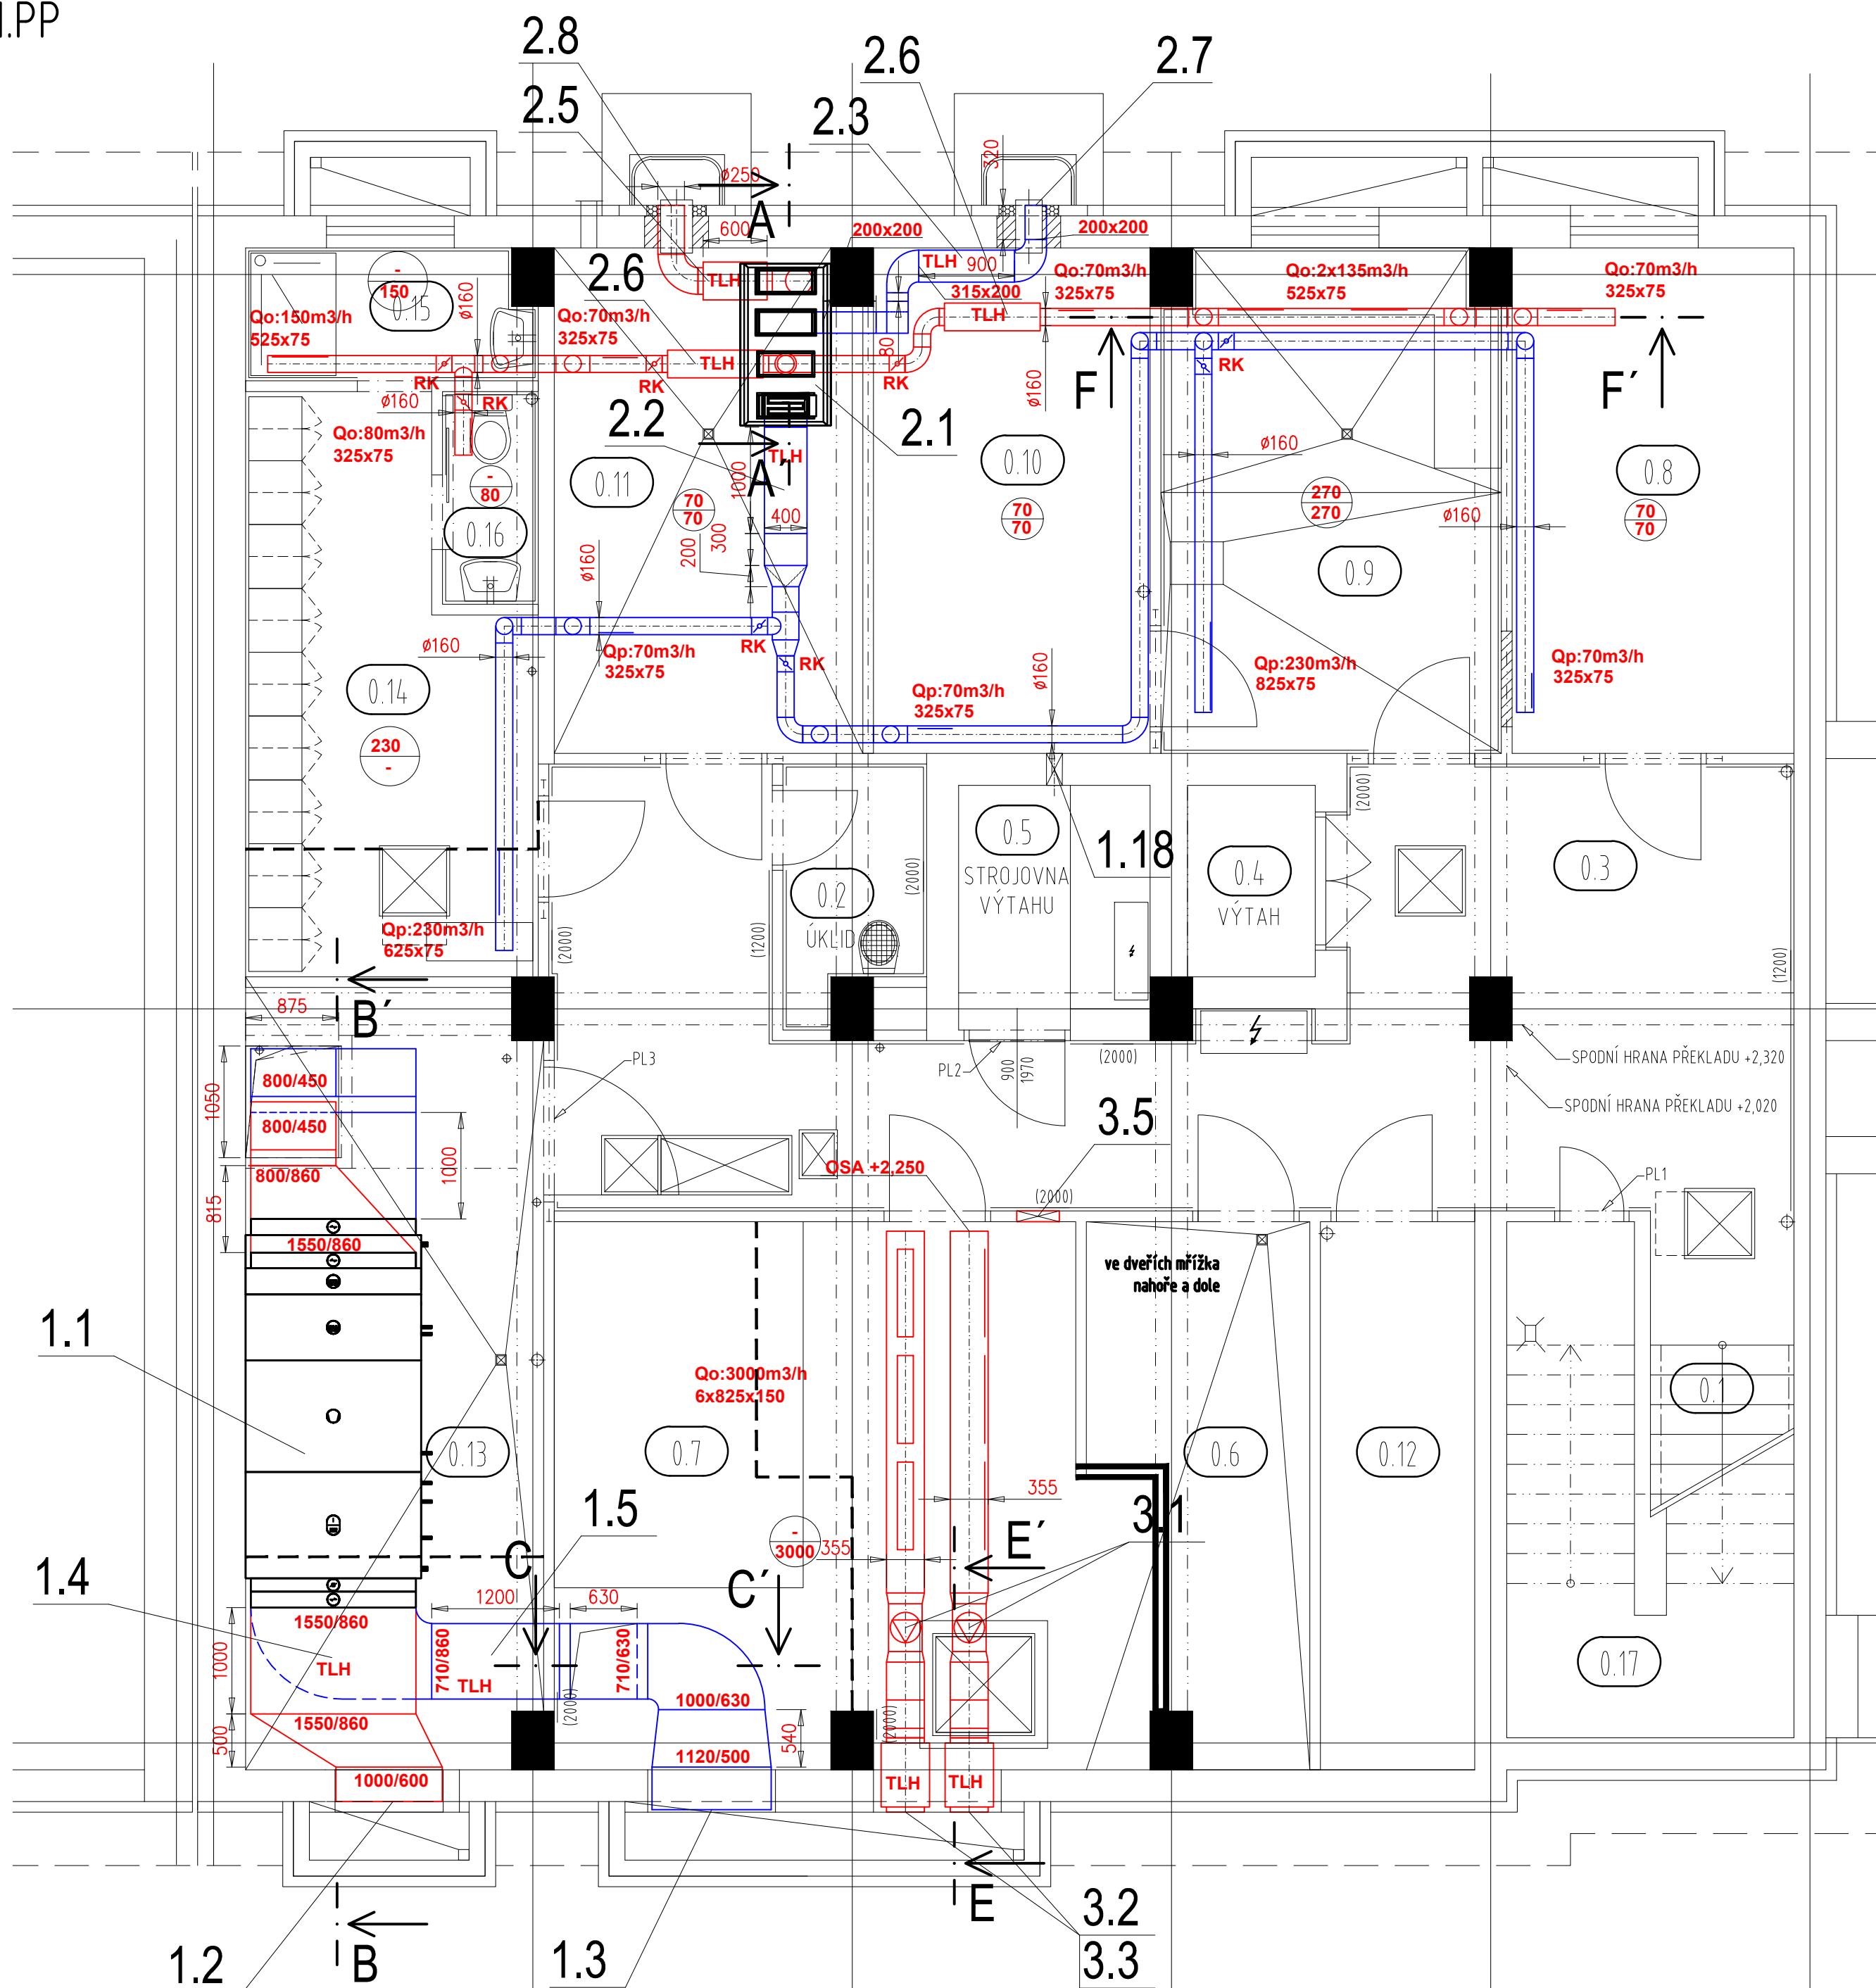


ŘEZ A-A'

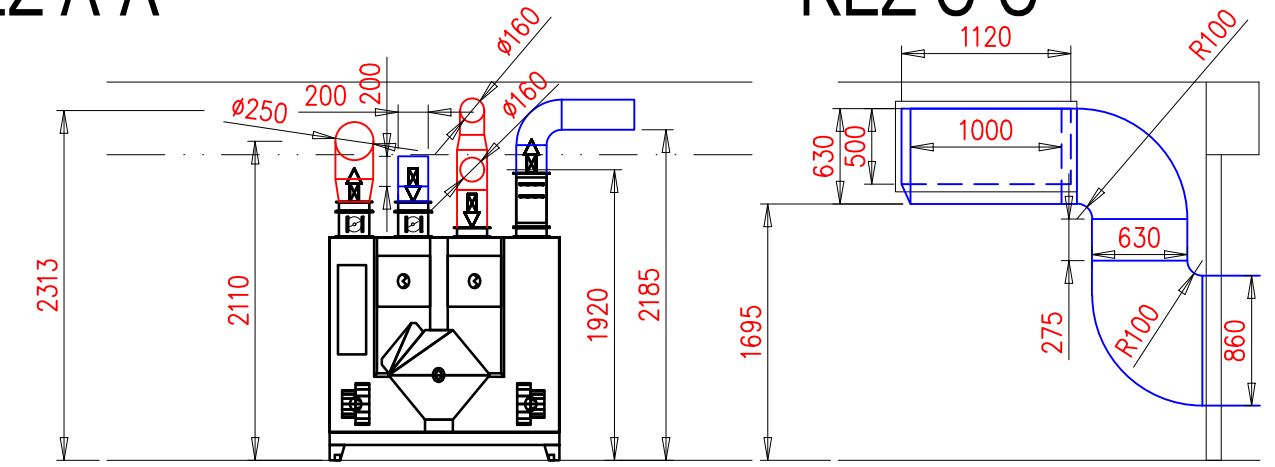


ŘEZ C-C'



ŘEZ B-B'

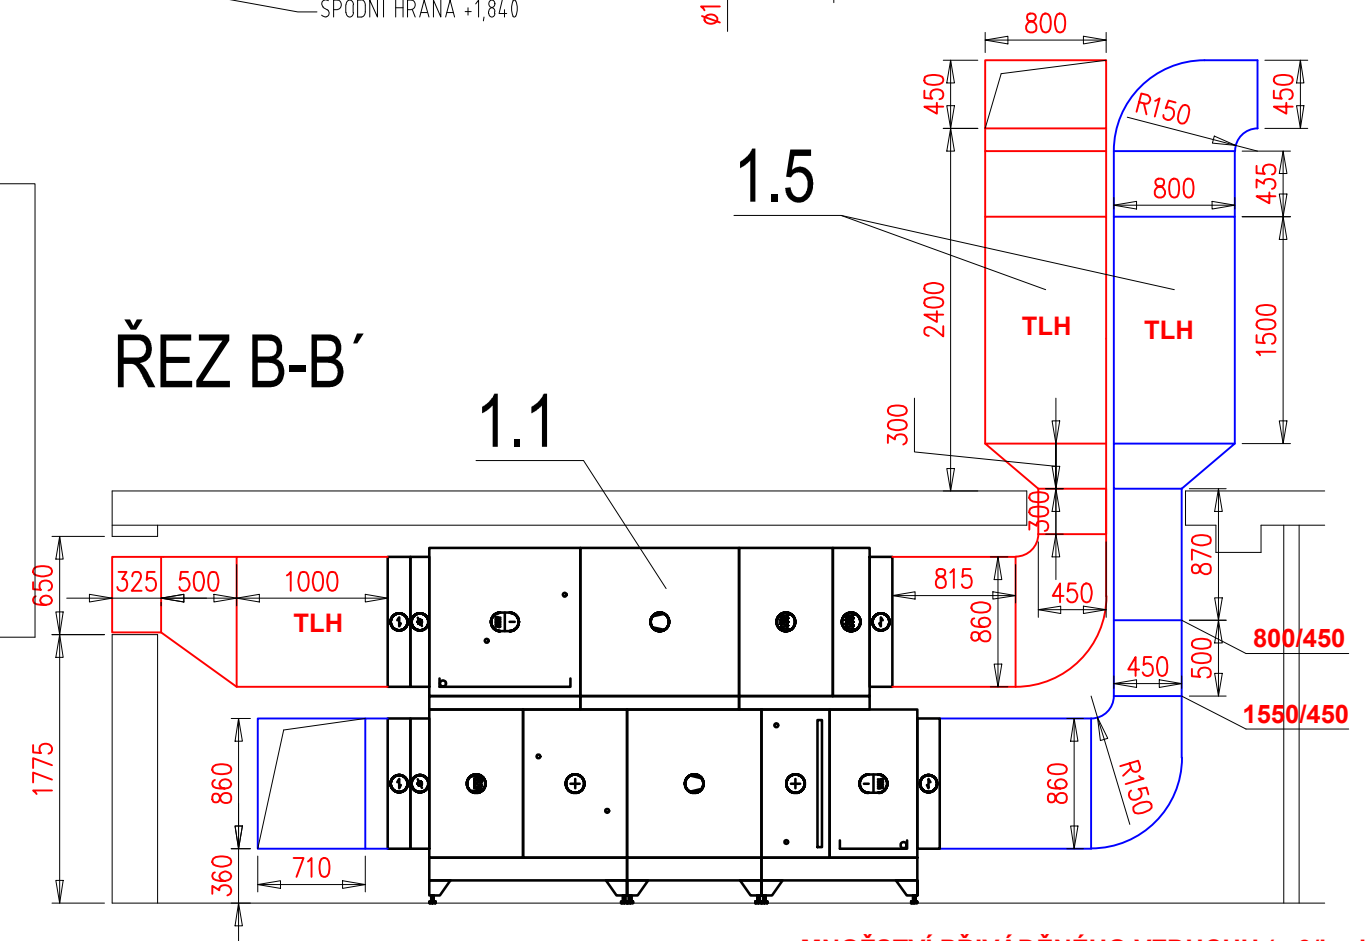


ŘEZ E-E'

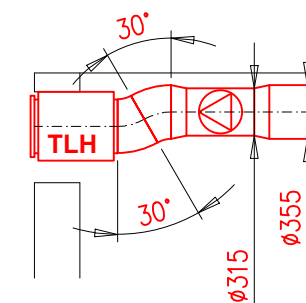

- 450  
450
- MNOŽSTVÍ PŘIVÁDĚNÉHO VZDUCHU (m3/hod)
- MNOŽSTVÍ ODVÁDĚNÉHO VZDUCHU (m3/hod)

- |     |                             |
|-----|-----------------------------|
| * V | VOLNÁ PŘÍRUBA<br>VENTILÁTOR |
| TLH | TLUMIČ HLUKU                |
| ZK  | ZPĚTNÁ KLAPKA               |
| RK  | REGULAČNÍ KLAPKA            |
| PK  | POŽÁRNÍ KLAPKA              |
 
<div><div>BKB</div><div>metal</div><div>SECURING FUTURE</div></div>	BKB Metal, a.s. Hlubinská 917/20, Moravská Ostrava 702 00 Ostrava, Česká republika  www.bkbmetal.cz	VYPRACOVÁNÝ/DRAWN BY		ING. ONDŘEJ CÍČÁK
		KONTROLOVAL/CHECKED BY		ING. DANIEL RYBA
		VEDOUČÍ PROJEKTU/PROJECT MANAGER		ING. JAN ŠPUNDA
		TENTO DOKUMENT JE DUŠEVNÍM VLASTNICTVÍM SPOLEČNOSTI BKB METAL, a.s. A BEZ JEJÍHO PÍSEMNÉHO SOUHLASU NESMÍ BÝT POSKYTNUT TŘETÍM OSOBÁM. / THIS DOCUMENT IS THE INTELLECTUAL PROPERTY OF BKB METAL, A.S. AND WITHOUT ITS WRITTEN PERMISSION MAY NOT BE PROVIDED TO THIRD PARTIES.		
INVESTOR	ÚMOb Ostrava JIH			
PROJEKT/PROJECT	Rekonstrukce školní kuchyně ZŠ MUDr. E.Lukášové, Ostrava	DATUM/DATE	06/2021	
		STUPEŇ/PHASE	DPS	
		MĚŘÍTKO/SCALE	1:50	
		ČÁST/PART	D. Výkresová část D.1.4.2 Zařízení pro větrání a ochlazování	
ČÁST/PART	D. Výkresová část D.1.4.2 Zařízení pro větrání a ochlazování	JEDNOTKY/UNITS	mm	
		FORMÁT/FORMAT	A2	
		POČET A4/NO. OF A4	4	
		ZAKÁZKA/CONTRACT	21-4763-01	
NÁZEV/TITLE	Půdorys 1.PP	ARCHIVNÍ ČÍSLO/ARCHIVE NUMBER REV.		
		BKB-2-11604		