



PŮDORYS ROZVODU KANALIZACE

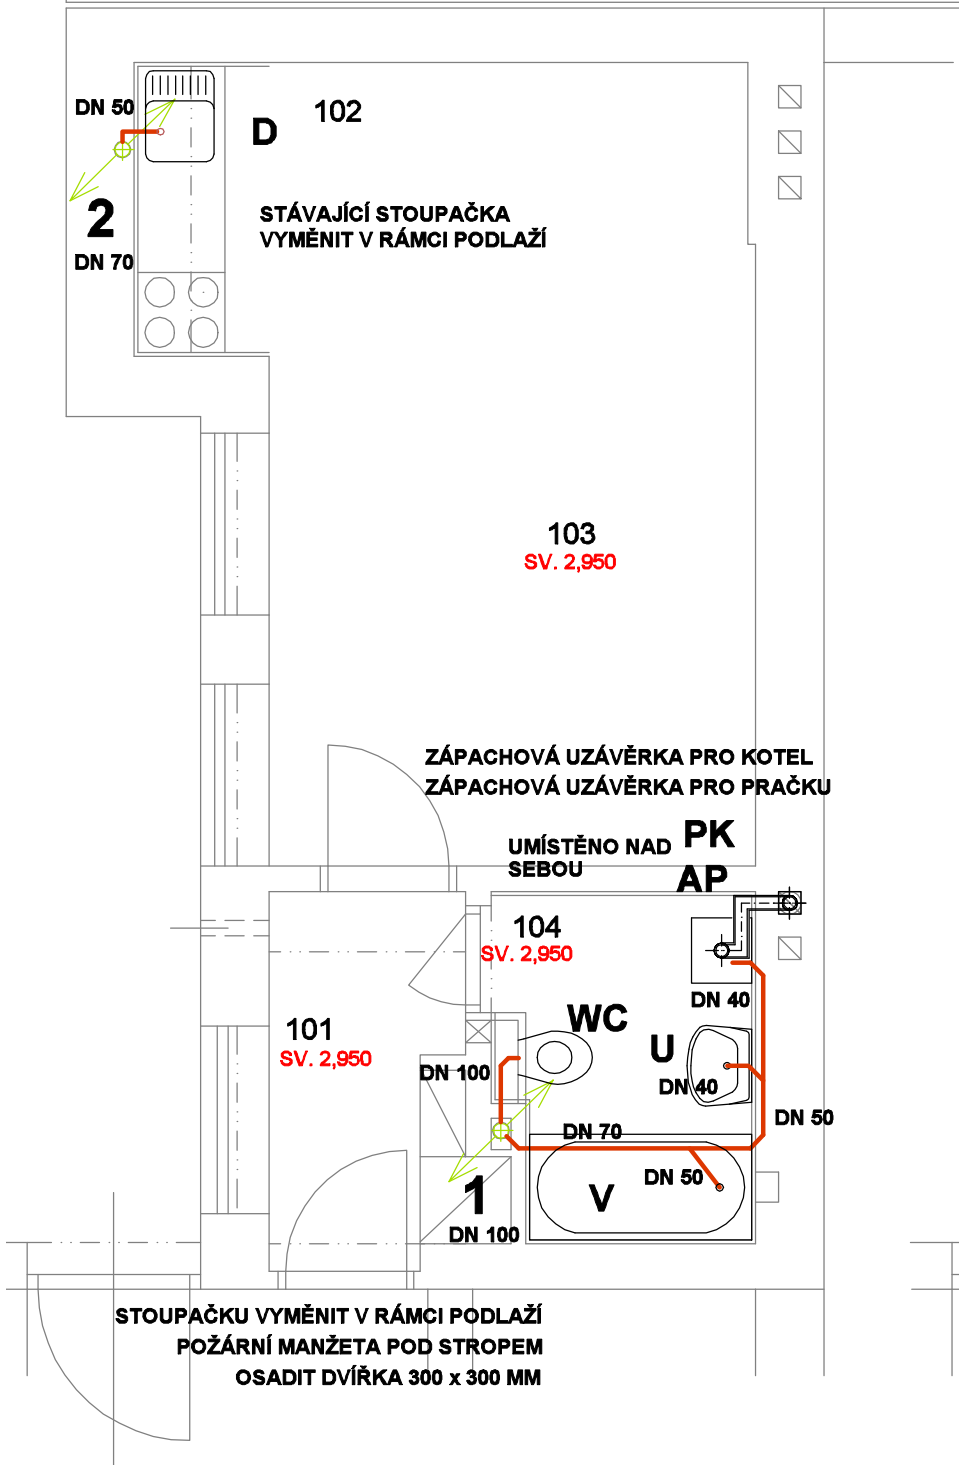

LEGENDA

- KANALIZACE PŘIPOJOVACÍ - HT SYSTÉM
- POTRUBÍ PITNÉ VODY - PLAST - PPR
- POTRUBÍ TEPLÉ PITNÉ VODY - PLAST - PPR

PŮDORYS ROZVODU VODY

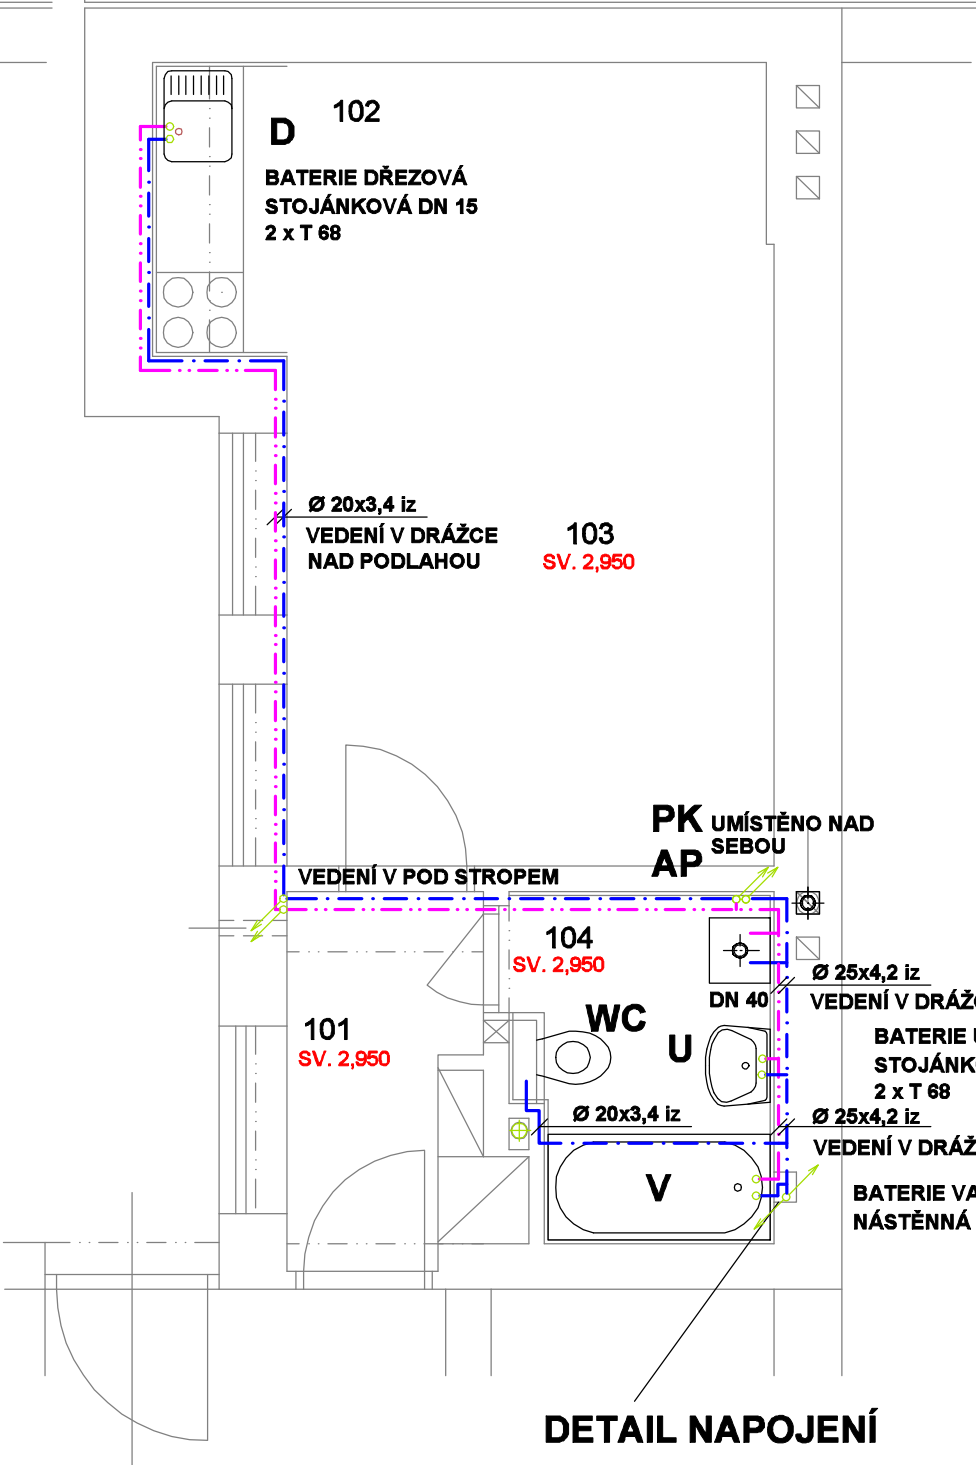

DETAIL NAPOJENÍ
BYTU


KK DN 20
VODOMĚR DN 15
DVÍŘKA 300 x 300 MM
CCA 1,25 NAD PODLAHOU

LEGENDA ÚČELU MÍSTNOSTÍ

OZN	ÚČEL MÍSTNOSTI	PLOCHA (m2)	PODLAHA	POZNÁMKA
101	PŘEDSÍŇ	3,30	VINYLOVÁ PODLAHA	SOKLOVÁ LIŠTA PREMIUM
102	KUCHYŇSKÝ KOUT	1,73	VINYLOVÁ PODLAHA	SOKLOVÁ LIŠTA PREMIUM KERAM. OBKLAD V. 600 mm
103	POKOJ	17,20	VINYLOVÁ PODLAHA	SOKLOVÁ LIŠTA PREMIUM
104	KOUPELNA	3,90	KERAMICKÁ DLAŽBA	KERAM. OBKLAD V. 2000 mm

DETAIL NAPOJENÍ
OHŘEVU TUV

OHŘEV TUV
SOUČÁSTÍ KOTLE

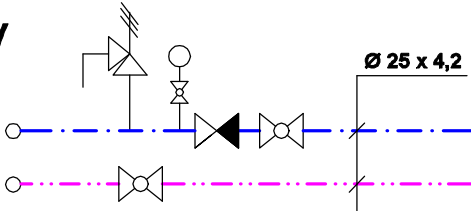

ZV DN 20
MANOMETR 0-0,6 MPA
POJ. VENTIL DN 20
2 x KK DN 20

POZNÁMKA

STOUPAČKY A ROZVODY KANALIZACE
BYLY ZAMĚŘENY DLE VIDITELNÝCH TRAS
PŘED ZAHÁJENÍM PRACÍ JE NUTNO PROVÉST PRŮZKUM STUTEČNÝCH TRAS
ULOŽENÝCH VE ZDIVU, PŘÍPADNĚ PODLAZE

OBJEDNATEL/STAVEBNÍK STATUTÁRNÍ MĚSTO OSTRAVA MĚSTSKÝ OBLAST OSTRAVA-JIH HORNÍ 791/3 700 30 OSTRAVA-HRABŮVKA	ZHOTOVITEL ING.ELENA ČIMBUROVÁ soukromá projekční kancelář MARIÁNSKOHORSKÁ 3/2787, 702 00 OSTRAVA	VYPRACOVAL ING. DANA PEIKERTOVÁ NAD PLYNÁRNOU 1100/1 747 14 LUDGEŘOVICE
STAVBA OPRAVA VOLNÉHO BYTU Č. 2 , SLEZSKÁ 16, OSTRAVA-HRABŮVKA	ZAKÁZKOVÉ ČÍSLO 01/2022	STUPEŇ PD PRO REALIZACI STAVBY
OBSAH PŮDORYS BYTU - ROZVOD KANALIZACE A ROZVOD VODY	MĚŘÍTKO 1 : 50	DATUM 01/2022
DÍL D1.4.1 - ZDRAVOTECHNIKA	VÝKRES Č. 02	KOPIE Č.