


ELEKTROINSTALACE (M 1:75)

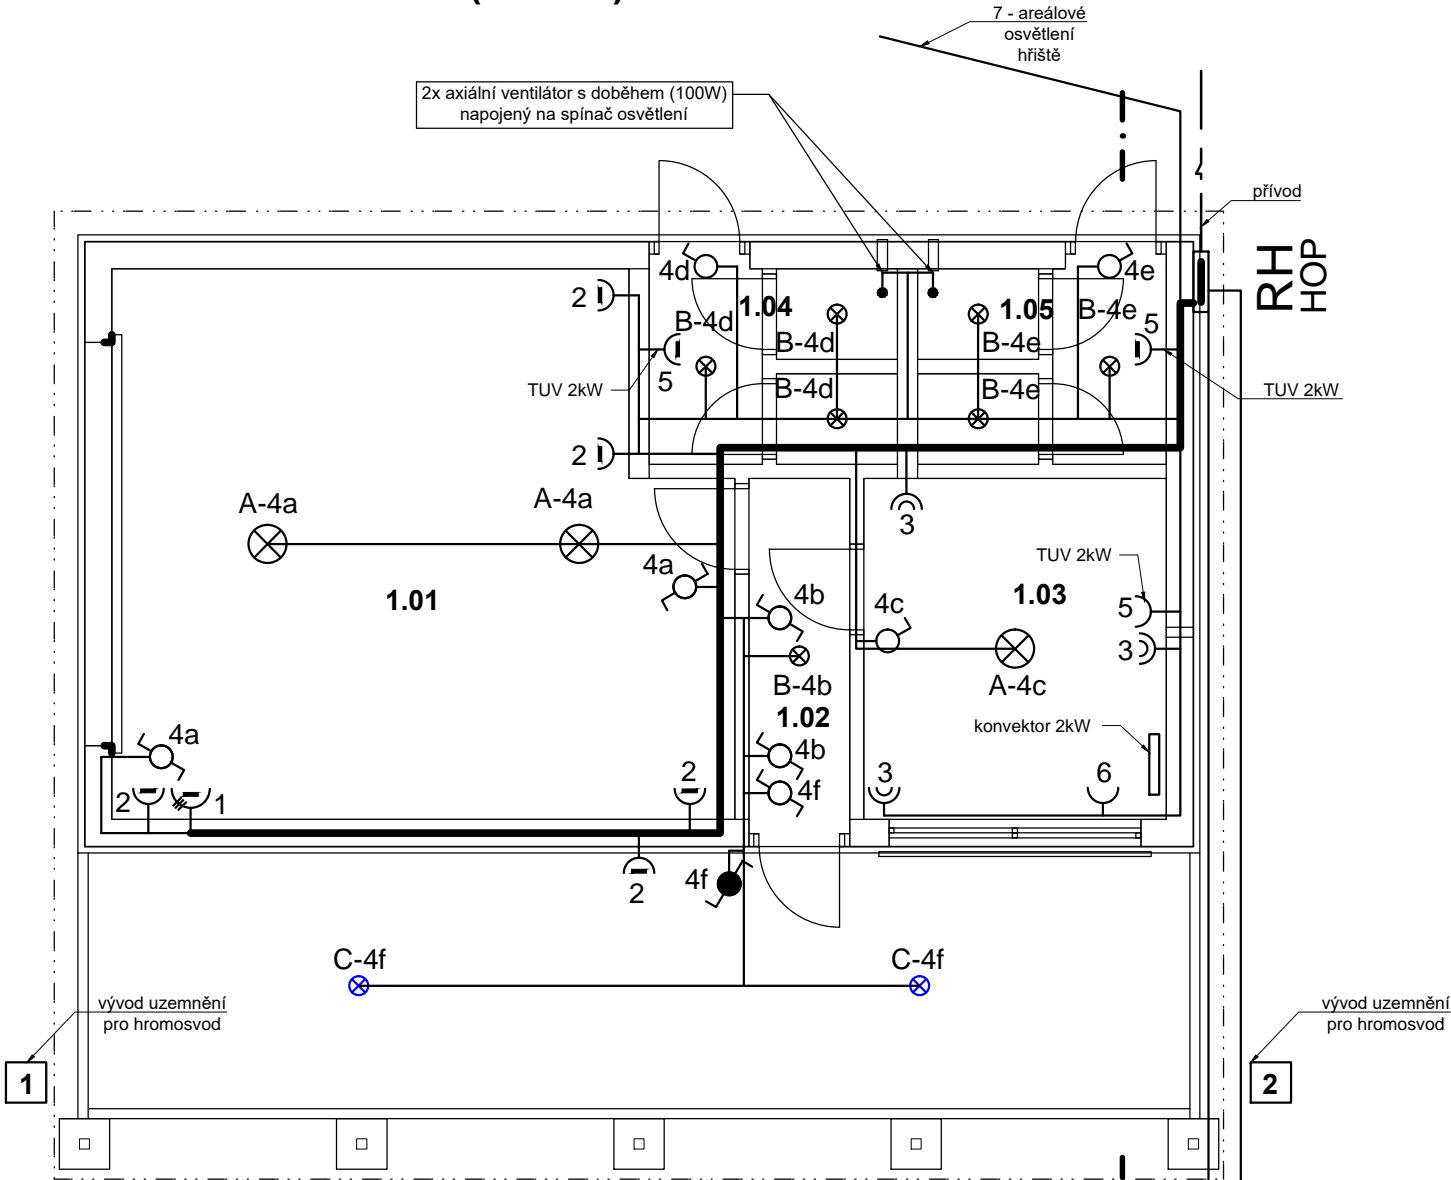


Legenda

- ⊗ Světlo kruhové LED 2500 lm (1300 lm) stropní přisazené, 2700K
- ⊗ Světlo kruhové LED přisazené stropní venkovní, 1500 lm, 2700K
- ⌋ Dvě zásuvky 230V vedle sebe nebo nad sebou ve společném rámečku
- ⌋ Zásuvka 230V do vlhka
- ⌋ Zásuvka 3f 16A/400V do vlhka
- ⌋ Vypínač obyčejný (spínání z jednoho místa pro jeden okruh svítidel)
- ⌋ Vypínač obyčejný do vlhka (spínání s jednoho místa pro jeden okruh svítidel)
- ⌋ Vypínač střídavý (do vlhka) – schodišťový (spínání ze dvou míst pro jeden okruh svítidel)


Poznámka

Napěťová soustava 3NPE~50Hz, 400V, TN-C-S. Ochrana před úrazem elektrickým proudem je provedena automatickým odpojením vadné části od zdroje v síti TN při současném provedení hlavního pospojování. Vybrané okruhy jsou sdružené vybaveny proudovými chrániči. Kabelové rozvody jsou kabely CYKY nebo CYKYLo pod omítkou. Vypínače, tlačítka a pod. jsou umístěny ve výši 1,3 m nad podlahou. Běžné silové zásuvky jsou umísťovány ve výši 0,2 m nad podlahou s výjimkou zásuvek kuchyňské linky, kde budou ve výškách podle projektu kuchyně a na WC, kde jsou ve výši 1,3 m nad podlahou. Odchyly je možno provést na základě konkrétních požadavků investora. Pro datové rozvody (EVS) budou připraveny elektroinstalační trubky PVC pod omítkou vč. protahovacího drátu a protahovacích krabic.

LEŽATÁ KANALIZACE (M 1:50)

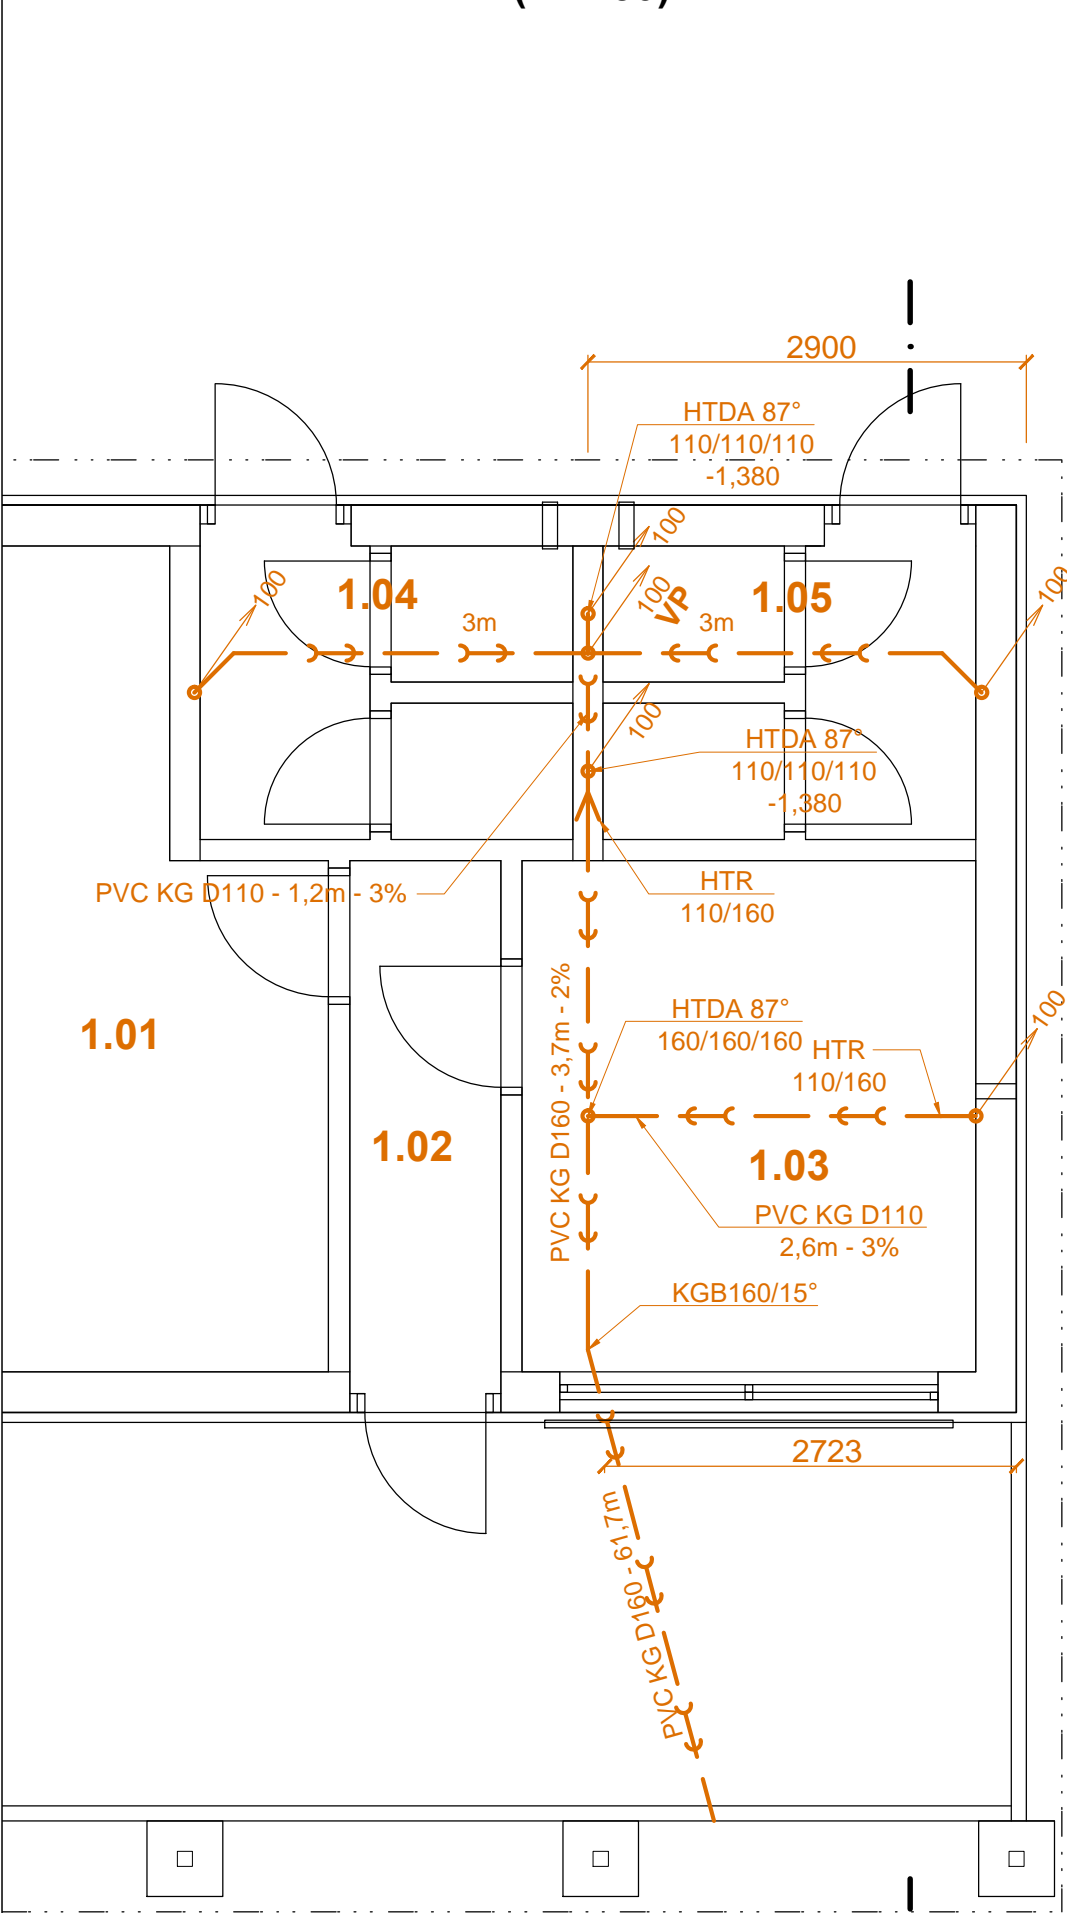

VODOINSTALACE (M 1:50)

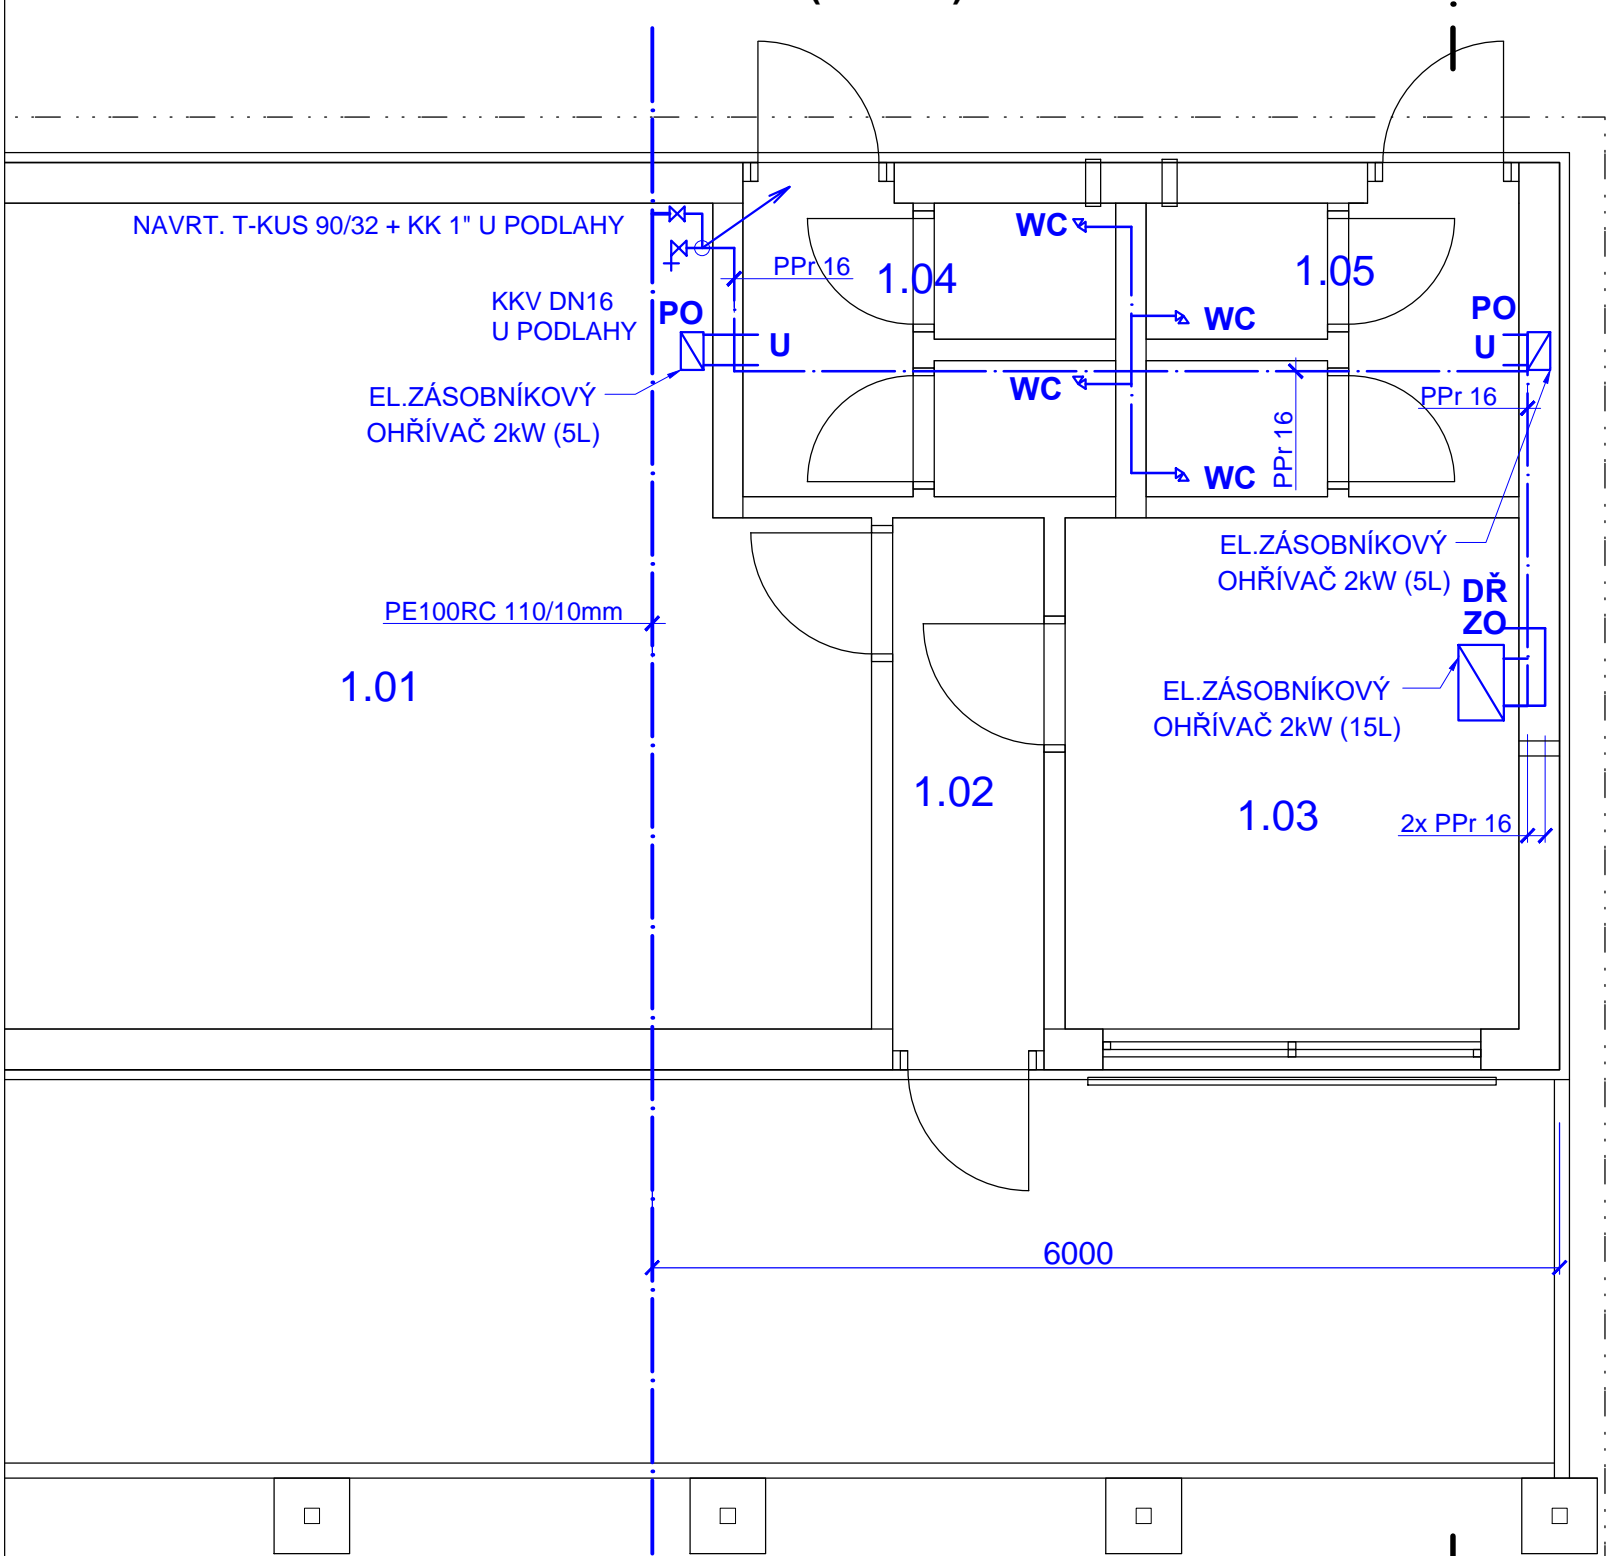

ZODP.PROJEKTANT	VYPRACOVAL	K.Ú	PARÉ Č.:	RAZÍTKO:	
Ing.Bc. ROMAN FILDÁN	Ing.Bc. ROMAN FILDÁN	ZÁBŘEH NAD ODROU			
KRAJ: Moravskoslezský kraj		MÍSTO: ul. U Hrubků, Ostrava		FORMÁT: 3x A4	
INVESTOR: Městský obvod Ostrava - Jih, Horní 791/3, 700 30 Ostrava-Hrabůvka					
AKCE:					
Rekonstrukce hřiště na ul. Dolní, Ostrava-Zábřeh - areál V Zálomu					
OBJEKT: SO 701 OBJEKT ZÁZEMÍ				FORMÁT:	3x A4
				DATUM:	01/2022
OBSAH: VÝKRES VNITŘNÍCH INSTALACÍ				ÚČEL:	DPS
				MĚŘÍTKO: 1:50(75)	VÝKRES: D1.4.b.1