
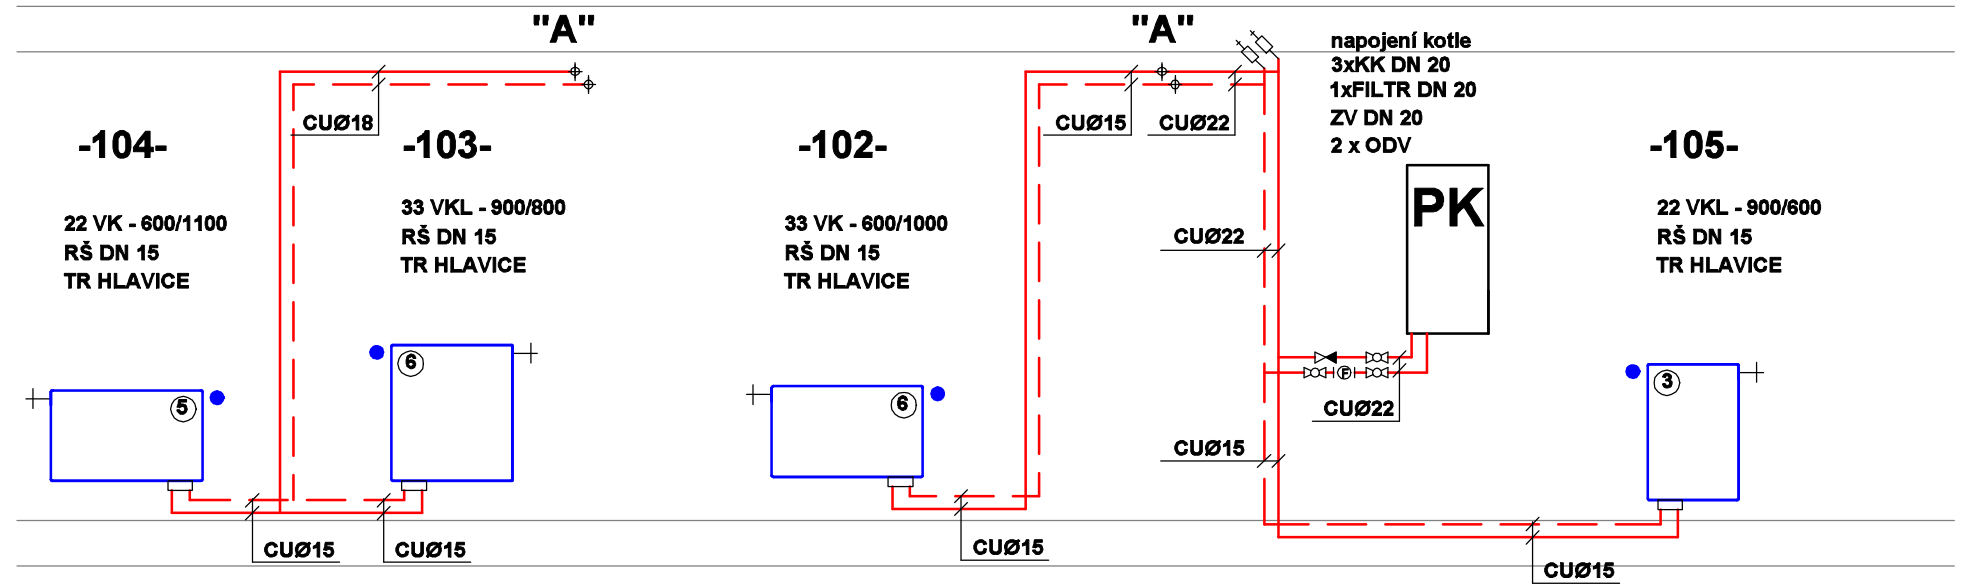


SVISLÉ SCHÉMA NAPOJENÍ KOTLE

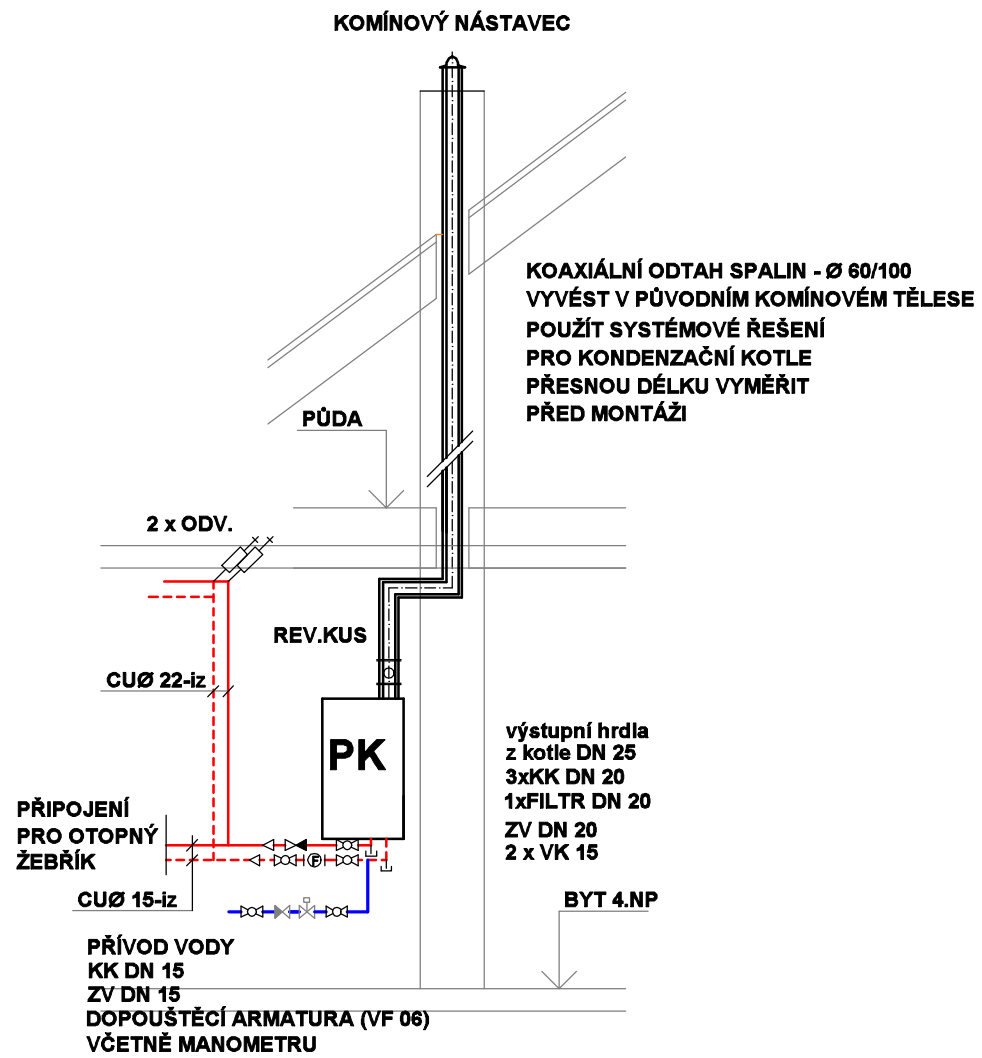

**POTRUBÍ VÉST NAD SEBOU
VÝŠKA OD PODLAHY CCA 100 MM
UPEVNĚNÍ DO ZDI - VZDÁLENOST 1,5 M
POTRUBÍ BUDE OPATŘENO BÍLÝM NÁTĚREM
ČÁST VEDENÍ POD VANOU A PŘI PROSTUPU STĚNOU
IZOLOVAT NÁVLEKOVOU IZOLACÍ**

LEGENDA

PK

**KOTEL PLYNOVÝ ZÁVĚSNÝ KONDENZAČNÍ
KOMBINOVANÝ - NAPŘ. BAXI - LUNA PLATINUM +24
TEPELNÝ VÝKON VYTÁPĚNÍ 2,4 - 24,0 kW
TEPELNÝ VÝKON TUV 24,0 kW
SPOTŘEBA PLYNU - 0,40 - 2,61 M3/HOD
KOTEL V PROVEDENÍ "C" DLE TPG 704 01
TZN. NEZÁVISLÝ NA VNITŘNÍM PROSTŘEDÍ
KOAXIÁLNÍ ODKOURENÍ PRO KONDENZAČNÍ KOTLE Ø60/100
VYVÉST NAD STŘECHU STÁVAJÍCÍM KOMÍNOVÝM PRŮDUCHEM**

TEPELNÁ ZTRÁTA - 7,2 kW

TEPLOTNÍ SPÁD - 75/55°C

TLAKOVÁ ZTRÁTA - 20,0 kPa

OBJEDNATEL/STAVEBNÍK	ZHOVITEL	VYPRACOVÁ	
STATUTÁRNÍ MĚSTO OSTRAVA MĚSTSKÝ OBVOD OSTRAVA-JIH HORNÍ 791/3 700 30 OSTRAVA-HRABŮVKA	ING.DANA PEIKERTOVÁ NAD PLYNÁRNOU 1100/1 747 14 LUDGEŘOVICE	ING.DANA PEIKERTOVÁ NAD PLYNÁRNOU 1100/1 747 14 LUDGEŘOVICE	
STAVBA RENOVACE VOLNÉHO BYTU Č. 8 V DOMĚ NA UL. ABRAMOVOVA 10/1588, OSTRAVA - ZÁBŘEH		ZAKÁZKOVÉ ČÍSLO	
		STUPEŇ PD PRO REALIZACI STAVBY	
		MĚŘÍTKO 1 : 50	DATUM 02/2022
		VÝKRES Č. 03	KOPIE Č.
OBSAH PŮDORYS BYTU			
DÍL D1.4 - 01 - VYTÁPĚNÍ			