


LEGENDA ZAŘÍZOVACÍCH PŘEDMĚTŮ

- WC1 KLOZET KERAMICKÝ ZÁVEŠNÝ S DUROPLASTOVÝM SEDÁTKEM A PŘEDSTĚNOVÝM SYSTÉMEM
- WC2 KLOZET KOMBÍ KERAMICKÝ S ODPÁDEM ZADNÍM, S DUROPLASTOVÝM SEDÁTKEM A ROHOVÝM VENTILEM
- WC3 KLOZET KERAMICKÝ ZÁVEŠNÝ + BIDET 2v1 S DUROPLASTOVÝM SEDÁTKEM A PŘEDSTĚNOVÝM SYSTÉMEM

- U1 UMÝVADLO KERAMICKÉ 550x420mm, SE ZAPACHOVOU UZÁVEŘKOU UMÝVADLOVOU, A VENTILEM UMÝVADLOVÝM STOLÁNKOVÝM
- U2 UMÝVADLO KERAMICKÉ 550x420mm, SE ZAPACHOVOU UZÁVEŘKOU UMÝVADLOVOU, A BATERIÍ UMÝVADLOVOU STOLÁNKOVOU
- UM1 UMÝVATKO KERAMICKÉ 450x370mm, SE ZAPACHOVOU UZÁVEŘKOU UMÝVADLOVOU, A VENTILEM UMÝVADLOVÝM STOLÁNKOVÝM
- UM2 UMÝVATKO KERAMICKÉ ROHOVÉ 450x460mm, SE ZAPACHOVOU UZÁVEŘKOU UMÝVADLOVOU, A BATERIÍ UMÝVADLOVOU STOLÁNKOVOU
- S VANÍČKA SPRCHOVÁ 900x800 + 1x SPRCHOVÉ DVĚŘE 900, SE ZAPACHOVOU UZÁVEŘKOU SPRCHOVOU A BATERIÍ SPRCHOVOU MÍSTNÍOU-SPRCHOVÝ SET
- PZ PISOŘ KERAMICKÝ 305x340mm S RADAROVÝM SPLACHOVÁNÍM – BATERIOVÉ NAPÁLENÍ-KOMPLET
- V1 VÝLETKA KERAMICKÁ S MŘÍŽKOU A SPLACHOVACÍ MŮBŽÍ VYSOKOPLOKENCOU A BATERIÍ DŘEZOVOU NÁSTĚNOU 300mm
- V2 VÝLETKA MÍSTNĚNA PLASTOVÁ 305x340mm, ZE ZAPACHOVOU UZÁVEŘKOU DŘEZOVOU A BATERIÍ DŘEZOVOU NÁSTĚNOU
- VP PODLAHOVÁ VPUST DN 50

LEGENDA MÍSTNOSTÍ :					
OZNAČ.	ÚČEL MÍSTNOSTI	PLOCHA m ²	DRUH PODLAHY	OPRAVA POVRCHŮ	STROPY
01	CHODBA	8,36	KERAMICKÁ DLÁŽBA DO FLEXIBELNÍHO TÍLE	OPRAVA OMÍTEK 15–20% MALBA	OPRAVA OMÍTEK 15–20% MALBA
02	SPRCHA	1,31	KERAMICKÁ DLÁŽBA DO FLEXIBELNÍHO TÍLE	SRC. KERAMICKÝ MALBA VÁPENNA KERAMICKÝ OKRAJ 4220mm	
03	WC	1,20	KERAMICKÁ DLÁŽBA DO FLEXIBELNÍHO TÍLE	OMÍTKA VÁPENNA KERAMICKÝ OKRAJ 4160mm	
04	VÝMENÍK	29,04	POMECHAT STAVAJÍCÍ		
05	SKLAD	32,13	VYROVNÁNÍ A PŘÍPŘEDPOVRCHU NOVÁ VINYLOVÁ PODLAHA		
06	PŘEDSÍŇ/SÁTKA	12,15	VYROVNÁNÍ A PŘÍPŘEDPOVRCHU NOVÁ VINYLOVÁ PODLAHA KERAMICKÝ OKRAJ 4160mm V OKOJI UMÝVADLA	OPRAVA OMÍTEK 20–30% KERAMICKÝ OKRAJ 4160mm	

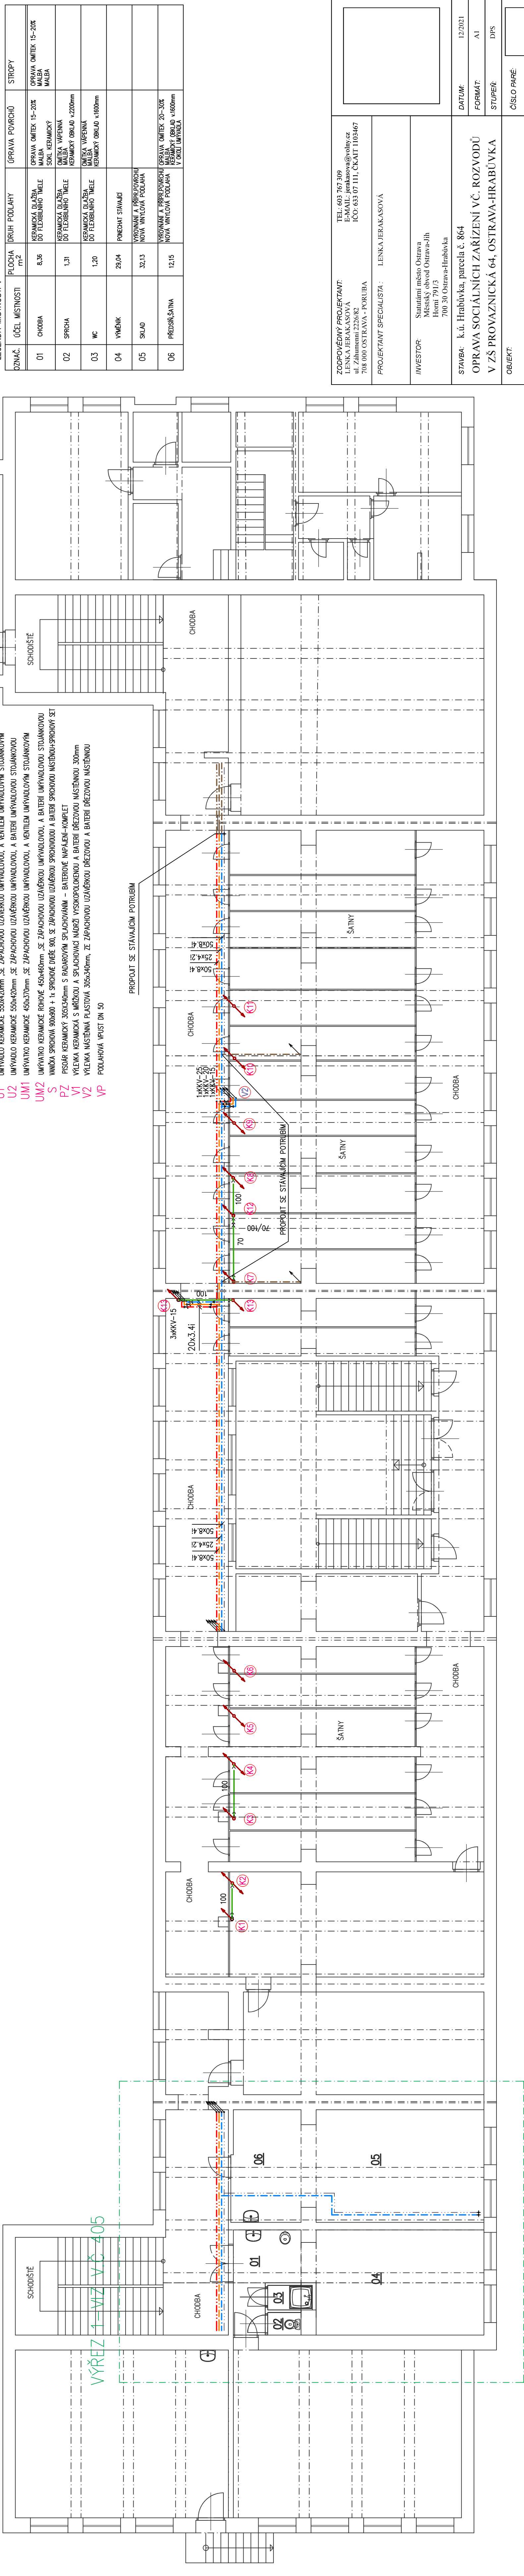

LEGENDA POTRUBÍ

- POTRUBÍ PVC, PP KANALIZAČNÍ – SPLAŠKOVÁ KANALIZACE
- POTRUBÍ STUDENÉ VODY PPR PN 16, PN 20
- POTRUBÍ TEPLÉ VODY PPR PN 16, PN 20
- POTRUBÍ CÍRKULACE TEPLÉ VODY PPR PN 16, PN 20
- STAVAJÍCÍ ROZVOD PŮJARNÍ VODY
- POTRUBÍ UPRAVENÉ VODY PPR PN 16

ZODPOVĚDNÝ PROJEKTANT:
LENKA JERAKASOVÁ
Městský obvod Ostrava-Jih
708 000 OSTRAVA - POKUČKA

PROJEKTANT SPECIALISTA :
LENKA JERAKASOVÁ

TEL: 603 767 399
E-MAIL: jenkassova@volny.cz
IČO: 633 073 111, ČKAJIT 1103467

INVESTOR:
Statutární město Ostrava
Městský obvod Ostrava-Jih
Horní 791/3
700 30 Ostrava-Hrabůvka

STAVBA: k.ú. Hrabůvka, parcela č. 864
OPRAVA SOCIÁLNÍCH ZAŘÍZENÍ VČ. ROZVODŮ
V ZŠ PROVAZNICKÁ 64, OSTRAVA-HRABŮVKA

DATUM: 12/2021
FORMAT: A1
STUPEŇ: DPS

ČÁST:
D.1.4-TECHNIKA PROSTŘEDÍ STAVEB-ZDRAVOTECHNICKÉ INSTALACE

OBSAH VÝKRESU:
PŮDORYS 1.PP - NOVÝ STAV

ČÍSLO PARÉ:
ČÍSLO VÝKRESU:
MĚŘÍTKO
1:100
402