


VYTÝČOVACÍ BODY

| ozn. | souřadnice y | souřadnice x | poznámka        |
|------|--------------|--------------|-----------------|
| 1    | 473014.9300  | 1108187.1404 | začátek oblouku |
| 2    | 473014.9423  | 1108187.8282 | sířed oblouku   |
| 3    | 473015.2603  | 1108188.4382 | začátek oblouku |
| 4    | 473016.8159  | 1108188.3316 |                 |
| 5    | 473016.8569  | 1108188.9301 |                 |
| 6    | 473006.3815  | 1108189.6481 |                 |
| 7    | 473006.3404  | 1108189.0495 |                 |
| 8    | 473008.0414  | 1108189.9329 | začátek oblouku |
| 9    | 473008.1832  | 1108187.5776 | sířed oblouku   |
| 10   | 473007.1702  | 1108186.6662 | začátek oblouku |
| 11   | 472990.5269  | 1108183.0576 |                 |
| 12   | 472981.5169  | 1108183.0576 |                 |
| 13   | 472974.4305  | 1108186.1848 | sířed oblouku   |
| 14   | 472972.9001  | 1108186.2199 | sířed oblouku   |
| 15   | 472971.7933  | 1108185.1625 | začátek oblouku |
| 16   | 472970.5821  | 1108182.4179 |                 |
| 17   | 472980.4627  | 1108178.0576 |                 |
| 18   | 472991.0627  | 1108178.0576 |                 |
| 19   | 473015.7394  | 1108183.4080 |                 |
| 20   | 473016.6929  | 1108179.0101 |                 |
| 21   | 472991.5449  | 1108173.5576 |                 |
| 22   | 472979.5139  | 1108173.5576 |                 |
| 23   | 472970.5949  | 1108177.4935 |                 |
| 24   | 472968.7652  | 1108178.3009 |                 |
| 25   | 472968.9194  | 1108173.6967 |                 |
| 26   | 472967.1711  | 1108174.6887 |                 |
| 27   | 472966.4332  | 1108170.1894 | začátek oblouku |
| 28   | 472966.3073  | 1108169.6165 | sířed oblouku   |
| 29   | 472966.5879  | 1108169.0988 | začátek oblouku |
| 30   | 472963.7203  | 1108171.1272 | začátek oblouku |
| 31   | 472964.3035  | 1108171.0366 | sířed oblouku   |
| 32   | 472964.8014  | 1108171.3448 | začátek oblouku |
| 33   | 472997.8215  | 1108184.6392 |                 |

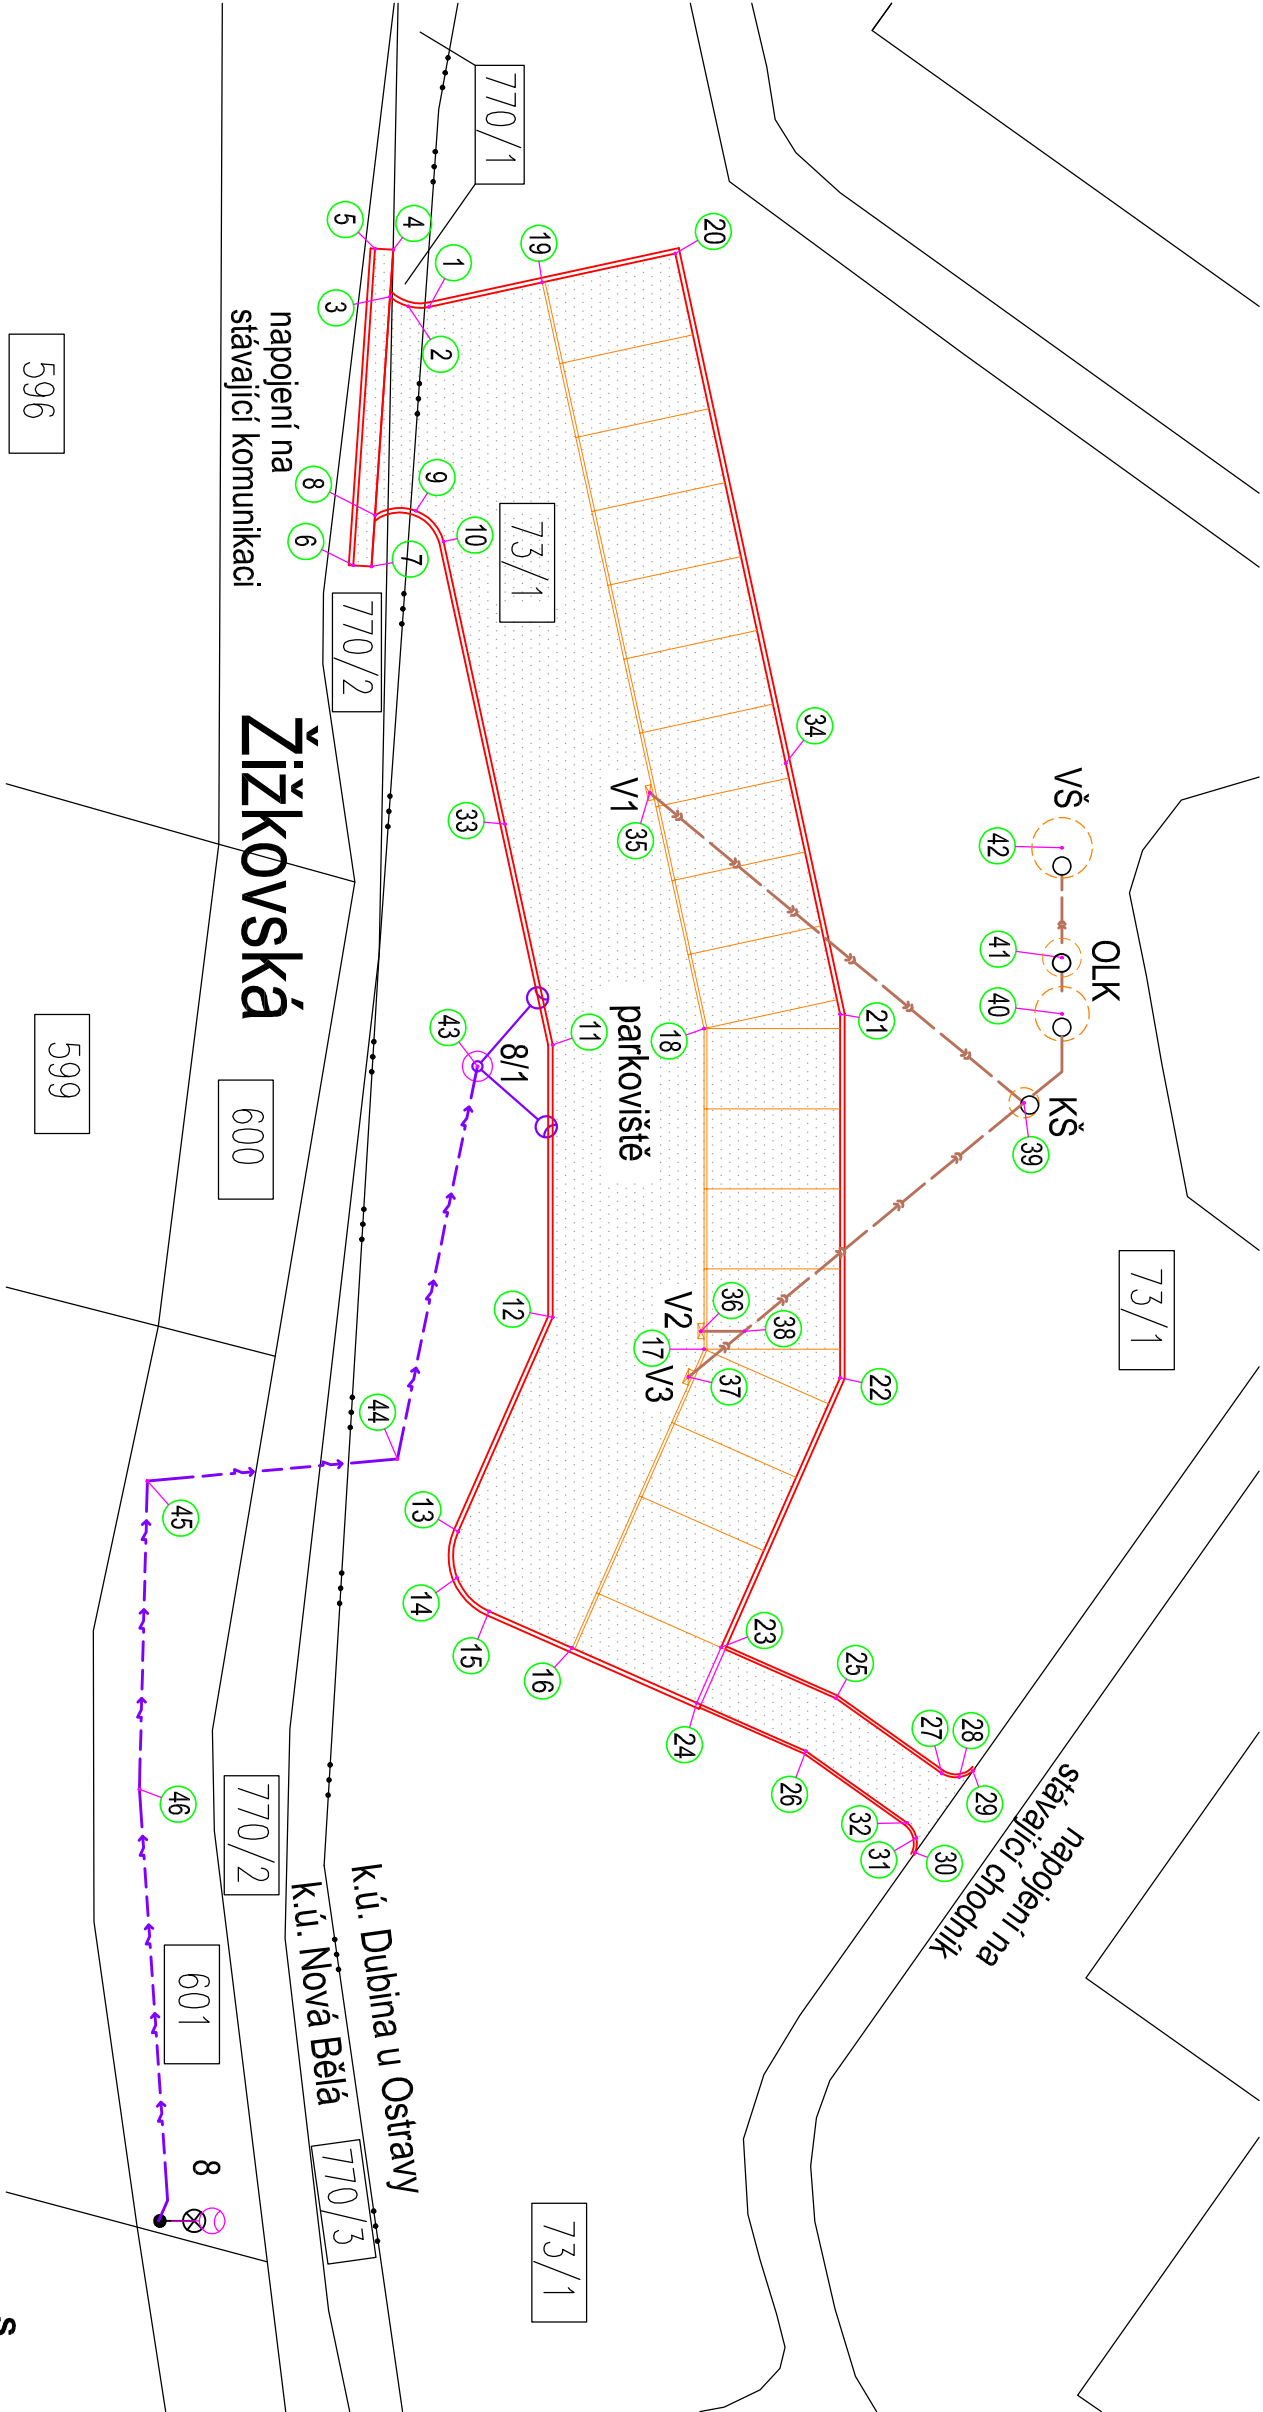

Žižkovská

|    |             |              |                                   |
|----|-------------|--------------|-----------------------------------|
| 34 | 472999.8345 | 1108175.3549 |                                   |
| 35 | 472998.8598 | 1108179.8505 | vpust'-začátek kanalizace         |
| 36 | 472981.0548 | 1108178.1576 | vpust'-začátek kanalizace         |
| 37 | 472979.5424 | 1108178.5730 | vpust'-začátek kanalizace         |
| 38 | 472981.0548 | 1108176.7223 | napojení kanalizace               |
| 39 | 472998.6095 | 1108167.4779 | kanalizační šachta                |
| 40 | 472991.5498 | 1108166.2204 | odlučovač lehkých kapalin         |
| 41 | 472993.4107 | 1108166.2204 | odlučovač lehkých kapalin         |
| 42 | 472997.0365 | 1108166.2204 | vsakovací šachta-konec kanalizace |
| 43 | 472989.8143 | 1108185.5483 | stožár VO                         |
| 44 | 472976.8304 | 1108188.1947 | lom kabelové trasy VO             |
| 45 | 472976.1025 | 1108196.4605 | lom kabelové trasy VO             |
| 46 | 472965.9095 | 1108196.7224 | lom kabelové trasy VO             |

LEGENDA OBJEKTŮ

- C 101 PARKOVIŠTĚ
- C 301 ODVODNĚNÍ PARKOVIŠTĚ
- C 401 VEŘEJNÉ OSVĚTLENÍ PARKOVIŠTĚ



|  |  |                              |  |   |  |       |  |       |  |
|--|--|------------------------------|--|---|--|-------|--|-------|--|
|  |  |                              |  |   |  |       |  |       |  |
|  |  |                              |  |   |  |       |  |       |  |
|  |  |                              |  |   |  |       |  |       |  |
| Změna  |  | Popis změny                  |  |   |  |       |  |       |  |
| Svazek dok.  |  | C 101                        |  | Stupeň dokumentace                                  |  |       |  |       |  |
| Vpracoval  |  | Ing. NEYOVÁ                  |  | Podpisy   |  |       |  |       |  |
| Ověřil   |  | Ing. ROBENEK                 |  |   |  |       |  |       |  |
| Schválil   |  | Ing. NEYOVÁ                  |  |   |  |       |  |       |  |
| Datum  |  | 02/2020                      |  | Měřítko   |  | 1:500 |  |       |  |
| Slovbca/Části stavby   |  | VYBUDOVÁNÍ PARKOVACÍCH STÁNÍ |  | Promítání   |  |       |  |       |  |
| dlířčí část č.2-Vybudoání parkovacích stání no ul. Žižkovská, p.p.č.73/1, k.ú.Dubina u Ostravy |  |                              |  |   |  |       |  |       |  |
| Název výkresu/Doplňující název   |  | Číslo výkresu                |  | Výkres je naším duševním a průmyslovým vlastnictvím |  |       |  |       |  |
| SITUACE VYTÝČOVACÍCH BODŮ  |  | 17006--DOF--009              |  | Revize  |  | 0     |  |       |  |
| Formát   |  | A3/2A4                       |  | List  |  | 1     |  | Listů |  |
|  |  |                              |  |   |  |       |  | 1     |  |