



REGULAČNÍ ŠACHTA ODTOKU DEŠŤOVÝCH VOD


ŘEZ A-A

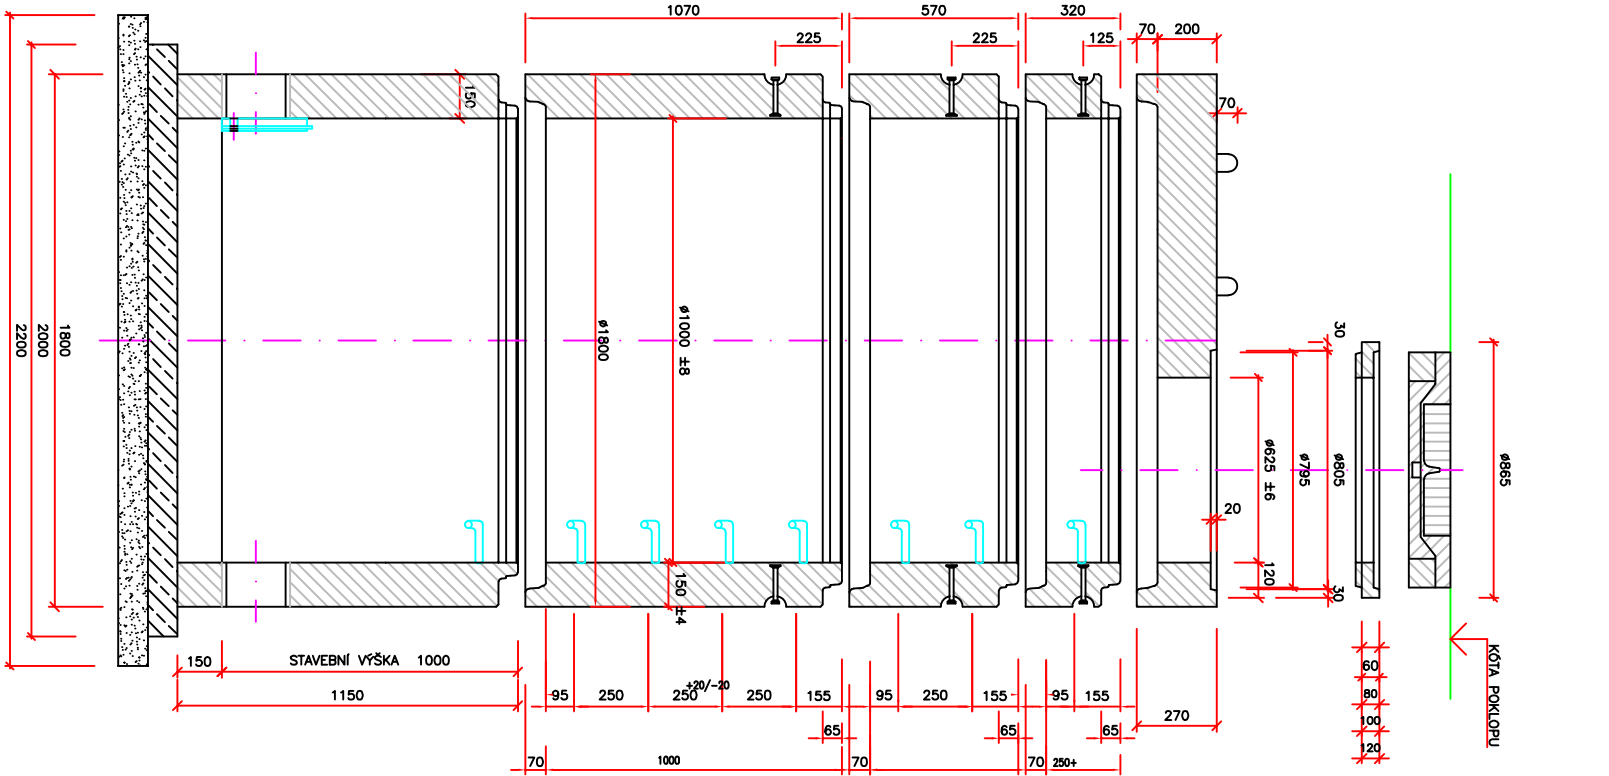



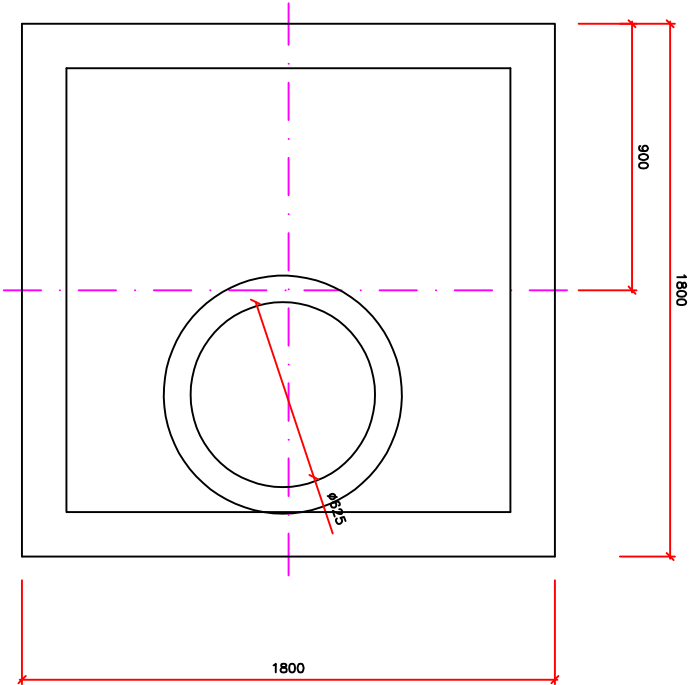

ZÁKRYTOVÁ DESKA
PŮDORYS

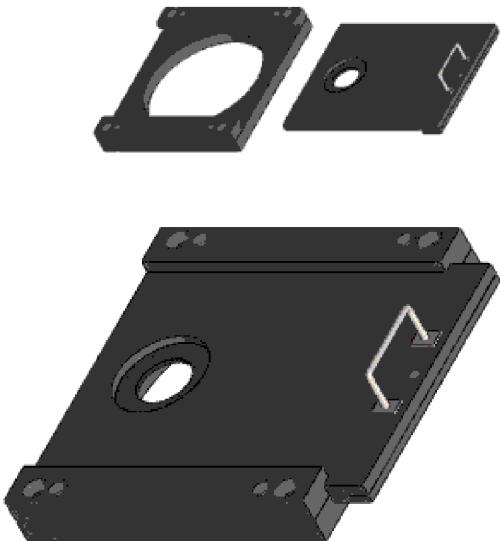

KAPACITNÍ REGULÁTOR ODTOKU RH



Regulace odtoku pro menší odtoky z retenčních nádrží a jímek
Regulátor se připevní mechanickými kotvami v místě napojení odtokového
potrubí na vnitřní svislou stěnu nádrže
Nástěnná deska ventilu musí překrýt odtokové potrubí v celé ploše.
Stýčné plochy nástěnné desky a stěny nádrže se utěsní pomocí polyuretanového tmele.

Změna										
Popis změny										
TENTO MATERIÁL JE DUŠEVNÍM VLASTNICTVÍM PROJEKT 2010, S.R.O., RUSKÁ 43, OSTRAVA-VÍTKOVICE, IČO 48391531, A PODLEHÁ OBCHODNÍMU TAJEMSTVÍ. VLASTNÍK SI VYHRAŽUJE S TÍMTO TAJEMSTVÍM NAKLÁDAT A JEHO VYUŽITÍ PODLEHÁ PÍSEMNÉMU SOUHLASÍ A STANOVENÍ PODMÍNEK TAKOVÉHO UŽITÍ.										
Vypracoval:	Jan Fochler	Č. zakázky:	51 059	Měřítko: 1:10						
Schválil:	Romana Lišková	Stupeň:	DPS							
HIP:	Ing. Tomáš Kuzník 	F A4:	2							
Datum:	04/2023	Kótováno v:	m							
Stavebník:	SMO - Úřad městského obvodu Ostrava-Jih Horní 791/3 700 30 Ostrava-Hrabůvka									
Stavba :	Rekonstrukce parkovacích objektů č. 42 na ul. B. Václavka, Ostrava - Dubina									
Část :	D. Dokumentace objektů a technických a technologických zařízení									
Objekt :	SO 301 Dešťová kanalizace									
Název:					Seznam příloh:					Rev.
REGULAČNÍ ŠACHTA ODTOKU DEŠŤOVÝCH VOD					PRO-11692					
OSAZENÍ DO VÝKOPU					Č. výkresu:					
					PRO-11692-12					
Ruská 43, 70300 Ostrava Tel.: 596 693 711 Fax.: 596 693 728 E-mail: projekt2010@projekt2010.cz www.projekt2010.cz										
<div>PROJEKT</div> <div>2010</div> <div>ISO 9001 ISO 14001 OHSAS 18001</div> <div>REGISTERED QUALITY SYSTEM REGISTERED EMS REGISTERED OHSAS</div> <div></div>										