


LEGENDA MÍSTNOSTÍ - 3.NP

C.M.	NAZEV MÍSTNOSTI	PLOCHA
301	SCHODIŠTĚ	18,8 m ²
302	MULTIFUNKČNÍ PLOCHA	116,2 m ²
303	UMYVÁRNA MUŽI	3,6 m ²
304	WC MUŽI	8,3 m ²
305	VZT	12,3 m ²
306	UMYVÁRNA ŽENY	3,6 m ²
307	WC ŽENY	5,1 m ²
308	ÚKLIDOVÁ KOMORA	1,2 m ²
309	ŠATNA 10	23,6 m ²
310	UMYVÁRNA 10	7,4 m ²
311	SPRCHY 10	10,4 m ²

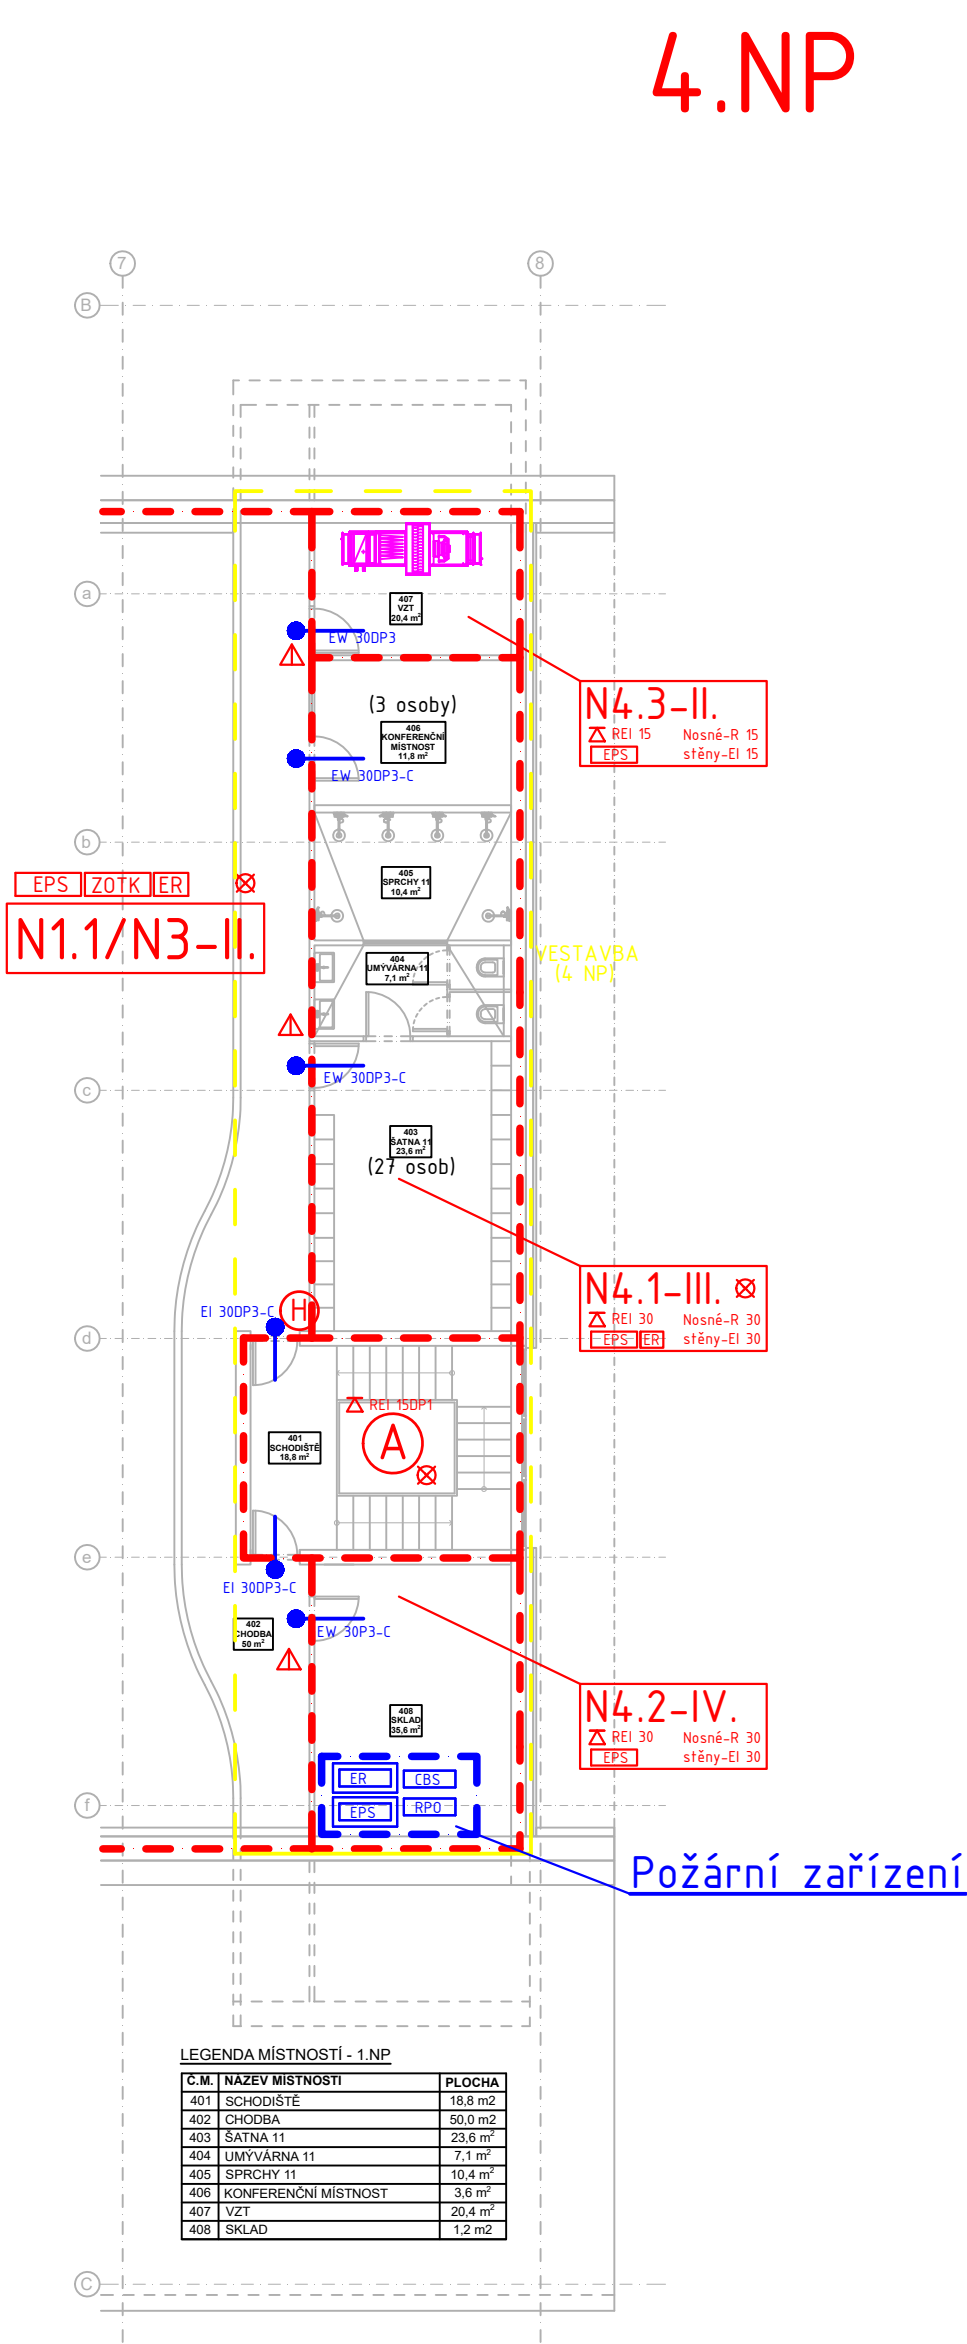

D.1.3 - POŽÁRNĚ BEZPEČNOSTNÍ ŘEŠENÍ

projektant profese:	VYPRACOVAL: Ing. MIROSLAV SOPUŠEK	INVESTOR: MĚSTSKÝ OBLVOD OSTRAVA JIH
	PROJEKTANT: Ing. MARTIN LAMPA	Č. ZAKÁZKY: TZ-21-250
	SCHVÁLIL: Ing. JIŘÍ LAMPA	DATUM: 9/2021
AKCE:	REKONSTRUKCE SPORTOVNÍHO CENTRA OSTRAVA - DUBINA	
NÁZEV VÝKRESU:	PO - PŮDORYS 3.NP, 4.NP	STATUS: DSP
		MĚŘÍTKO: 1:150
		Č. VÝKRESU: D.1.3.03