


LEGENDA MÍSTNOSTÍ - 1.NP					
Č.M.	NÁZEV MÍSTNOSTI	PLOCHA	ÚPRAVA PODLAHY	ÚPRAVA STĚN	ÚPRAVA STROPU
1S01	CHODBA	14,0 m2	KERAMICKÁ DLAŽBA	ZTRACENÉ BEDNĚNÍ	POHLEDOVÝ BETON
1S02	TECHNICKÁ MÍSTNOST	7,3 m2	KERAMICKÁ DLAŽBA	KERAMICKÝ OBKLAD	POHLEDOVÝ BETON

PŮDORYS 1.PP

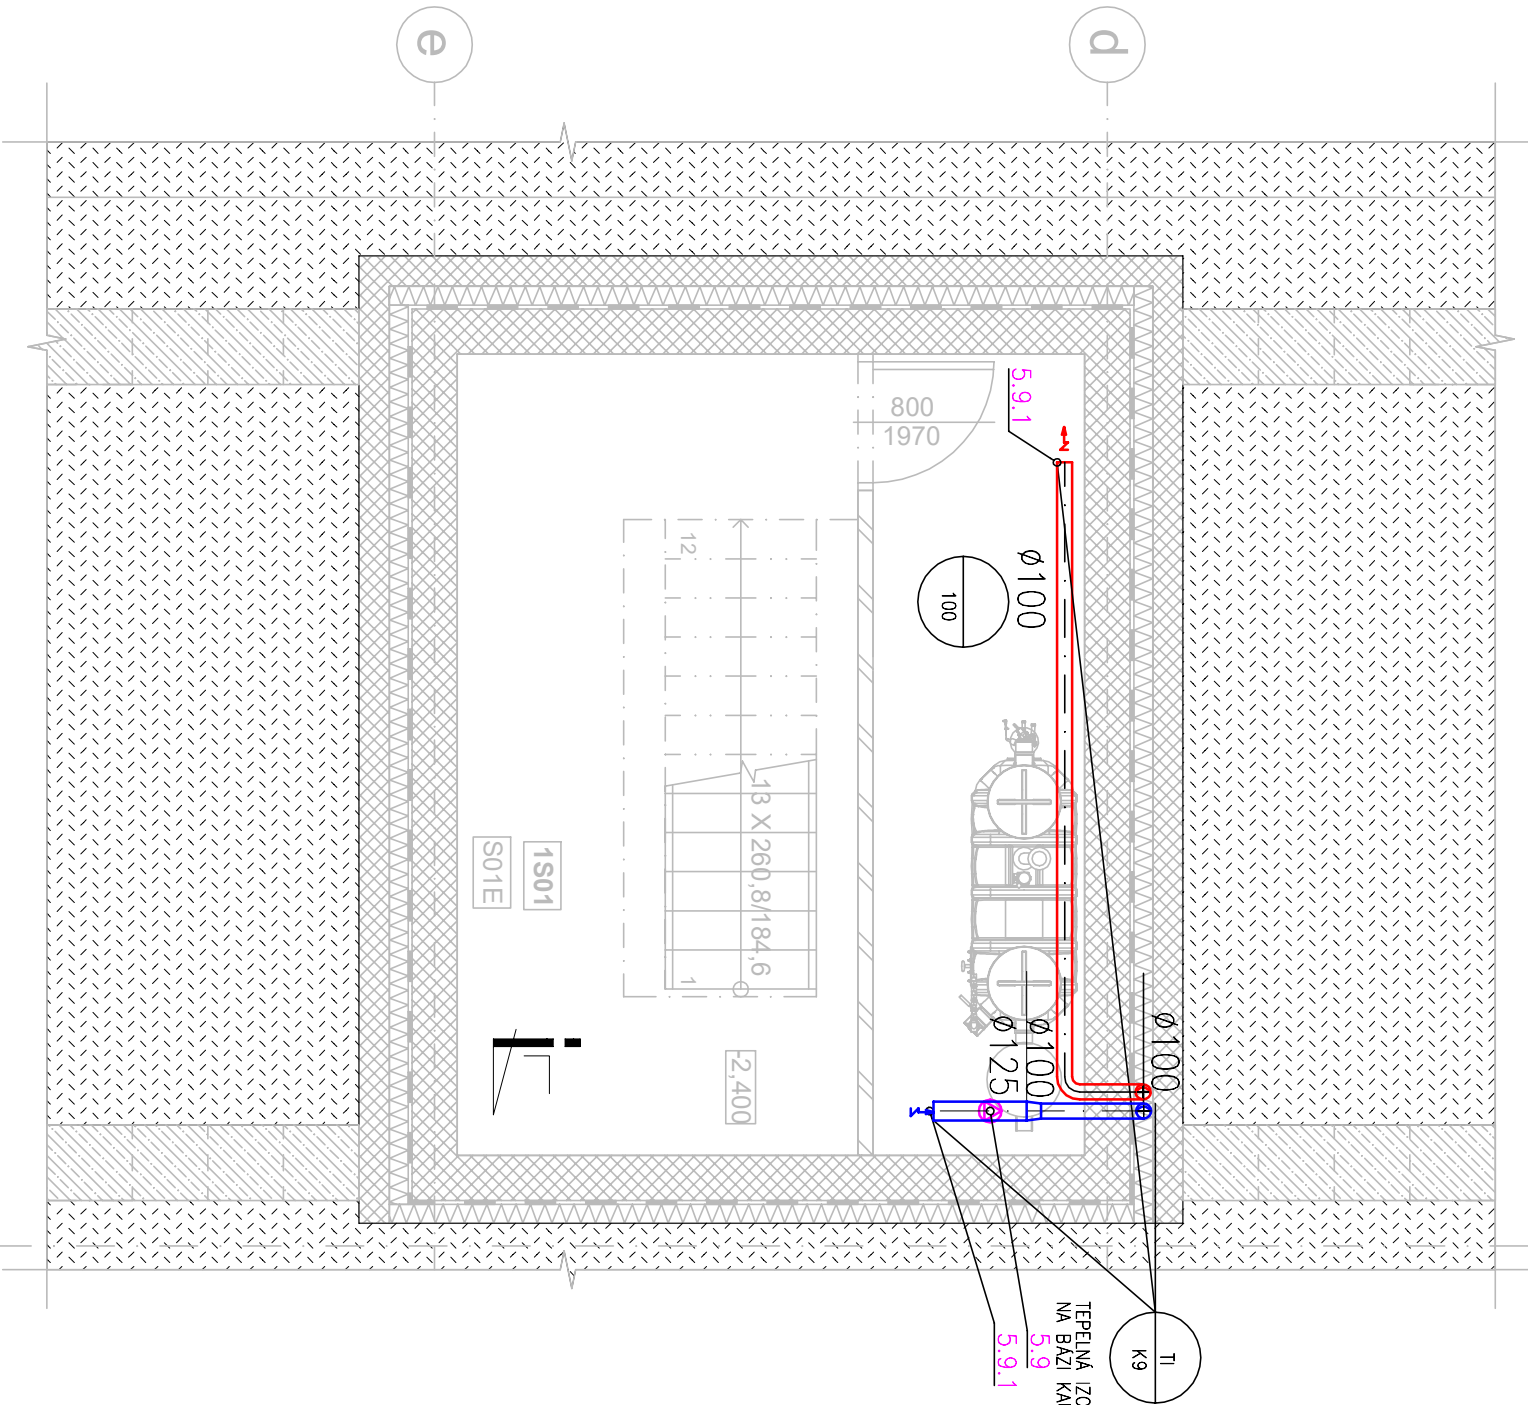

Legenda značek:

$\frac{m^3/h}{m^2/h}$ přívod vzduchu
 $\frac{m^3/h}{m^2/h}$ odvod vzduchu

ventilátor


VZT ZAŘÍZENÍ

NOVÉ VZT PŘÍVOD


NOVÉ VZT ODVOD

HRANICE POŽÁRNÍCH ÚSEKŮ

ŘEZ L

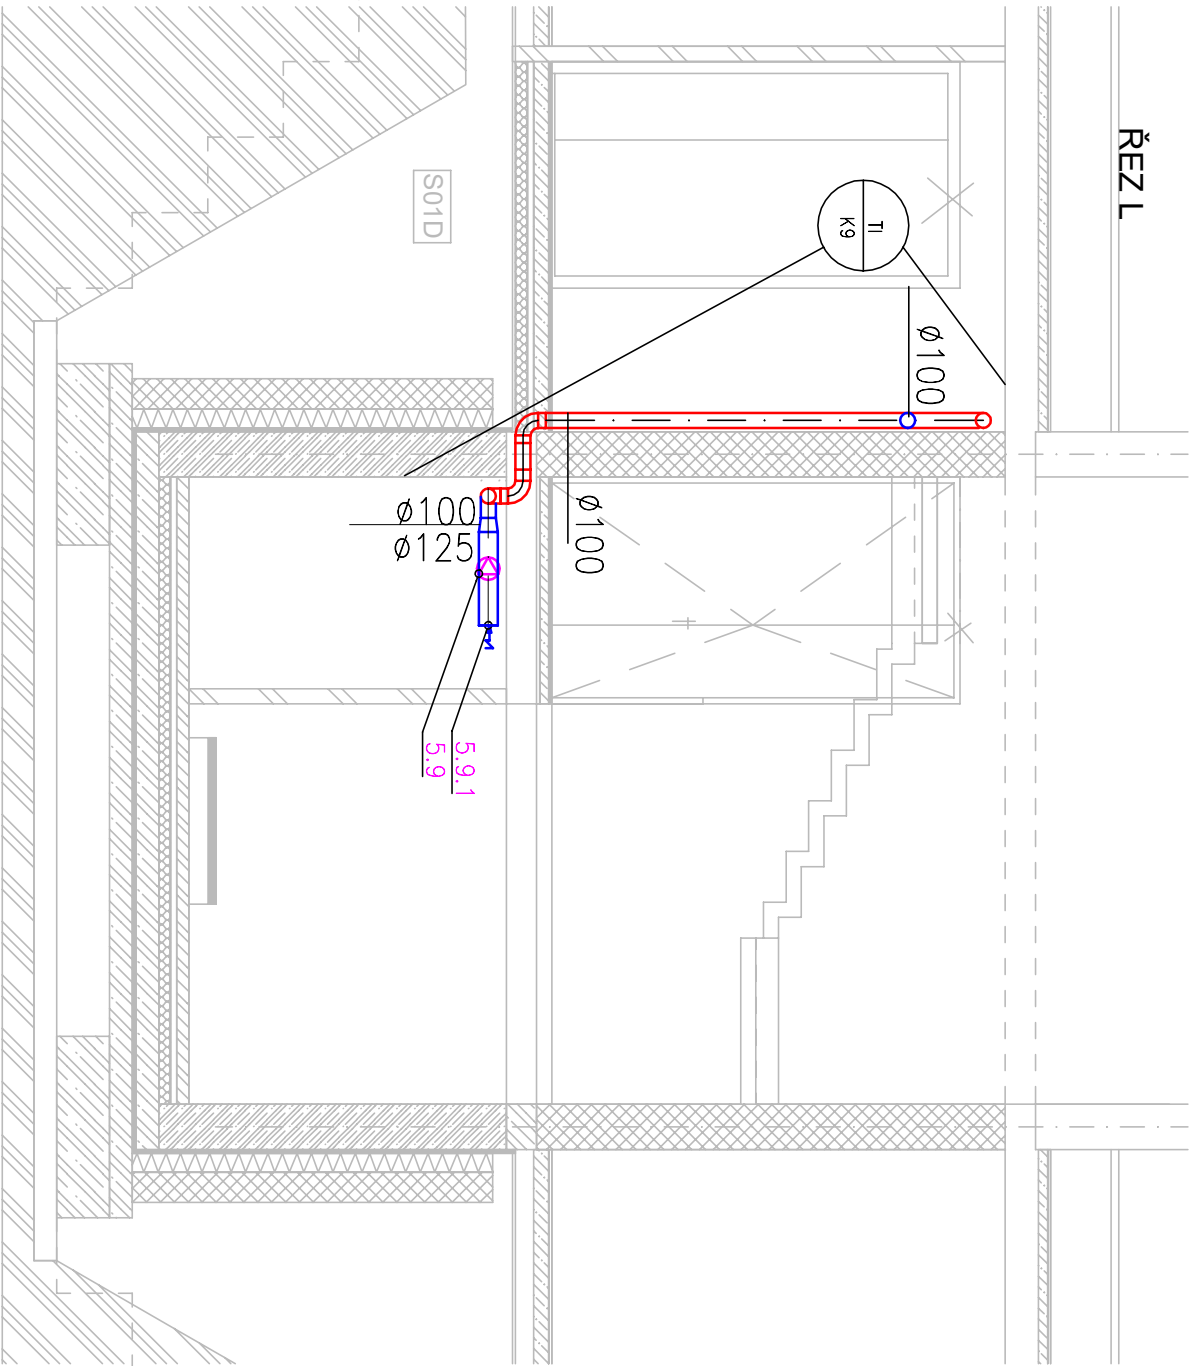

VZDUCHOTECHNIKA

<div></div>		VYPRACOVAL: Ing. LUBOMÍR BAUGAR		INVESTOR: MĚSTSKÝ OBVOD OSTRAVA JIH	
PROJEKTANT: Ing. MILOŠ POLÁŠEK		Č. ZAKÁZKY: 025_21			
SCHVÁLIL: Ing. JIŘÍ LAMPA		DATUM: 12/12/2022			
AKCE: REKONSTRUKCE SPORTOVNÍHO CENTRA OSTRAVA - DUBINA					
NÁZEV VÝKRESU: PŮDORYS 1.PP , ŘEZ		STATUS: DPS			
		MĚŘÍTKO: 1:50			
		Č. VÝKRESU: D.1.4.5-01			