



PŮDORYS 2.NP-VNITŘNÍ KANALIZACE

M 1:50

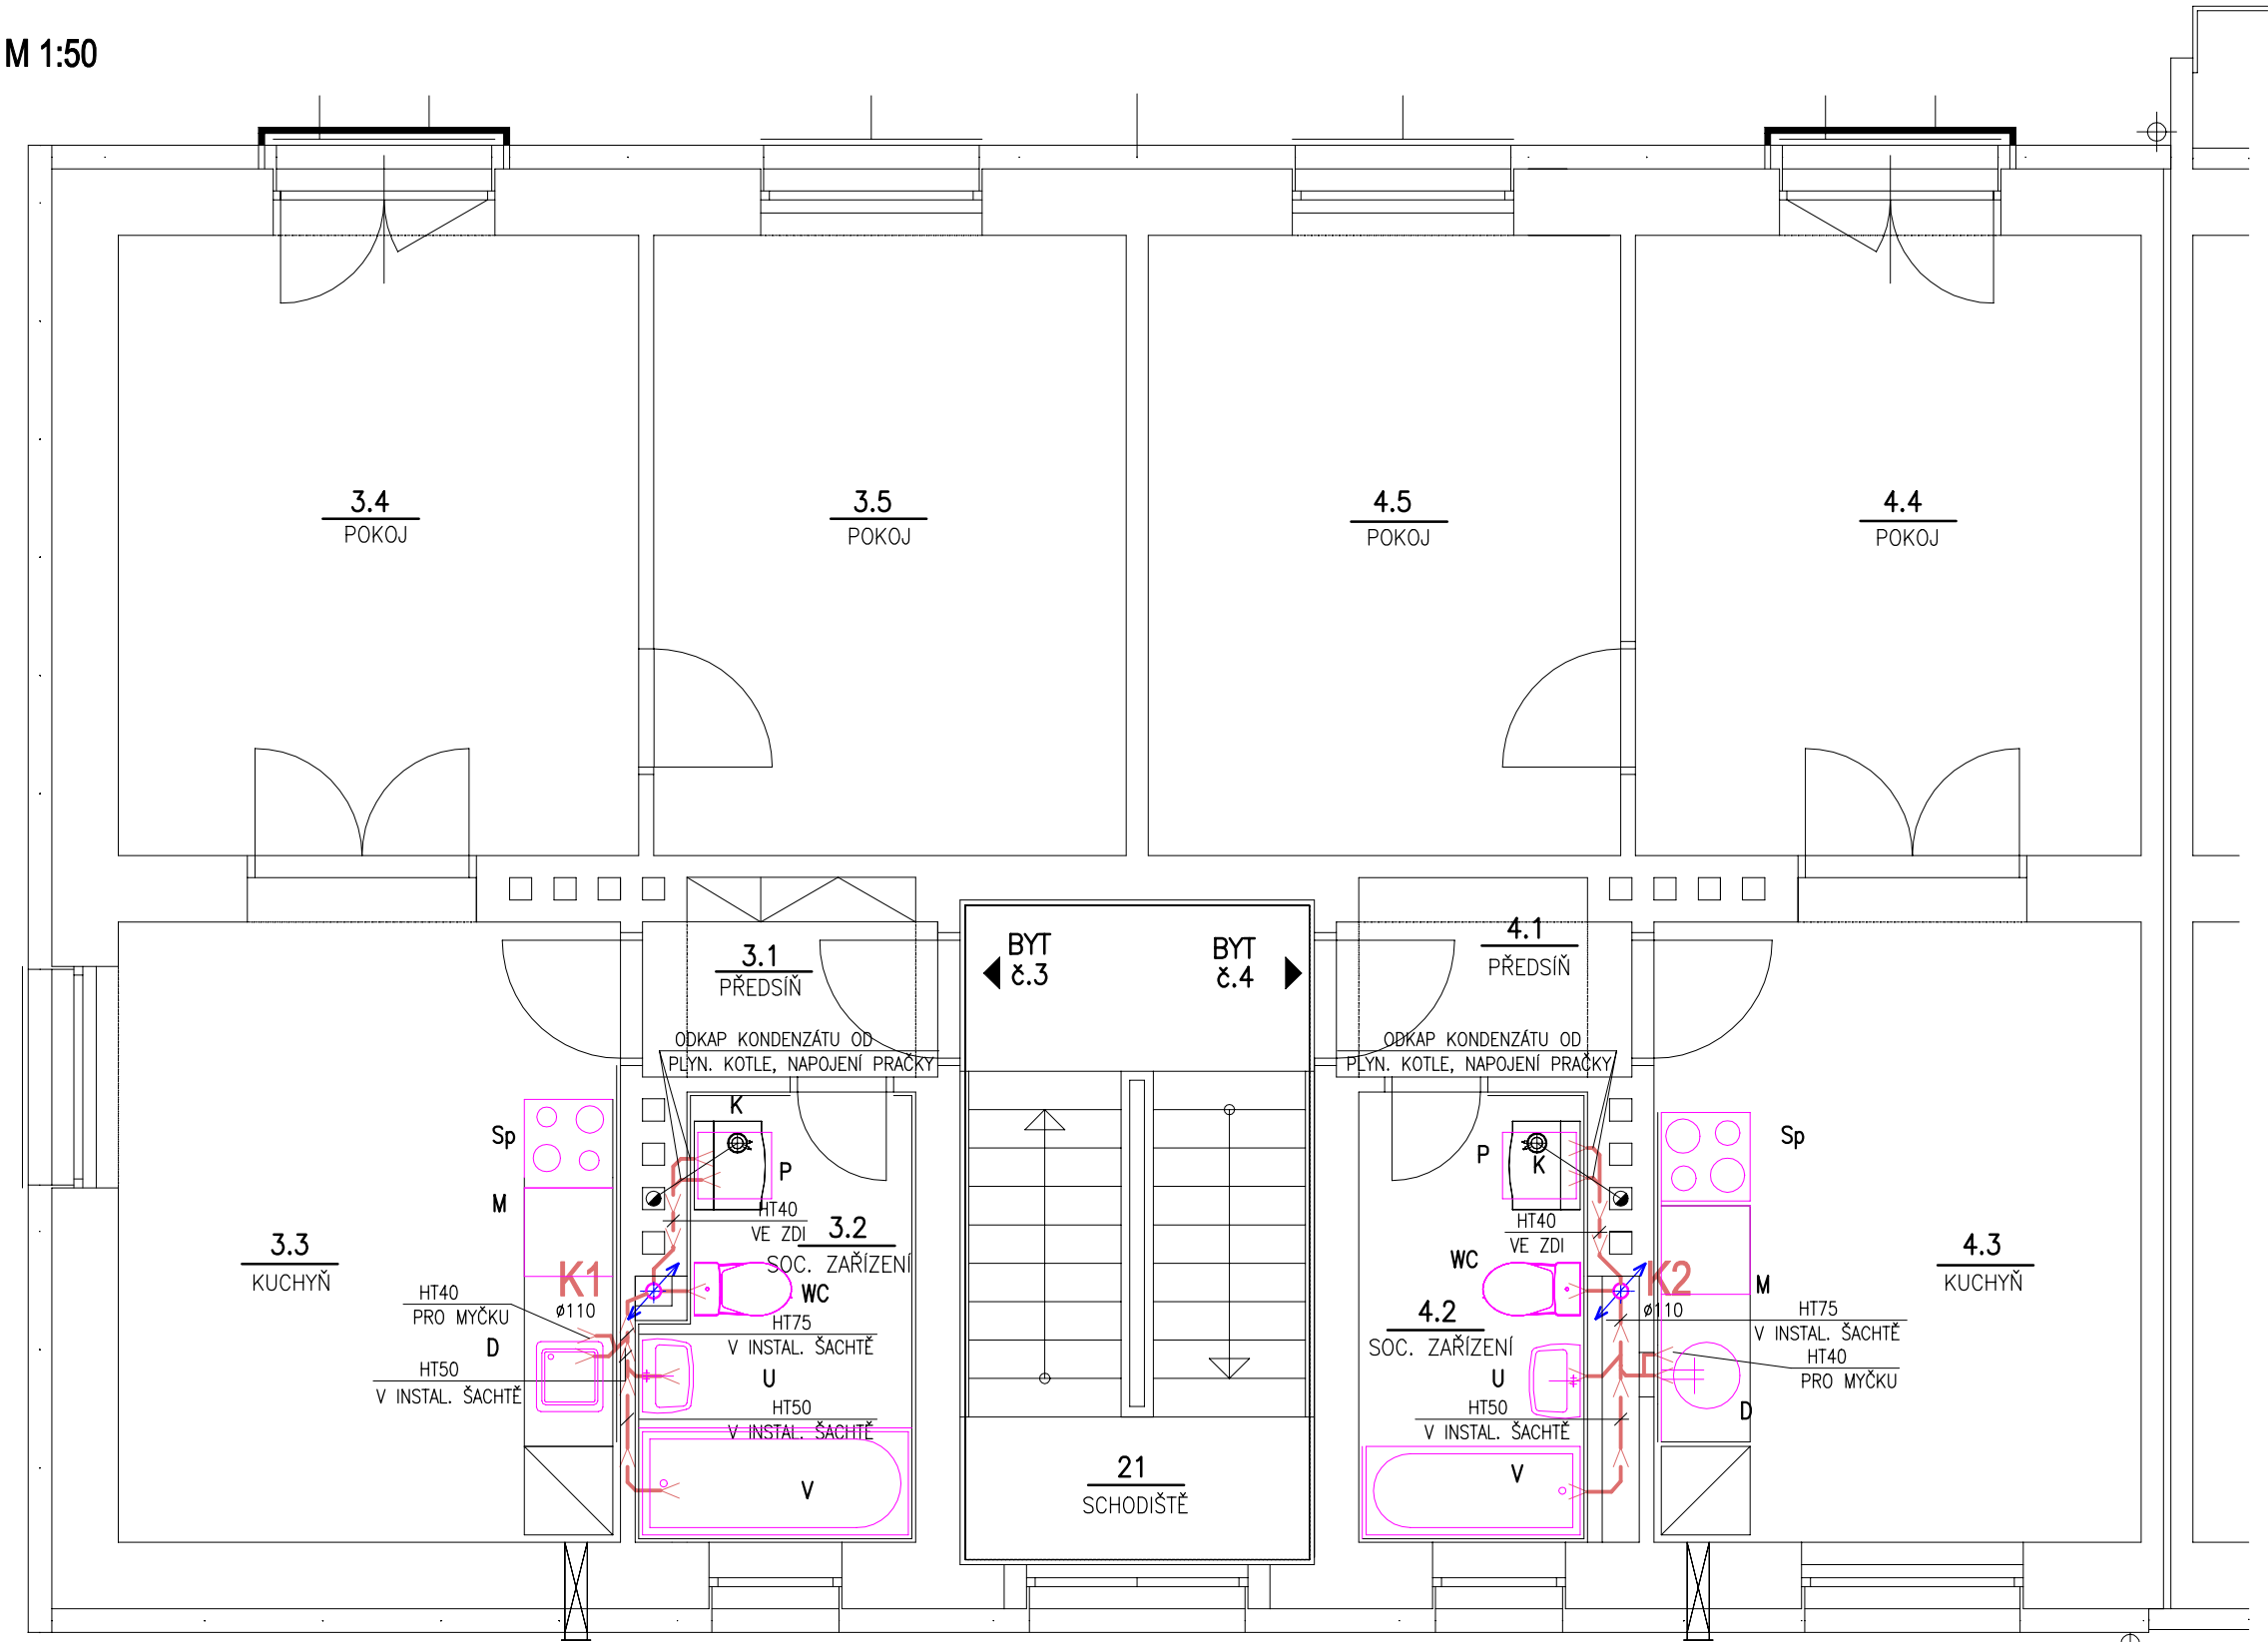

LEGENDA:

 - K1-2** NOVÉ STOUPACÍ POTRUBÍ SPLAŠKOVÉ KANALIZACE
- PŘIPOJOVACÍ POTRUBÍ SPLAŠKOVÉ KANALIZACE KG
- D** KUCHYŇSKÝ DŘEZ
- V** VANA
- U** UMYVADLO
- WC** ZÁCHODOVÝ KLOZET
- P** PRAČKA – UMÍSTĚNÁ POD KOTLEM
- Sp** PLYNOVÝ SPORÁK
- M** MYČKA NÁDOBÍ – UVAŽOVANÁ INSTALACE
- K** NOVÝ ZÁVĚSNÝ PLYNOVÝ KONDENZAČNÍ KOTEL 24kW
- S** INTEGROVANÝM ZÁSOBNÍKEM TV 48lit



ZDRAVOTNĚ TECHNICKÉ INSTALACE

POZNÁMKA:
V BYTĚ č.4 BUDOU ZAŘIZOVACÍ PŘEDMĚTY PONECHÁNY,
POUZE Z DŮVODŮ VÝMĚNY STOUPACÍHO POTRUBÍ ZTI
BUDOU DEMONTOVÁNY A ZPĚTNĚ OSAZENY

Zodpovědný projektant	Ing. Jaromír Provazník	KAPEGO PROJEKT S.R.O.		
Vypracoval	Ing. Michal Havlíček			
Investor:	Statutární město Ostrava, městský obvod Ostrava - Jih Horní 791/3, 700 30 Ostrava - Hrabůvka			28. října 1142/168, Mariánské Hory, 709 00 Ostrava IČ: 29395933 tel. 725 528 887 info@kapegopro.cz
Název akce:	"Zateplení obvodového pláště budovy, půdy a stropů sklepních prostor, změna vytápění bytů na plynové etážové topení - BD Abramovova č.1588/10, Ostrava-Jih"			Formát A3 Datum prosinec 2022
Místo:	Abramovova 1588/10, Zábřeh, 700 30 Ostrava parcela číslo st. 1948, k.ú. Zábřeh nad Odrou			Měřítko 1:50 Stupeň PD DPS
Název výkresu:	PŮDORYS 2.NP - VNITŘNÍ KANALIZACE			Číslo výkresu 108