


PŮDORYS 2.NP-DEMONTÁŽE

M 1:50

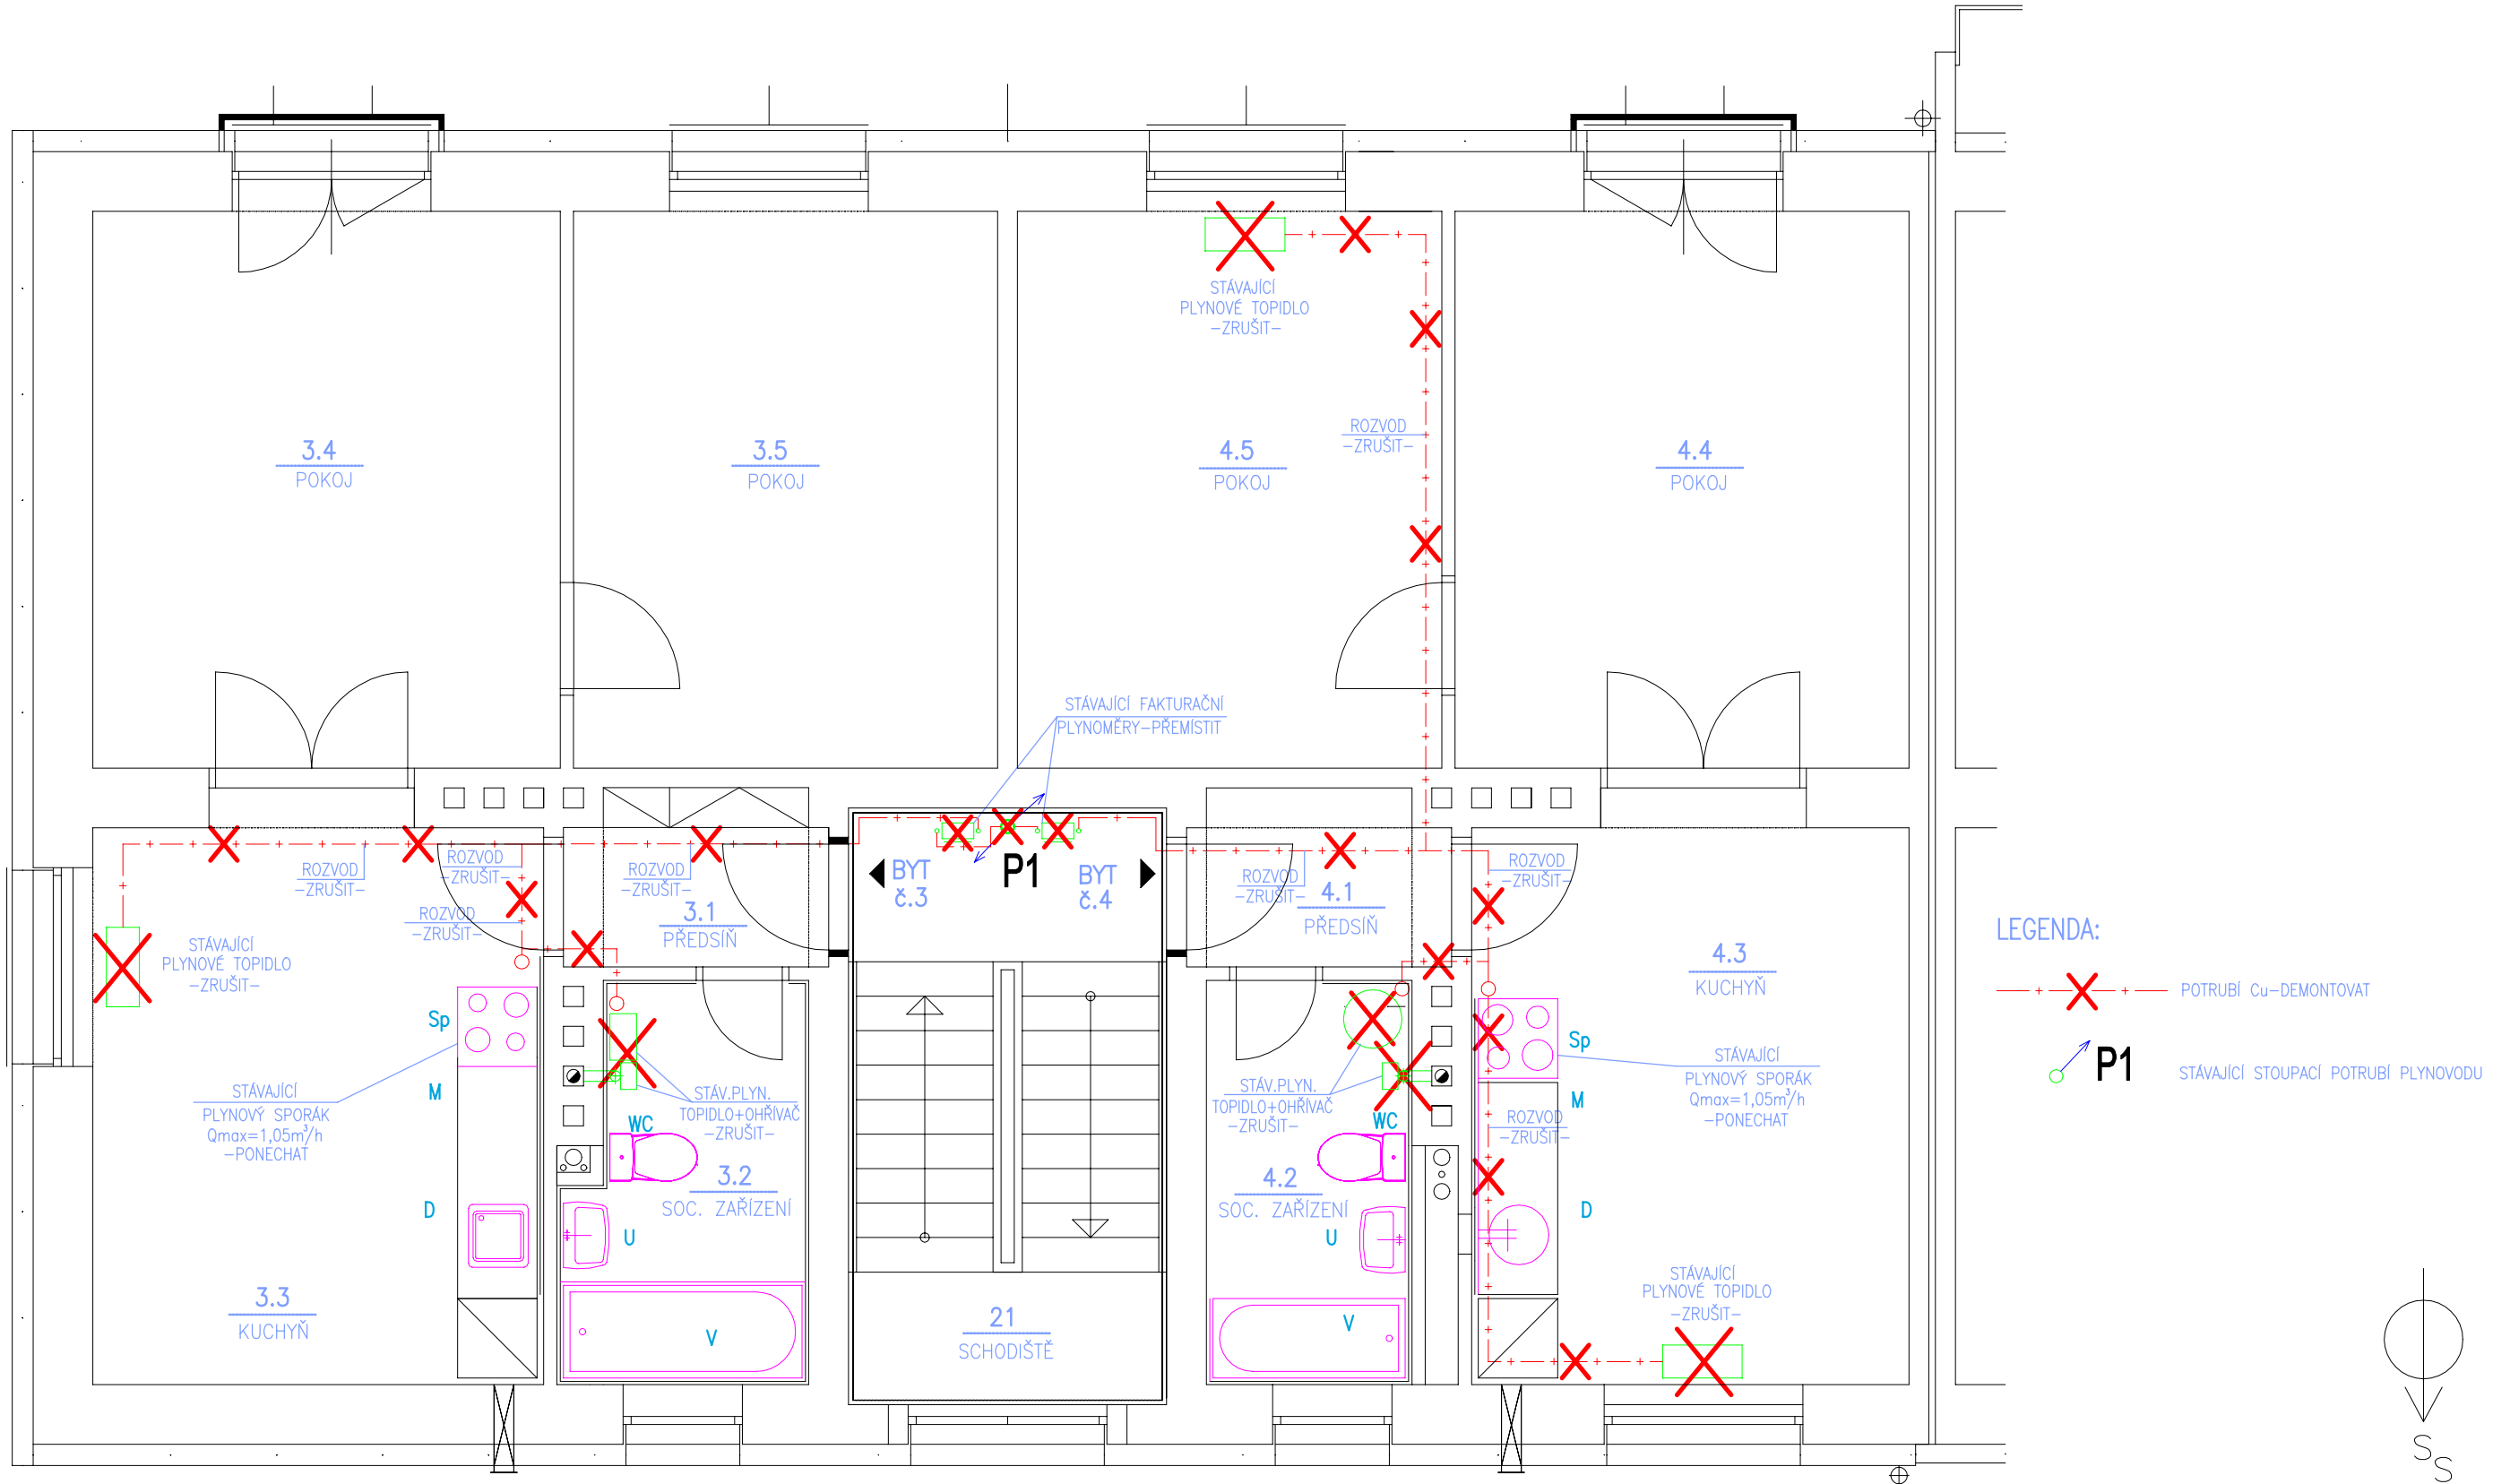

D.1.4 TECHNIKA PROSTŘEDÍ STAVEB - PLYNOINSTALACE

Zodpovědný projektant	Ing. Jaromír Provazník	KAPEGO PROJEKT S.R.O.	
Vypracoval	Ing. Michal Havlíček		
Investor:	Statutární město Ostrava, městský obvod Ostrava - Jih Horní 791/3, 700 30 Ostrava - Hrabůvka		28. října 1142/168, Mariánské Hory, 709 00 Ostrava IČ: 29395933 tel. 725 528 887 info@kapegopro.cz
Název akce:	"Zateplení obvodového pláště budovy, půdy a stropů sklepních prostor, změna vytápění bytů na plynové etážové topení - BD Abramovova č.1588/10, Ostrava-Jih"		Formát A3 Datum prosinec 2022
Místo:	Abramovova 1588/10, Zábřeh, 700 30 Ostrava parcela číslo st. 1948, k.ú. Zábřeh nad Odrou		Měřítko 1:75 Stupeň PD DPS
Název výkresu:	PŮDORYS 2.NP - DEMONTÁŽE		Číslo výkresu 103