


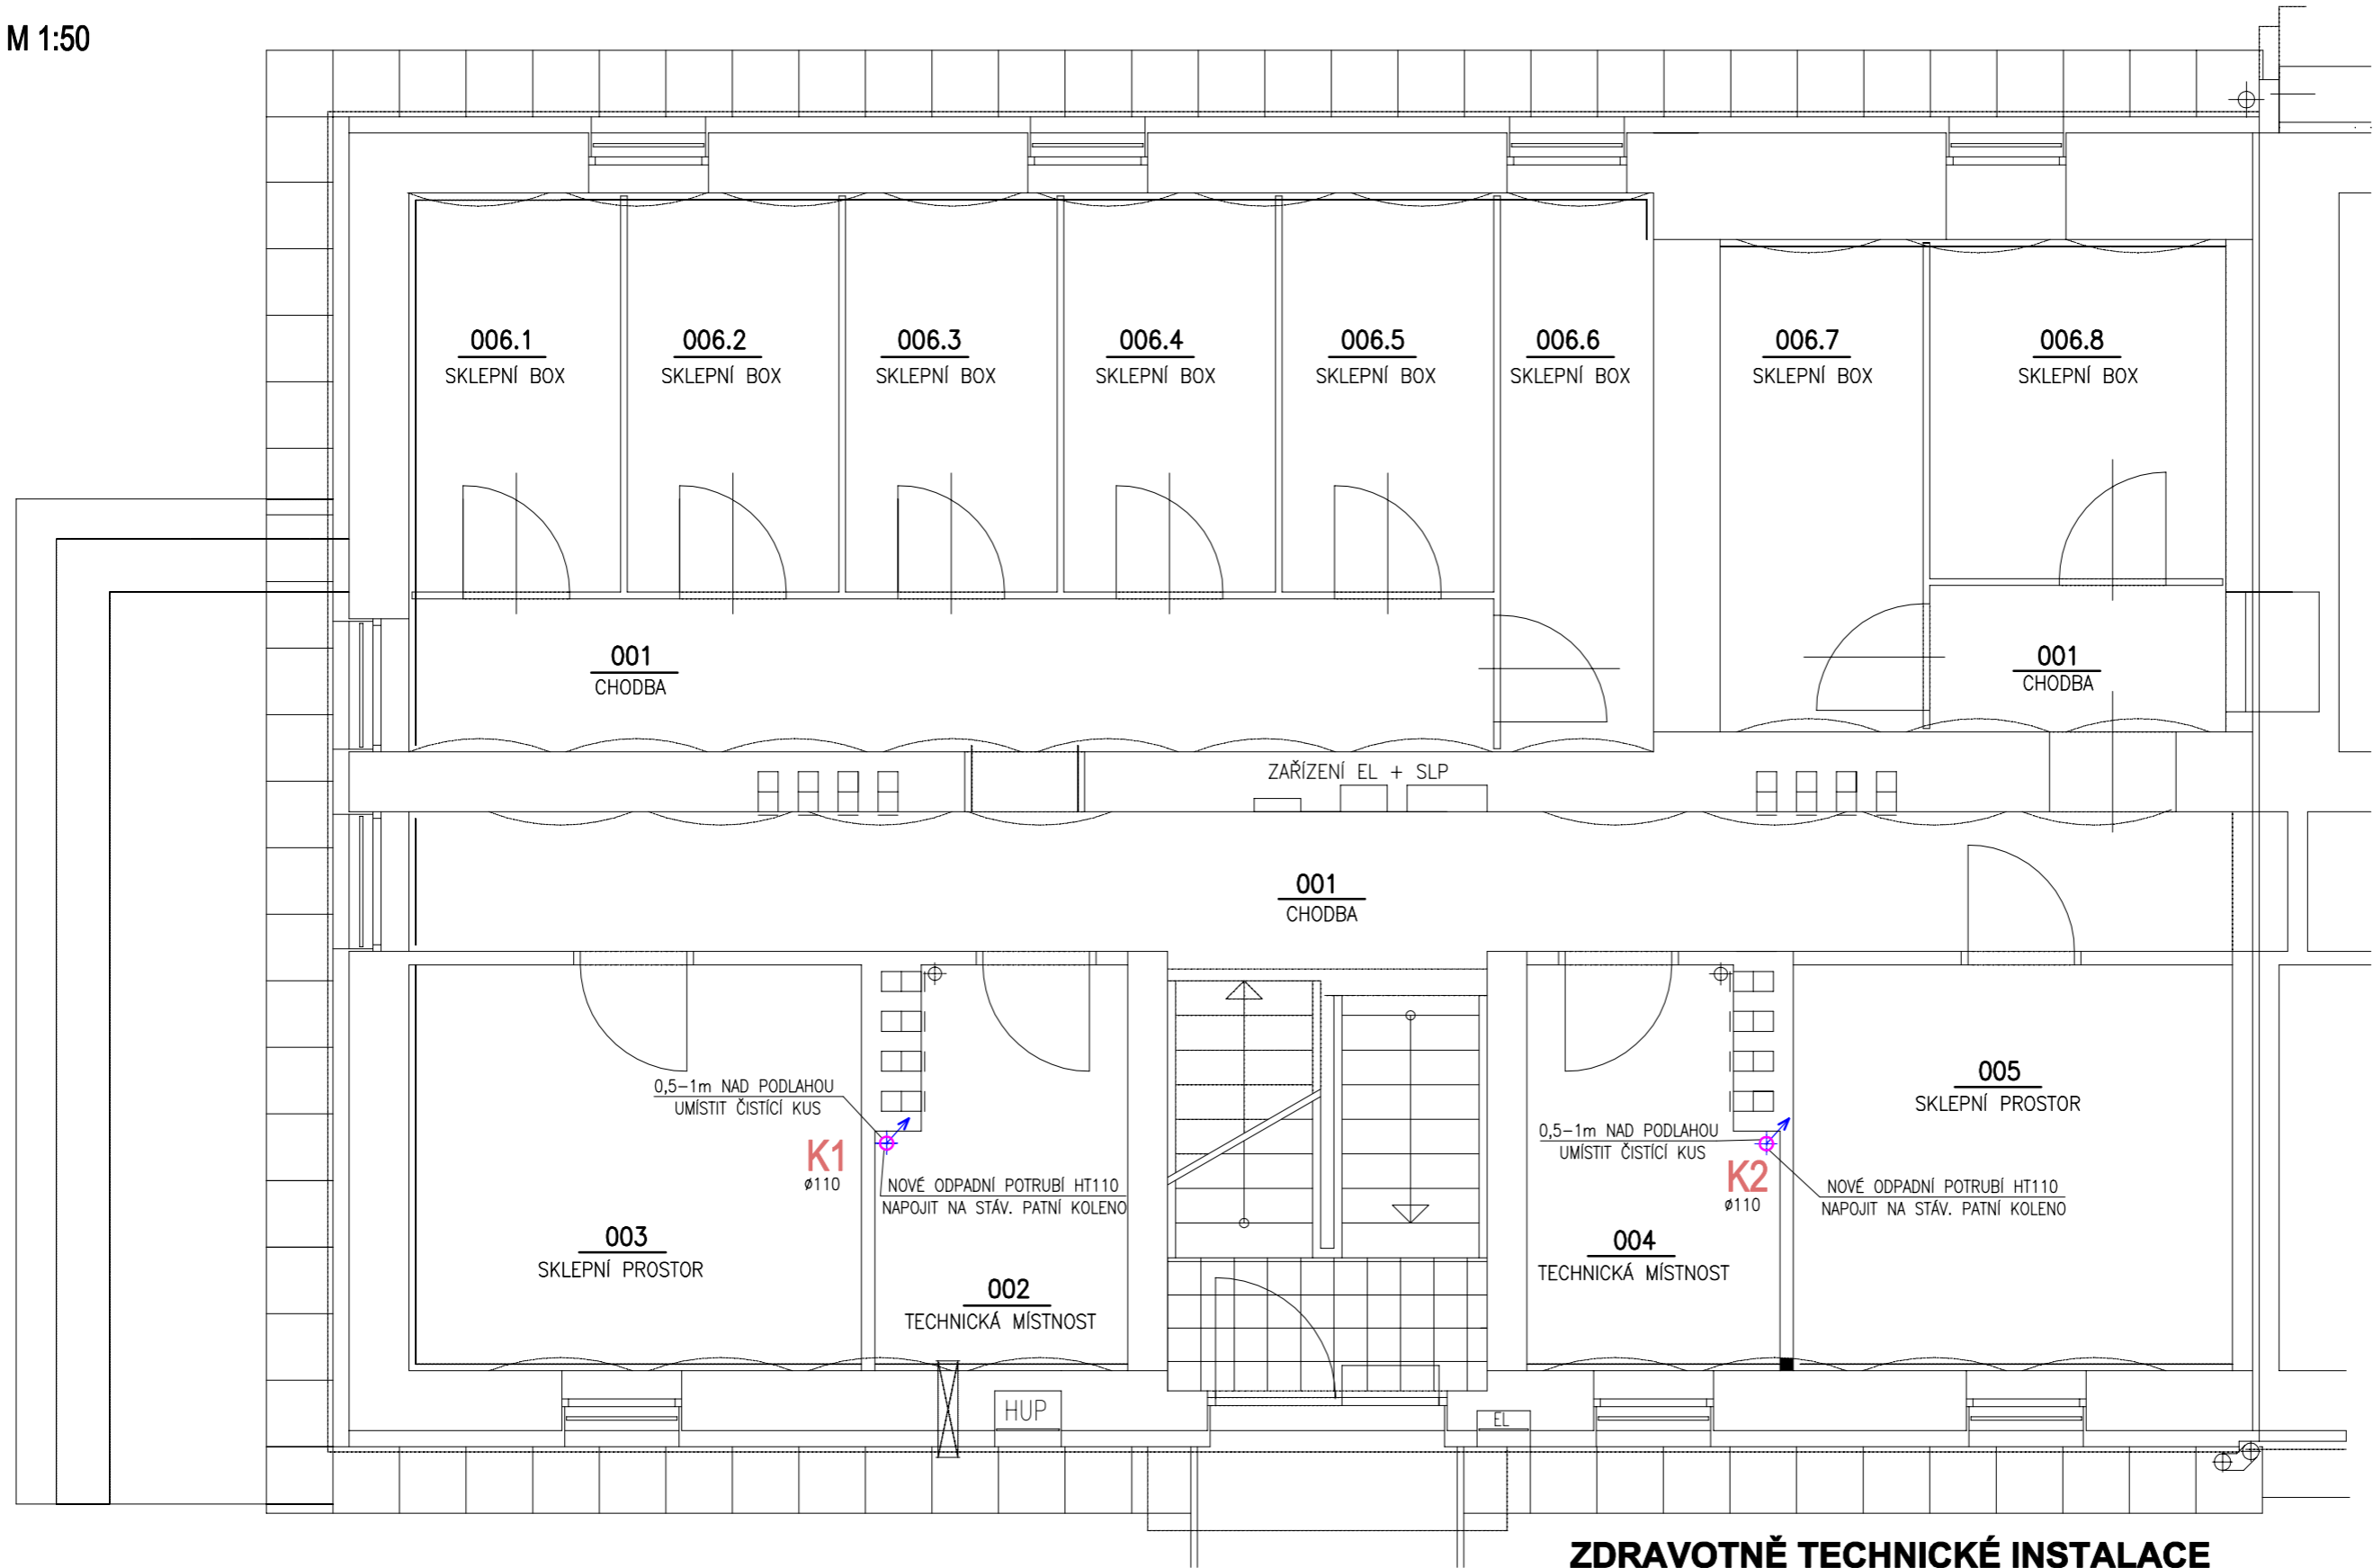

PŮDORYS 1.PP-VNITŘNÍ KANALIZACE

M 1:50



LEGENDA: STÁVAJÍCÍ CHODNÍK

-  **K1-2** NOVÉ STOUPACÍ POTRUBÍ SPLAŠKOVÉ KANALIZACE
-  PŘIPOJOVACÍ POTRUBÍ SPLAŠKOVÉ KANALIZACE KG

ZDRAVOTNĚ TECHNICKÉ INSTALACE

Zodpovědný projektant	Ing. Jaromír Provažník	KAPEGO PROJEKT S.R.O.		
Vypracoval	Ing. Michal Havlíček			
Investor:	Statutární město Ostrava, městský obvod Ostrava - Jih Horní 791/3, 700 30 Ostrava - Hrabůvka			28. října 1142/168, Mariánské Hory, 709 00 Ostrava IČ: 29395933 tel. 725 528 887 info@kapegopro.cz
Název akce:	"Zateplení obvodového pláště budovy, půdy a stropů sklepních prostor, změna vytápění bytů na plynové etážové topení - BD Abramovova č.1588/10, Ostrava-Jih"			Formát A3 Datum prosinec 2022
Místo:	Abramovova 1588/10, Zábřeh, 700 30 Ostrava parcela číslo st. 1948, k.ú. Zábřeh nad Odrou			Měřítko 1:50 Stupeň PD DPS
Název výkresu:	PŮDORYS 1.PP - VNITŘNÍ KANALIZACE			Číslo výkresu 106