

LEGENDA:

- ROZVODY STUDENÉ PITNÉ VODY (SPV)
- ROZVODY TEPLÉ VODY (TV)
- ROZVODY STLAČENÉHO VZDUCHU (SV)
- ROZVODY SÁNÍ (RS)


LEGENDA ZNAČENÍ POTRUBÍ:

- PPR

STANDARDNÍ JEDNOVRSTVÉ TLAKOVÉ POTRUBÍ Z POLYPROPYLENU PRO ROZVODY VODY (S 3,2/PN16/SDR 7,4)
- IZ

TERMOIZOLAČNÍ TRUBICE Z PĚNOVÉHO POLYETYLENU (Z PE PĚNY), LAMINOVANÁ OCHRANNOU PE TKANINOU.
- HT-DNx

STANDARDNÍ ODPADNÍ SYSTÉM Z POLYPROPYLENU ŠEDÉ BARVY (26dB)

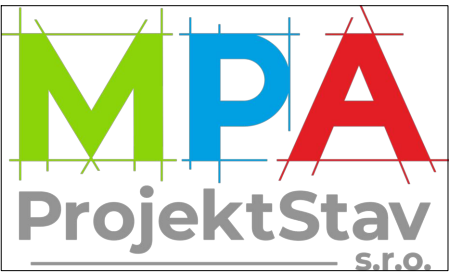

MPA Projektstav s.r.o.  
Habrová 1132/6, 710 00 Ostrava  
info@mpa-projektstav.cz  
www.mpa-projektstav.cz

Hlavní inženýr projektu  
Ing. Petr Fraš  
Zodpovědný projektant  
Ing. Tomáš Janošec  
Vyraboval  
Ing. Tomáš Janošec


Název projektu  
Zubní ordinace v objektu Čujkovova 40a

Místo stavby  
Čujkovova 3165/40a  
700 30 Ostrava - Zábřeh

Investor  
Úřad městského obvodu Ostrava Jih  
Horní 791/3  
700 30 Ostrava-Hrabůvka

Datum 10/2023 Měřítko 1: 50  
Formát 630 x 420 ± 0,000 STÁV. PODLAHA 1. NP

Autorizace Paré

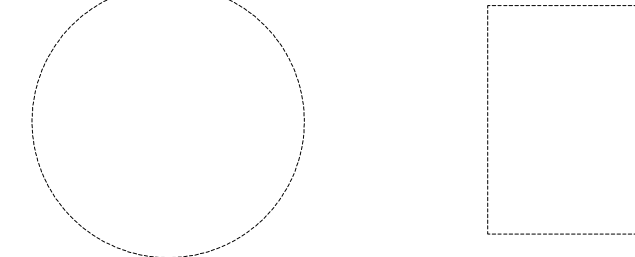


Stupeň  
Dokumentace pro provedení stavby

Část  
D.1.4.1 Zdravotně technické instalace

Objekt  
SO 01

Název výkresu  
VODOVOD - PŮDORYS

Číslo zakázky MPA\_2305  
Změna 0  
Číslo výkresu D.1.4.1-05

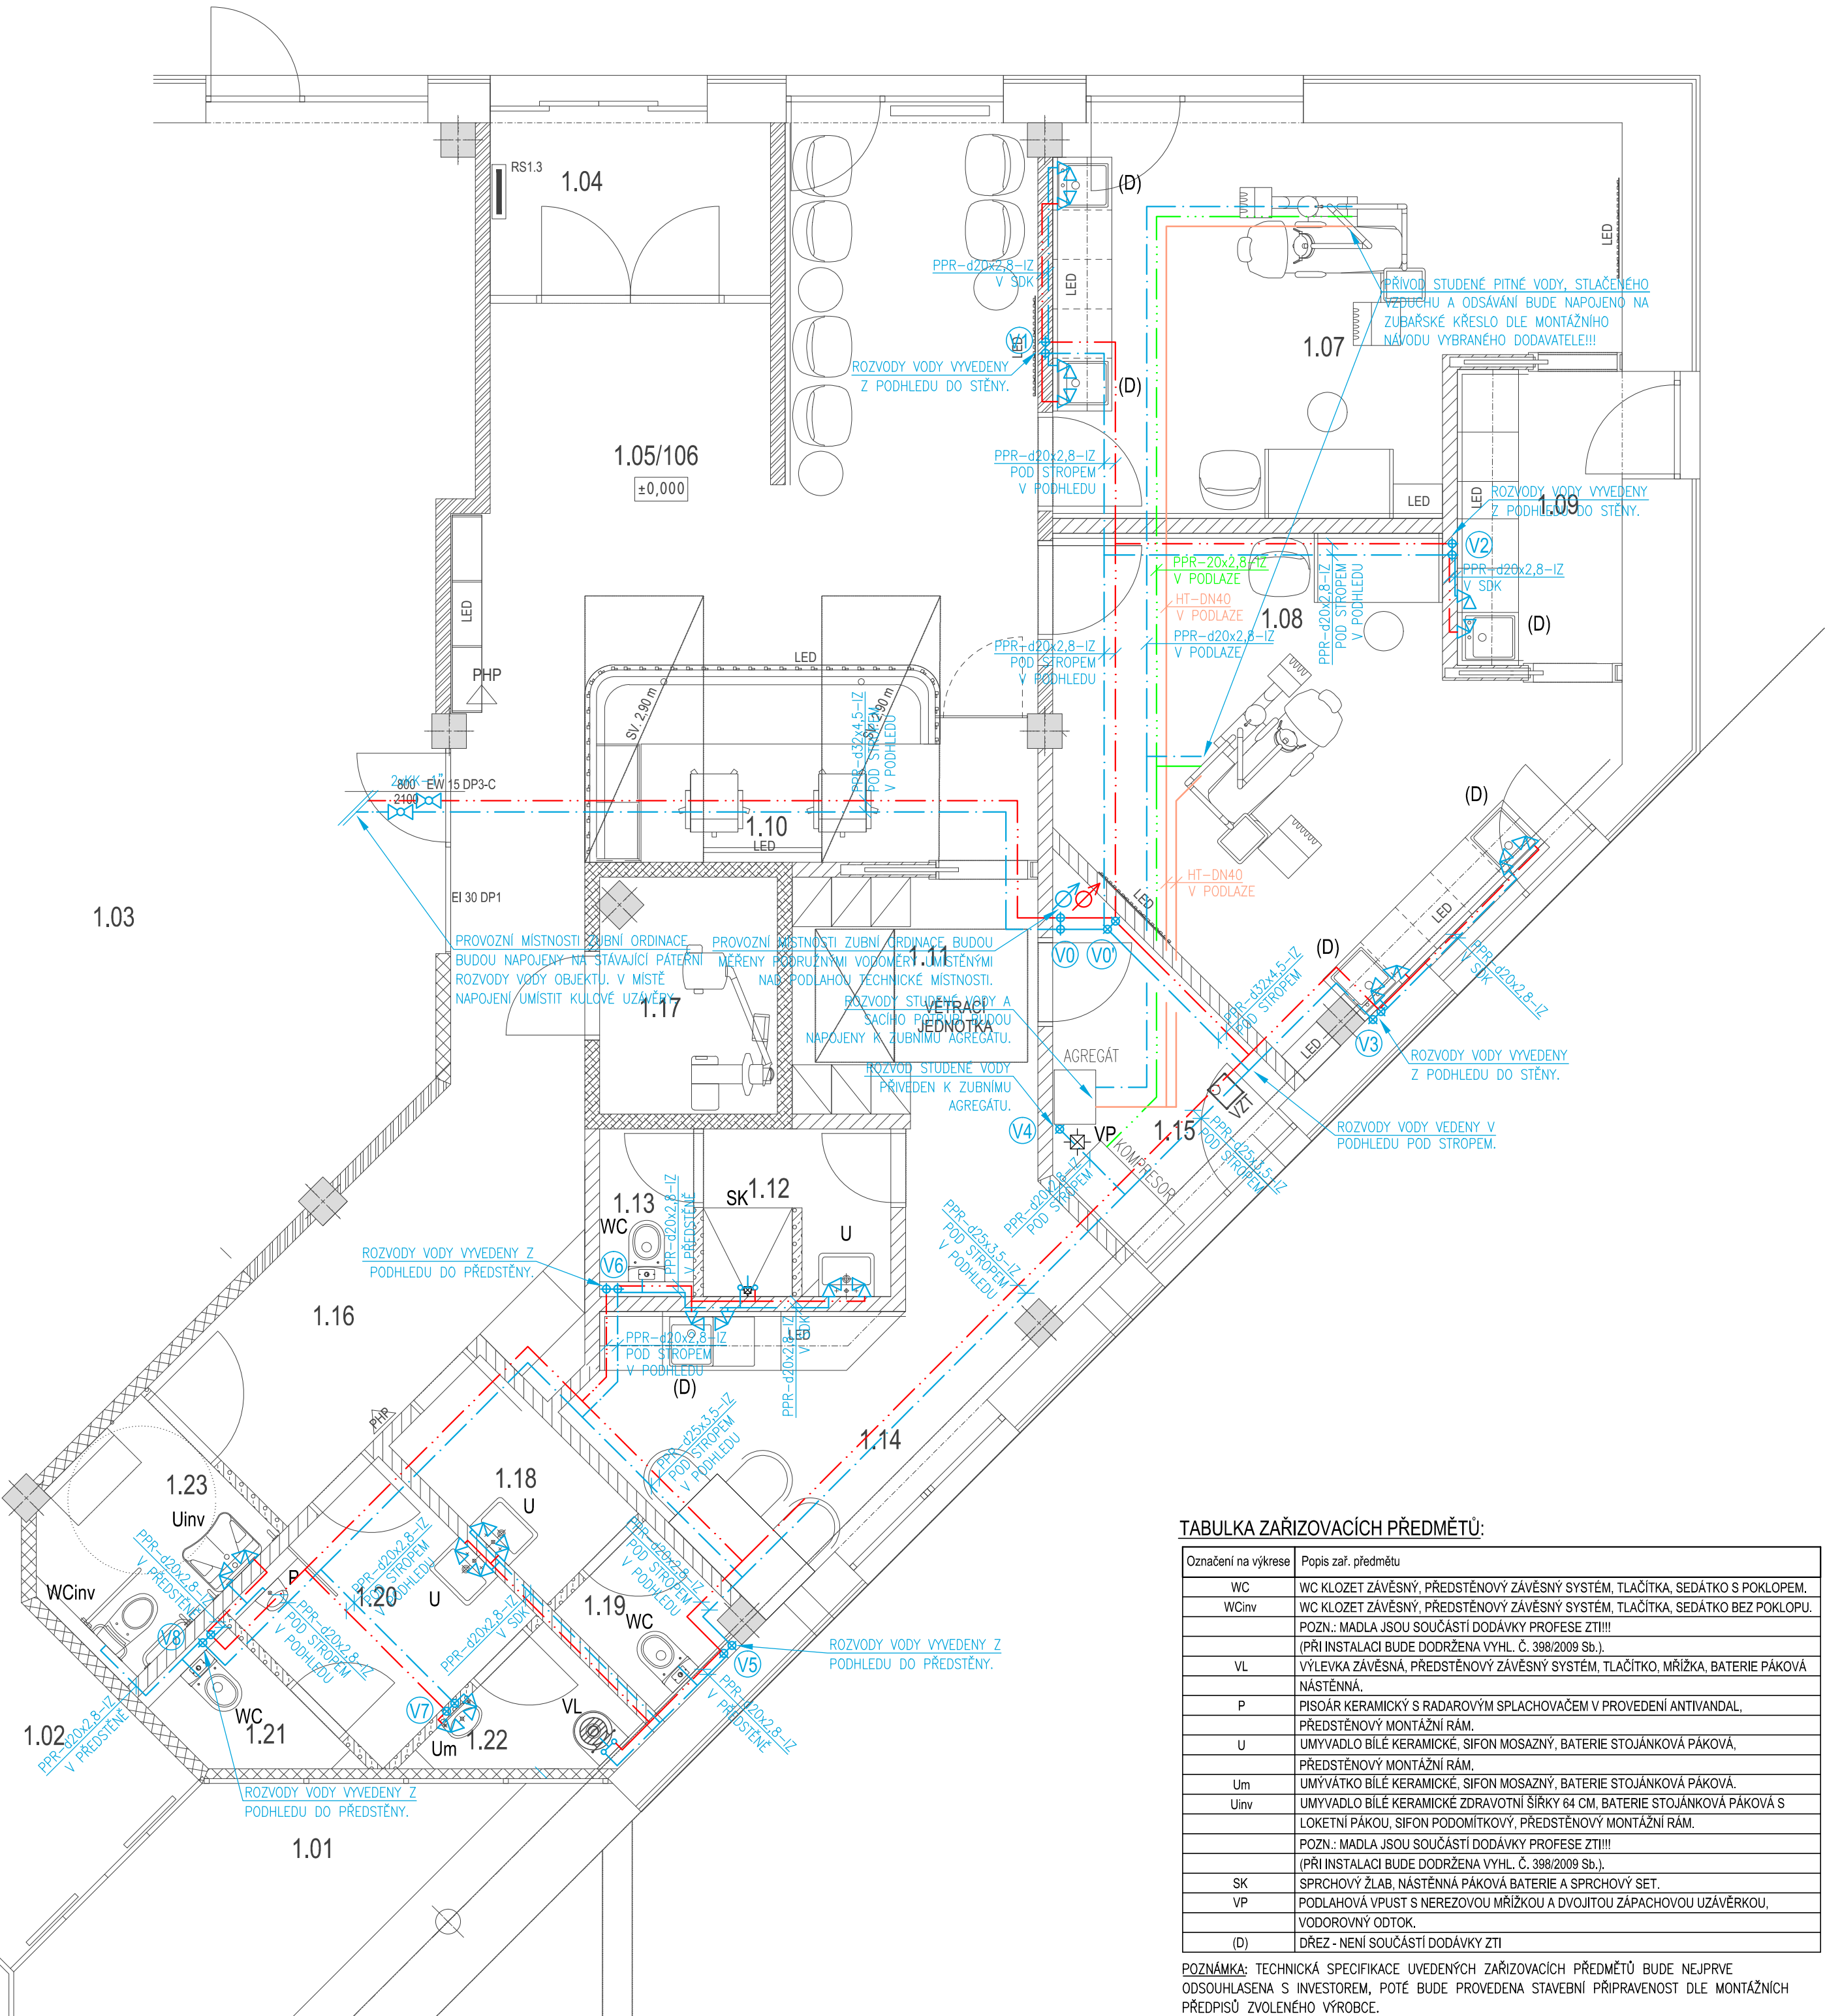

TABULKA ZAŘIZOVACÍCH PŘEDMĚTŮ:

Označení na výkrese	Popis zař. předmětu
WC	WC KLOZET ZÁVĚSNÝ, PŘEDSTĚNOVÝ ZÁVĚSNÝ SYSTÉM, TLAČÍTKA, SEDÁTKO S POKLOPEM.
WCinv	WC KLOZET ZÁVĚSNÝ, PŘEDSTĚNOVÝ ZÁVĚSNÝ SYSTÉM, TLAČÍTKA, SEDÁTKO BEZ POKLOPU. POZN.: MADLA JSOU SOUČÁSTÍ DODÁVKY PROFESE ZTI!!! (PŘI INSTALACI BUDE DODRŽENA VYHL. Č. 398/2009 Sb.).
VL	VÝLEVKA ZÁVĚSNÁ, PŘEDSTĚNOVÝ ZÁVĚSNÝ SYSTÉM, TLAČÍTKO, MŘÍŽKA, BATERIE PÁKOVÁ NÁSTĚNNÁ.
P	PISOAR KERAMICKÝ S RADAROVÝM SPLACHOVAČEM V PROVEDENÍ ANTIVANDAL, PŘEDSTĚNOVÝ MONTÁŽNÍ RÁM.
U	UMYVADLO BÍLÉ KERAMICKÉ, SIFON MOSAZNÝ, BATERIE STOJÁNKOVÁ PÁKOVÁ, PŘEDSTĚNOVÝ MONTÁŽNÍ RÁM.
Um	UMYVÁTKO BÍLÉ KERAMICKÉ, SIFON MOSAZNÝ, BATERIE STOJÁNKOVÁ PÁKOVÁ.
Uinv	UMYVADLO BÍLÉ KERAMICKÉ ZDRAVOTNÍ ŠÍRKY 64 CM, BATERIE STOJÁNKOVÁ PÁKOVÁ S LOKETNÍ PÁKOU, SIFON PODOMITKOVÝ, PŘEDSTĚNOVÝ MONTÁŽNÍ RÁM. POZN.: MADLA JSOU SOUČÁSTÍ DODÁVKY PROFESE ZTI!!! (PŘI INSTALACI BUDE DODRŽENA VYHL. Č. 398/2009 Sb.).
SK	SPRCHOVÝ ŽLAB, NÁSTĚNNÁ PÁKOVÁ BATERIE A SPRCHOVÝ SET.
VP	PODLAHOVÁ VPUST S NEREZOVOU MŘÍŽKOU A DVOJITOU ZÁPACHOVOU UZÁVĚRKOU, VODOROVNÝ ODTOK.
(D)	DŘEZ - NENÍ SOUČÁSTÍ DODÁVKY ZTI

POZNÁMKA: TECHNICKÁ SPECIFIKACE UVEDENÝCH ZAŘIZOVACÍCH PŘEDMĚTŮ BUDE NEJPRVE ODSOUHLAŠENA S INVESTOREM, POTÉ BUDE PROVEDENA STAVEBNÍ PŘÍPRAVENOST DLE MONTÁŽNÍCH PŘEDPISŮ ZVOLENÉHO VÝROBCE.