


LEGENDA MÍSTNOSTI		
Č.M.	NÁZEV MÍSTNOSTI	PLOCHA m2
01	LOŽNICE	15,47
02	KUCHYNĚ	6,89
03	KOUPELNA	2,17
04	WC	0,98
05	CHODBA	8,34
06	OBÝVACÍ POKOJ	17,03

LEGENDA ČAR	
	STÁVAJÍCÍ ROZVOD SV (PPR)
	STÁVAJÍCÍ ROZVOD SV PRO (PPR)
	STÁVAJÍCÍ PLYNOVODNÍ POTRUBÍ – OCEL
	NOVÝ ROZVOD SV (PPR PN16)
	NOVÝ ROZVOD TV (PPR PN20)
	NOVÉ KANALIZAČNÍ POTRUBÍ – HT SYSTÉM
	NOVÉ PLYNOVODNÍ POTRUBÍ – MĚĐ

	STOUPAČKA KANALIZACE – STÁVAJÍCÍ
	STOUPAČKY TEPLÉ VODY, STUDENÉ VODY A CÍRKULACE – STÁVAJÍCÍ
	STOUPACÍ OCELOVÉ PLYNOVODNÍ POTRUBÍ – STÁVAJÍCÍ

LEGENDA	
	U – UMÝVADLO, ODPAD 40 mm
	WC – KOMBI. KLOZET, ODPAD 100 mm
	AP – AUTOMATICKÁ PRAČKA, ODPAD 50 mm
	D – DŘEZ, ODPAD 50 mm
	V – VANA, ODPAD 50 mm
	M – MÝČKA, ODPAD NAPOJIT NA SIFON DŘEZU

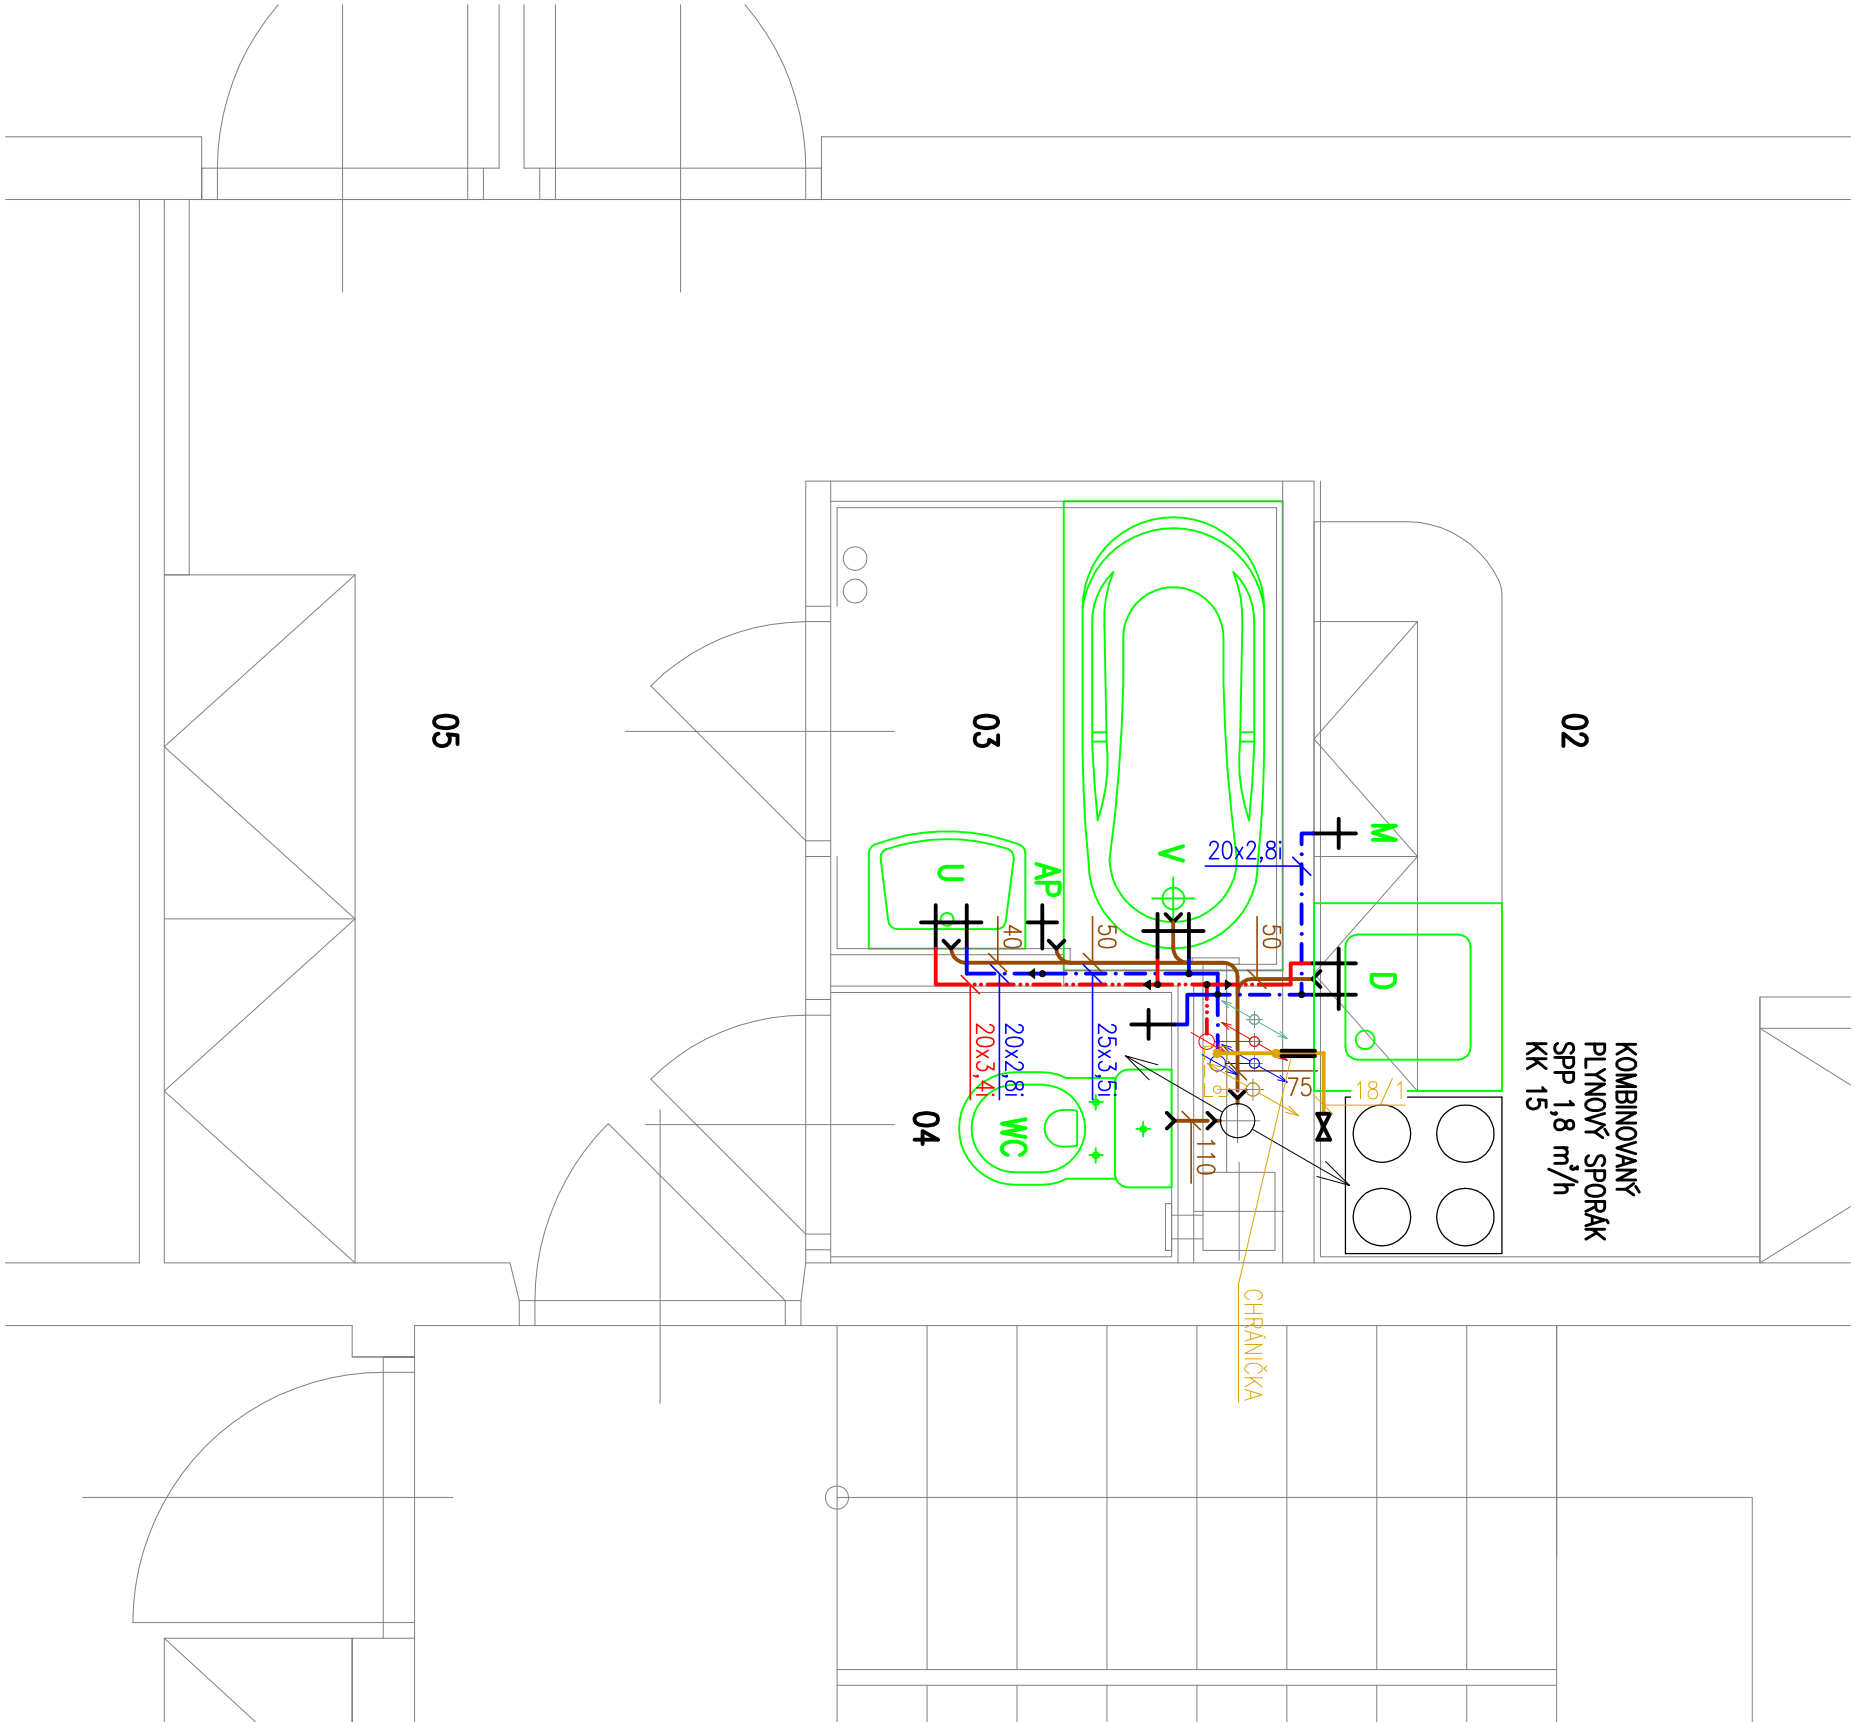

VYPRACOVAL:		PROJEKTANT:	
Antonín Žydek		Ing. Dorota Kožušníková	
PODPIS		PODPIS	
AKCE: REKONSTRUKCE BYTOVÉHO JÁDRA BYT Č. 11			
OBSAH: PŮDORYS 4.NP – ZTI, PLYN		ZAK. Č.: DK/72/04/18/BJ	
STAVBA: VOLGOGRADSKÁ 2389/126		FORMÁT: 2 x A4	
OSTRAVA–ZABŘEH		MĚŘÍTKO: 1:25	
INVESTOR: STATUTÁRNÍ MĚSTO OSTRAVA		STUPEŇ: DPS	
		VÝKRES Č.: 3	

DK projekt, s.r.o.

Bonumínská 94/113

Ostřava, Muglínov

tel.: 596 732 592

www.dkprojekt.cz

projekte@dkprojekt.cz