


KOORDINAČNÍ SITUACE
 M 1:250

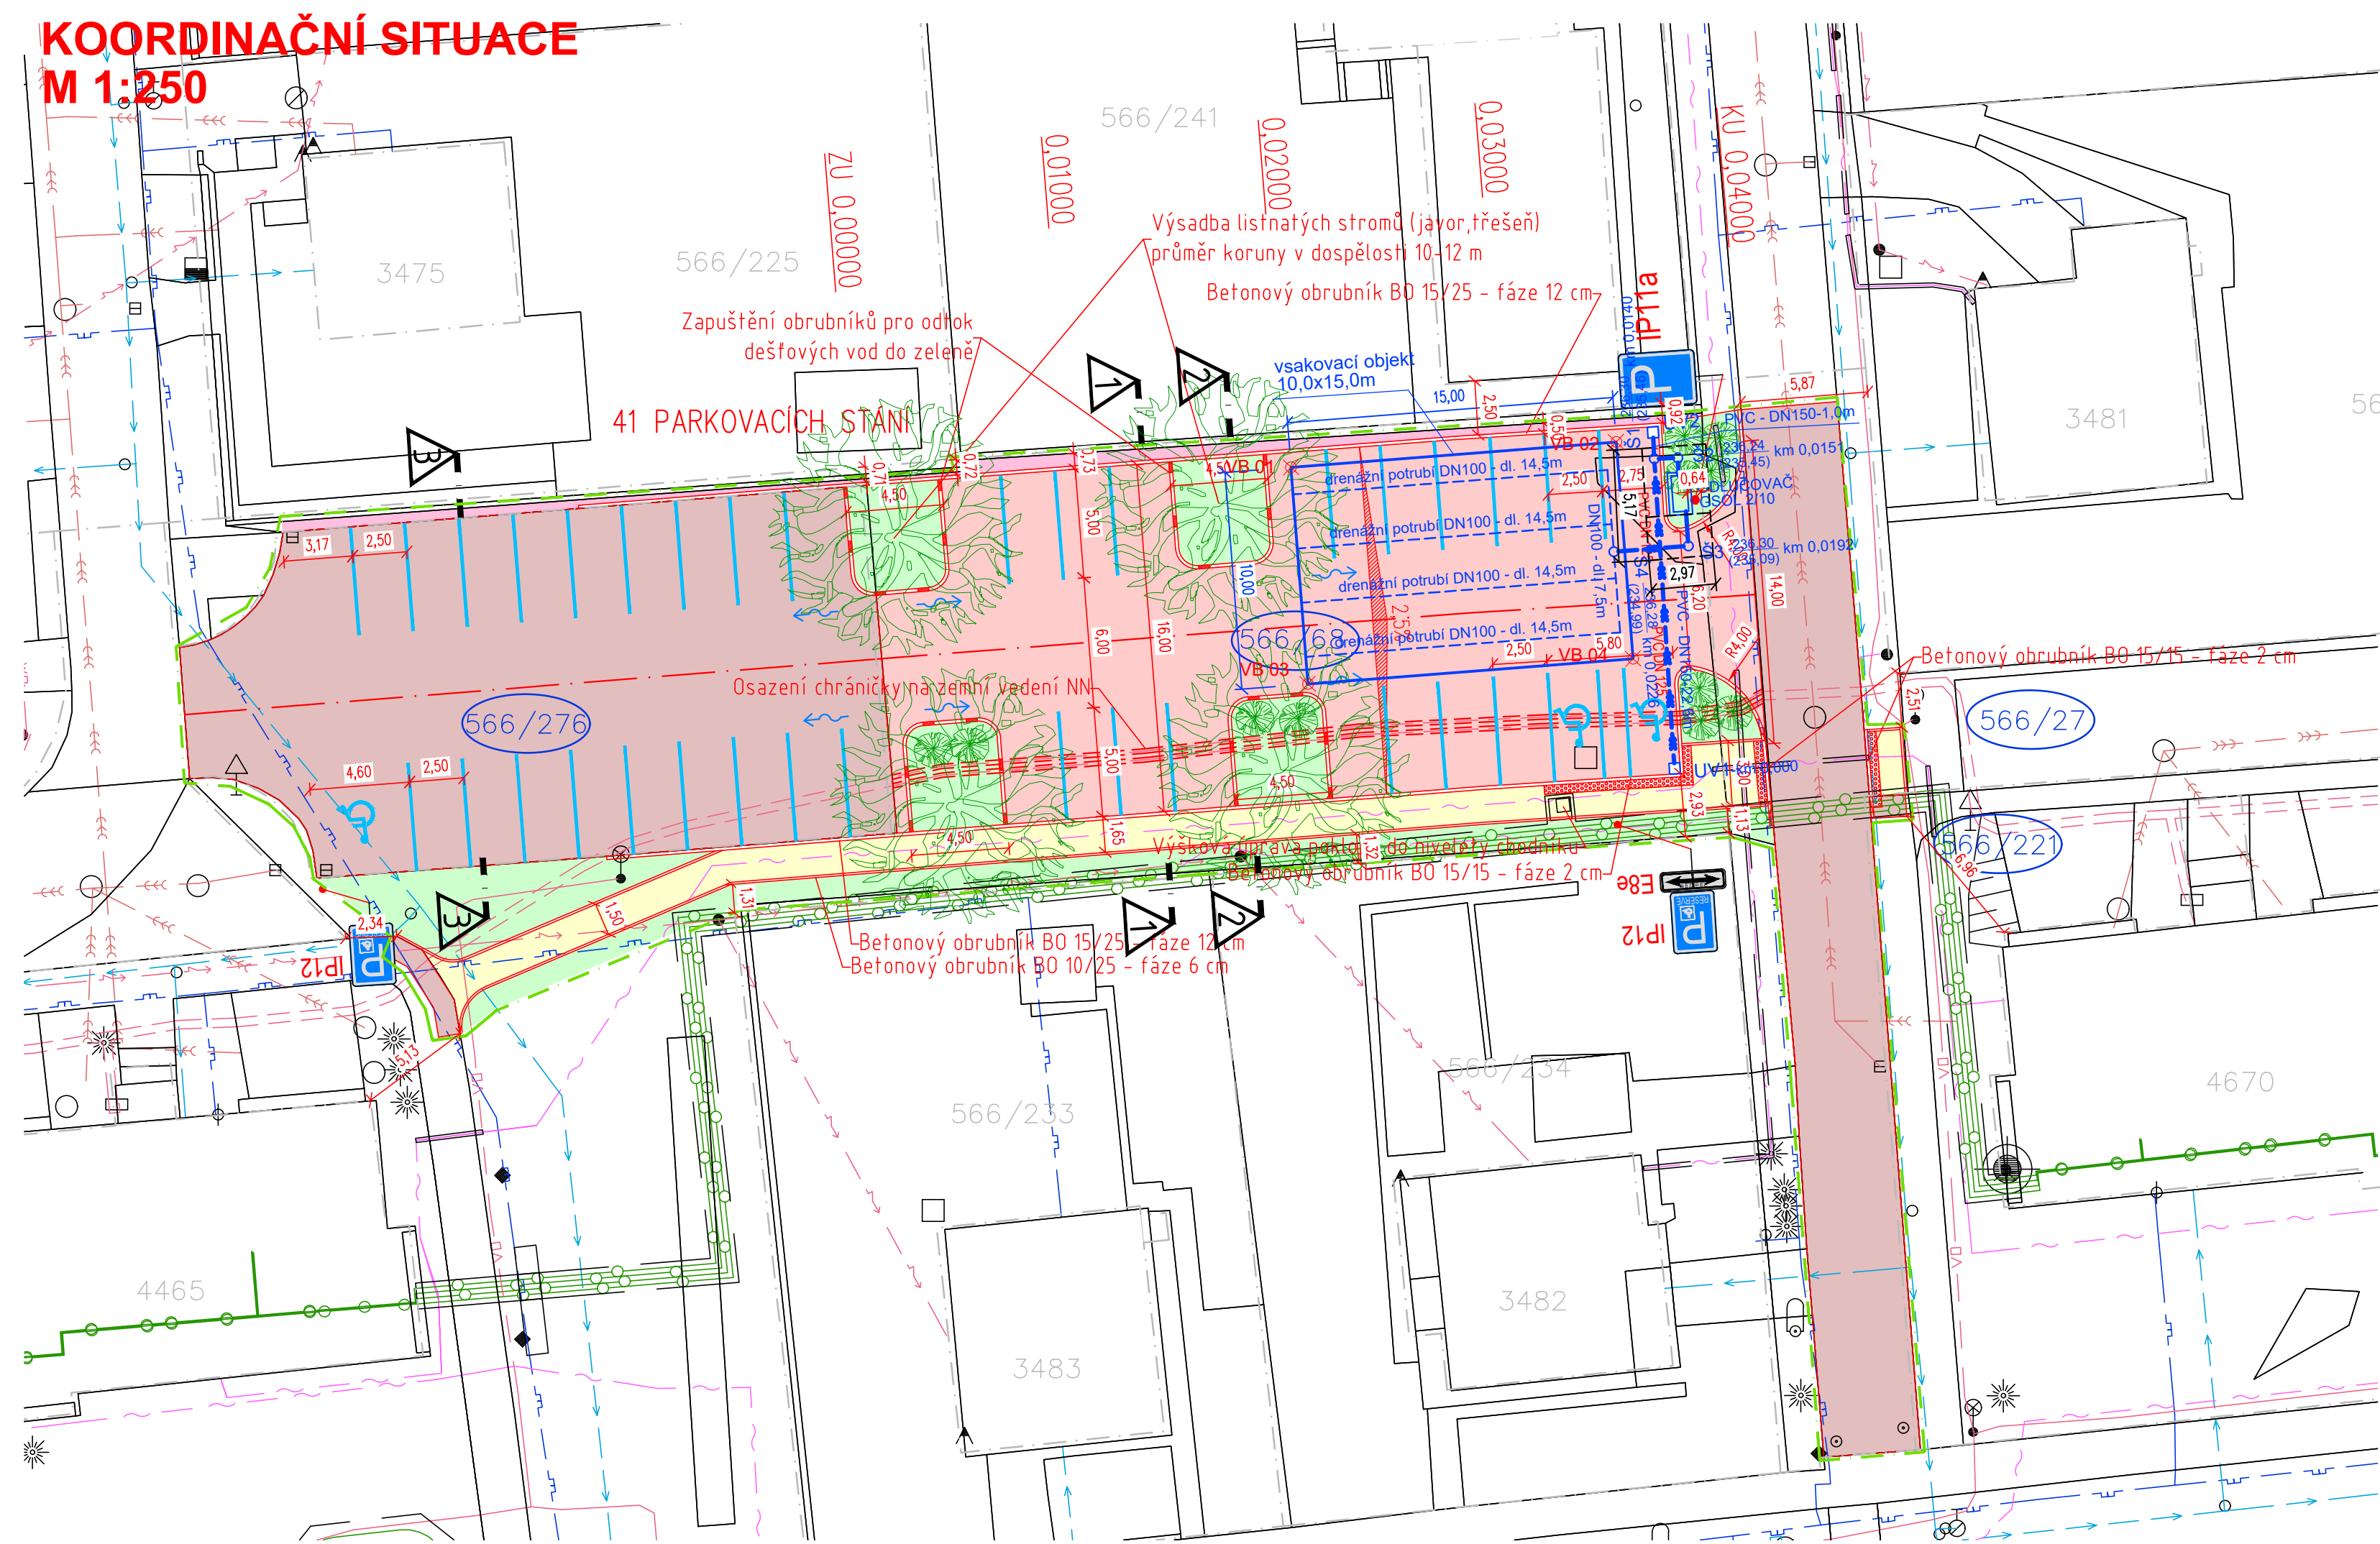

LEGENDA INŽENÝRSKÝCH SÍTÍ:

- stav návrh
- KANALIZACE
 - VODOVOD
 - PLYNOVOD
 - DISTRIB. ROZVOD NN–VZDUŠNÝ
 - DISTRIB. ROZVOD NN–ZEMNÍ
 - DISTRIB. ROZVOD VN–VZDUŠNÝ
 - DISTRIB. ROZVOD VN–VZDUŠNÝ
 - ROZVOD VO–ZEMNÍ
 - SDĚLOVACÍ KABELY
 - TEPLOVODY
 - HRANICE PARCEL–DLE KN
 - OBVOD STAVENIŠTĚ

LEGENDA OBJEKTŮ:

- stav návrh
- 1
 - RODINNÉ DOMY
 - STROMY
 - KEŘE

LEGENDA - SO 301

- KANALIZACE PVC-DN150
 DRENÁŽNÍ POTRUBÍ PVC-DN100
 ODLUČOVAČ LEHKÝCH KAPALIN
 KANALIZAČNÍ ŠACHTA Ø425 mm
 VPUSŤ 500×500mm hl. 0,6 m

LEGENDA PLOCH - SO 101:

- stav návrh
- PARKOVIŠTĚ – ŽIVIČNÝ POVRCH
 - CHODNÍK – BETONOVÁ DLAŽBA 20x10 tl. 60 mm
 - KAČÍREK tl. 150 mm
 - KOMUNIKACE – PŘEFRÉZOVÁNÍ (udržovací práce dle přílohy č.5 zák. 104/1997 Sb.)
 - ZATRAVNĚNÁ PLOCHA–dotčená staveb. pracemi
 - HMATOVÁ DLAŽBA
 - BETONOVÝ OBRUBNÍK BO 15/25
 - BETONOVÝ OBRUBNÍK BO 10/25
 - BETONOVÝ OBRUBNÍK BO 15/15

SOUŘADNICOVÝ SYSTÉM: JTSK
 VÝŠKOVÝ SYSTÉM: Balt p.v.
 POLOHA STÁVAJÍCÍCH INŽENÝRSKÝCH SÍTÍ JE INFORMATIVNÍ

VYPRACOVAL:	ZODP.PROJEKT.	KRESLIL:	VED.PROJEKCE	NELL PROJEKT s. r. o. Kvítková 3687 760 01 Zlín	
Ing. Aleš Trněný	Ing. Karel Kuchař	Ing. Aleš Trněný	Zuzana Kuchařová		
KRAJ: MORAVSKOSLEZSKÝ		KAT. Ú.: ZÁBŘEH NAD ODOU		FORMÁT	3xA4
STAVEBNÍK: STATUTÁRNÍ MĚSTO OSTRAVA				DATUM	4/2023
AKCE: ROZŠÍŘENÍ PARKOVIŠTĚ NA UL. KOMAROVOVA V OSTRAVĚ - ZÁBŘEHU				STUPEŇ	DUSP, PDPS
				ZAKÁZK. ČÍSLO	
OBSAH: KOORDINAČNÍ SITUACE				MĚŘÍTKO: 1:250	ČÍSLO VÝKRESU C.3.

