


- PODZEMNÍ SDĚLOVACÍ KABEL CETIN a.s.
- PODZEMNÍ VEDENÍ NN - ČEZ DISTRIBUCE, a.s.
- JEDNOTNÁ KANALIZACE - OVAK a.s.
- KANALIZAČNÍ PŘÍPOJKY
- VODOVODNÍ PŘÍPOJKY
- PLYNOVOD NTL - GasNet, s.r.o.
- PLYNOVOD NTL - GasNet, s.r.o.
- OPTICKÉ VEDENÍ - T-MOBILE CZECH REPUBLIC, A.S.
- TEPELNÉ PODZEMNÍ ROZVODY - VEOILA ENERGIE ČR, a.s.

LEGENDA

ŘEŠENÝ OBJEKT - PŘEDPOKLÁDANÝ ROZSAH PRACÍ

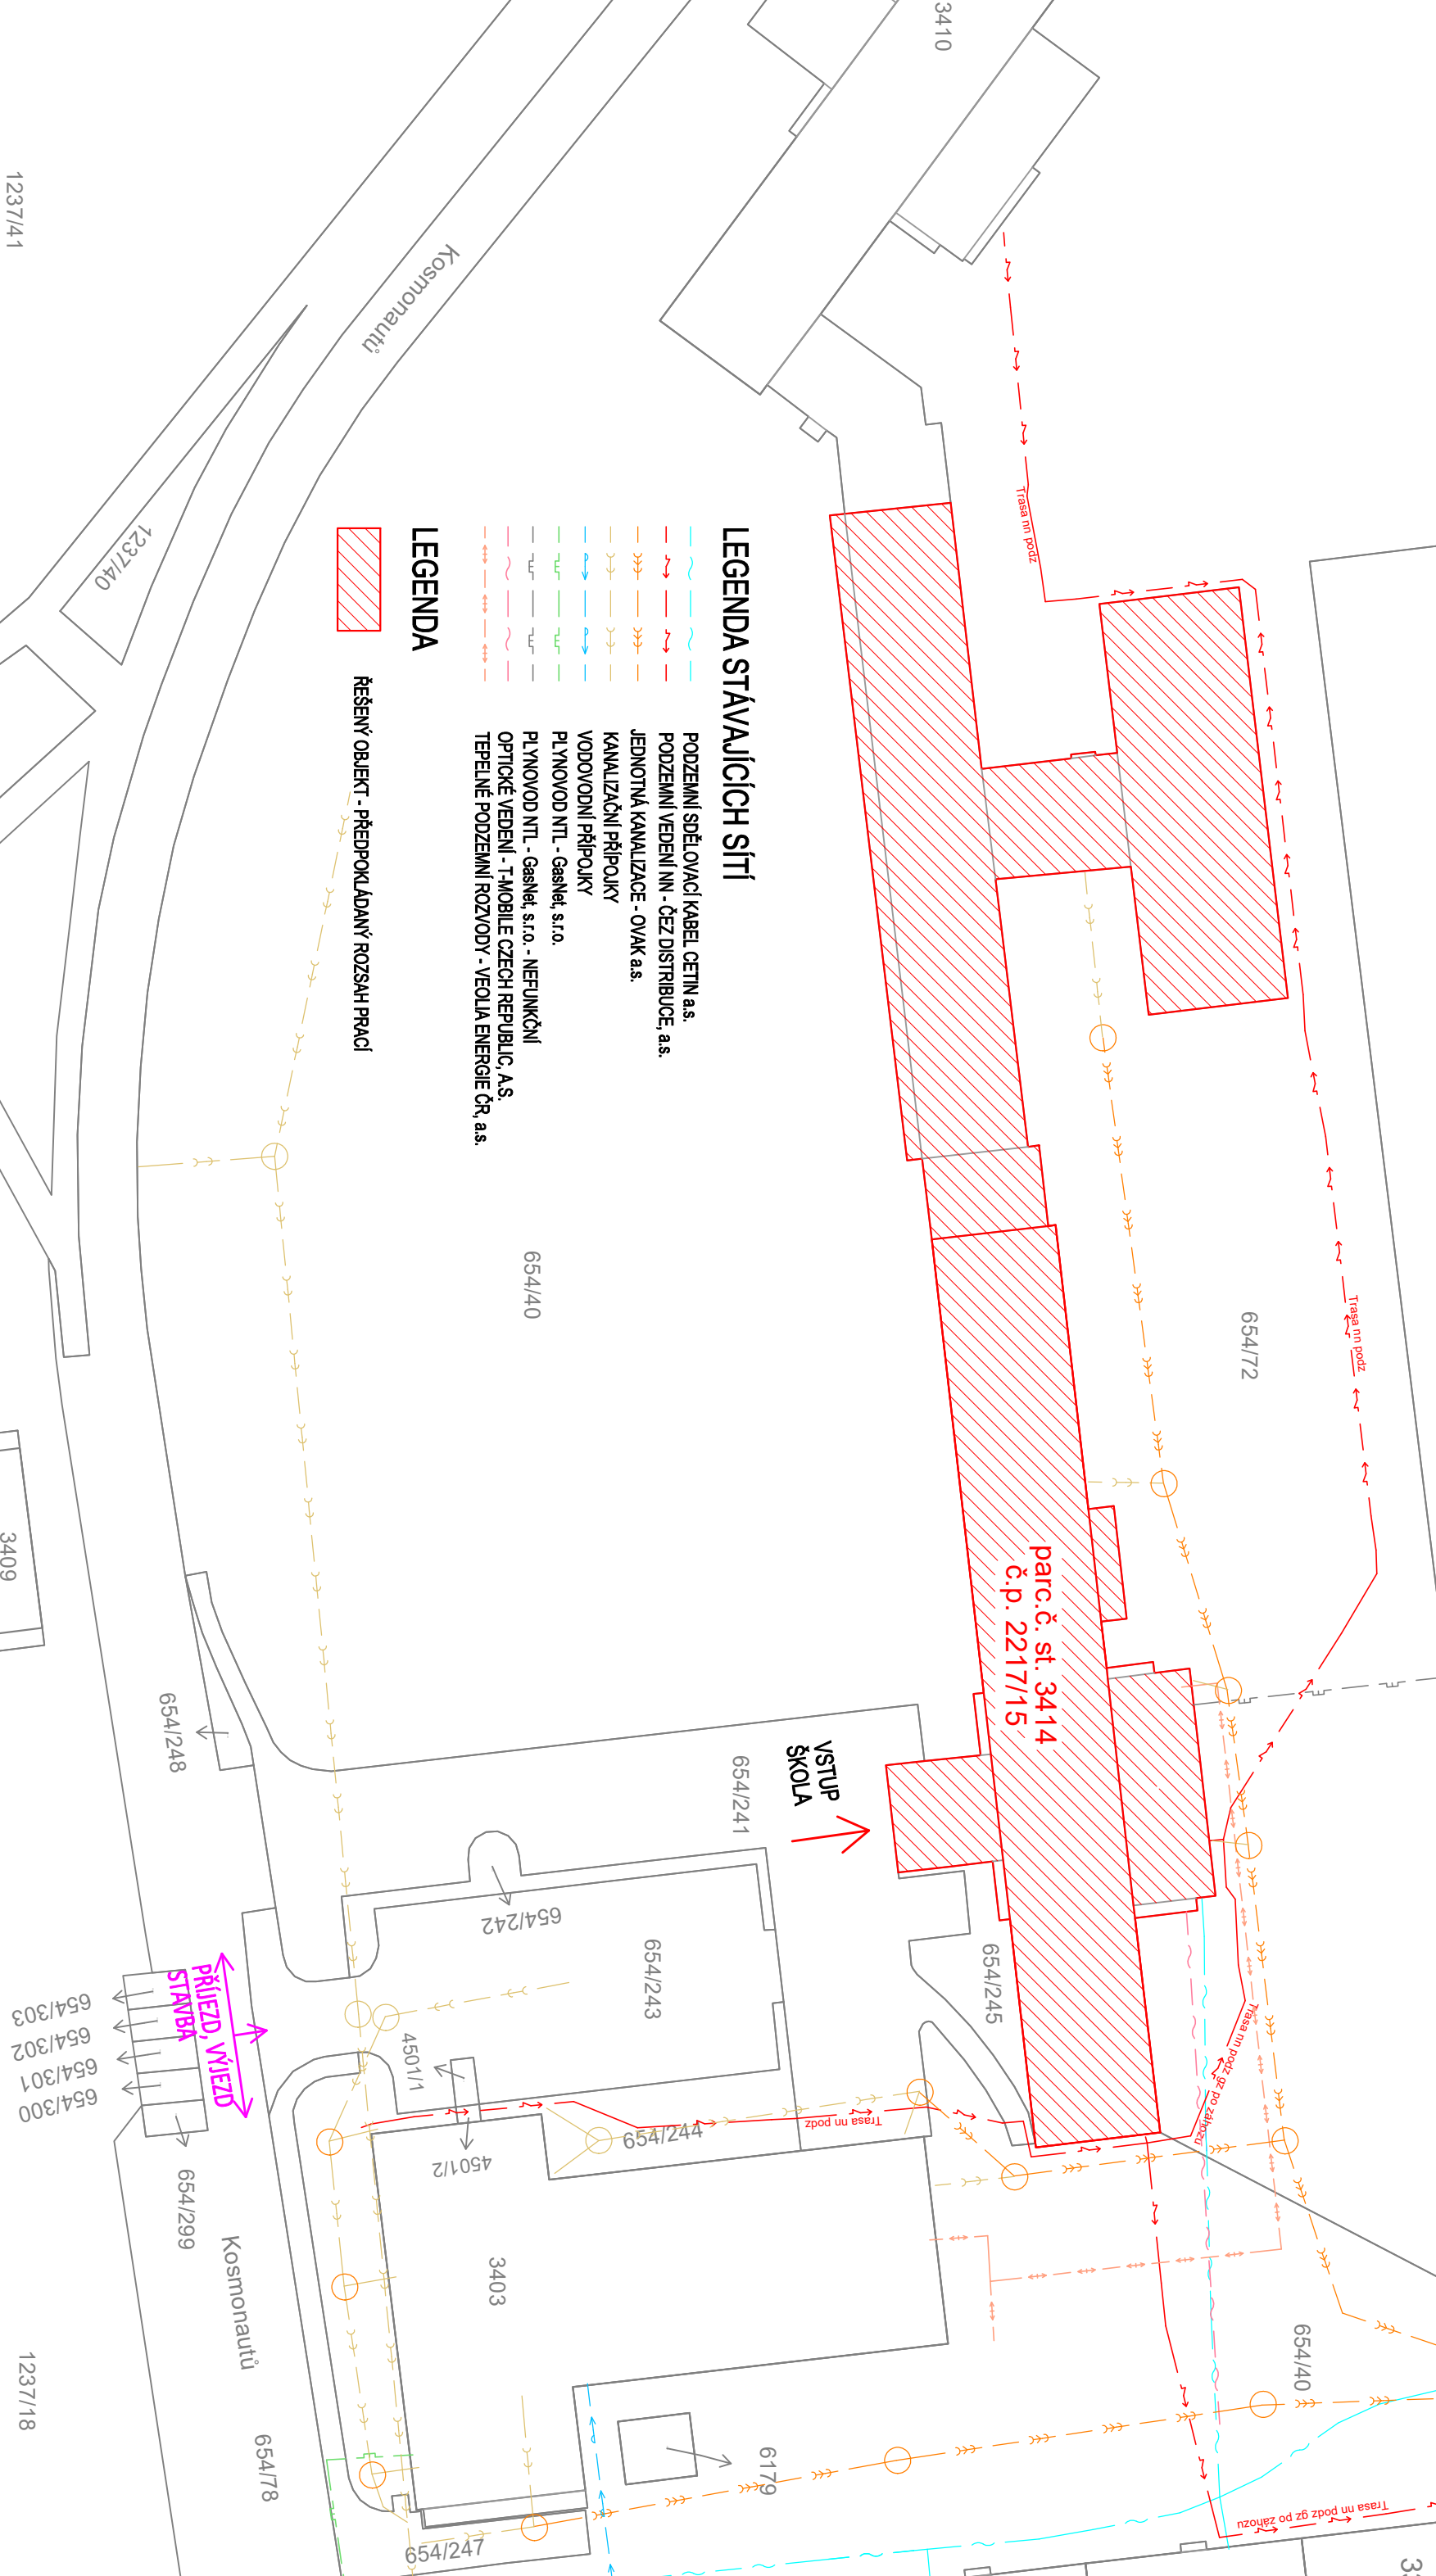

DOKUMENTACE PRO PROVÁDĚNÍ STAVBY

Zodpovědný projektant	Ing. Jaromír Provazník	
Vypracoval	Iveta Chobotová	
Investor:	Statutární město Ostrava, městský obvod Ostrava - Jih Horní 791/3, 700 30 Ostrava - Hrabůvka	
Název akce:	"ZŠ Kosmonautů 15, Ostrava - Zábřeh - rekonstrukce elektroinstalace"	
Místo:	Kosmonautů 2217/15, Zábřeh, 700 30 Ostrava parc.č. st. 3414, k.ú. Zábřeh nad Odrou	
Název výkresu:	Koordinační situační výkres	<div><div>HAPEGO PROJEKT S.R.O.</div><div>28. října 1142/168, Mariánské Hory, 709 00 Ostrava IČ: 29395933 tel. 725 528 887 info@kapegopro.cz</div><div>Formát 2 x A4 Měřítko 1 : 500 Datum 03/2025 Stupeň PD DPS</div></div>