


PŮDORYS 1. NP - obj. A, B, C, D

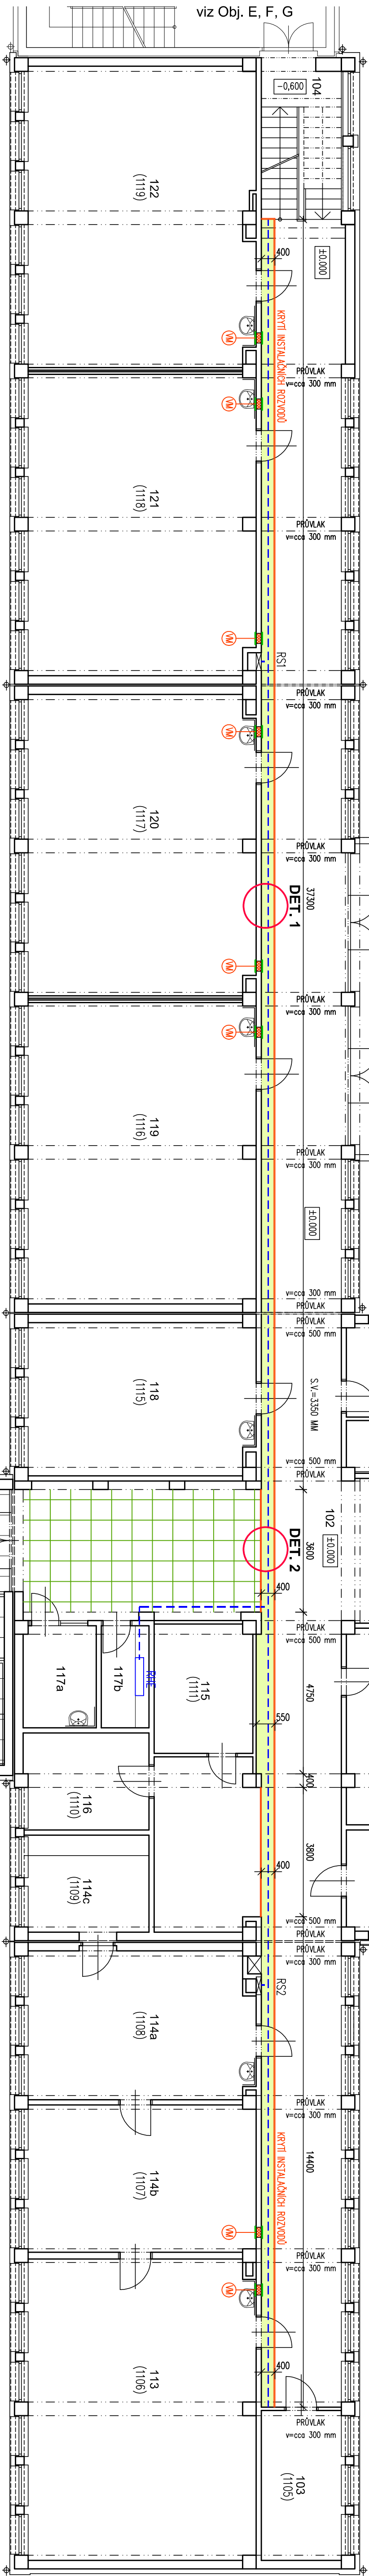

viz Qbi F F G


LEGENDA MÍSTNOSTÍ V 1. NF

S.V. = 3 350 mm

№	ИСТИ	ОТЕ ИСТИ	ПОДА	ПОИМА	2015/16 ОБЩЕ м2
101	СКОПЧЕ	26,50	51% ОБЩЕ ЛАНИ/м=120	17,10	30,50
102	—	20,50	51% ОБЩЕ ЛАНИ/м=120	10,50	10,70
103	КАМЕНТ	10,80	—	13,80	—
104	—	11,40	51% ОБЩЕ ЛАНИ/м=120	5,80	—
105	ПОИЩЕ	6,60	51% ОБЩЕ ЛАНИ/м=120	3,30	—
106	М ДИВ	1,60	51% ОБЩЕ ЛАНИ/м=120	0,80	—
107	ОД	3,80	51% ОБЩЕ ЛАНИ/м=120	1,90	—
108	ПОИЩЕ М = ОД	7,10	51% ОБЩЕ ЛАНИ/м=120	3,60	—
109	М ЧИП	12,20	51% ОБЩЕ ЛАНИ/м=120	6,20	—
110	ОД	13,70	—	16,90	—
111	КАМЕНТ	11,80	—	14,40	—
112	КАМЕНТ	11,30	—	14,00	—

№	ИМЕНА	ИЗДАНИЕ	КОДА	ПОДКА	99/100
113	1106	СЕРИОА	58,80		32,40
114	1108	СЕРИОАТ	29,30		22,70
1145	1107	СЕРИОАТ - КОДИ	25,50		22,30
1146	1109	СЕРИОАТ - КОДИКА	10,70		13,90
115	1111	СУЛО	10,90		13,40
116	1110	КАБЕТ	10,50		13,20
117a	117a	СУЛО	6,40		10,30
117b		КОДИКА	4,20		8,80
118	1115	КАБЕЛ	30,30		22,80
119	1116	КОДИКА - КОДИКА	60,00		32,40
120	1117	КОДИКА - КОДИКА	59,60		32,40
121	1118	КОДИКА - КОДИКА	59,70		32,40
122	1119	КОДИКА	59,50		32,40
123	-	СЕРИОАТ - КАМЕТ	43,90	СТАДИО КОДИКА	15,10
124	-	КАМЕТ	7,20	СТАДИО КОДИКА	6,50

PŮDORYS 2. NP - obj. A, B, C, D

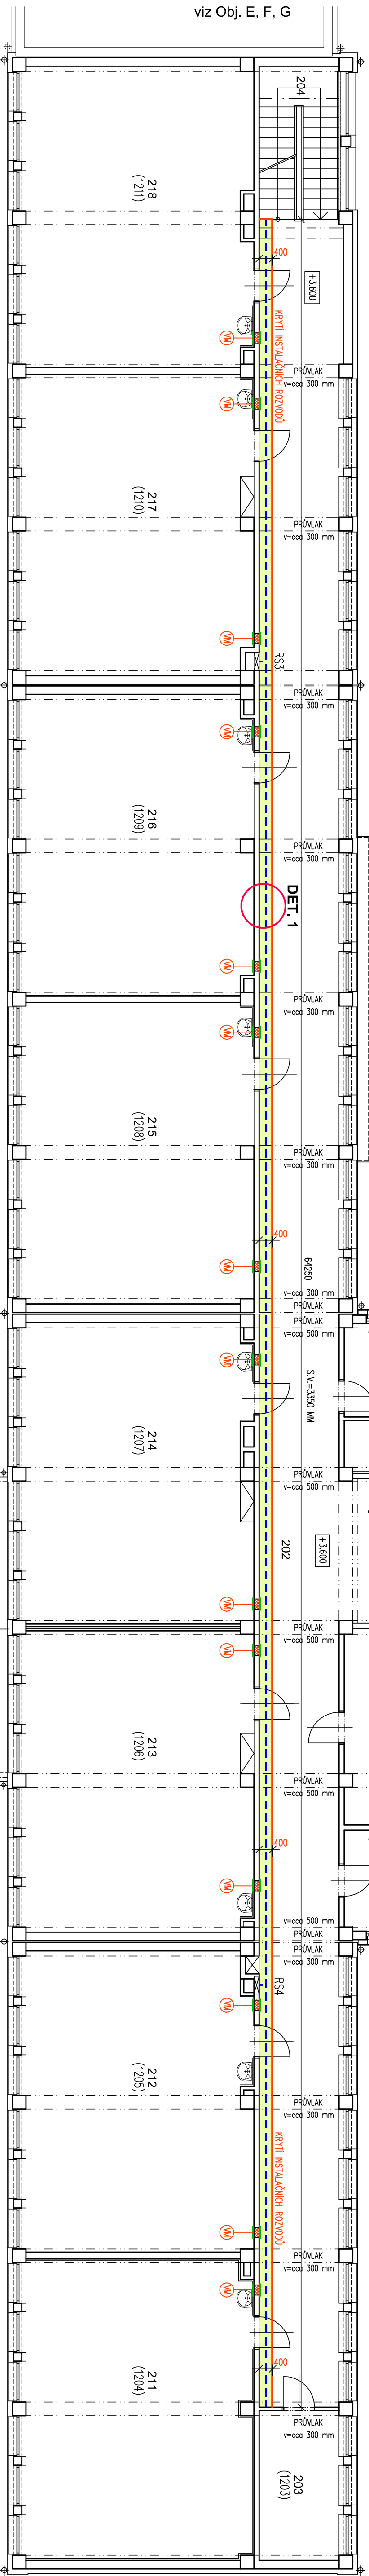

viz Qbi F F G


LEGENDA MÍSTNOSTÍ V 2. NÍ

S.V. = 3 350 mm


W.A.	WINE	DEPT.	UNIVERSITY	POPULATION	2005/06 ST. GRADUATES	2006/07 ST. GRADUATES
201	—	—	SCOTTSDALE	26,500	ST. GRADU. GRADU. (LAW)	15,540
202	—	—	ORANGE	175,200	ST. GRADU. GRADU. (LAW)	15,400
203	—	—	MANASSA	10,000	ST. GRADU. GRADU. (LAW)	15,350
204	—	—	SCOTTSDALE	16,000	ST. GRADU. GRADU. (LAW)	15,300
205	12/2	12/2	PEPPER SH. - RIVIER	6,000	ST. GRADU. GRADU. (LAW)	15,250
206	12/2	12/2	ST. GRADU. GRADU. (LAW)	16,000	ST. GRADU. GRADU. (LAW)	15,200
207	12/2	12/2	ORANGE	3,800	ST. GRADU. GRADU. (LAW)	15,150
208	12/2	12/2	PEPPER SH. - RIVIER	7,100	ST. GRADU. GRADU. (LAW)	15,100
209	20/2	20/2	ST. GRADU. GRADU. (LAW)	12,200	ST. GRADU. GRADU. (LAW)	15,050
210	20/2	20/2	ST. GRADU. GRADU. (LAW)	38,300	ST. GRADU. GRADU. (LAW)	15,000
211	12/2	12/2	ORANGE	59,500	ST. GRADU. GRADU. (LAW)	14,950
212	12/2	12/2	ORANGE	59,500	ST. GRADU. GRADU. (LAW)	14,900
213	12/2	12/2	ORANGE	59,500	ST. GRADU. GRADU. (LAW)	14,850
214	12/2	12/2	ORANGE	59,500	ST. GRADU. GRADU. (LAW)	14,800
215	12/2	12/2	ORANGE	60,400	ST. GRADU. GRADU. (LAW)	14,750
216	12/2	12/2	ORANGE	59,600	ST. GRADU. GRADU. (LAW)	14,700
217	12/2	12/2	ORANGE	59,600	ST. GRADU. GRADU. (LAW)	14,650
218	12/2	12/2	ORANGE	59,400	ST. GRADU. GRADU. (LAW)	14,600

TYPICKÉ ŘEZY - obj. A, B, C, D

PODÉLNÝ ŘEZ CHODBOU


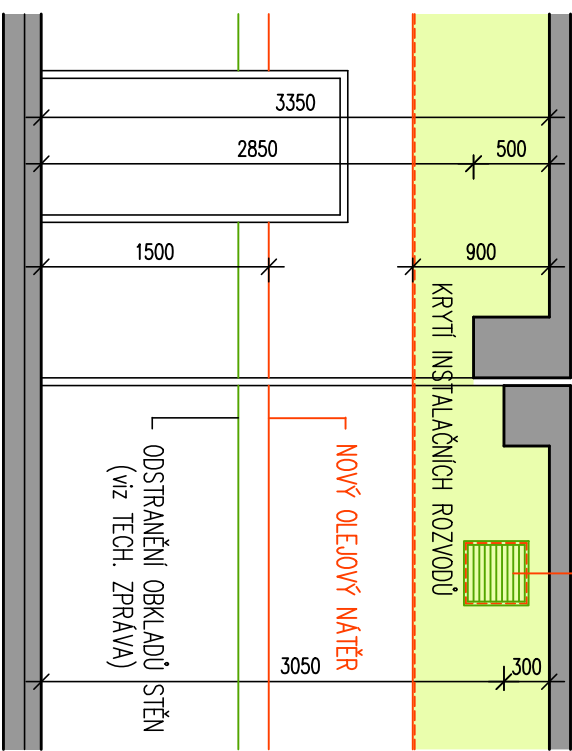


PŘÍČNÝ ŘEZ CHODBOU - DET. 1

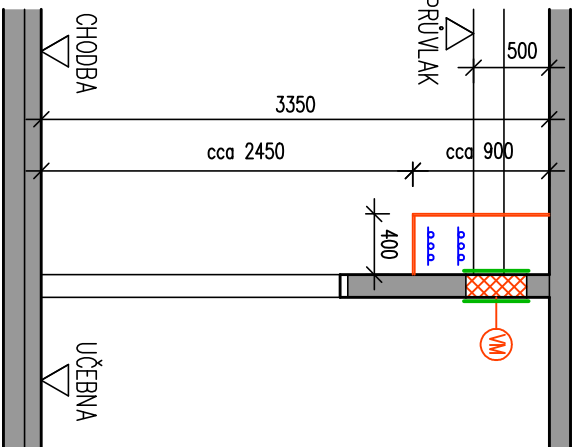


PŘÍČNÝ ŘEZ CHODBOU - DET. 2

V MÍSTĚ STÁVAJÍCÍHO RASTROVÉHO POHLEDU V 1. NP

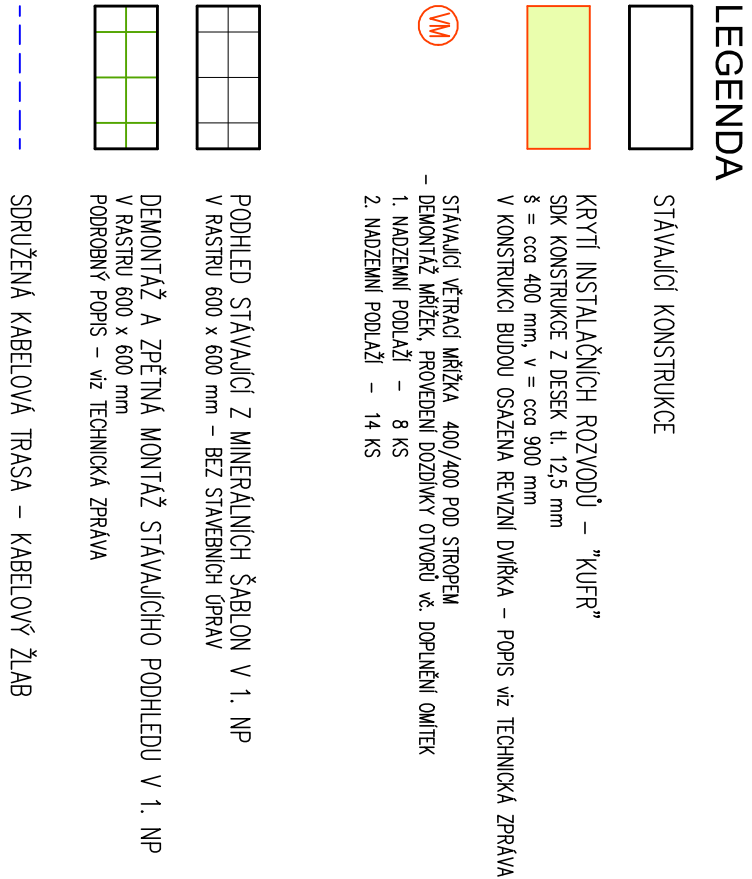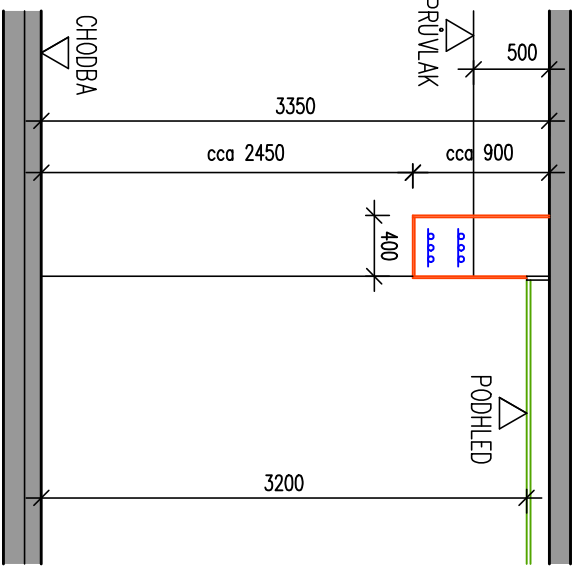

D.1.1 ARCHITEKTONICKO - STAVEBNÍ ŘEŠENÍ

Zodpovedný projektant	Ing. Jarmir Proszarik	
Vypracoval	Ing. Jarmir Proszarik	
Investor	Studenti reálna Orpina mestský ústava - Jih Horní 791/3, 703 Orpina - Hradbava	
Název akcie	"ŽŠ Kosmonaut 15, Orpina - Záhřeh - rekonstrukce elektroinstalace"	
Miesto	Komerční 227/15, Zářeh, 703 Orpina parcela č. 24, k.ú. Záhřeh nad Orpina	
Název výkresu	PUDORŇ 1, a, z, N - obj. A, B, C, D	
	Formát: A1 Měřítko: 1 : 100 Číslo výkresu: 102	Datum: 02/2025 DPS

