


PŮDORYS 3.NP

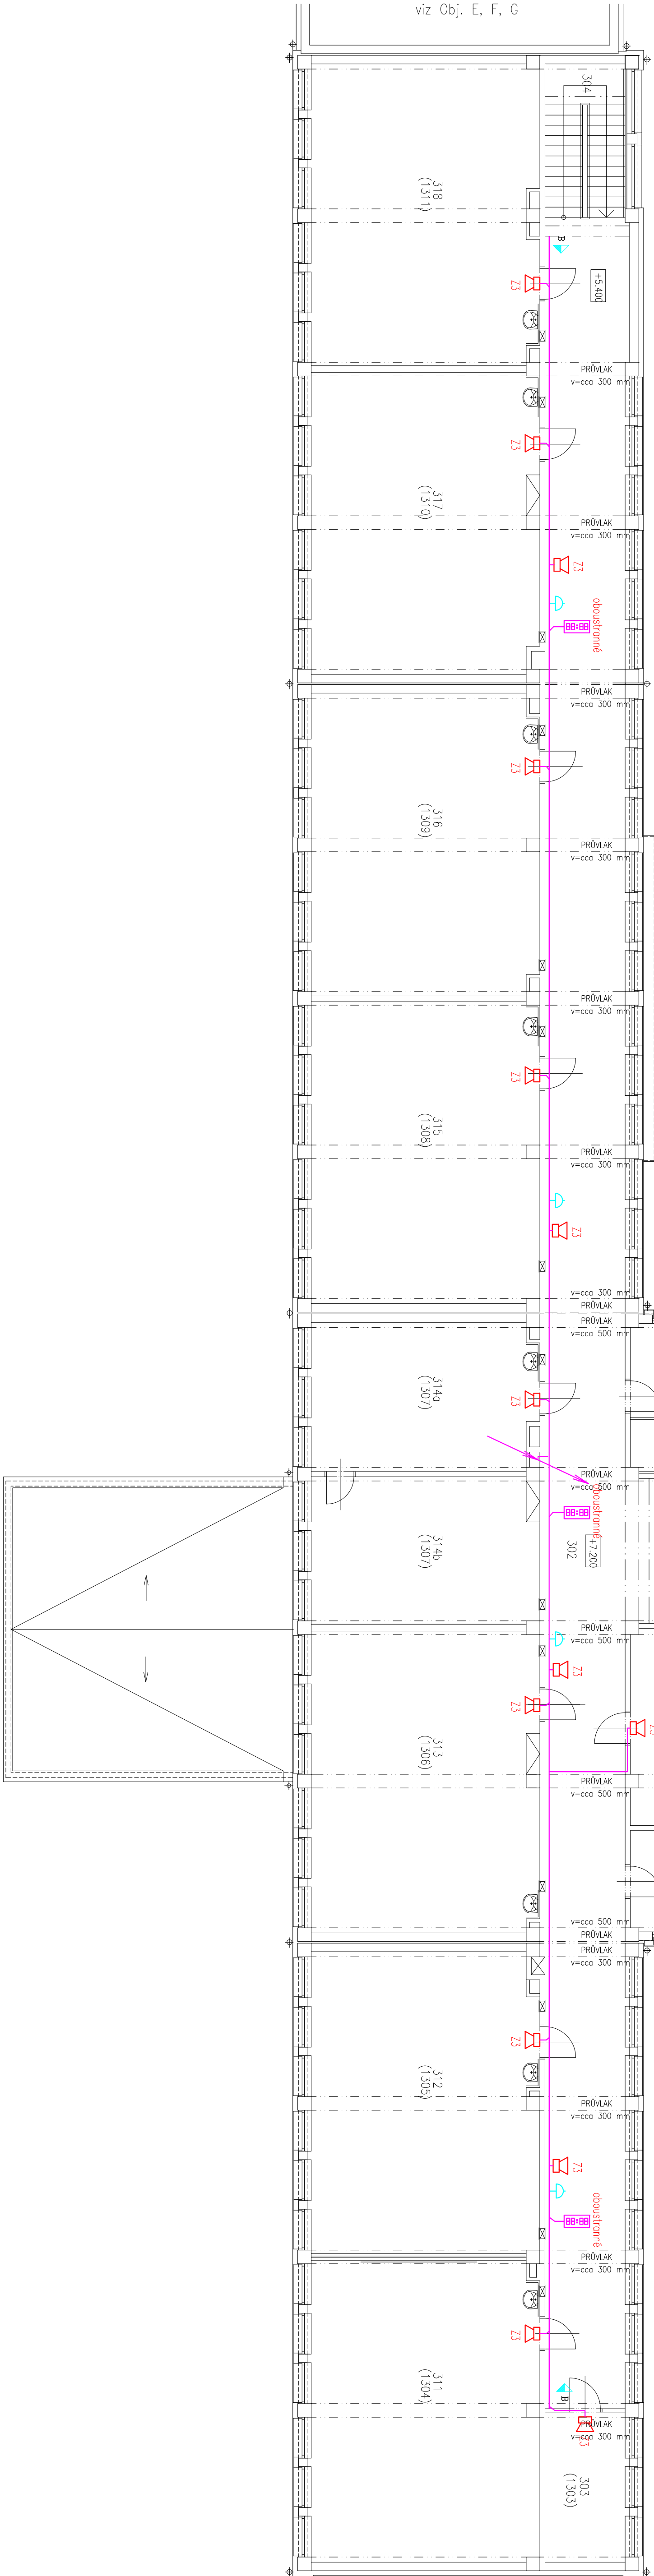

LEGENDA STRUKTUROVANÉ KABELAŽE (SK):

- HLAVNÍ DATOVÝ ROZVADĚČ SERVER – 19" RACK**
- PODŘÍŽNÝ DATOVÝ ROZVADĚČ – 19" RACK**
- TELEFONNÍ/DATOVÁ DVOUZASUVKA 2xR45 CAT. 6**
- TELEFONNÍ/DATOVÁ ZASUVKA 1xR45**
- STRUKTUROVANÁ KABELAŽ – KABEL UTP CAT.6**
- ČÍSLOVANÍ ZASOVEK STRUKTUR. KABELAŽE:**
- ČÍSLO VÝKONU**
- ČÍSLO DATOVÉHO ROZVADĚČE**

LEGENDA CCTV:

- IP KAMERA CCTV VNITŘNÍ**
- IP KAMERA CCTV VENKOVNÍ**
- MONITOR ZAŘÍZENÍ CCTV**
- ROZVOD CCTV – UTP CAT.6**

LEGENDA EZS:

- ústředno EZS**
- klávesnice**
- expander**
- magnetický kontakt**
- detektor tříštění skla**
- infraposlavit čidlo**
- dušinné čidlo**
- signifikační**
- tiskové tlačítko**
- vnitřní síťová**
- krabice pro montáž pod omítku**
- LINKA EZS**

LEGENDA E.V.:

- Tlačítkové tlačítko s video – komunikátorem**
- Dveřní videotelefon**
- Elektrický ovládací zámek**
- ROZVOD ELEKTRICKÉHO VÝKONNÉHO – KABEL UTP CAT. 5e**

LEGENDA JEDNOTNÉHO ČÍSLU (ČJ):

- ŘÍDÍCÍ HODINY**
- ODBĚRNÍ HODINY DLE ČASU TĚLA ČÍSLO 100 – ČÍSLO**
- SIGNAL JEDNOTNÉHO ČÍSLU – KABEL UTP CAT. 5e**

LEGENDA MÍSTNÍHO ROZHLASU:


- REPRODUKTOR**
- REGULÁTOR HLADNOSTI**
- ROZHLASOVÁ ÚSTŘEDNA**
- ROZVOD MÍSTNÍHO ROZHLASU – KABEL CNY 2x2.5**

LEGENDA TRAS:

- OCEROVÝ KABELOVÝ ŽLAB 125/100 S PŘEPÁŽKOU A VÝKEM**
- OCEROVÝ KABELOVÝ ŽLAB 250/100 S PŘEPÁŽKOU A VÝKEM**
- SPOUŽEVÁ KABELOVÁ TRASA**

MČ.	MÍSTNÍ OZNAČENÍ	ÚČEL MÍSTNOSTI	PLOCHA	POZNÁMKA	OBJEM
301	–	SCHODIŠTĚ	26,80		17,10
302	–	CHODBA	157,60		134,40
303	1303	KABINET	10,80		13,80
304	–	SCHODIŠTĚ	10,60		9,00
305	1312	PŘEDSÍN WC – DÍVKY	6,60		10,30
306	1312	WC DÍVKY	18,00		17,00
307	1312	OKUD	3,80		8,00
308	1302	PŘEDSÍN WC – CHLAPCI	7,10		10,70
309	1302	WC CHLAPCI	12,20		14,10
310	1301	SKLAD	38,30		25,60
311	1304	UCEBNA	59,80		32,40
312	1305	UCEBNA	59,50		32,40
313	1306	UCEBNA – IT	59,90		32,40
314	1307	KABINET	29,00		22,40
314b	1307	KABINET	29,40		22,40
315	1308	UCEBNA	60,40		32,40
316	1309	UCEBNA	59,60		32,40
317	1310	UCEBNA	59,80		32,40
318	1311	UCEBNA	59,40		32,40

DOKUMENTACE PRO PROVÁDĚNÍ STAVBY  
D1.4 SLABOPROUD

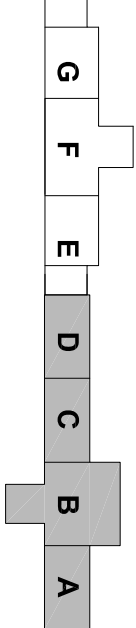

Zodpovědný projektant	Ing. Josef Nezval	
Vypracoval	Ing. Josef Nezval	
Investor :	Statutární město Ostrava, městský obvod Ostrava - Jih	28. října 1142168, Masarykova Hra, 709 00 Ostrava IČ: 29389363, tel. 725 528 887, info@maproto.cz
Název akce:	"ZŠ Kosmonautů 15, Ostrava - Zábřeh - rekonstrukce elektroinstalace"	Formát: A1 Datum: 02/2025
Město:	Kosmonautů 22/1713, Zábřeh, 700 30 Ostrava	Měřítko: 1:100 Sheet: PO
Název výkresu:	PŮDORYS 3.NP - Obj. A, B, C, D	DPS