


ROZVADĚČ RP-1B.1

3NPE AC 50 Hz,400/230V/TN-S

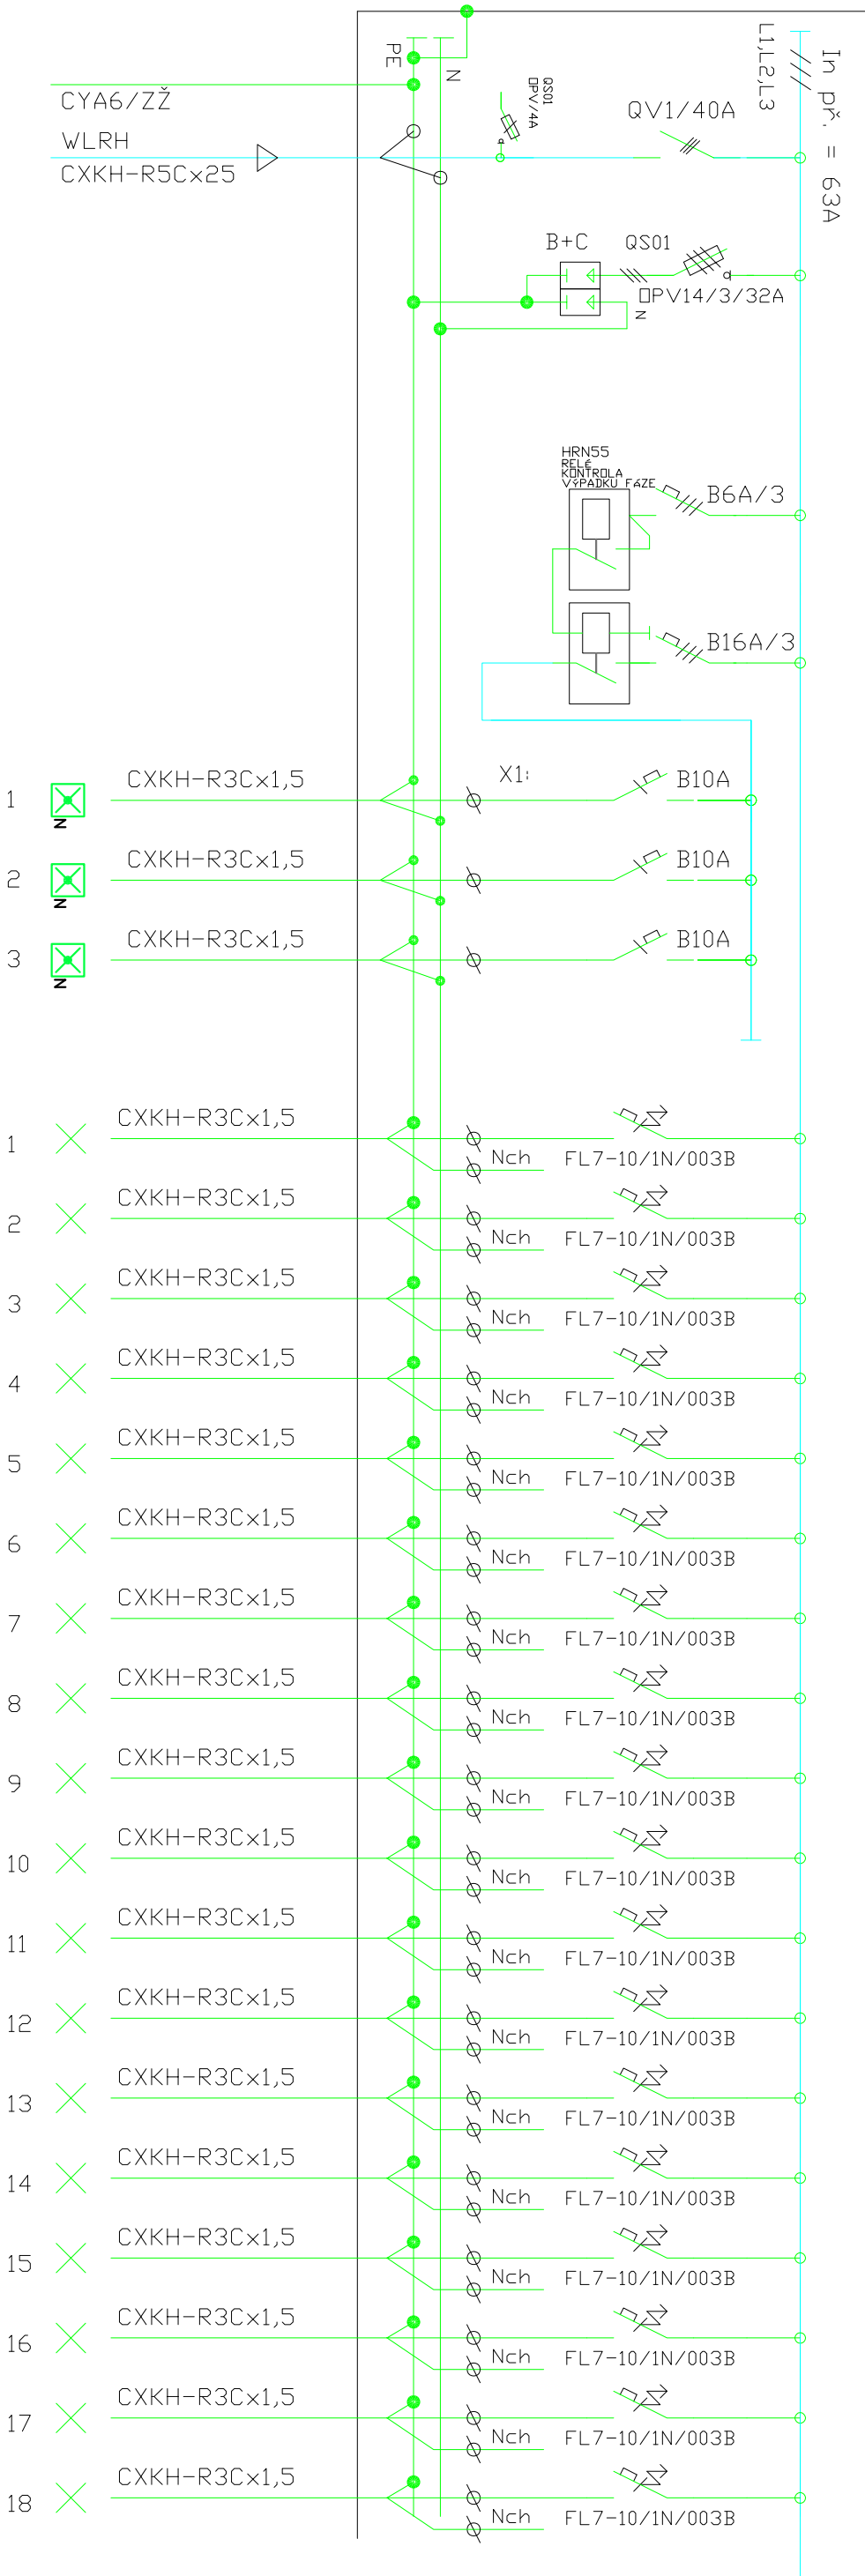

| | | | | | |
|---|--|------------------|--|----------------|--|
| zodp. projektant: | | projektant: | | autorizoval: | |
| P.DANĚK | | P.DANĚK | | P.DANĚK | |
| místo : <i>Bohumín Dvorského 1049/1, 700 30 Ostrava, Bělský les</i> | | <i>Pavel Edl</i> | | ČKAIT: 1103435 | |
| střavba: ZŠ B.Dvorského 1, 0V – Bělský les | | | | | |
| Oprava rozvodů elektroinstalace v pavilonech ST1A a ST1B | | | | | |
| obsah výkresu: | | | | | |
| ST1B – ROZVADĚČ RP–1B.1 | | | | | |

| | |
|--------------------------------------|--|
| PROJEKCE ELEKTRO | |
| Ing. DANĚK PETR | |
| Žitná 1375, Ostrava - Poruba, 708 00 | |
| IČ: 747 312 97 | |
| e-mail: petr.danek2@seznam.cz | |

| | |
|----------------|--|
| místo: OSTRAVA | |
| č.zak: 230916 | |
| stupeň: DPS | |
| datum: 09/2023 | |
| měřítko: 1:100 | |
| čís.výk.: 8/2 | |