


ROZVADĚČ RP-1B.2

3NPE AC 50 Hz,400/230V/TN-S

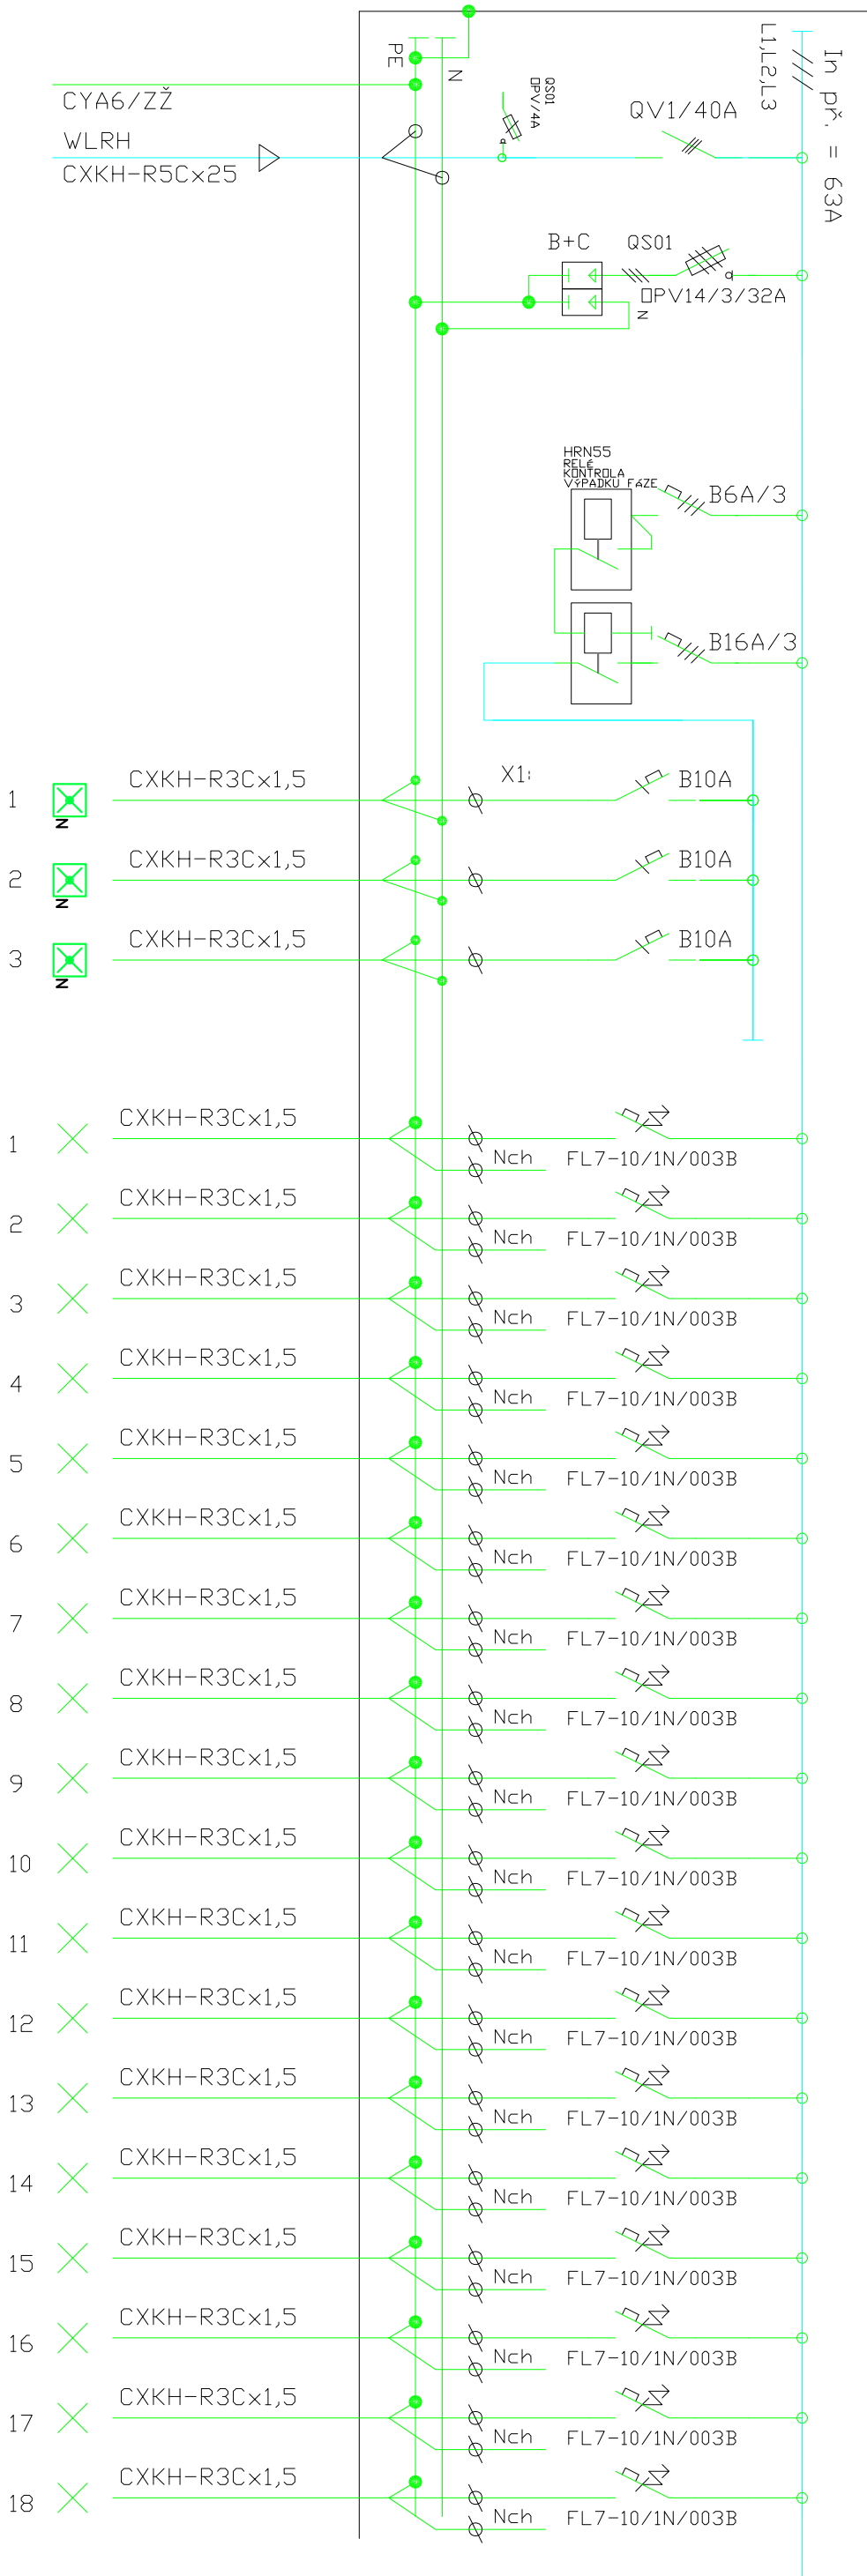

zodp. projektant:		projektant:		autorizoval:	
P.DANĚK		P.DANĚK		P.DANĚK	
místo : Bohumín Dvorského 1049/1, 700 30 Ostrava, Bělský les		ČKAIT: 1103435		Ing. DANĚK PETR Žitná 1375, Ostrava - Poruba, 708 00 IČ: 747 312 97 e-mail: petr.danek2@seznam.cz	
střeba: ZŠ B.Dvorského 1, 0V – Bělský les		místo: OSTRAVA		č.zak: 230916	
Oprava rozvodů elektroinstalace v pavilonech ST1A a ST1B		stupeň: DPS		datum: 09/2023	
obsah výkresu: ST1B – ROZVADĚČ RP-1B.2		měřítko: 1:100		čís. výk.: 9/2	