


ST1B

3.NP.



ST1A

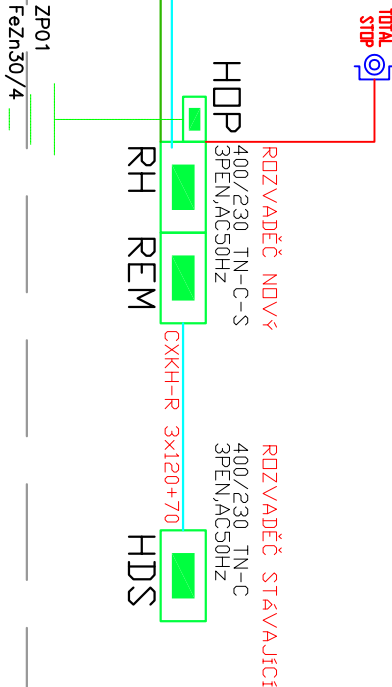

2.NP.

1.NP.

LEGENDA:

HDS STÁVAJÍCÍ – DODÁVKA ČEZ DISTRIBUCE A.S.  
ELM NOVÝ – ER,

ROZVODNÁ SOUSTAVA:

PŘÍPOJKA NN – 3PEN AC 50Hz 230/400V/TN-C, ČSN 33 2000-1 ed.2. čl. 312.2.4.3.  
REM – 3NPE AC 50Hz 230/400V/TN-C, ČSN 33 2000-1 ed.2. čl. 312.2.4.3.  
INSTALACE – 3NPE AC 50Hz 230/400V/TN-C,TN-S ČSN 33 2000-1 ed.2. čl. 312.2.4.3.

OCHRANA PŘED NEBEZPEČNÝM DOTYKEM:

ZAKLADNÍ OCHRANA ( PŘED DOTYKEM ŽIVÝCH ČÁSTÍ ): ČSN 33 2000-4-41 ed.2. čl. 411.2  
OCHRANA PŘI PORUŠE ( PŘED DOTYKEM NEŽIVÝCH ČÁSTÍ ):  
OCHRANA UZEMNĚNÍM, OCHRANNÉ POSPOJOVÁNÍ: ČSN 33 2000-4-41 ed.2 čl. 411.3.1.  
AUTOMATICKÝM ODPOJENÍM OD ZDROJE : ČSN 33 2000-4-41 ed.2 čl. 413.3.2.  
DOPLNKOVÁ OCHRANA PROUDOVÝM CHRÁNÍČEM: ČSN 33 2000-4-41 ed.2 čl. 413.3.3.

STUPEN DŮLEŽITOSTI DODÁVKY ENERGIE : 3

PŘÍKON:

Instalovaný Pi=80,0kW  
soudobost beta=0,60  
soudobý Ps=48,0kW

POZNÁMKA:

– SPÍNAČ NA REM OZNAČIT VÝSTRAŽNOU TABULKOU S NÁPÍSEM  
” V NEBEZPEČÍ VYPNI ”

zodp. projektant:	projektant:	autorizoval:	<div>PROJEKCE ELEKTRO</div> <div>Ing. DANĚK PETR</div> <div>Žitinská 1375, Ostrava - Poruba , 708 00</div> <div>IC: 747 312 97</div> <div>e-mail: petr.danek2@seznam.cz</div>	
P.DANĚK	P.DANĚK	P.DANĚK	místo: OSTRAVA	
<i>David Rda</i>	<i>David Rda</i>	ČKAIT: 1103435	č.zak: 230916	
místo : <i>Bohumíra Dvorského 1049/1, 700 30 Ostrava, Bělský les</i>			stupeň: DPS	
střavba: ZŠ B.Dvorského 1, 0V – Bělský les oprava rozvodu elektroinstalace v pavilonech ST1A a ST1B			datum: 09/2023	čís.výk.: 6
obsah výkresu: ST1A,B – BLOKOVÉ SCHEMA – NN			měřítko: 1:100	