



ST1B

3.NP.


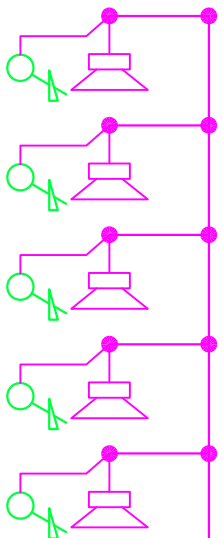


ST1A

2.NP.

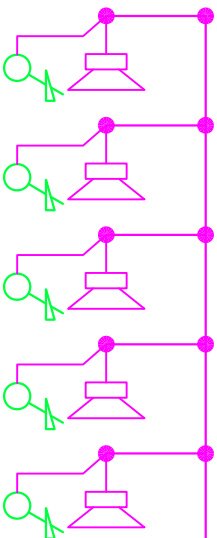

1.NP.

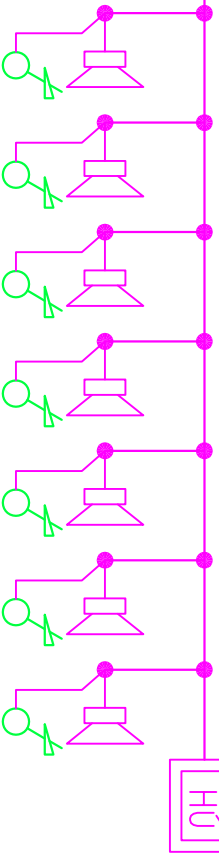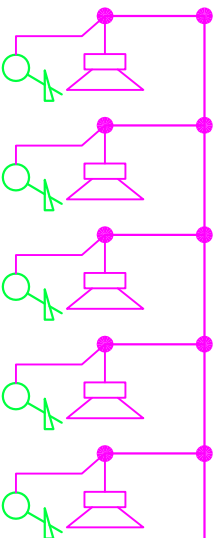

LEGENDA ELEKTRO

Značka

Popis



Hlavní USTŘEDNA – STÁVAJÍCÍ



repro SPT – 10W/100V



regulátor hlasitosti PR – 10W

zodp. projektant:		projektant:		autorizoval:	
P.DANĚK		P.DANĚK		P.DANĚK	
<i>Pavil Rda</i>		<i>Pavil Rda</i>		ČKAIT: 1103435	
místo : <i>Bohumíra Dvorského 1049/1, 700 30 Ostrava, Bělský les</i>					
stávba: ZŠ B.Dvorského 1, 0V – Bělský les Oprava rozvodů elektroinstalace v pavilonech ST1A a ST1B					
obsah výkresu: ST1A,B – BLOKOVÉ SCHEMA – ROZHLAS					

PROJEKCE ELEKTRO	
Ing. DANĚK PETR	
Žilinská 1375, Ostrava - Poruba, 708 00	
IČ: 747 312 97	
e-mail: petr.danek2@seznam.cz	

místo:	OSTRAVA
č.zak:	230916
stupeň:	DPS
datum: 09/2023	čís.výk.: 7
měřítko: 1:100	