


ROZVADĚČ RP-1B.3

3NPE AC 50 Hz,400/230V/TN-S

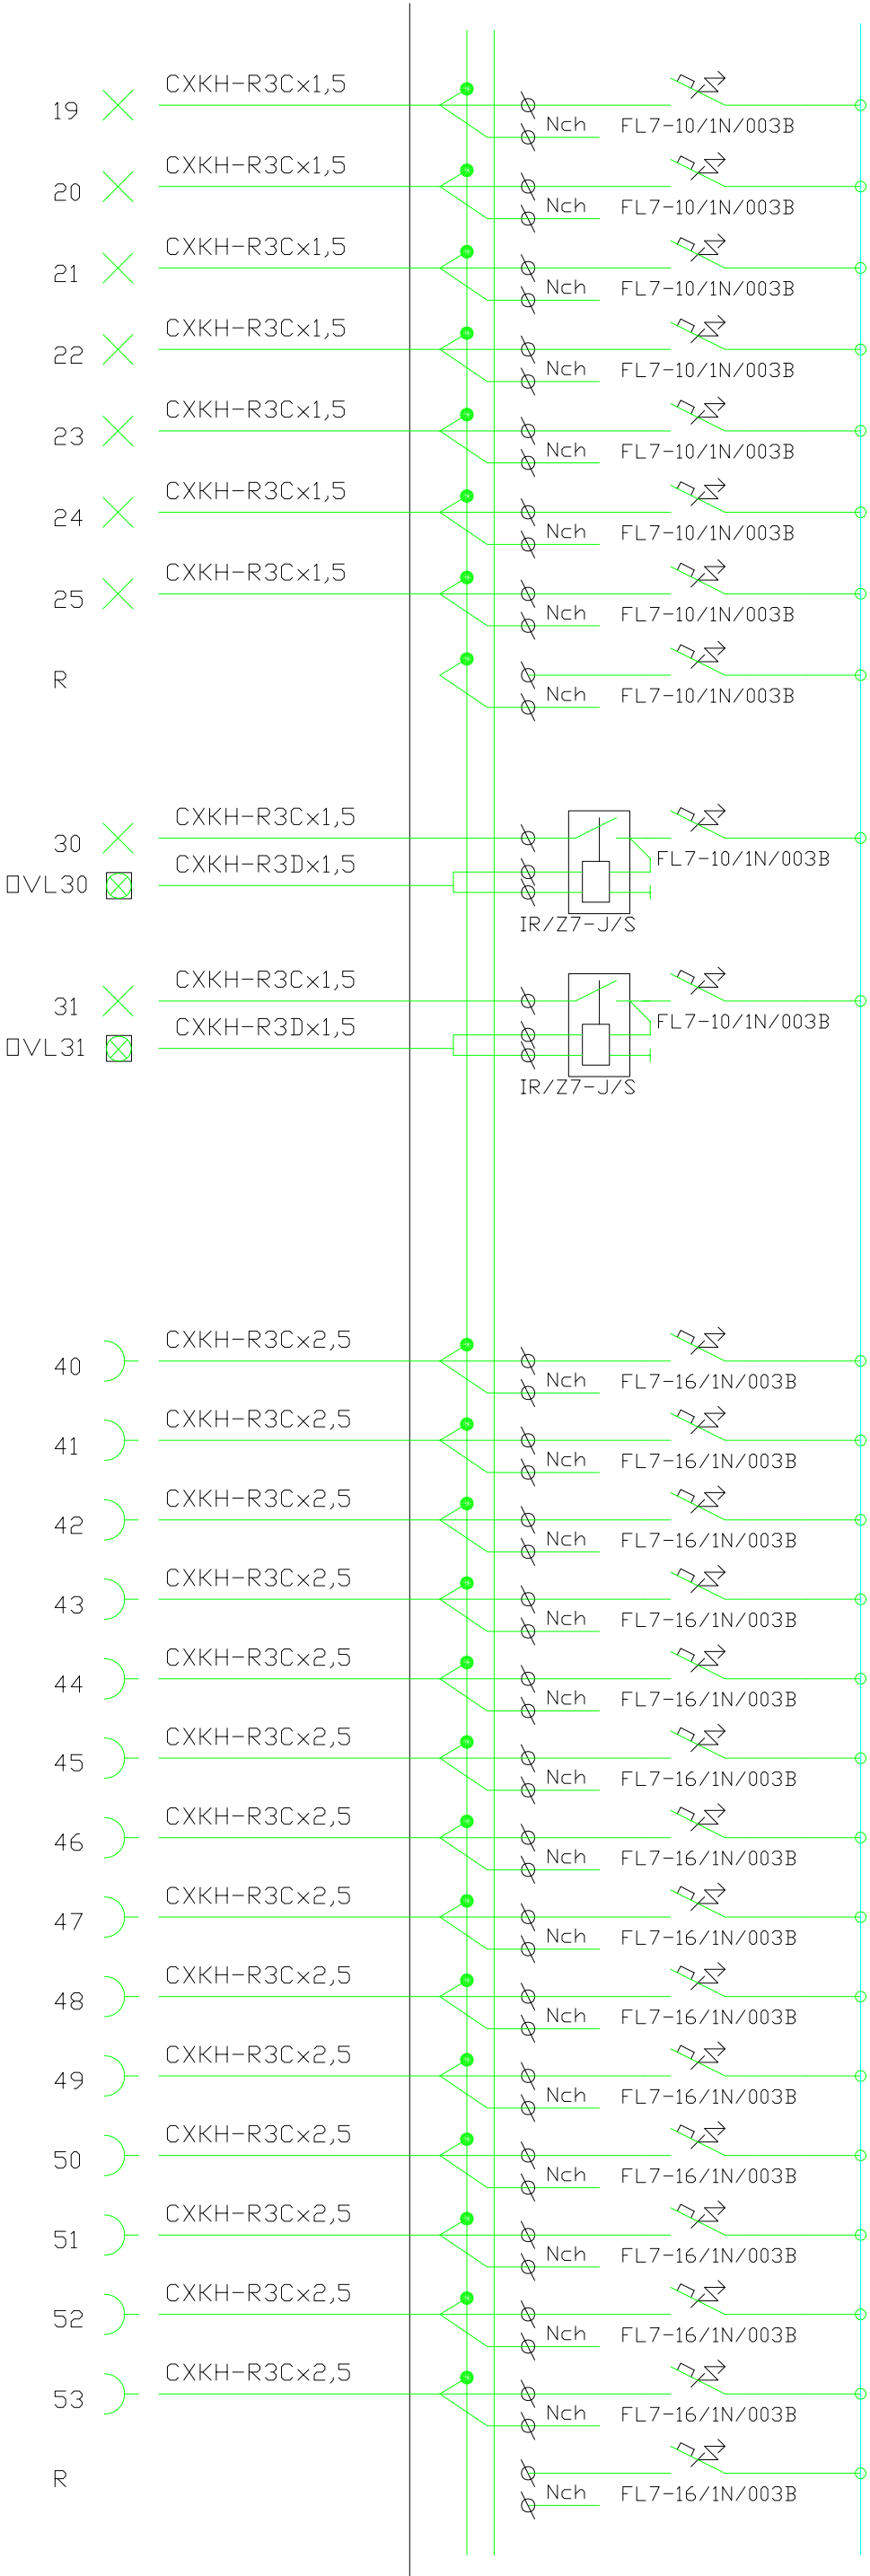

|  |  |                  |  |                |  |
|--|--|------------------|--|----------------|--|
| zodp. projektant:  |  | projektant:      |  | autorizoval:   |  |
| P.DANĚK  |  | P.DANĚK          |  | P.DANĚK        |  |
| <i>Pavel Eda</i>   |  | <i>Pavel Eda</i> |  | ČKAIT: 1103435 |  |
| místo : <i>Bohumín Dvorského 1049/1, 700 30 Ostrava, Bělský les</i>                                      |  |                  |  |                |  |
| stávba:<br>ZŠ B.Dvorského 1, 0V – Bělský les<br>oprava rozvodů elektroinstalace v pavilonech ST1A a ST1B |  |                  |  |                |  |
| obsah výkresu:<br>ST1B – ROZVADĚČ RP–1B.3  |  |                  |  |                |  |

|                                      |  |
|--------------------------------------|--|
| PROJEKCE ELEKTRO                     |  |
| Ing. DANĚK PETR                      |  |
| Žitná 1375, Ostrava - Poruba, 708 00 |  |
| IČ: 747 312 97                       |  |
| e-mail: petr.danek2@seznam.cz        |  |

|           |         |
|-----------|---------|
| místo:    | OSTRAVA |
| č.zak:    | 230916  |
| stupeň:   | DPS     |
| datum:    | 09/2023 |
| měřítko:  | 1:100   |
| čís.výk.: | 10/3    |