


ROZVADĚČ RP-1B.2

3NPE AC 50 Hz,400/230V/TN-S

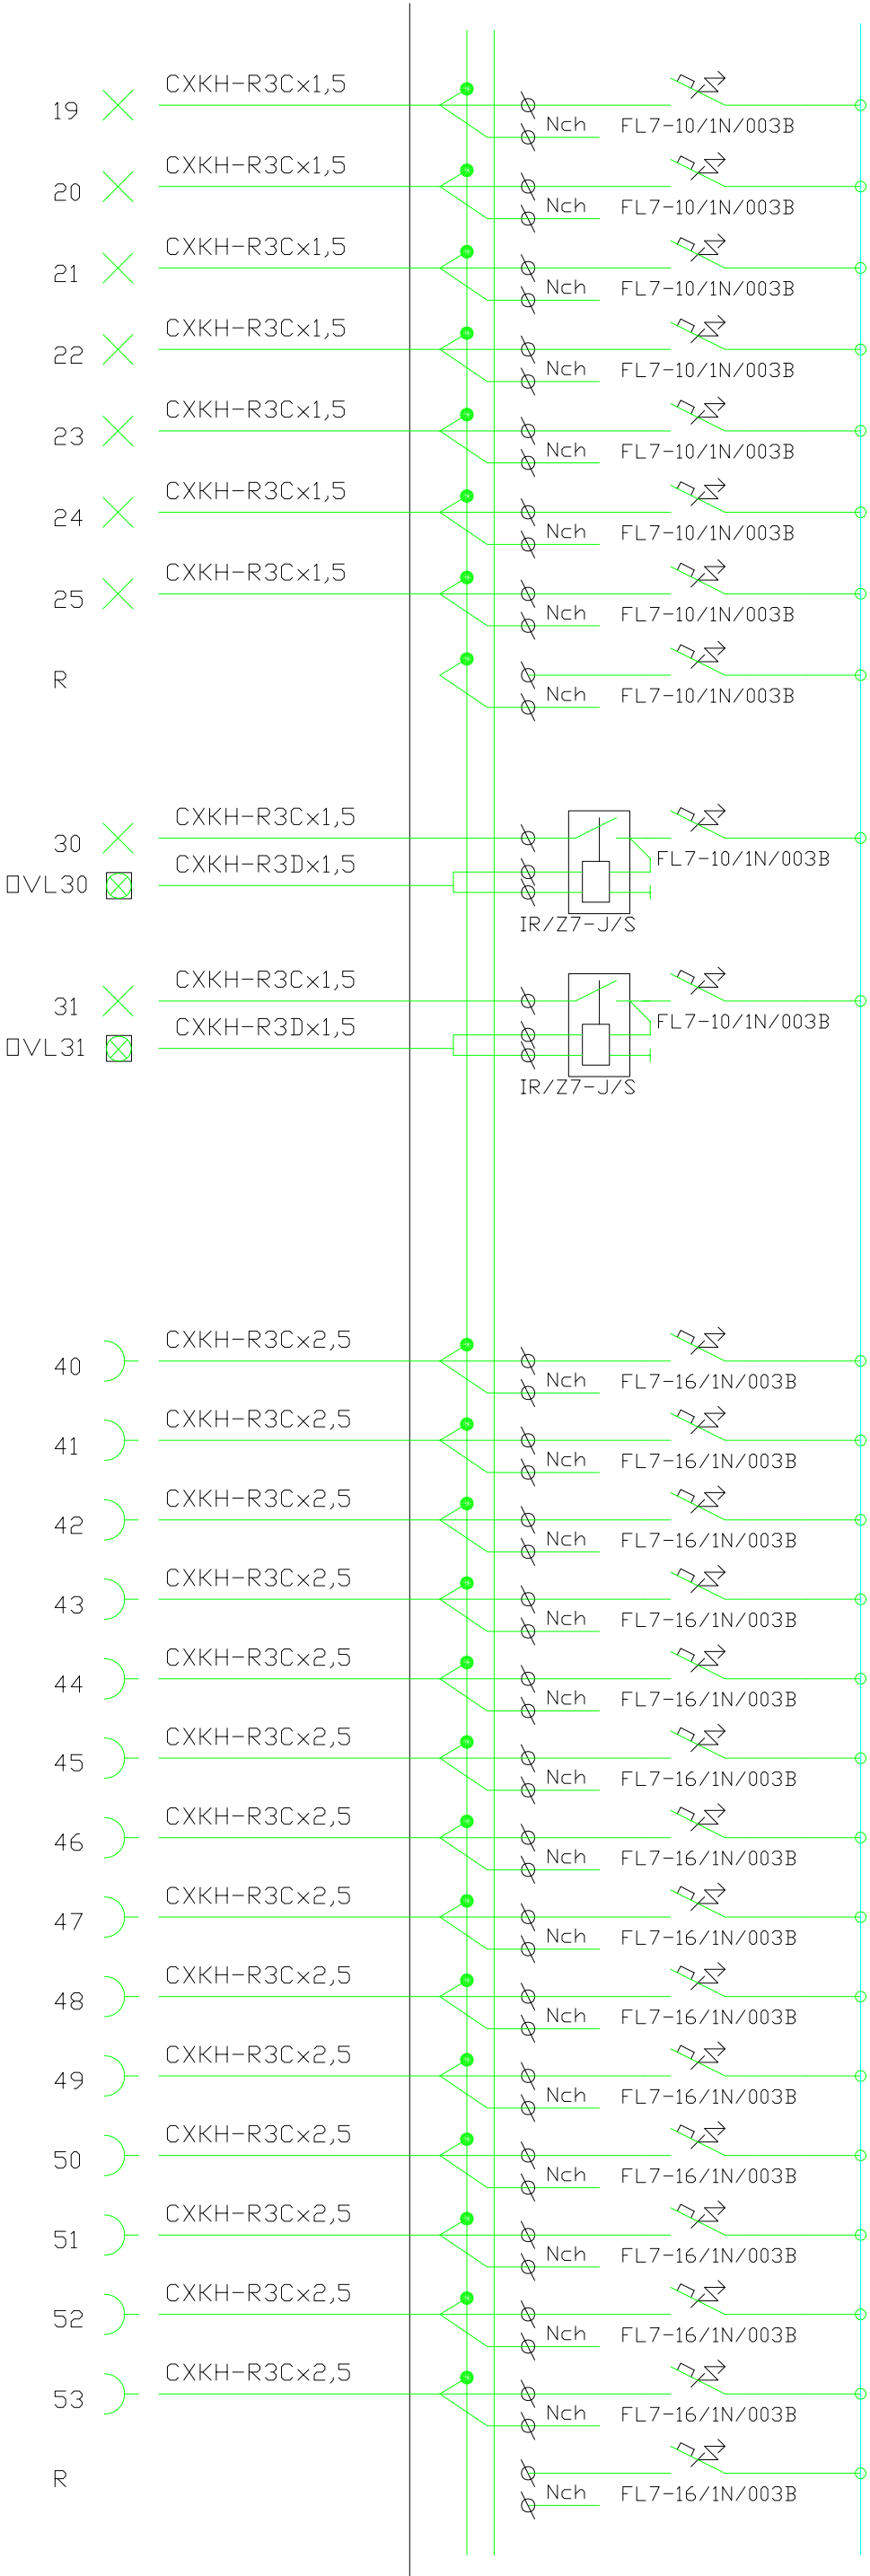

zodp. projektant:		projektant:		autorizoval:	
P.DANĚK		P.DANĚK		P.DANĚK	
<i>David Edl</i>		<i>David Edl</i>		ČKAIT: 1103435	
místo : <i>Bohumírův Dvorského 1049/1, 700 30 Ostrava, Bělský les</i>					
síťovba:					
ZŠ B.Dvorského 1, 0V – Bělský les					
Oprava rozvodů elektroinstalace v pavilonech ST1A a ST1B					
obsah výkresu:					
ST1B – ROZVADĚČ RP–1B.2					

PROJEKCE ELEKTRO	
Ing. DANĚK PETR	
Žitná 1375, Ostrava - Poruba , 708 00	
IČ: 747 312 97	
e-mail: petr.danek2@seznam.cz	

místo: OSTRAVA	
č.zak: 230916	
stupeň: DPS	
datum: 09/2023	čís.výk.: 9/3
měřítko: 1:100	