


ROZVADĚČ RP-1B.3

3NPE AC 50 Hz,400/230V/TN-S

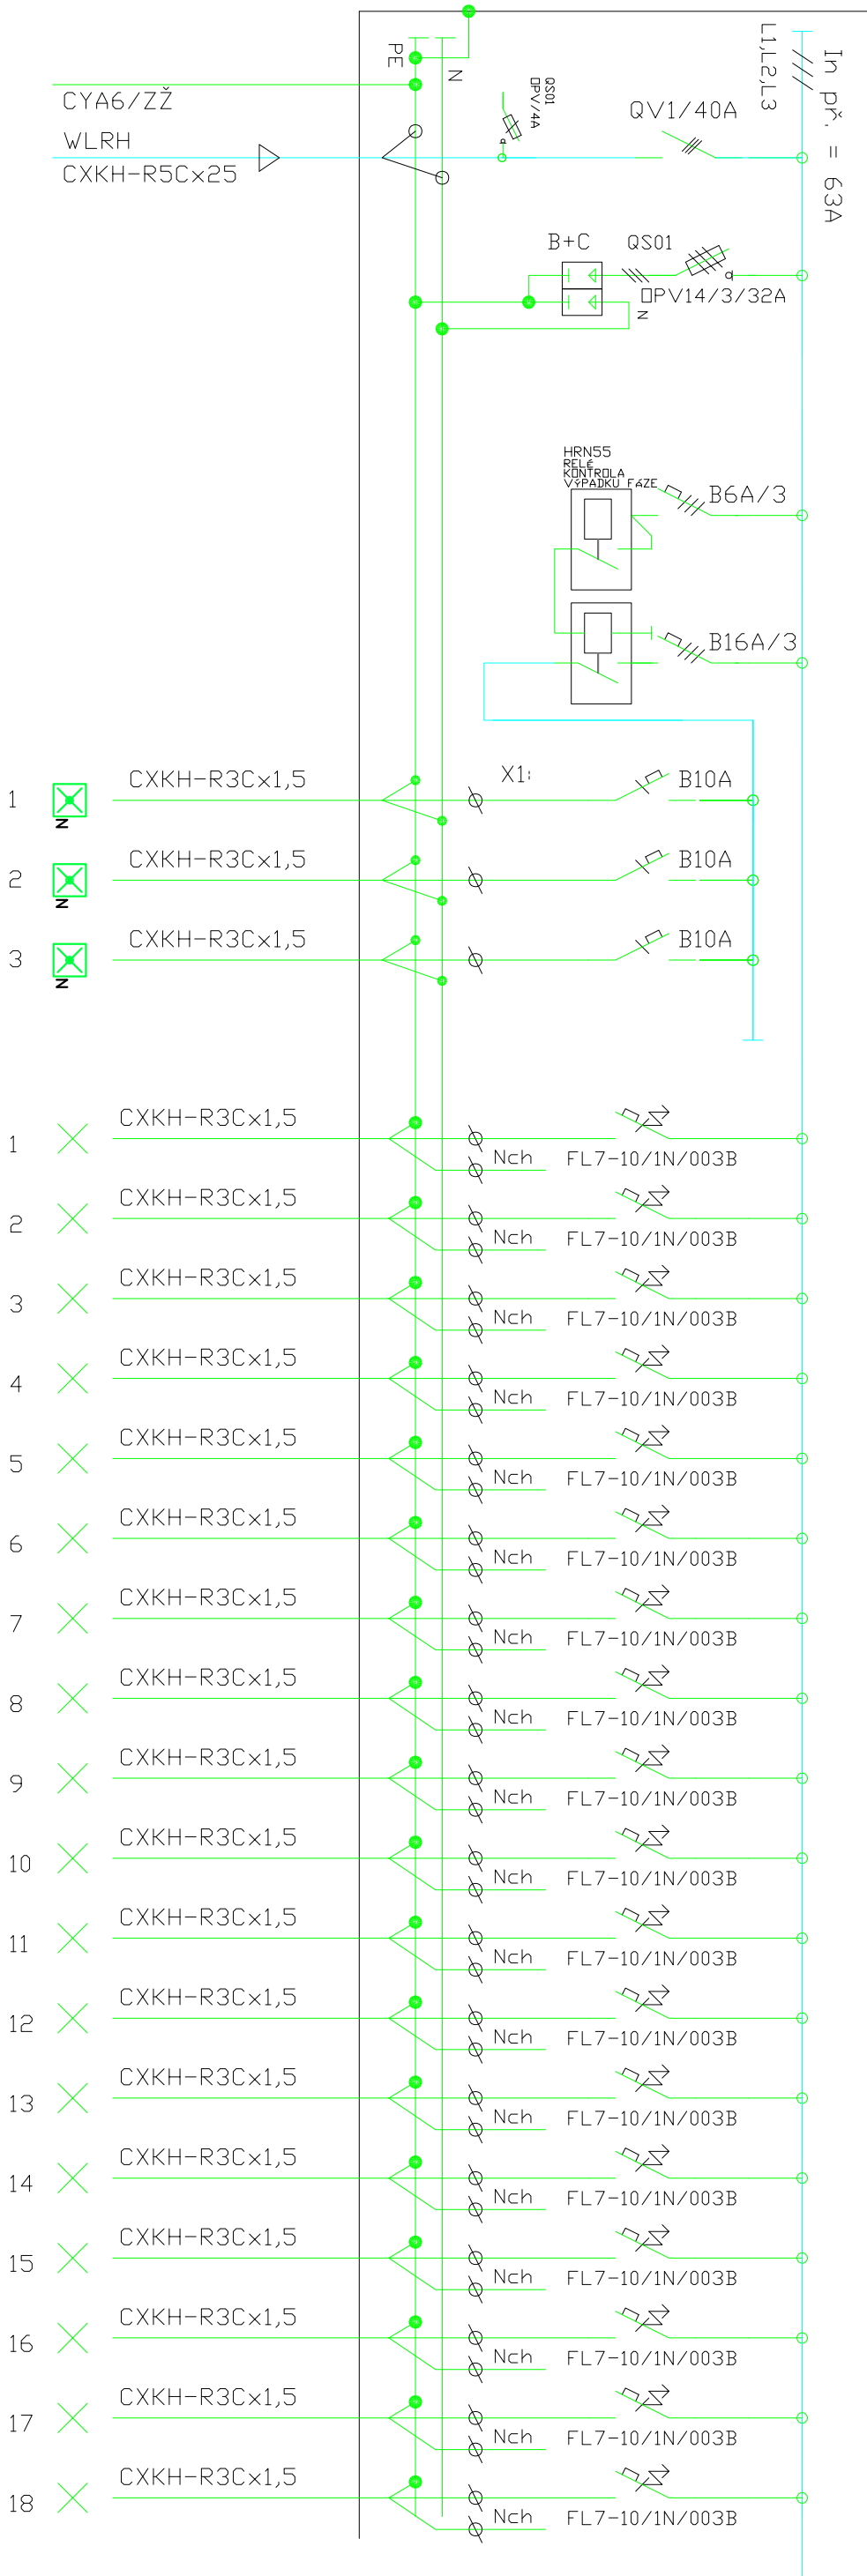

zodp. projektant:		projektant:		autorizoval:	
P.DANĚK		P.DANĚK		P.DANĚK	
<i>Pavel Eda</i>		<i>Pavel Eda</i>		ČKAIT: 1103435	
místo : <b>Bohumín Dvorského 1049/1, 700 30 Ostrava, Bělský les</b>					
střavba: <b>ZŠ B.Dvorského 1, 0V – Bělský les</b>					
<b>Oprava rozvodů elektroinstalace v pavilonech ST1A a ST1B</b>					
obsah výkresu: <b>ST1B – ROZVADĚČ RP–1B.3</b>					

<b>PROJEKCE ELEKTRO</b>	
Ing. DANĚK PETR	
Žitná 1375, Ostrava - Poruba, 708 00	
IČ: 747 312 97	
e-mail: petr.danek2@seznam.cz	
místo: OSTRAVA	
č.zak: 230916	
stupeň: DPS	
datum: 09/2023	čís.výk.: 10/2
měřítko: 1:100	