
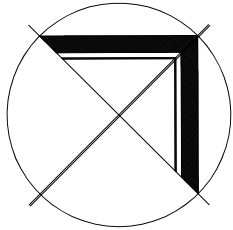
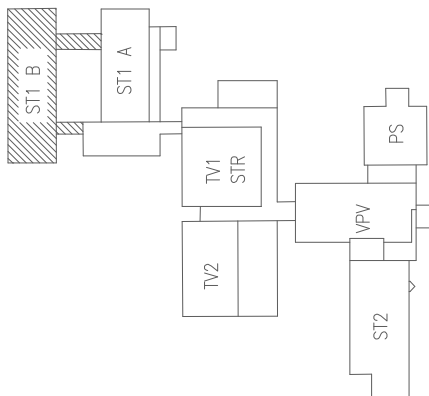


LEGENDA MÍSTNOSTI

Č.M	ÚČEL MÍSTNOSTI	PL. (M2)	PODLAHA	STĚNY	STŘOP	OBKLADY
101	PRACOVNÍ KOUT	24,24	PVC	Š0,PL	Š0	KO-V1350
102	KMENOVÁ UČEBNA	70,87	PVC	Š0,PL	Š0	KO-V1350
103	PRACOVNÍ KOUT	23,25	PVC	Š0,PL	Š0	KO-V1350
104	KMENOVÁ UČEBNA	69,89	PVC	Š0,PL	Š0	KO-V1350
105	PRACOVNÍ KOUT	24,13	PVC	Š0,PL	Š0	KO-V1350
106	KMENOVÁ UČEBNA	69,99	PVC	Š0,PL	Š0	KO-V1350
107	PRACOVNÍ KOUT	23,25	PVC	Š0,PL	Š0	KO-V1350
108	KMENOVÁ UČEBNA	69,85	PVC	Š0,PL	Š0	KO-V1350
109	KABINET, SKLAD	18,81	PVC	Š0,PL	Š0	
110	SKLAD	12,93	PVC	Š0,PL	Š0	
111	KLDOVÁ HALA	33,75	PVC	Š0,PL	Š0	
112	UMÝVÁRNA CHLAPCI	4,92	KD	Š0,KO	Š0	KO-V1800
113	WC CHLAPCI	6,53	KD	Š0,KO	Š0	KO-V1500
114	WC CHLAPCI	1,14	KD	Š0,KO	Š0	KO-V1500
115	UMÝVÁRNA UČITELE	1,57	KD	Š0,KO	Š0	KO-V1800
116	WC UČITELE	1,33	KD	Š0,KO	Š0	KO-V1500
117	UMÝVÁRNA DIVKY	4,92	KD	Š0,KO	Š0	KO-V1800
118	WC DIVKY	11,12	KD	Š0,KO	Š0	KO-V1500
118a	WC INVALIDŮ	1,12	KD	Š0,KO	Š0	KO-V1500
119	OKLDOVÁ KOMORA	1,49	KD	Š0,KO	Š0	
120	KABINET, SKLAD	26,90	PVC	Š0,PL	Š0	
121	SKLAD	12,93	PVC	Š0,PL	Š0	
122	CHODBA	11,72	PVC	Š0,PL	Š0	
123	CHODBA	48,64	PVC	Š0,PL	Š0	
124	POHYBOVÁ HALA, CHODBA	129,23	PVC	Š0,PL	Š0	
125	CHODBA	9,42	PVC	Š0,PL	Š0	
126	CHODBA	25,19	PVC	Š0,PL	Š0	
127	CHODBA	65,69	PVC	Š0,PL	Š0	

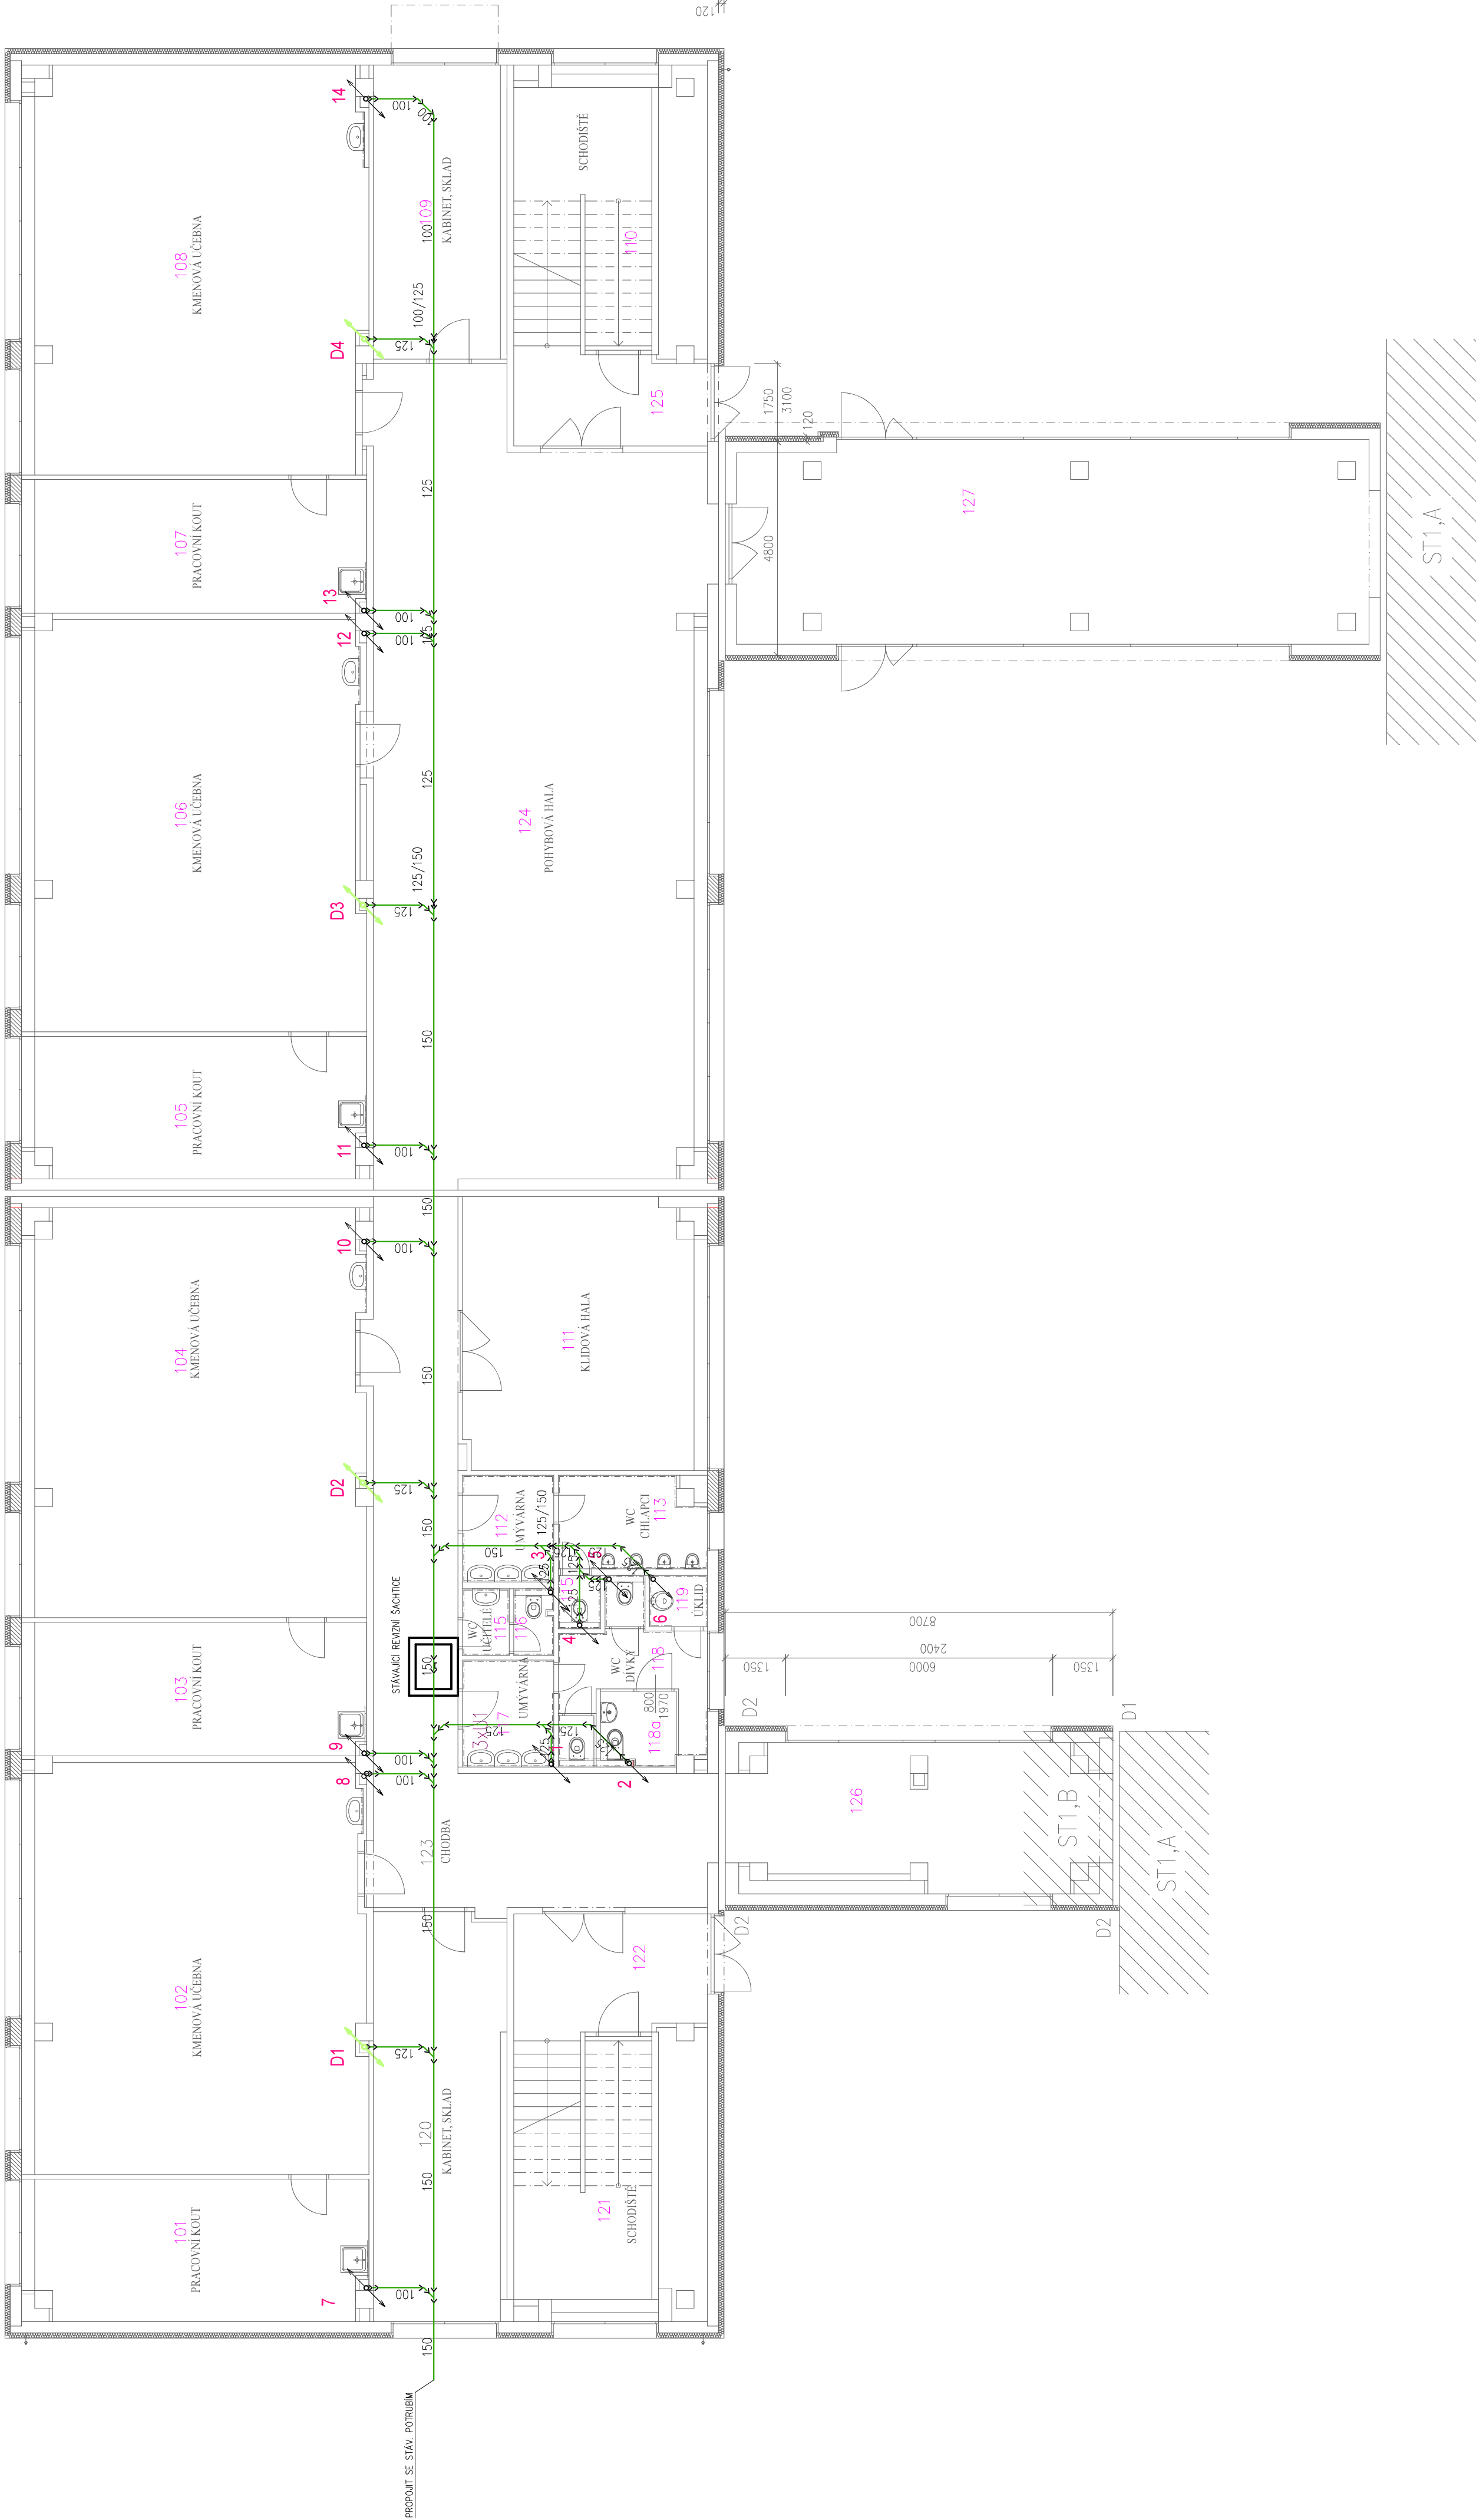

D.1.4. Zdravotechnické instalace

VED.PROJEKTU ING.M.DOSTÁL	ZODP.PROJEKTANT ING.ARCH.Z.MOJŽESKOVA	AUTOR STUDIE	MÍSTO STAVBY Stavba v ulici 100/30, Ostrava, Blahý les		idea ateliér projekt s.r.o.
	ZODP.PROJ.SPEC. L.JERÁKASOVÁ	PROJEKTANT L.JERÁKASOVÁ	KONTROLOVAL ING.M.DOSTÁL		
INVESTICE • DESIGN • ARCHITEKTURA UL.ŠTÍPÁ 12 709 00 OSTRAVA				FORMÁT 840x420	
ZŠ B. Dvorského 1. OV - Bělský Les				DATUM SRPEN 2023	
Oprava rozvodů vody, kanalizace a elektroinstalace v pavilonech ST1A a ST1B				STUPEŇ P.D. DPS	
				Z.ČÍSLO	
				MĚŘÍTKO 1:100	V.Č.
LEŽATÁ KANALIZACE					D.1.4b-402