


ST1B – PŮDORYS 1NP – BOURACÍ PRÁCE / 1:100

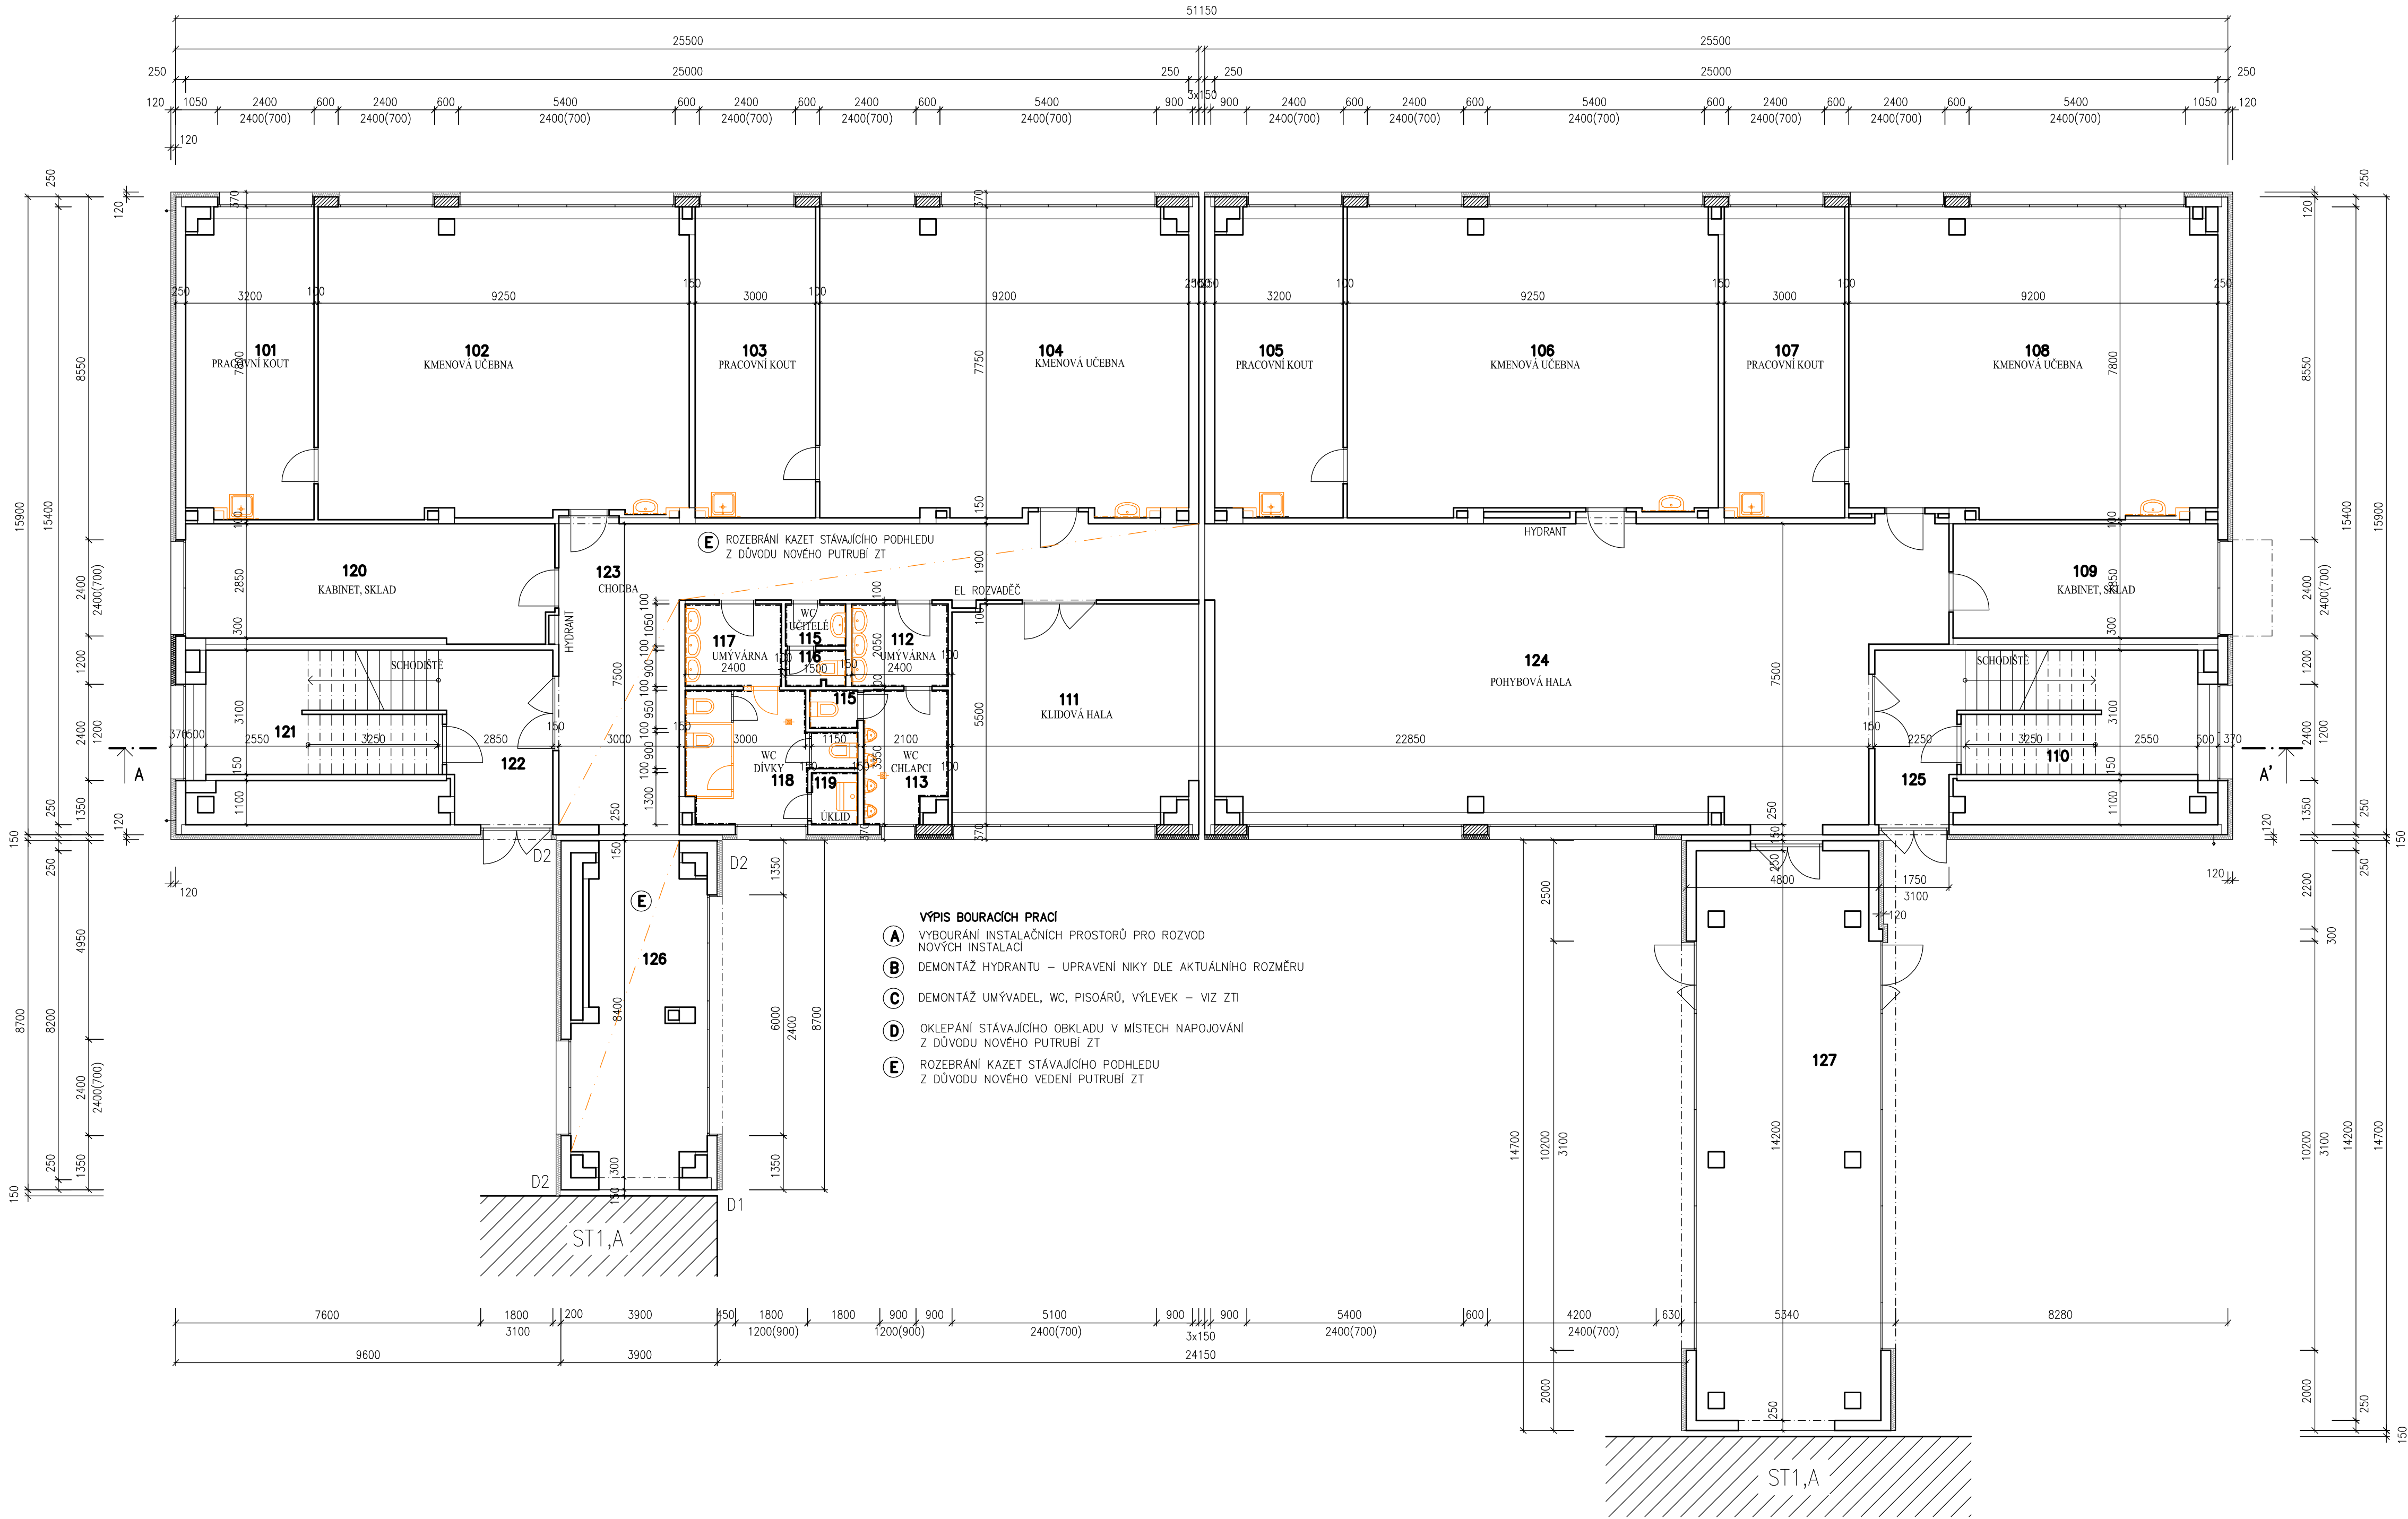

LEGENDA MÍSTNOSTI

Č.M	ÚČEL MÍSTNOSTI	PL. (M2)	PODLAHA	STĚNY	STROP	OBKLADY
101	PRACOVNÍ KOUT	24,24	PVC	ŠO,PL	ŠO	
102	KMENOVÁ UČEBNA	70,87	PVC	ŠO,PL	ŠO	KO–V.1350
103	PRACOVNÍ KOUT	23,25	PVC	ŠO,PL	ŠO	
104	KMENOVÁ UČEBNA	69,89	PVC	ŠO,PL	ŠO	KO–V.1350
105	PRACOVNÍ KOUT	24,13	PVC	ŠO,PL	ŠO	
106	KMENOVÁ UČEBNA	69,99	PVC	ŠO,PL	ŠO	KO–V.1350
107	PRACOVNÍ KOUT	23,25	PVC	ŠO,PL	ŠO	
108	KMENOVÁ UČEBNA	69,85	PVC	ŠO,PL	ŠO	KO–V.1350
109	KABINET, SKLAD	18,81	PVC	ŠO,PL	ŠO	
110	SKLAD	12,93	PVC	ŠO,PL	ŠO	
111	KLIDOVÁ HALA	33,75	PVC	ŠO,PL	ŠO	
112	UMÝVÁRNA CHLAPCI	4,92	KD	ŠO,KO	ŠO	KO–V.1800
113	WC CHLAPCI	6,53	KD	ŠO,KO	ŠO	KO–V.1500
114	WC CHLAPCI	1,14	KD	ŠO,KO	ŠO	KO–V.1500
115	UMÝVÁRNA UČITELÉ	1,57	KD	ŠO,KO	ŠO	KO–V.1800
116	WC UČITELÉ	1,33	KD	ŠO,KO	ŠO	KO–V.1500
117	UMÝVÁRNA DÍVKY	4,92	KD	ŠO,KO	ŠO	KO–V.1800
118	WC DÍVKY	11,12	KD	ŠO,KO	ŠO	KO–V.1500
119	ÚKLIDOVÁ KOMORA	1,49	KD	ŠO,KO	ŠO	KO–V.1500
120	KABINET, SKLAD	26,90	PVC	ŠO,PL	ŠO	
121	SKLAD	12,93	PVC	ŠO,PL	ŠO	
122	CHODBA	11,72	PVC	ŠO,PL	ŠO	
123	CHODBA	48,64	PVC	ŠO,PL	ŠO	
124	POHYBOVÁ HALA, CHODBA	129,23	PVC	ŠO,PL	ŠO	
125	CHODBA	9,42	PVC	ŠO,PL	ŠO	
126	CHODBA	25,19	PVC	ŠO,PL	ŠO	
127	CHODBA	65,69	PVC	ŠO,PL	ŠO	



KD KERAMICKÁ DLAŽBA
KO KERAMICKÝ OBKLAD
ŠO ŠTUKOVÁ OMÍTKA

PL PLASTOVÁ LIŠTA
PVC PODLAHOVINA PVC

LEGENDA MATERIÁLU

STÁVAJÍCÍ KONSTRUKCE
OBJEKT JE POSTAVEN V PANELOVÉM SYSTÉMU MS–OB

BOURACÍ PRÁCE

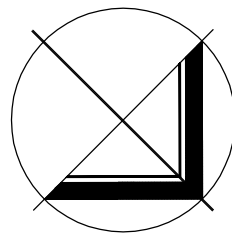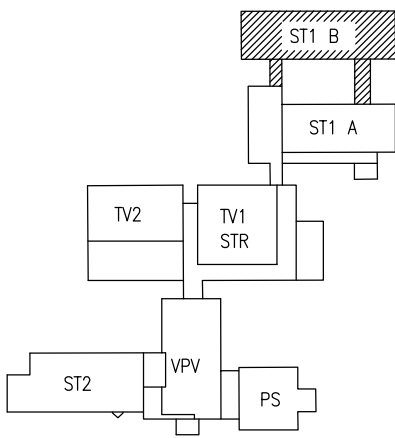

D.1.1. Architektonicko-stavební řešení

VED.PROJEKTU ING.M.DOSTÁL	ZODP.PROJEKTANT ING.ARCH.Z.MOUŽIŠKOVÁ	AUTOR STUDIE	MÍSTO STAVBY Bohumírovo Dvorského 1049/1 700 30 Ostrava, Bělský les	
ZODP.PROJ.SPEC.	PROJEKTANT K.GERYCHOVÁ	KONTROLOVAL ING.M.DOSTÁL	INVESTOR Statutární město Ostrava Městský úřad Ostrava ul. Horní 3 700 30 Ostrava–Jih	
INVESTICE · DESIGN · ARCHITEKTURA UL. STRMA 12 709 00 OSTRAVA				FORMÁT 840x420
ZŠ B.Dvorského 1, OV - Bělský Les Oprava rozvodů vody, kanalizace a elektroinstalace v pavilonech ST1A a ST1B				DATUM SRPEN 2023
ST1B - PŮDORYS 1.NP - BOURACÍ PRÁCE				STUPEŇ P.D. DPS
				Z.ČÍSLO 2023–101
				MĚŘÍTKO 1:100
				V.Č. D.1.1b-05