


ST1B – PŮDORYS 3NP – BOURACÍ PRÁCE / 1:100

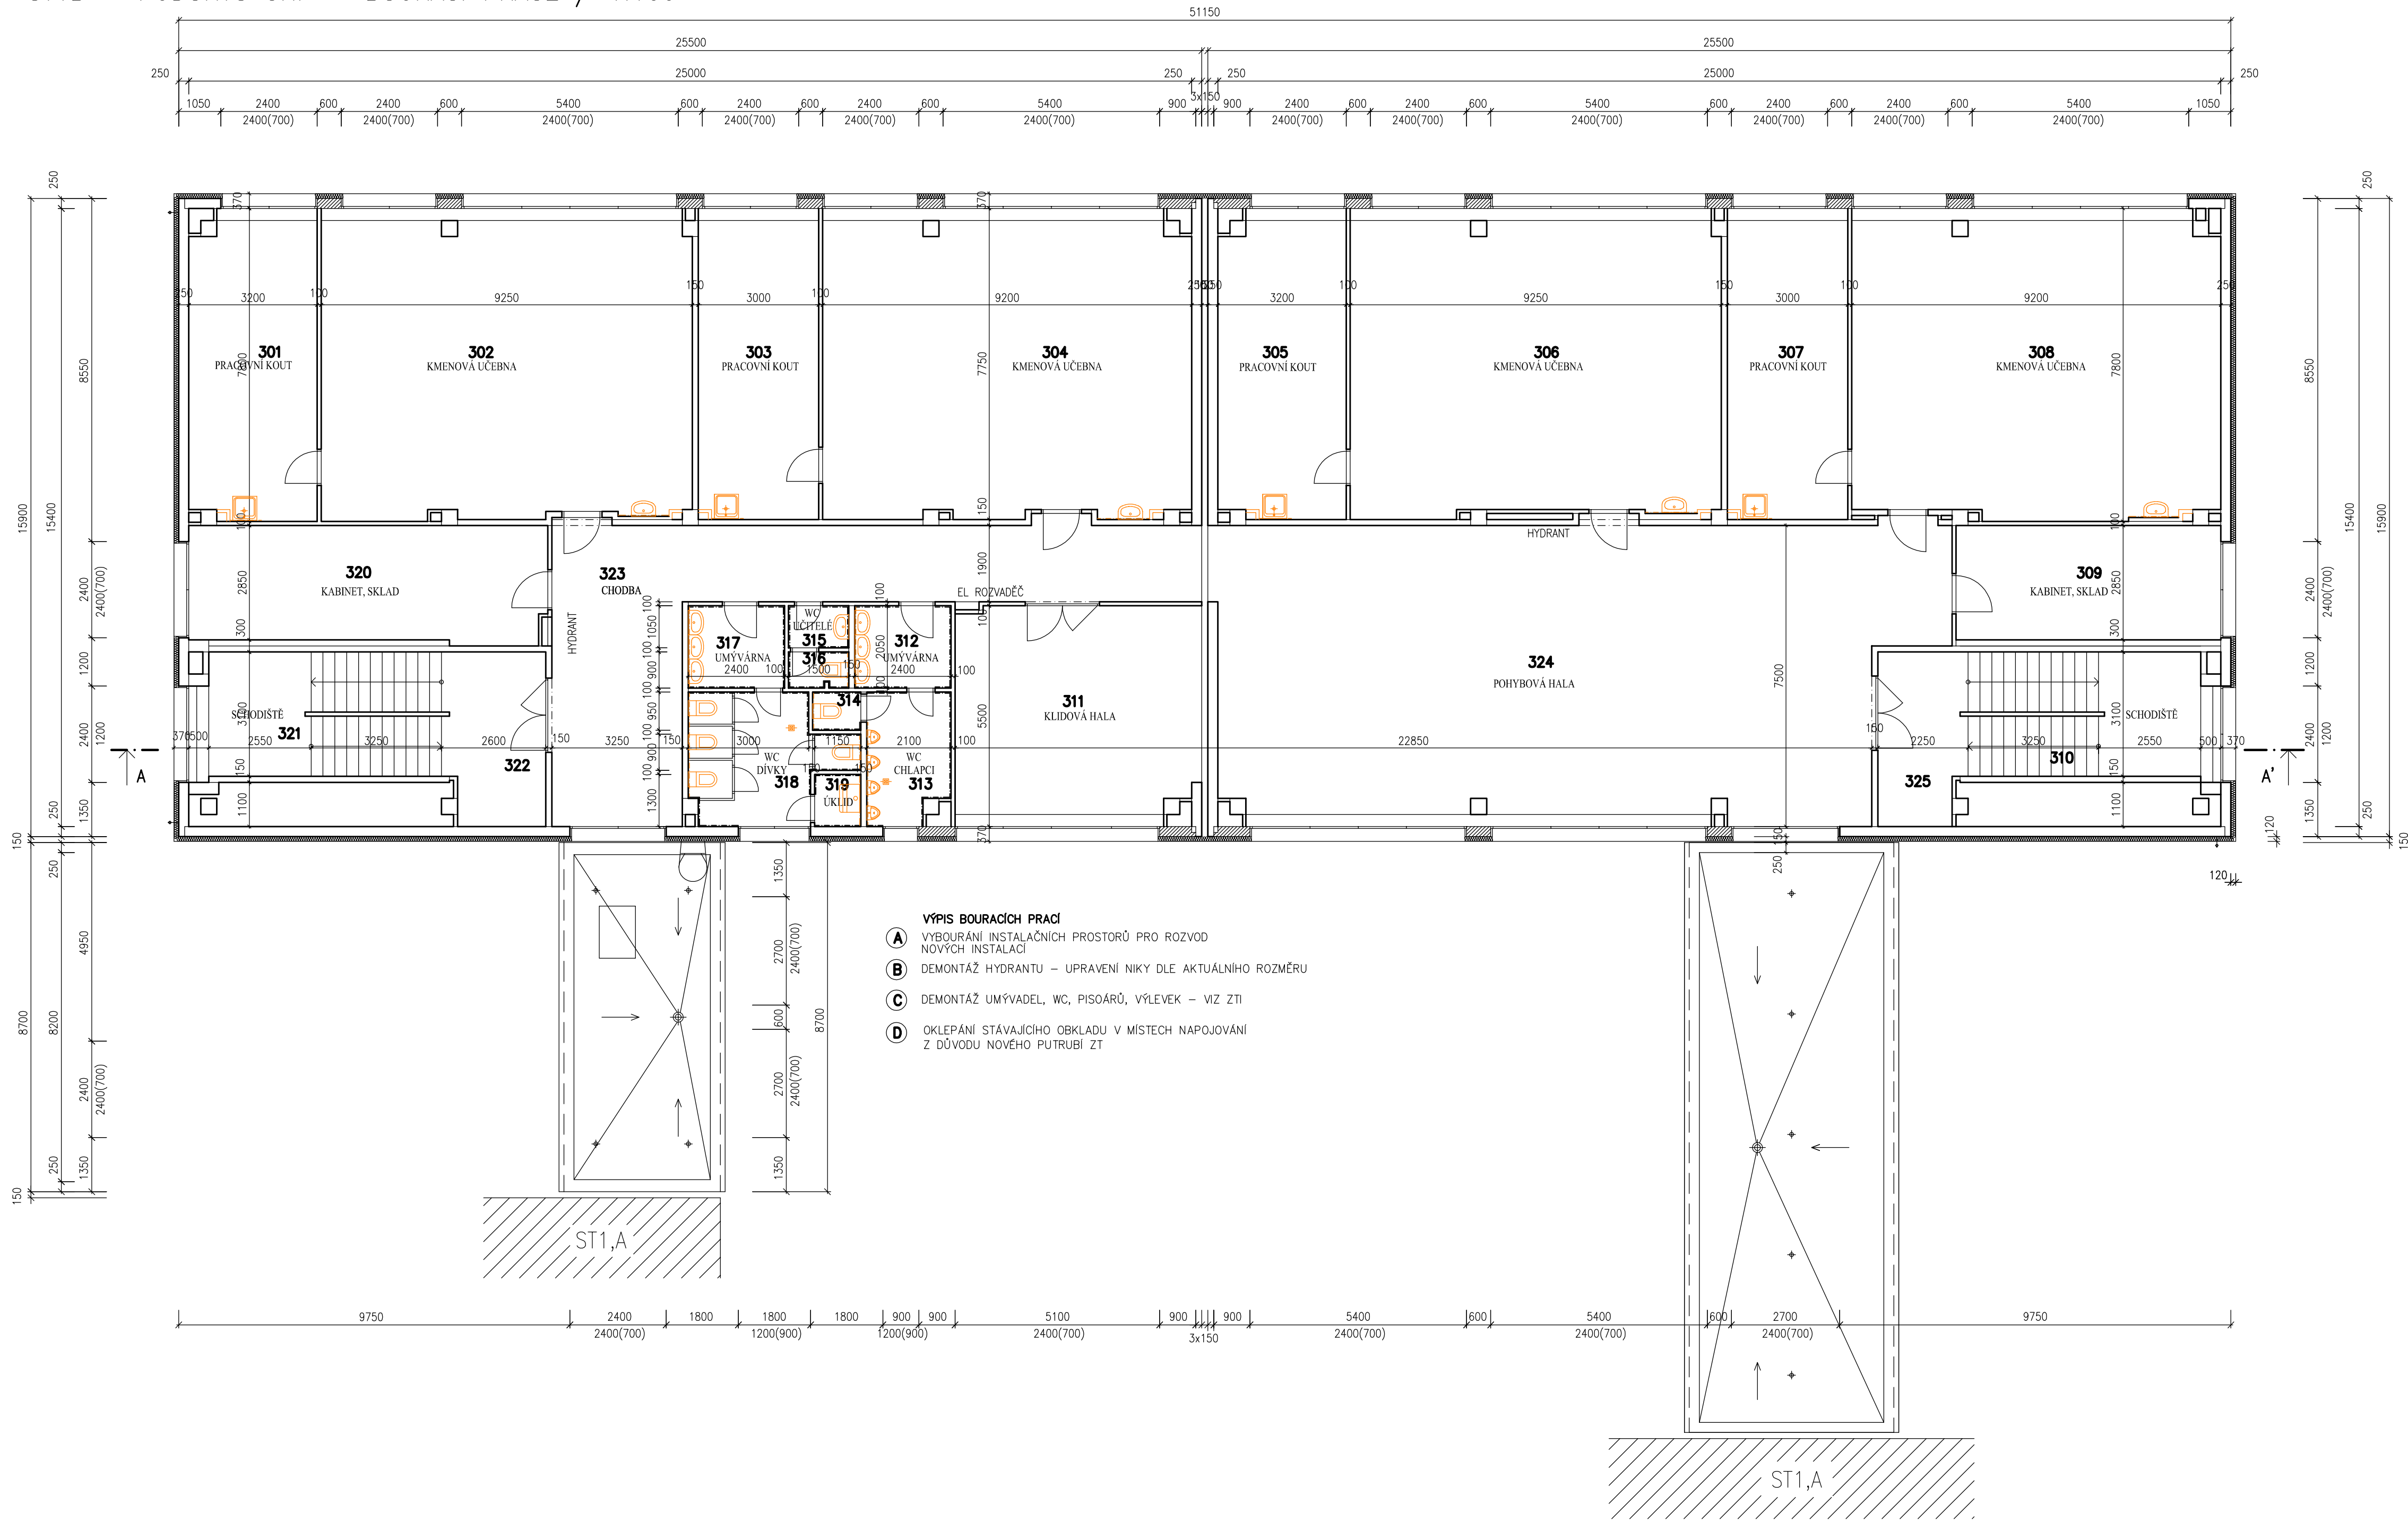

LEGENDA MÍSTNOSTI						
Č.M	ÚČEL MÍSTNOSTI	PL. (M2)	PODLAHA	STĚNY	STROP	OBKLADY
301	PRACOVNÍ KOUT	24,24	PVC	ŠO,PL	Šo	
302	KMENOVÁ UČEBNA	70,87	PVC	ŠO,PL	Šo	KO-V.1350
303	PRACOVNÍ KOUT	23,25	PVC	ŠO,PL	Šo	
304	KMENOVÁ UČEBNA	69,89	PVC	ŠO,PL	Šo	KO-V.1350
305	PRACOVNÍ KOUT	24,13	PVC	ŠO,PL	Šo	
306	KMENOVÁ UČEBNA	69,99	PVC	ŠO,PL	Šo	KO-V.1350
307	PRACOVNÍ KOUT	23,25	PVC	ŠO,PL	Šo	
308	KMENOVÁ UČEBNA	69,85	PVC	ŠO,PL	Šo	KO-V.1350
309	KABINET, SKLAD	18,81	PVC	ŠO,PL	Šo	
310	SKLAD	17,98	PVC	ŠO,PL	Šo	
311	KLIDOVÁ HALA	33,75	PVC	ŠO,PL	Šo	
312	UMÝVÁRNA CHLAPCI	4,92	KD	ŠO.KO	Šo	KO-V.1800
313	WC CHLAPCI	6,53	KD	ŠO.KO	Šo	KO-V.1500
314	WC CHLAPCI	1,14	KD	ŠO.KO	Šo	KO-V.1500
315	UMÝVÁRNA UČITELÉ	1,57	KD	ŠO.KO	Šo	KO-V.1800
316	WC UČITELÉ	1,33	KD	ŠO.KO	Šo	KO-V.1500
317	UMÝVÁRNA DÍVKY	4,92	KD	ŠO.KO	Šo	KO-V.1800
318	WC DÍVKY	11,12	KD	ŠO.KO	Šo	KO-V.1500
319	ÚKLIDOVÁ KOMORA	1,49	KD	ŠO.KO	Šo	KO-V.1500
320	KABINET, SKLAD	26,90	PVC	ŠO,PL	Šo	
321	SKLAD	17,98	PVC	ŠO,PL	Šo	
322	CHODBA	11,72	PVC	ŠO,PL	Šo	
323	CHODBA	48,64	PVC	ŠO,PL	Šo	
324	POHYBOVÁ HALA, CHODBA	129,23	PVC	ŠO,PL	Šo	
325	CHODBA	9,42	PVC	ŠO,PL	Šo	


KD KERAMICKÁ DLAŽBA  
KO KERAMICKÝ OBKLAD  
ŠO ŠTUKOVÁ OMÍTKA

PL PLASTOVÁ LIŠTA  
PVC PODLAHOVINA PVC

LEGENDA MATERIÁLU

STÁVAJÍCÍ KONSTRUKCE  
OBJEKT JE POSTAVEN V PANELOVÉM SYSTÉMU MS-OB

BOURACÍ PRÁCE

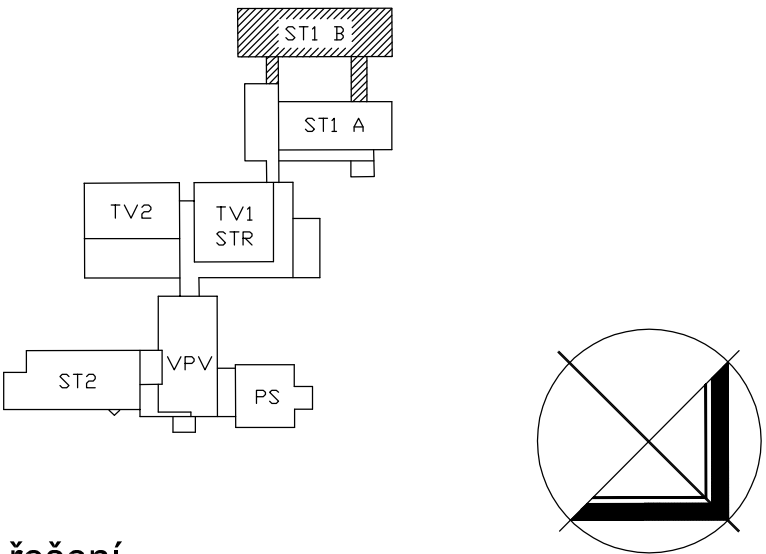

D.1.1. Architektonicko-stavební řešení

VED.PROJEKTU ING. M.DOSTÁL	ZODP.PROJEKTANT ING.ARCH.Z.MOUŽIŠKOVÁ	AUTOR STUDIE	MÍSTO STAVBY Bohumírovo Dvorského 1049/1 700 30 Ostrava, Bělský les	
ZODP.PROJ.SPEC. K.GERYCHOVÁ	PROJEKTANT ING.M.DOSTÁL	KONTROLOVAL ING.M.DOSTÁL	INVESTOR Statutární město Ostrava Městský úřad Ostrava ul. Horní 3 700 30 Ostrava-Jih	
INVESTICE · DESIGN · ARCHITEKTURA UL. STRMÁ 12 709 00 OSTRAVA				FORMÁT 840x420
ZŠ B.Dvorského 1, OV - Bělský Les Oprava rozvodů vody, kanalizace a elektroinstalace v pavilonech ST1A a ST1B				DATUM SRPEN 2023
				STUPEŇ P.D. DPS
				Z.ČÍSLO 2023-101
ST1B - PŮDORYS 3NP - BOURACÍ PRÁCE				MĚŘÍTKO 1:100
				V.Č. D.1.1b-07