


3.NP.

OBJEKT B

OBJEKT A

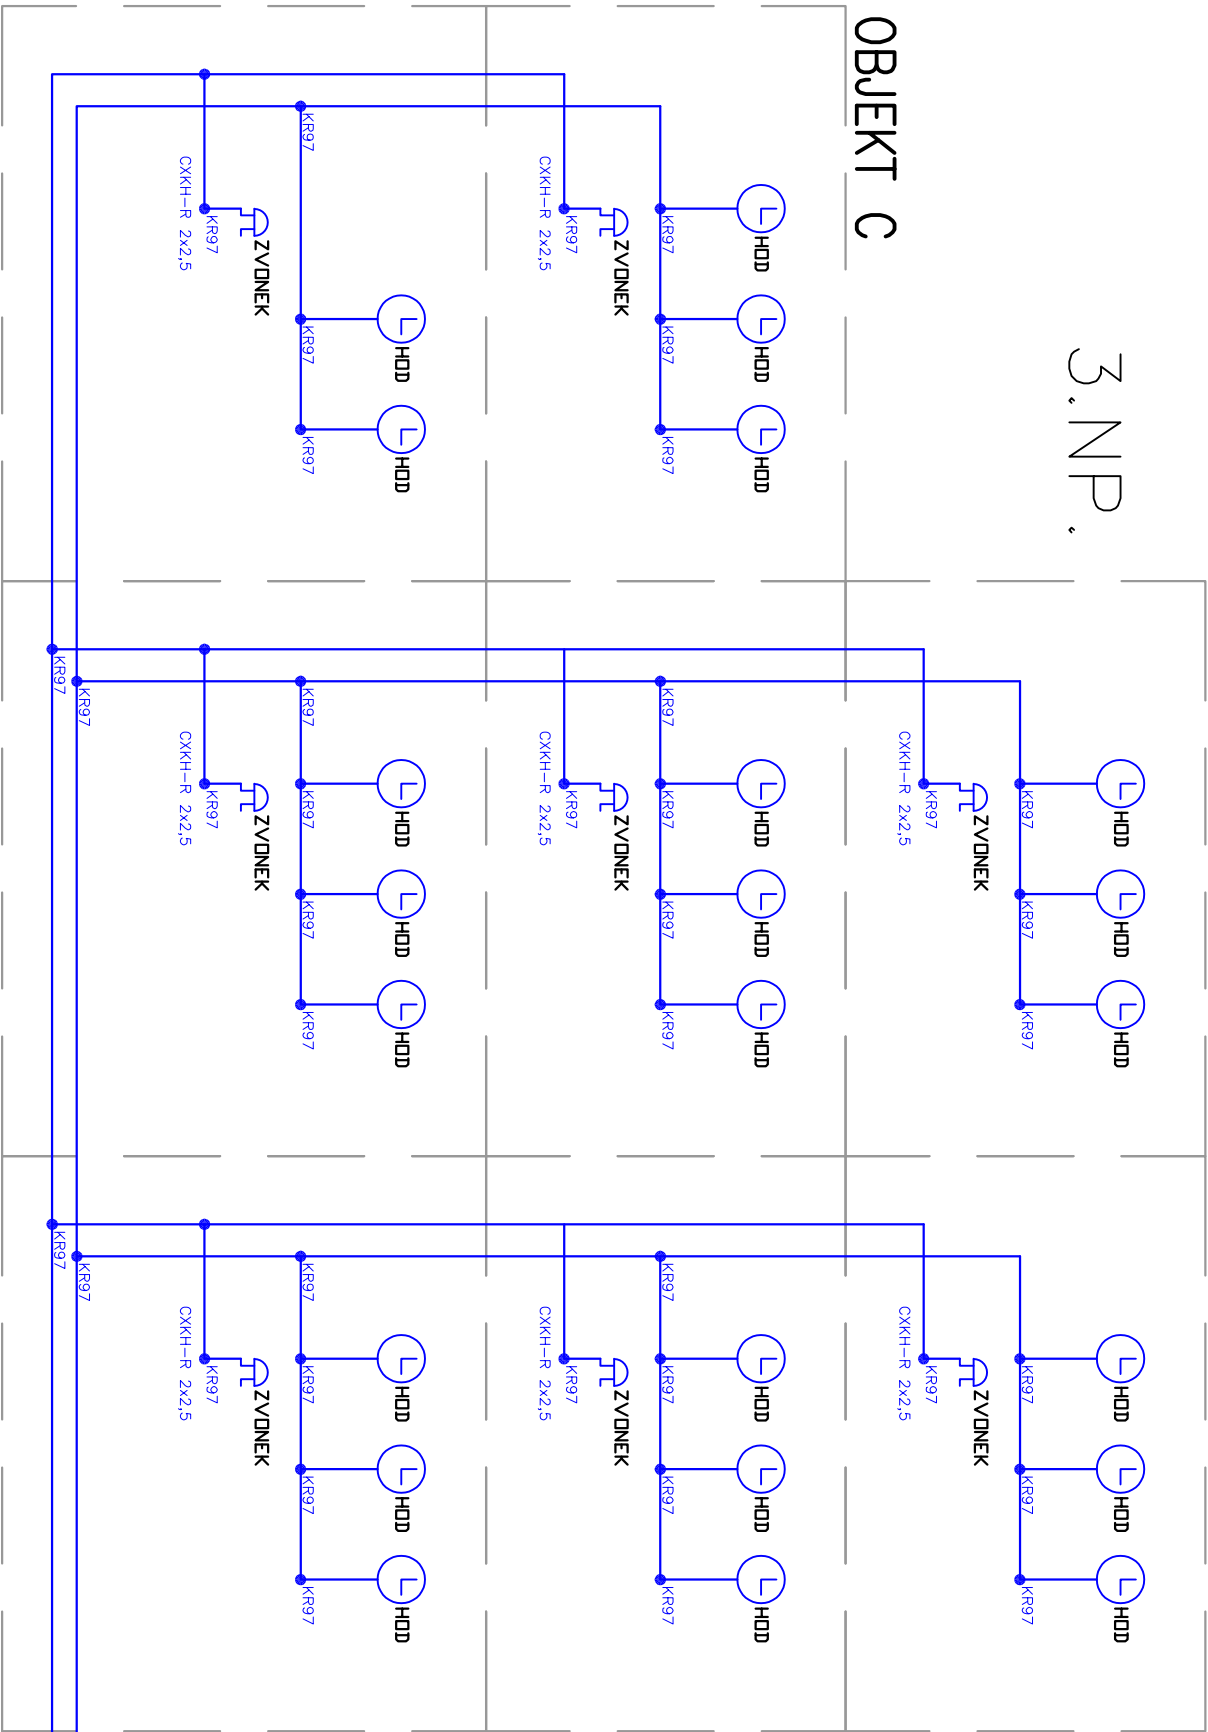

2.NP.

1.NP.

Legenda SLP:





hodiny podružné .A.28.C2  
zvonek školní CSA



Hlavní hodiny HN



Přijímač radiosignálu AD

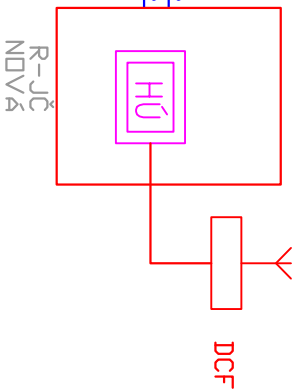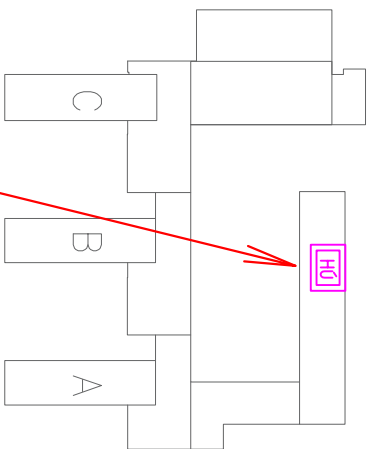

zodp. projektant:	projektant:	autorizoval:	<b>PROJEKCE ELEKTRO</b> DPHB STAV GROUP s.r.o. Průběžná 1721, Ostrava - Poruba, 708 00 IČ: 285 90 082 e-mail: petr.danek2@seznam.cz	
P.DANĚK	P.DANĚK	P.DANĚK	ČKAIT: 1103435	místo: OSTRAVA
místo : <b>ZŠ Krestova 1387/36A, 700 30 Ostrava, Hrabůvka</b>			č.zak: 250224	stupeň: DPS
stavba: ZŠ Krestova 36A, Ostrava – Hrabůvka Oprava elektroinstalace v pavilonech A, B, C			datum: 04/2025	čís.výk.: 12
obsah výkresu: BLOKOVÉ SCHÉMA – JČ + ZVONEK			měřítko: 1:100	