
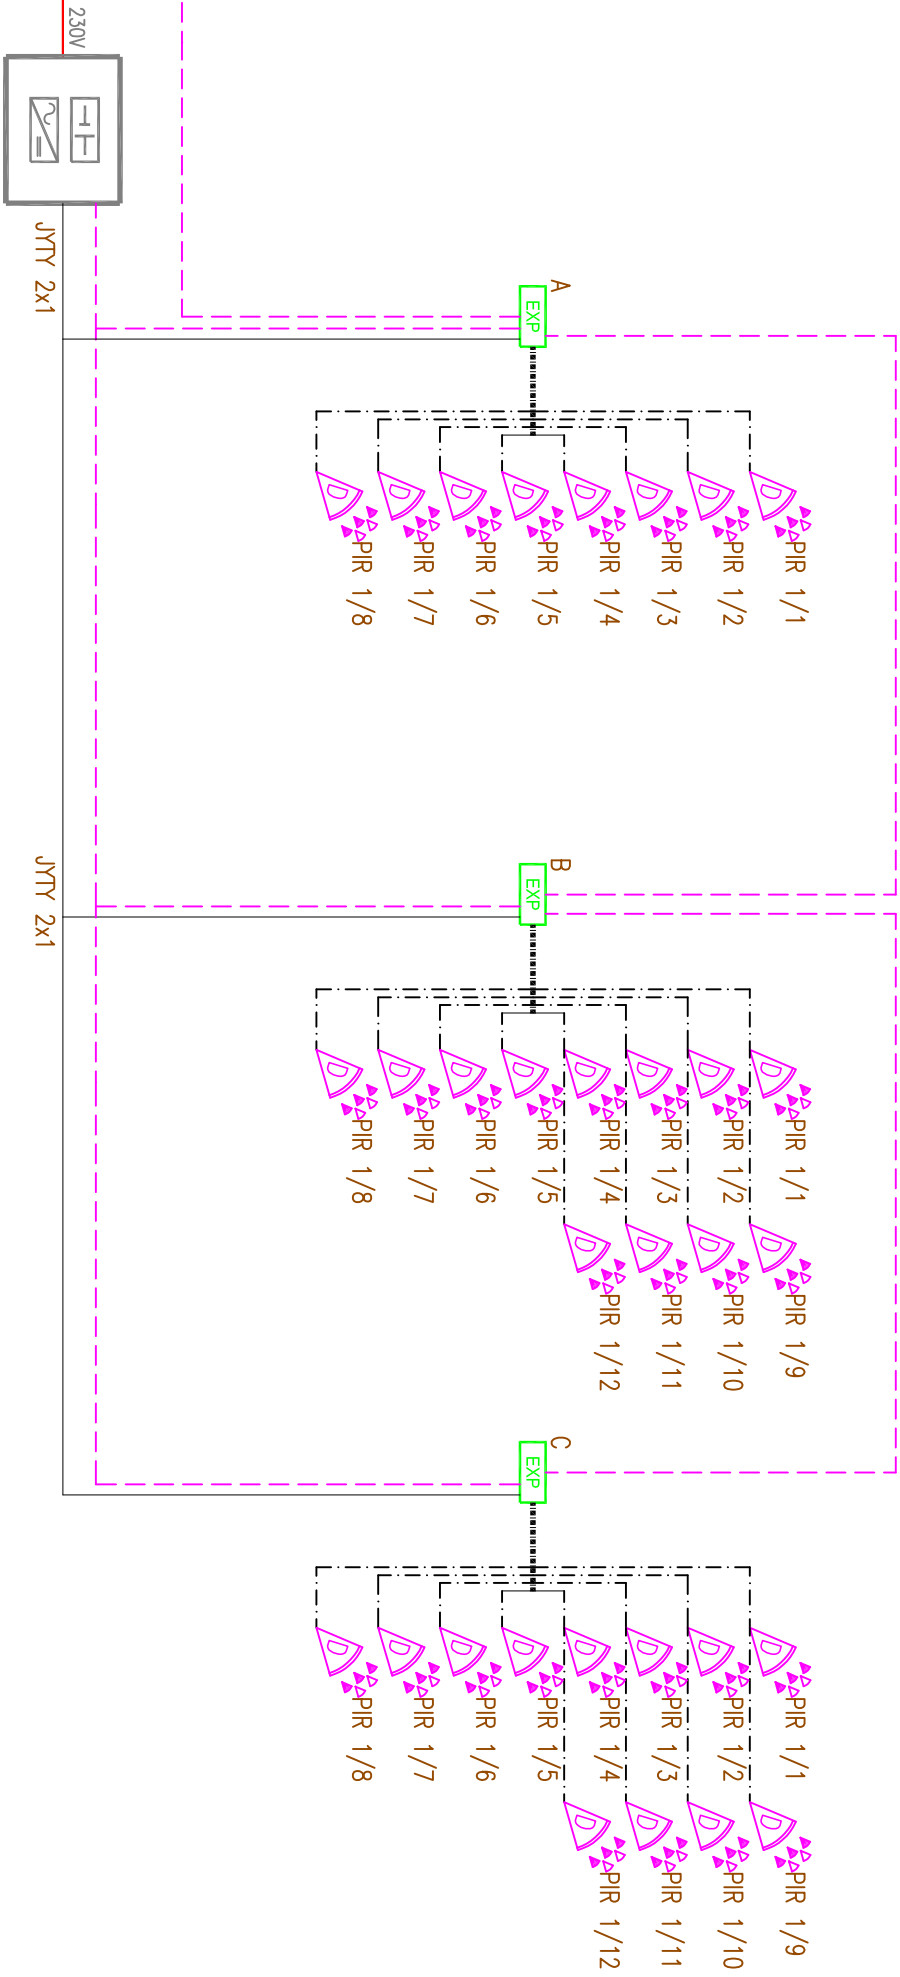


LEGENDA:
STÁVAJÍCÍ ÚSTŘEDNA.

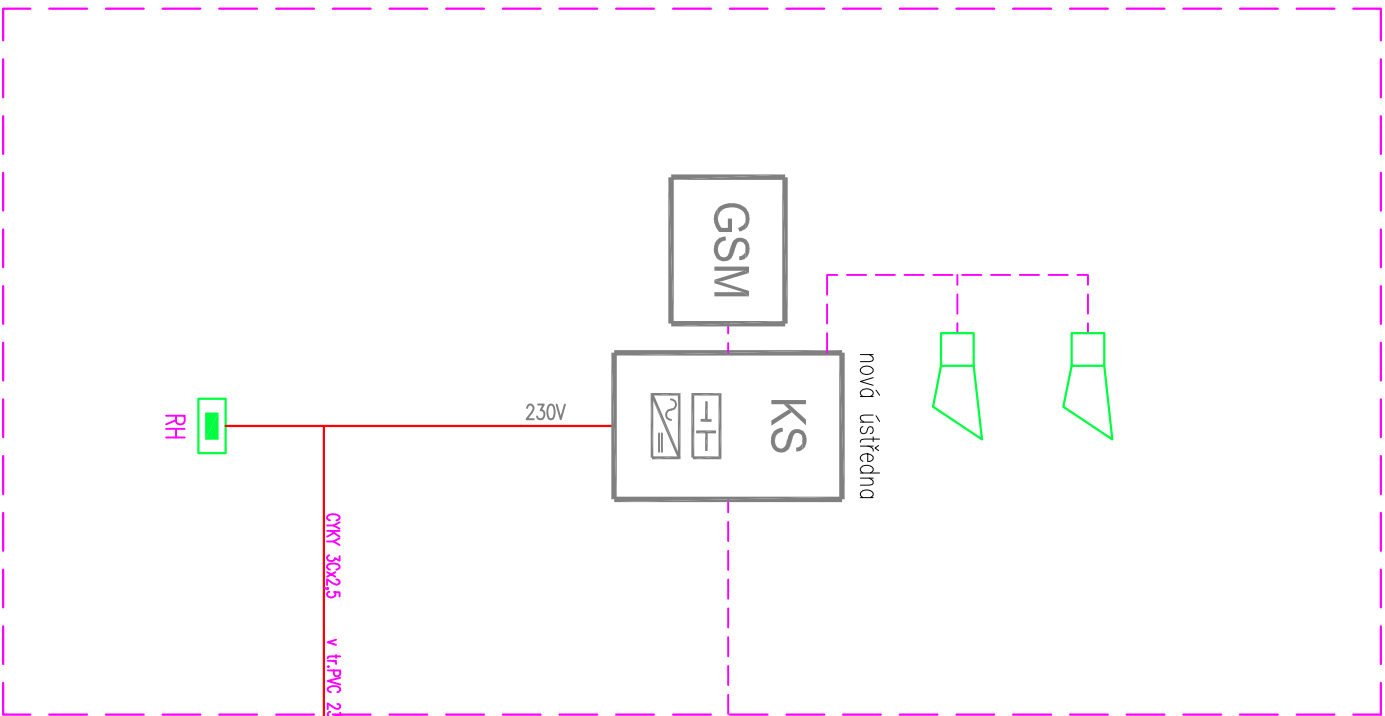

LEGENDA PZTS

- ROZVADĚČ PZTS (ÚSTŘEDNA, POMOČNÝ ZDROJ)
- KONCENTRÁTOR
- PIR DUALNÍ DETEKTOR

zodp. projektant:			projektant:		autorizoval:	
P.DANĚK			P.DANĚK		P.DANĚK	
místo : ZŠ Křesťova 1387/36A, 700 30 Ostrava, Hrabůvka			ČKAIT: 1103435		PRŮBĚŽNÁ 1721, Ostrava - Poruba, 708 00	
stavba: ZŠ Křesťova 36A, Ostrava – Hrabůvka			místo: Ostrava		DPHB STAV GROUP s.r.o.	
Obsah výkresu: Oprava elektroinstalace v pavilonech A, B, C			č.zak: 250224		IČ: 285 90 082	
			stupeň: DPS		e-mail: petr.danek2@seznam.cz	
			datum: 04/2025		čís.výk.: 13	
			měřítko: 1:100			