



RH-STÁVAJÍCÍ

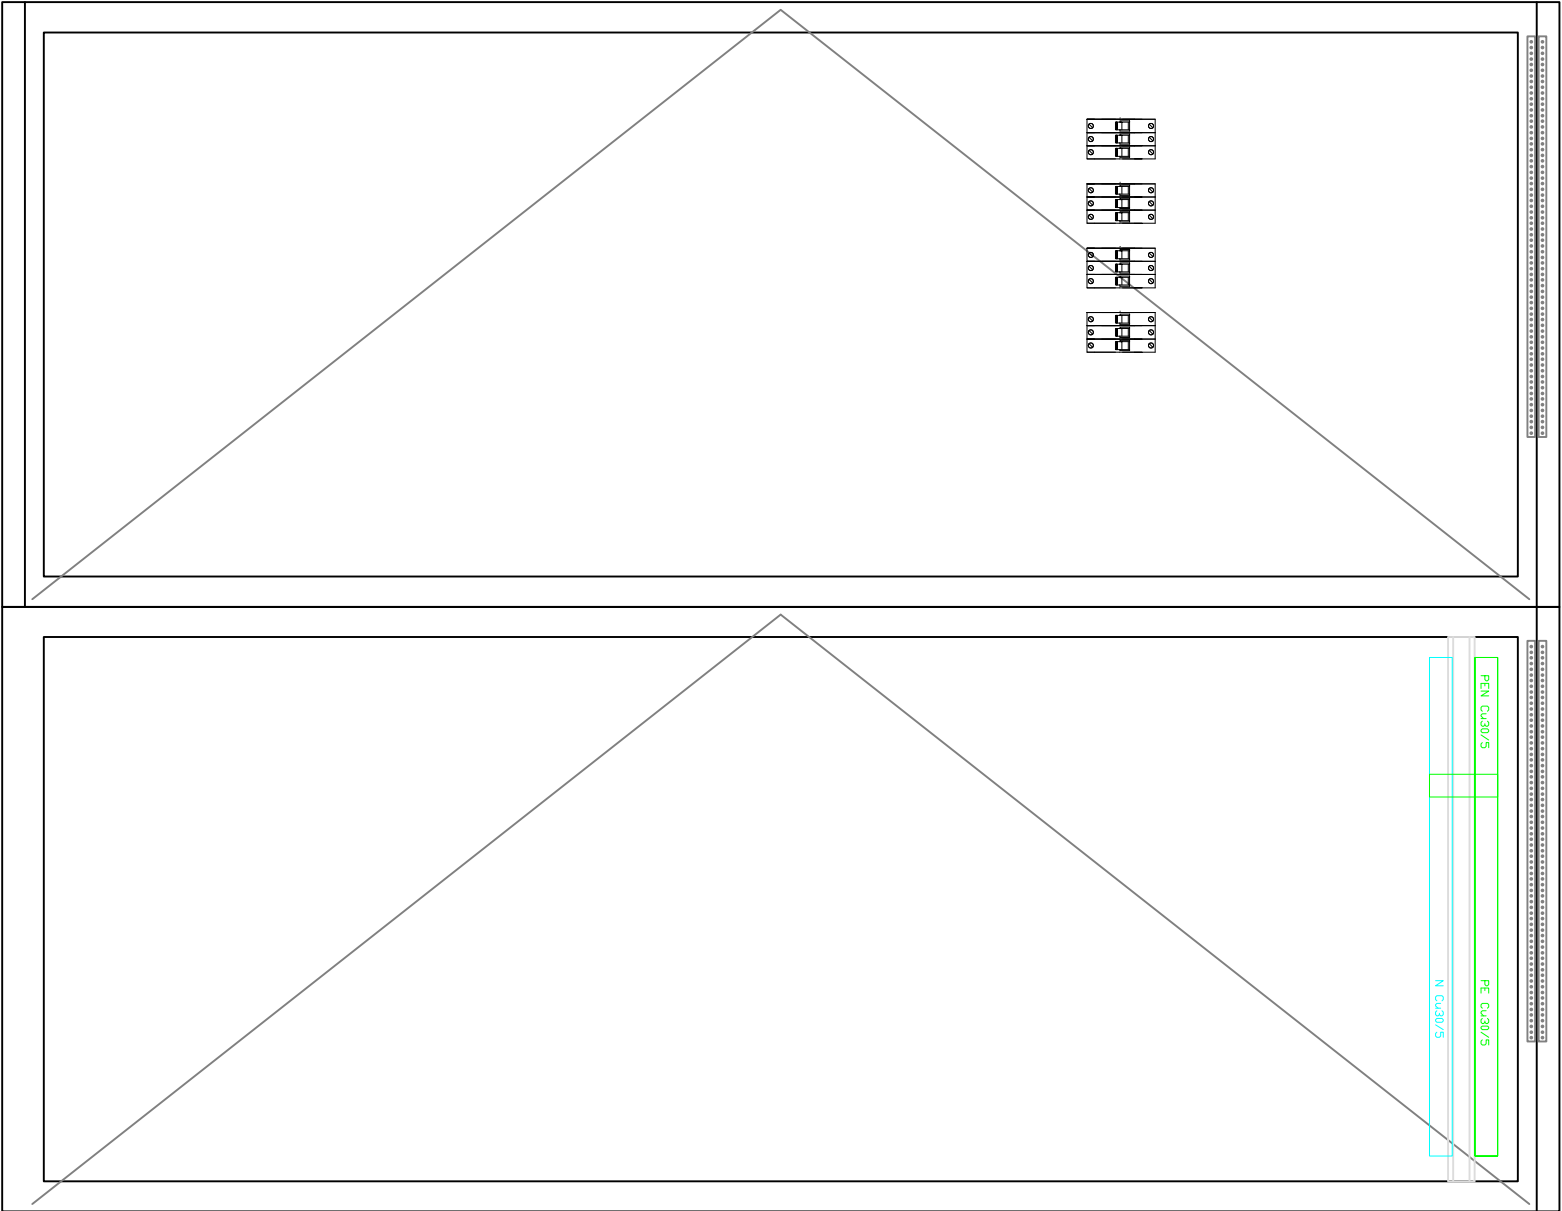

ROZVADĚČ HR – DOPLNĚNÁ – VÝZBRUJ

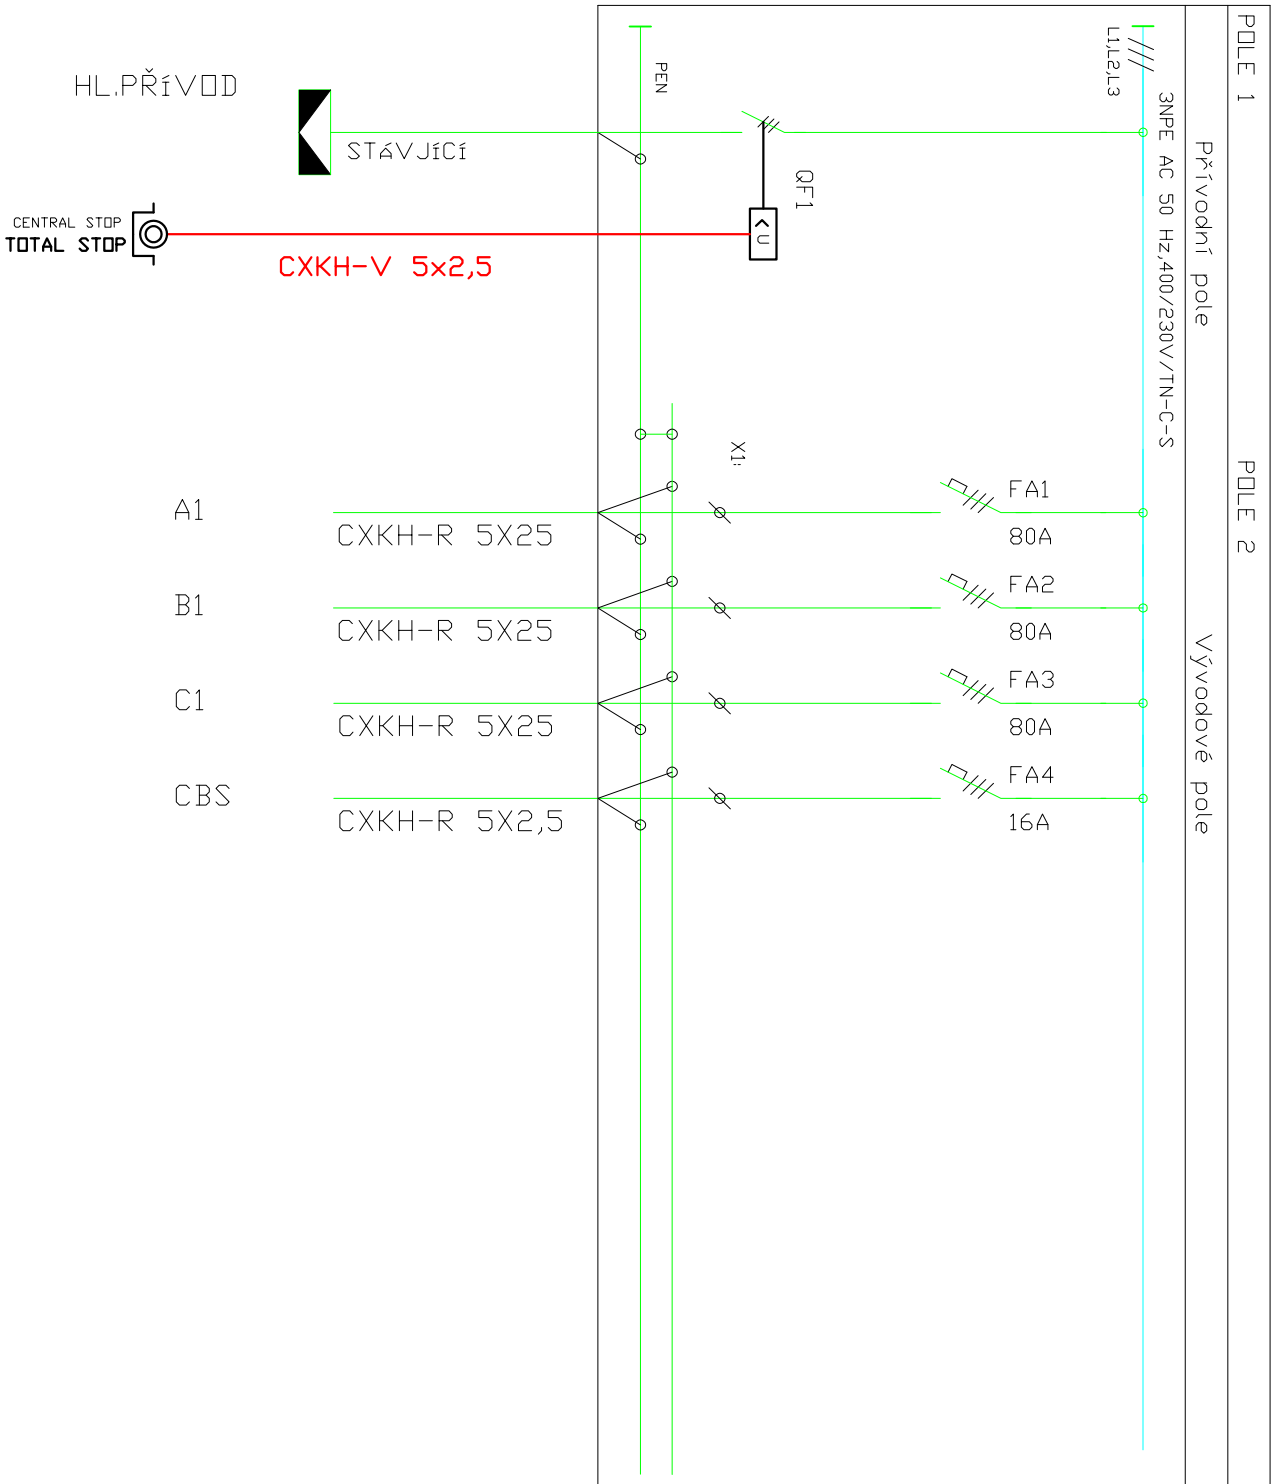

zodp. projektant:		projektant:		autorizoval:	
P.DANĚK		P.DANĚK		P.DANĚK	
<i>David Edl</i>		<i>David Edl</i>		ČKAIT: 1103435	
místo : <i>ZŠ Křeslova 1387/36A, 700 30 Ostrava, Hrabůvka</i>					
stavba: ZŠ Křeslova 36A, Ostrava – Hrabůvka Oprava elektroinstalace v pavilonech A, B, C					
obsah výkresu: ROZVADĚČ RH – DOPLNĚNÍ					

PROJEKCE ELEKTRO DPHB STAV GROUP s.r.o. Průběžná 1721, Ostrava - Poruba , 708 00 IČ: 285 90 082 e-mail: petr.danek2@seznam.cz					
místo: OSTRAVA					
č.zak: 250224					
stupeň: DPS					
datum: 04/2025				čís.výk.: 20	
měřítko: 1:100					