


ROZVADĚČ RP-1B

3NPE AC 50 Hz,400/230V/TN-S

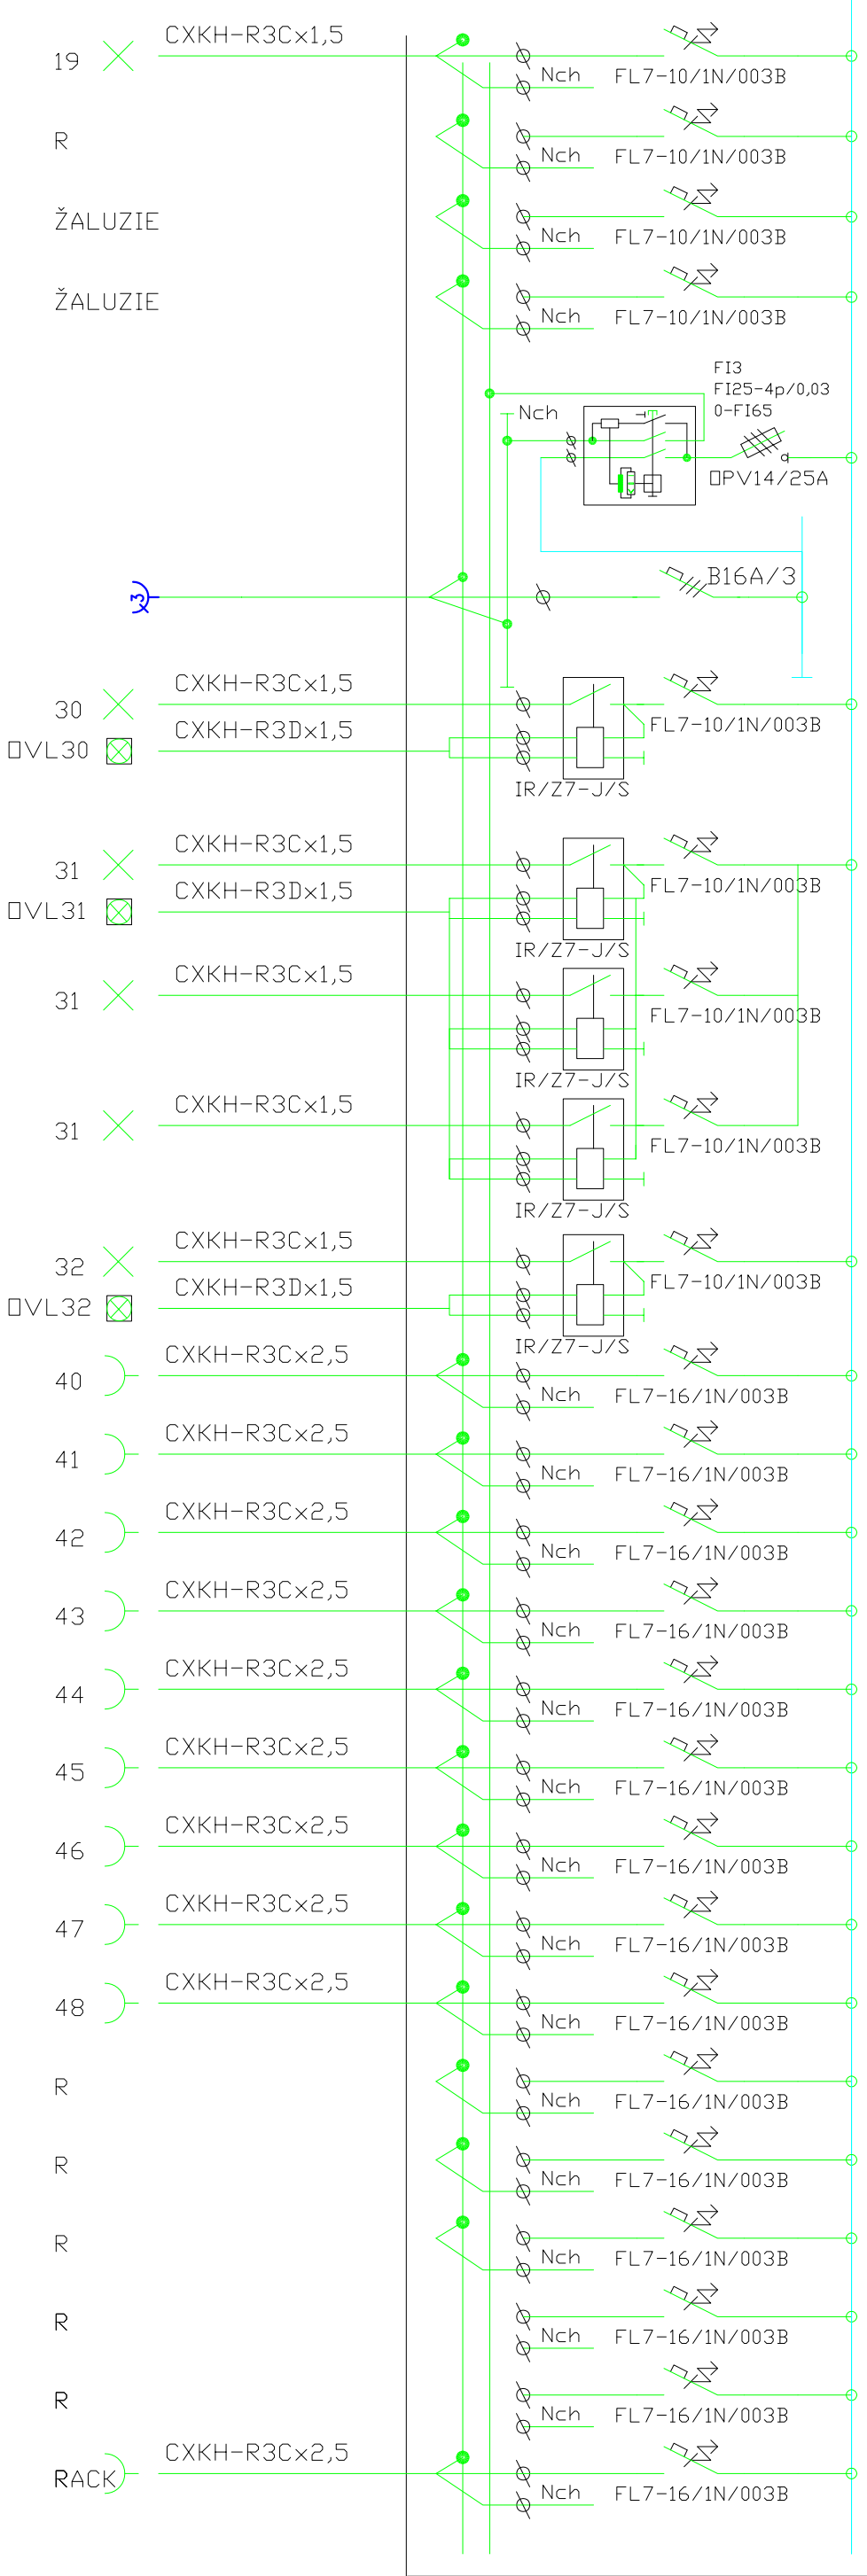

ETAPA Č.1.

zodp. projektant:		projektant:		autorizoval:	
P.DANĚK		P.DANĚK		P.DANĚK	
místo : ZŠ Krestova 1387/36A, 700 30 Ostrava, Hrabůvka		ČKAIT: 1103435		<div>PROJEKCE ELEKTRO</div> <div>DPHB STAV GROUP s.r.o.</div> <div>Průběžná 1721, Ostrava - Poruba , 708 00</div> <div>IC: 285 90 082</div> <div>e-mail: petr.danek2@seznam.cz</div>	
stavba:		místo: OSTRAVA			
ZŠ Krestova 36A, Ostrava – Hrabůvka		č.zak: 250224			
Oprava elektroinstalace v pavilonech A, B, C		stupeň: DPS			
obsah výkresu:		datum: 04/2025		čís.výk.: 3	
OBJEKT B – ROZVADĚČ RP–1B		měřítko: 1:100		23	