


ROZVÁDEČ RP-2B

3NPE AC 50 Hz,400/230V/TN-S

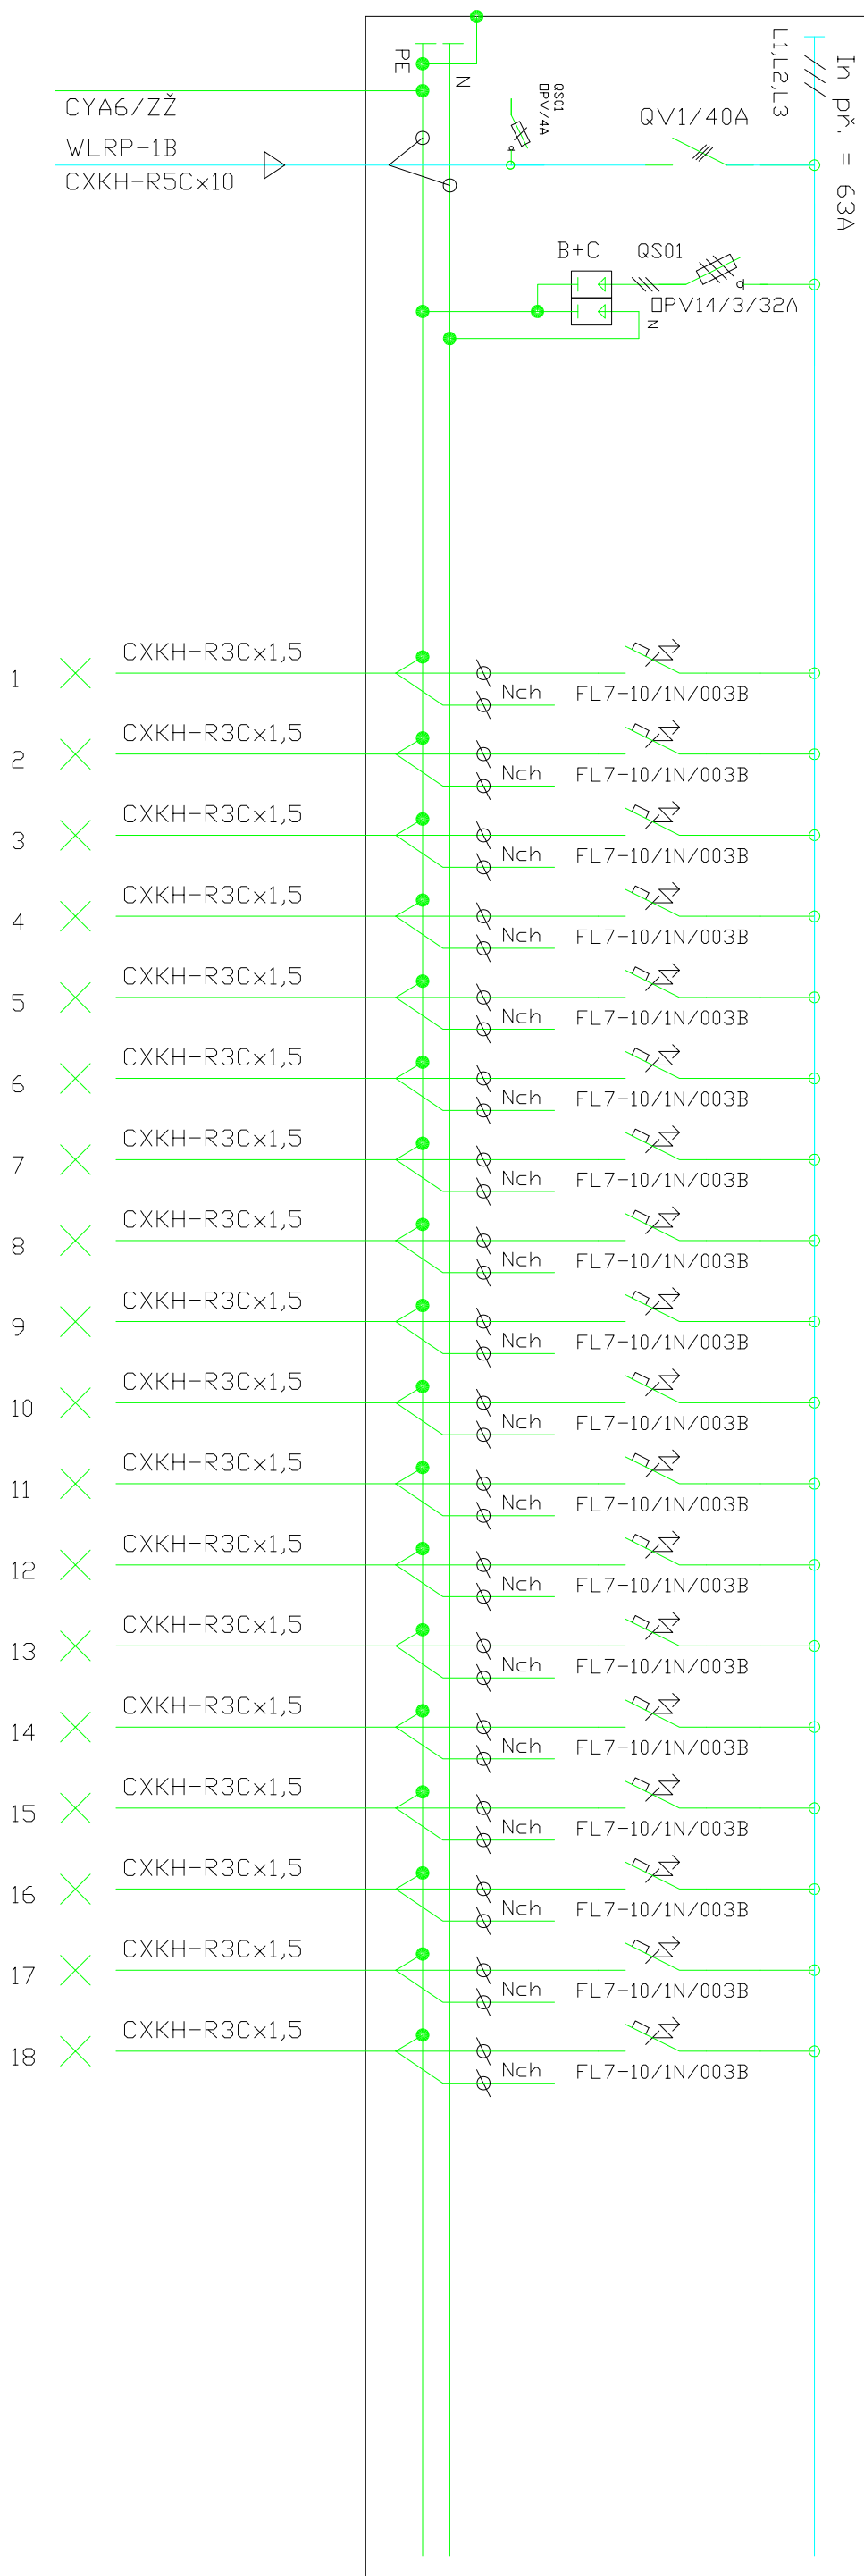

ETAPA Č.1.

zodp. projektant:		projektant:		autorizoval:	
P. DANĚK		P. DANĚK		P. DANĚK	
<i>David Reda</i>		<i>David Reda</i>		ČKAIT: 1103435	
místo : <i>ZŠ Krestova 1367/36A, 700 30 Ostrava, Hrabůvka</i>					
stavba: <i>ZŠ Krestova 36A, Ostrava – Hrabůvka</i> <i>Oprava elektroinstalace v pavilonech A, B, C</i>					
obsah výkresu: OBJEKT B – ROZVADĚČ RP–2B					
<div>PROJEKCE ELEKTRO DPHB STAV GROUP s.r.o. Průběžná 1721, Ostrava - Poruba , 708 00 IČ: 285 90 082 e-mail: petr.danek2@seznam.cz</div>					
místo: OSTRAVA					
č.zak: 250224					
stupeň: DPS					
datum: 04/2025				čís.výk.:	
měřítko: 1:100				2 24	