


ROZVADĚČ RP-3A

3NPE AC 50 Hz,400/230V/TN-S

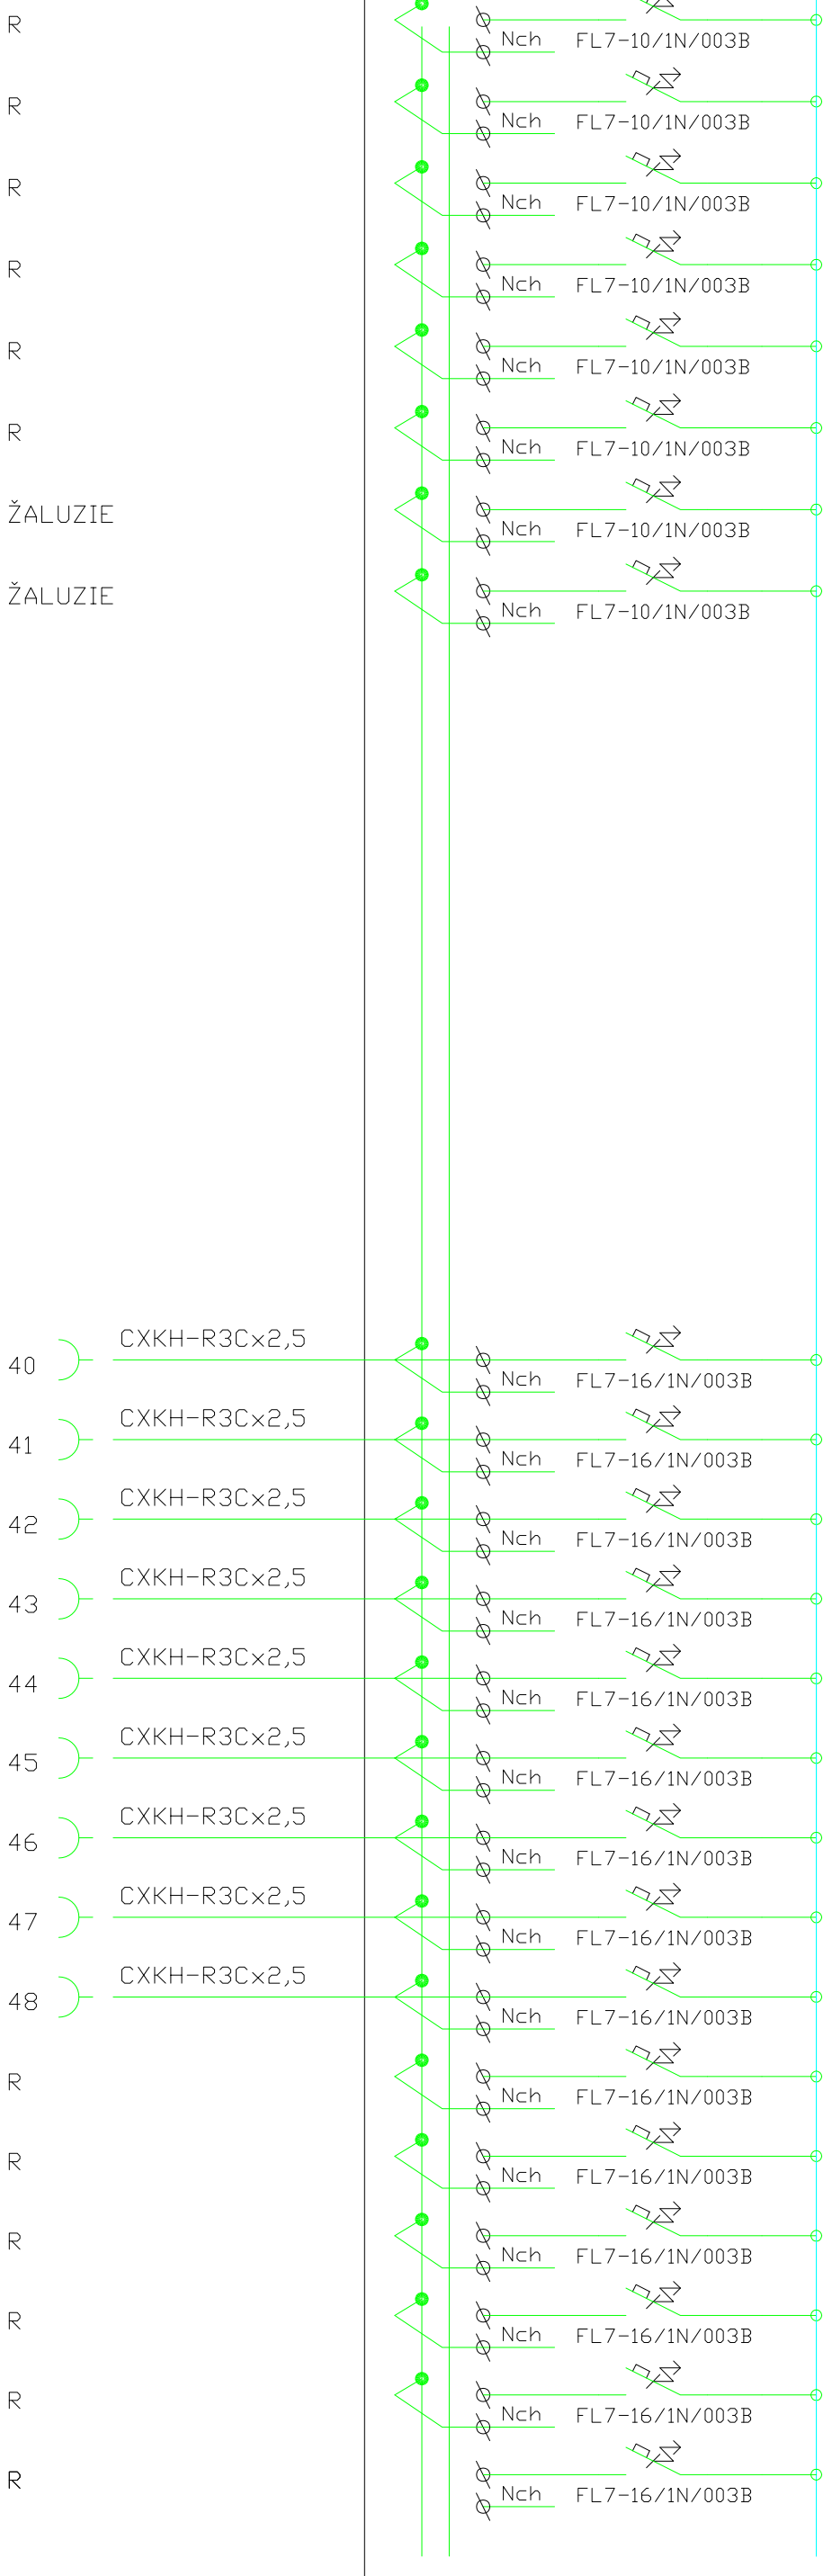

R

R

R

R

R

R

ŽALUZIE

ŽALUZIE

ETAPA Č.3.

zodp. projektant:		projektant:		autorizoval:	
P.DANĚK		P.DANĚK		P.DANĚK	
místo : <i>Pavil Rch</i>		<i>Pavil Rch</i>		ČKAIT: 1103435	
stavba: <div>ZŠ Křestova 36A, Ostrava – Hrabůvka Oprava elektroinstalace v pavilonech A, B, C</div>					
obsah výkresu: OBJEKT A – ROZVADĚČ RP–3A					

PRŮBĚŽNÁ 1721, Ostrava - Poruba, 708 00	
IČ: 285 90 082	
e-mail: petr.danek2@seznam.cz	

místo: OSTRAVA	
č.zak: 250224	
stupeň: DPS	
datum: 04/2025	
měřítko: 1:100	
čís.výk.: 3 28	