


BUDOVA "ŠM-1"

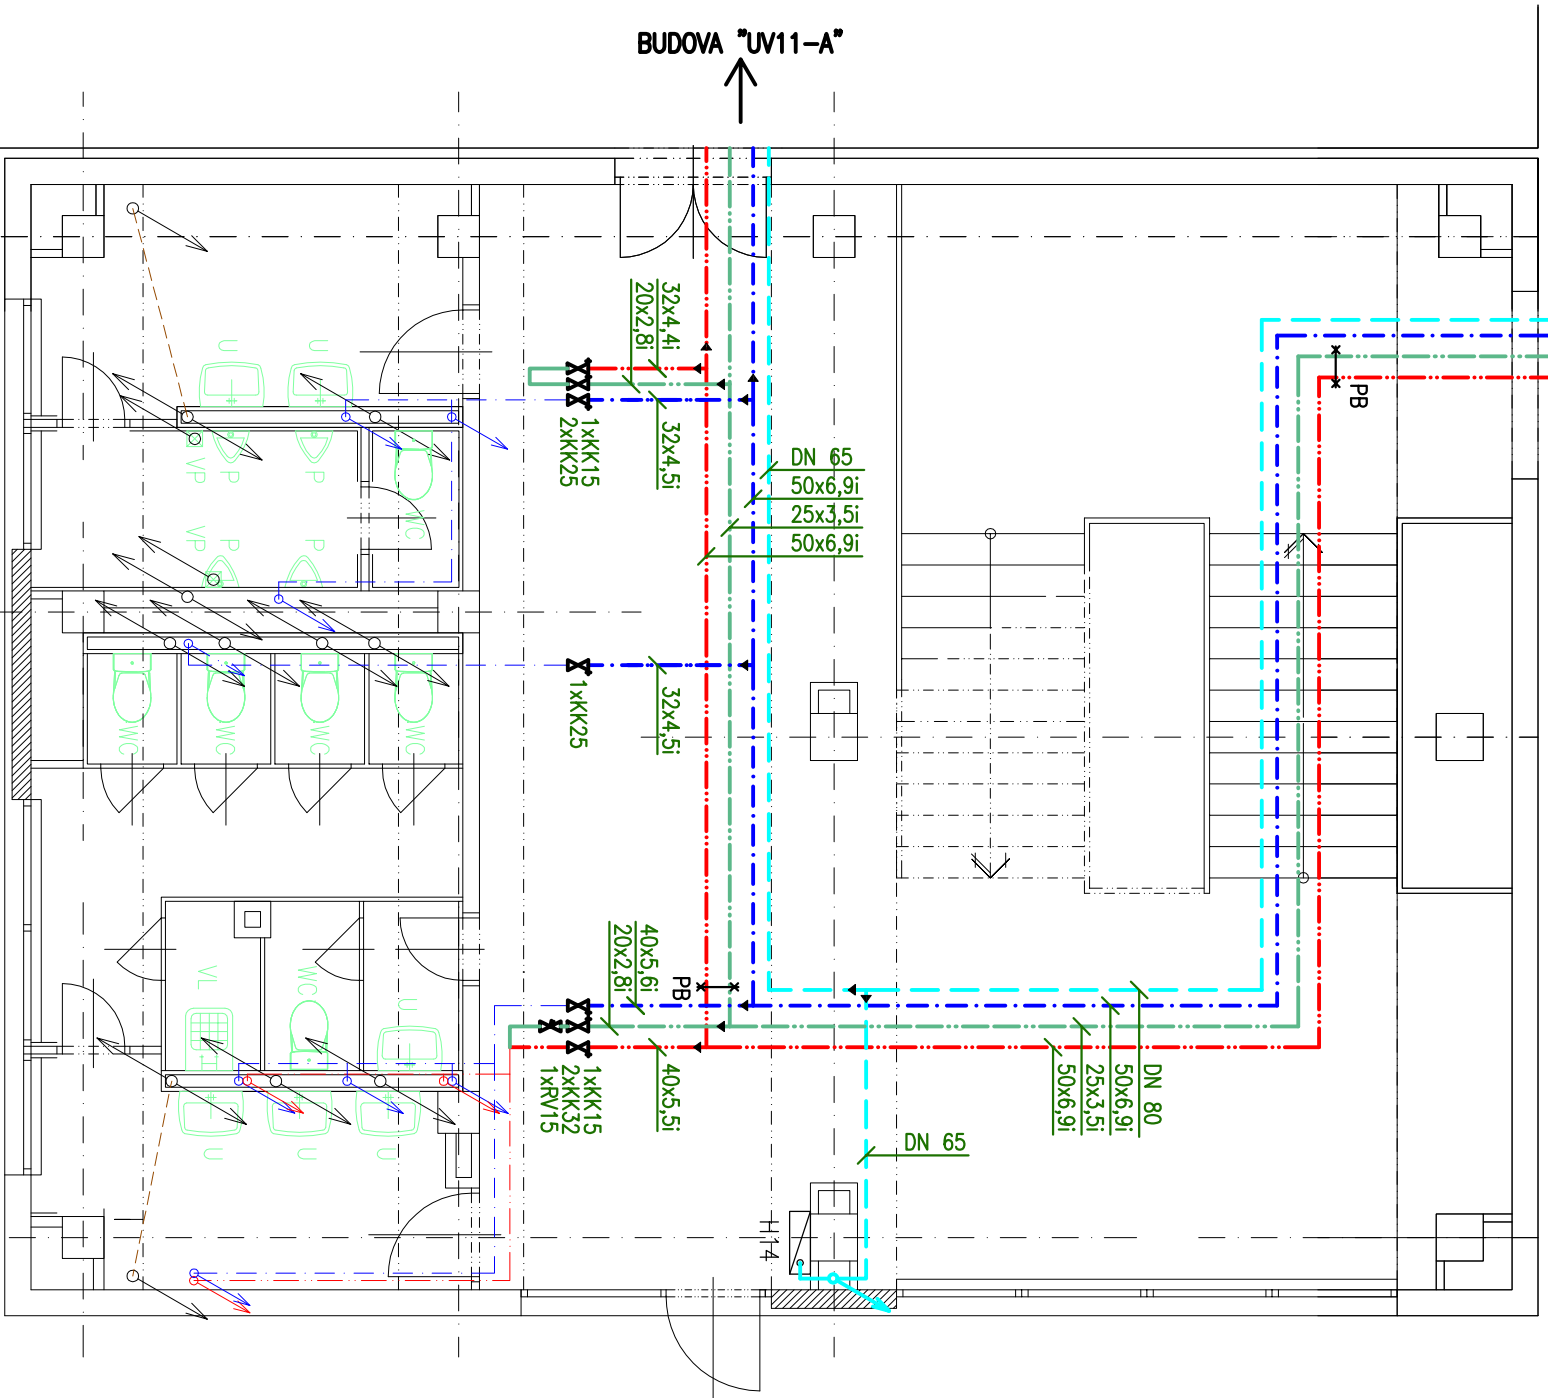

LEGENDA

- U – UMÝVADLO (š 600 mm)  
U2 – UMÝVADLO (š 500 mm)  
WC – KOMBI KLOZET  
WC2 – ZAVĚSNÉ WC  
AP – PRAČKOVÝ VENTIL  
D – DŘEZ JEDNODUCHÝ  
D2 – DŘEZ DVOJITÝ  
SP – SPRCHOVÝŠŤ; SPRCH. ŽLAB  
SP2 – SPRCHOVÝŠŤ; SPRCH. VPUST  
SP3 – SPRCHOVÁ VANÍČKA SE ZASTĚNOU  
VL – VÝLETKA  
VP – PODLAHOVÁ VPUST S NEREZ MŘÍŽKOU  
P – PISOAR


LEGENDA ČAR

- STÁVAJÍCÍ ROZVOD SV (OCEL)  
— STÁVAJÍCÍ ROZVOD SV PRO "S1-Z" (PPR)  
— STÁVAJÍCÍ ROZVOD TV (POZINK)  
— STÁVAJÍCÍ ROZVOD CTV (POZINK)  
— NOVÝ ROZVOD SV (PPR PN16)  
— NOVÝ ROZVOD TV (VÍCEVRSTVÉ POTRUBÍ PN28)  
— NOVÝ ROZVOD CTV (VÍCEVRSTVÉ POTRUBÍ PN28)  
— KANALIZAČNÍ POTRUBÍ – HT SYSTÉM  
— KANALIZAČNÍ POTRUBÍ POD STROPEM – HT SYSTÉM  
— NOVÝ POŽÁRNÍ VODOVOD – POZINK  
— ROZVODY SV, TV, CTV DEMONTOVAT

LEGENDA

- NOVÝ ZAŘÍZOVACÍ PŘEDMĚT  
STÁVAJÍCÍ ZAŘÍZOVACÍ PŘEDMĚT  
STOUPAČKA KANALIZACE – NOVA  
STOUPAČKA KANALIZACE – STÁVAJÍCÍ  
STOUPAČKY TEPLÉ A STUDENÉ VODY – NOVE  
STOUPAČKY TEPLÉ A STUDENÉ VODY – STÁVAJÍCÍ  
STOUPAČKA POŽÁRNÍHO VODOVODU (POZINK) – NOVA  
STÁVAJÍCÍ POŽÁRNÍ HYDRANT C52

SITUACE

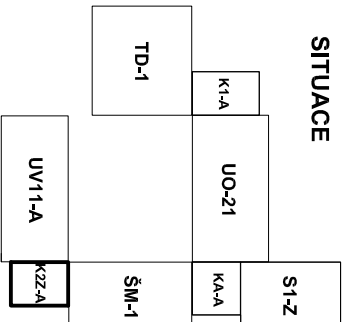

D.1.4 ZDRAVOTNĚ TECHNICKÉ INSTALACE



VYPRACOVAL:		PROJEKTANT:	
Antonín Žvok		Ing. Dorota Kožušníková	
PODPIS		PODPIS	
AKCE: VÝMĚNA ROZVODŮ ZDRAVOTNICKY A OPRAVA SOCIÁLNÍCH ZAŘÍZENÍ V OBJEKTU V ZÁLOMU 1, OSTRAVA-ZABŘEH			
OBSAH: PŮDORYS 1.NP – BUDOVA "K22-A"		ZAK. Č.: DK/21/01/18/ZTI	
STAVBA: V ZÁLOMU 2948/1, 700 30, OSTRAVA		FORMÁT 2 x A4	
INVESTOR: MĚSTSKÝ OBVOD OSTRAVA-JIH		DATUM 03-2018	
		MĚŘÍTKO 1:75	
		STUPEŇ DPS	
		VÝKRES Č. D.1.4.7	